


SITUACE PARKOVIŠTĚ - LOKALITA č.9
M 1:200

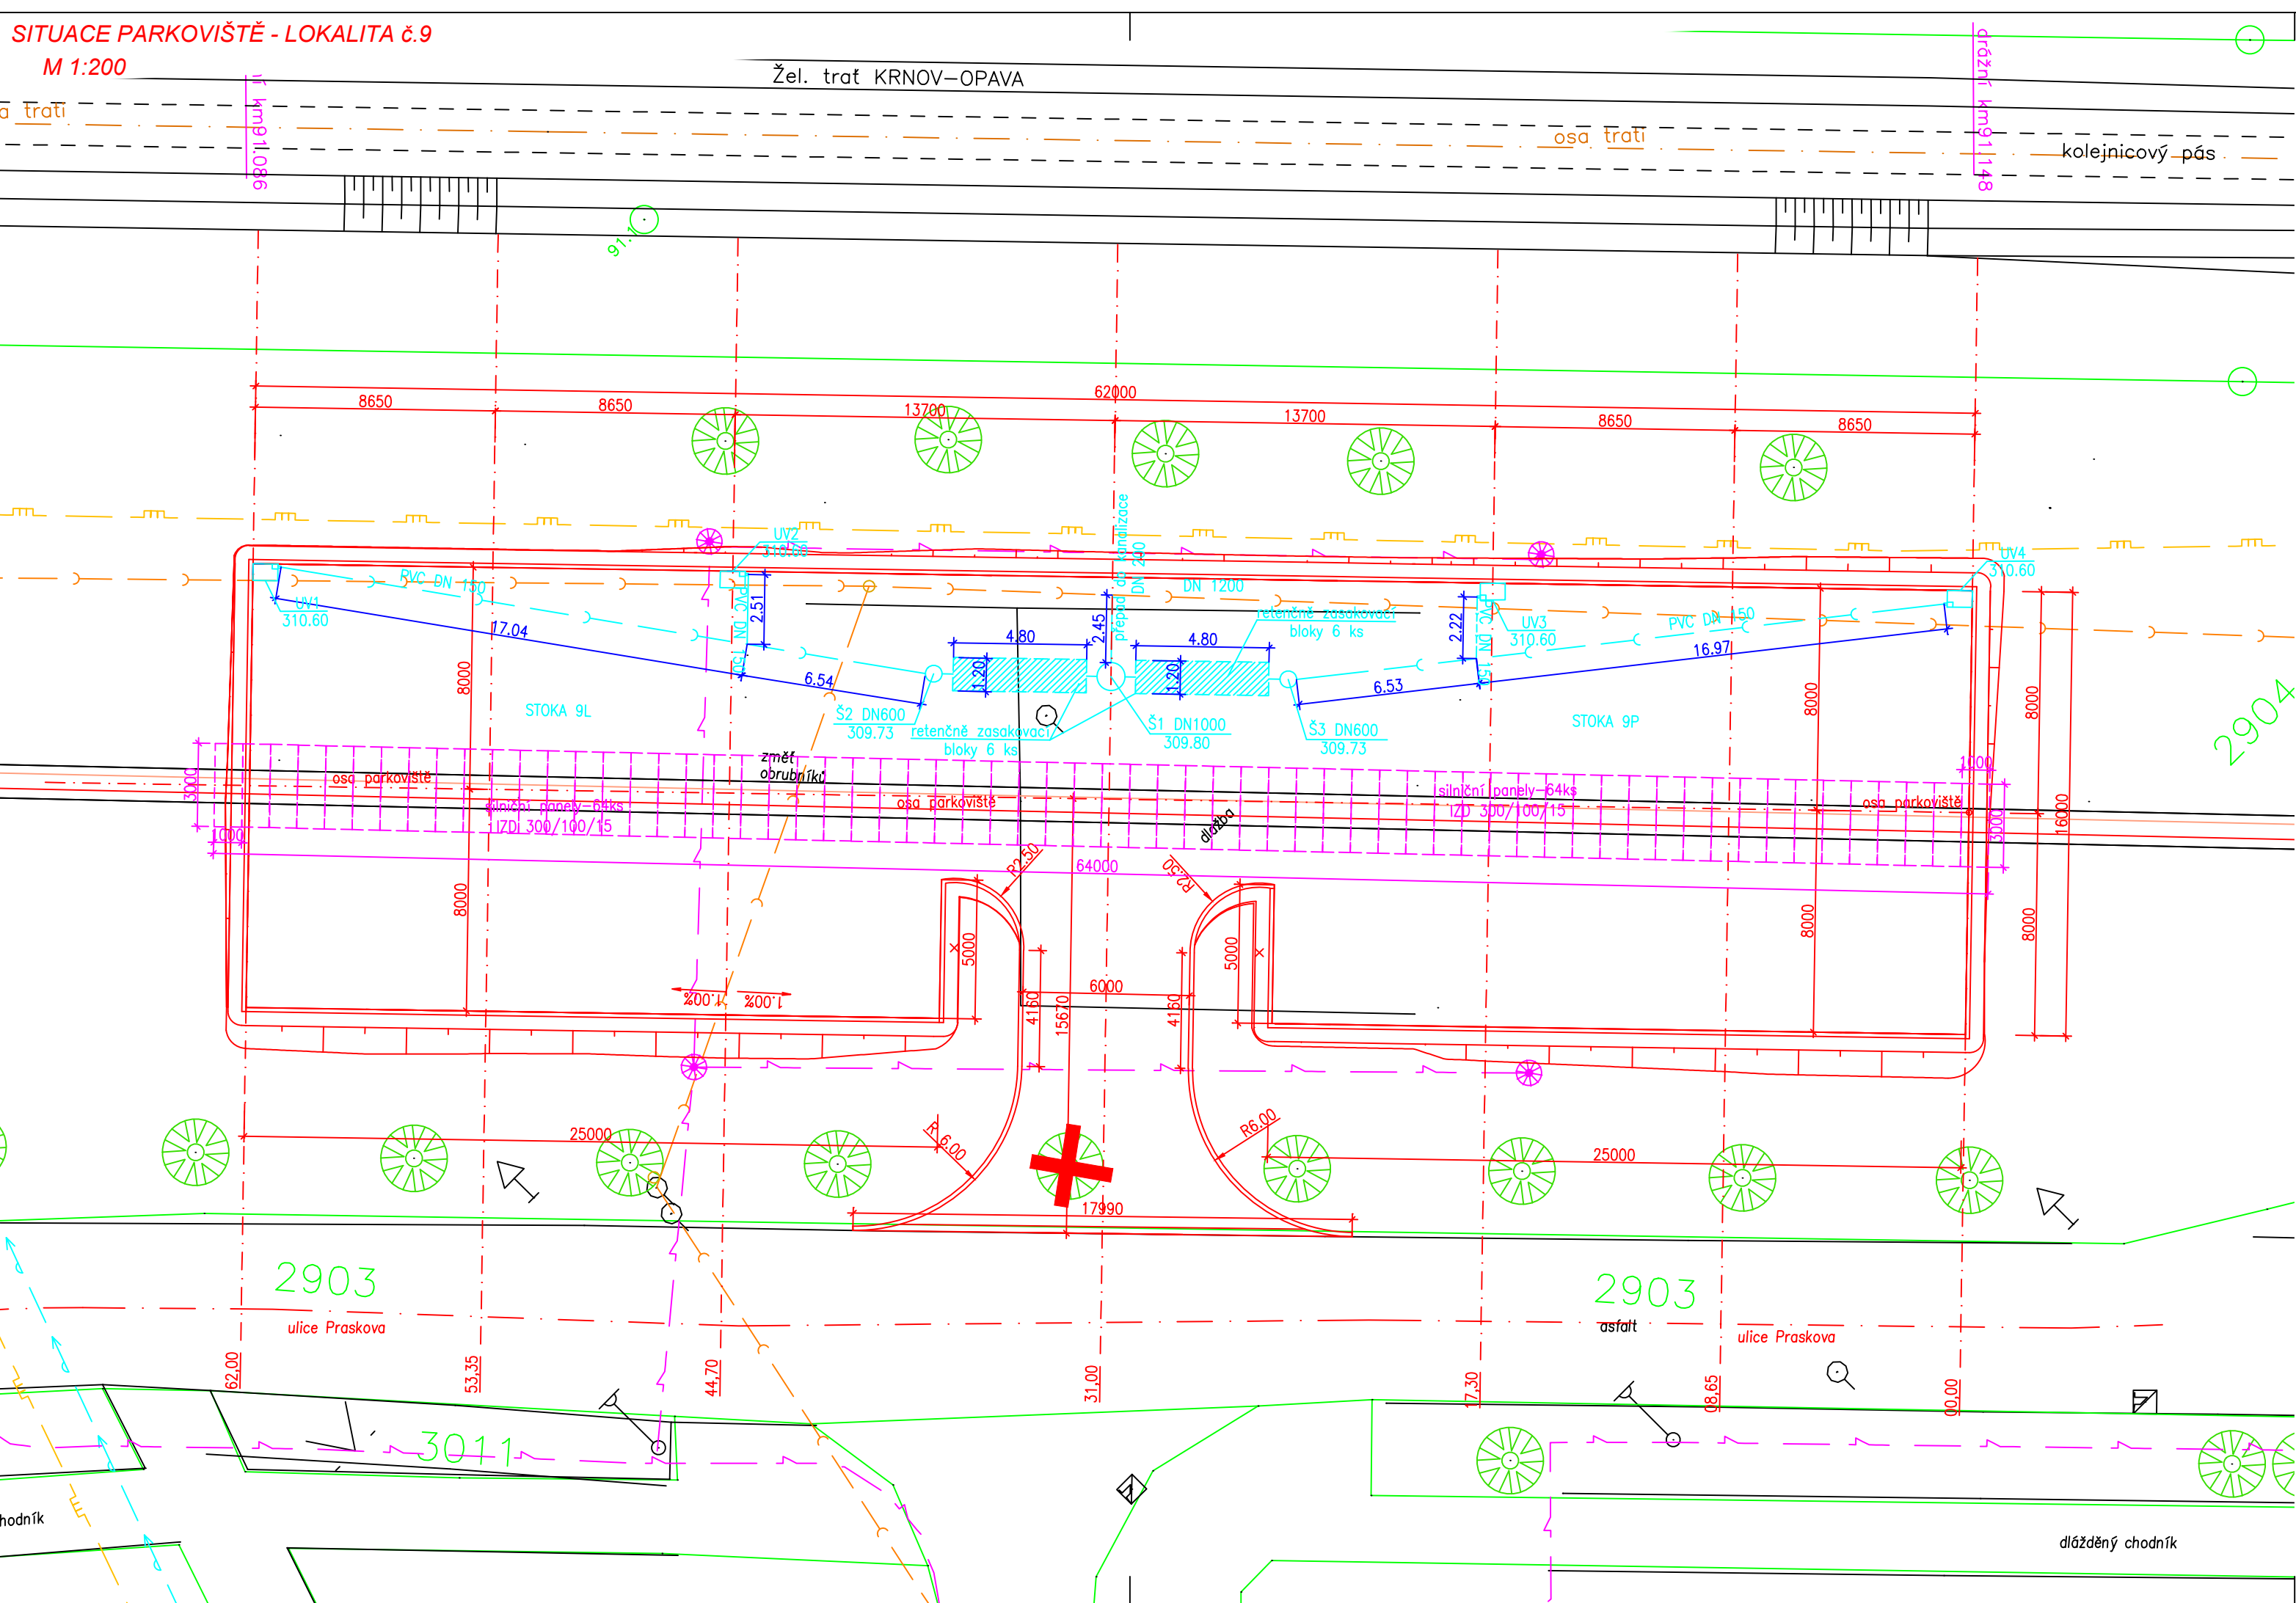

LEGENDA:

Legenda značek



Odstranění stromů



Navržené lampy veřejného osvětlení

Legenda čar

Návrh

Zaměření skutečného stavu

Hranice parcel

Osy

Silniční panel IZD 300/100/15

1234 Parcelní číslo

1234 Číslo katastr. nemovitostí

Legenda vedení a zařízení

Stávající sítě

plynovod

jednotná kanalizace

telefon

kabely UPC+Forcomnet

kabely - nízké napětí

vodovod

veřejné osvětlení

Dalkia - horkovod

Dalkia - parovod

Navržené sítě

dešť. kanalizace

sorpční ul. vpust

revizní šachty

Souřadnicový systém: JTSK
Výškový systém: B.p.v.

PROJEKTANT P.Guňka	KONTROLA Ing. Řehka	ZODP.PROJEKTANT Ing. Barandovský
INVESTOR: Město Krnov		
KRAJ: Moravskoslezský MĚSTSKÝ (OB.) ÚŘAD: Krnov		
STAVBA: Krnov - sídliště pod Cvilínem, řešení statické dopravy Oblast č. 2 - východní část sídliště - Lokalita č. 9 a č.10		
OBSAH: Situace parkoviště - Lokalita č.9		

LESPROJEKT KRNOV S.R.O.
Revoluční 1138/76, 794 02 KRNOV
Tel. 554 615 878, Fax: 554 611 430

LESPROJEKT
KRNOV S.R.O.

FORMÁT	3x44
DATUM	12/2010
ZAKÁZKA ČÍSLO	15232
STUPEŇ	DZS
MĚŘÍTKO: 1:200	ČÍSLO VÝKRESU: 309_10.2.1a