


Legenda:

- stávající kanalizace
- stávající vodovod
- Telefonica O2
- plyn NTL
- plyn STL
- vedení NN podz.
- vedení VN nadz.
- hranice parcel KN
- vnitřní kresba KN
- stávající stav
- návrh úprav
- rušené vpusti
- nově navržené VDZ
- stávající svislé DZ
- L1 - přechodové svítidlo na výložník 0,5m typ min IP54, 150W, 11000 lm
- DR - distribuční rozváděč rozpojovací pro venkovní vedení v provedení na sloup


A - Á uložení kabelů v zemi

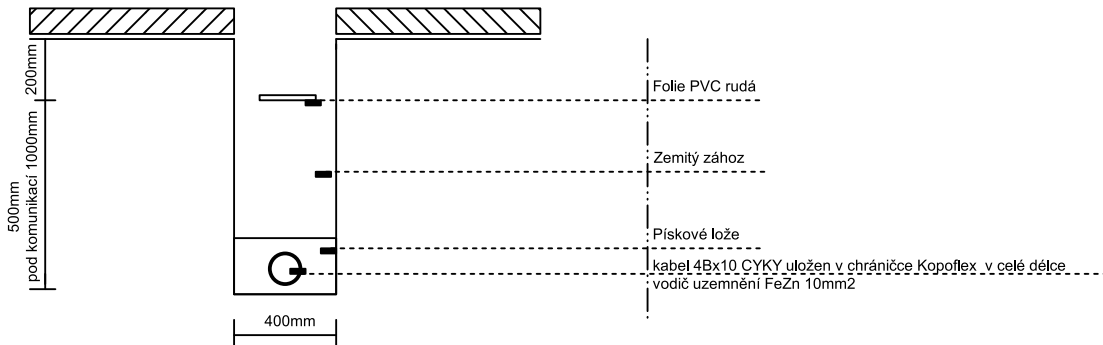

Vzdálenosti podzemních sítí

Nejmenší dovolené vzdálenosti podzemních sítí dle ČSN 73 6005 při souběhu (tab.A.1)	Elektropřípojka NN	Sdělovací kabely	Přípojka vody	Přípojka kanalizace	Přípojka plynu	Nejmenší dovolené vzdálenosti podzemních sítí dle ČSN 73 6005 při křížení (tab.A.2)	Elektropřípojka NN	Sdělovací kabely	Přípojka vody	Přípojka kanalizace	Přípojka kanalizace
Elektropřípojka NN	0,05	0,3**	0,40	0,50	0,40	Elektropřípojka NN	0,05	0,3**	0,40*	0,30	0,10
Sdělovací kabely	0,3**	-	0,40	0,50	0,40	Sdělovací kabely	0,3**	-	0,20	0,20	0,10
Přípojka vody	0,40	0,40	0,60	0,60	0,5***	Přípojka vody	0,40*	0,20	-	0,10	0,15
Přípojka kanalizace	0,50	0,50	0,60	-	1,0***	Přípojka kanalizace	0,30	0,20	0,10	-	0,50
Přípojka plynu	0,40	0,40	0,5***	1,0***	0,40	Přípojka plynu	0,10	0,10	0,15	0,50	0,10

*) 0,20 m v tech.kanálu nebo betonových chráničkách
**) 0,10 m v chráničkách
***) po dohodě se správci sítí lze snížit až na 0,4 m

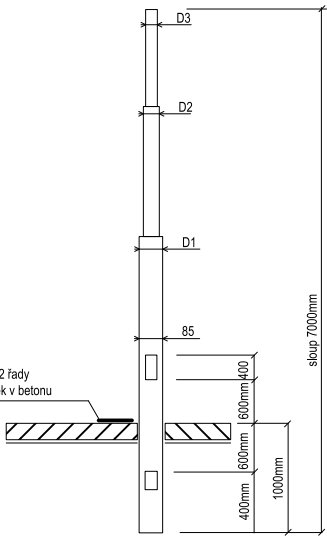

D3 = 60mm + výložník 0,5m pro světlo přechodu (výložník je součástí dodávky sloupů)


 

Sloupky budou osazeny dle pokynů výrobce dodaných sloupů

nové vedení VO 4Bx10 CYKY trasa vedení viz PD stavební

protlak pod cestou

Celková délka nového vedení VO je 68,8m.

Před výkopovými pracemi je nutné zaměřit stávající sítě v zemi.

NAPÁJENÍ :		3x240/400V + PEN, 50Hz AC	
OCHRANA :		automatické odpojení od zdroje TN-C	
Zdeněk Frydl, 793 93 Brantice 339		IČO : 18101411	
Zodp.projektant:	Vypracoval:	Kreslil:	
Ing. Barandovski			
Stavba:	Zastávka MHD a chodníky - ul. Partyzánů		Č.zakázky:
Stavebník:	Město Knov, Hlavní náměstí 1, 794 01 Knov		Datum: 12/2016
Místo stavby:	Knov, ul. Partyzánů, 794 01 Knov		Měřítko: 1 : 150
Výkres:	ELEKTROINSTALACE - Situace elektro		Formát: A2
			Č.výkr.: E1