



ČM + účel místnosti		Ochrana dle ČSN 332000-4-41 ed.2	Prostředí dle ČSN 332000-5-51 ed.3	Osvětlení dle ČSN EN 12464-1
301 - zasedačka	TN - S + RCD	AA5,AB5,AD1,BA1,CA1,CB1		300 lx
302 - sklad	TN - S + RCD	AA5,AB5,AD1,BA1,CA1,CB1		100 lx
303 - ředitelna	TN - S + RCD	AA5,AB5,AD1,BA1,CA1,CB1		500 lx
304 - kotelna	TN - S + RCD	AA5,AB5,AD1,BA1,CA1,CB1		300 lx
305 - kabinet	TN - S + RCD	AA5,AB5,AD1,BA1,CA1,CB1		300 lx
306 - kabinet	TN - S + RCD	AA5,AB5,AD1,BA1,CA1,CB1		300 lx
307 -chodba,půda	TN - S + RCD	plus ČSN 332312		100 lx
308 - kancelář	TN - S + RCD	AA5,AB5,AD1,BA1,CA1,CB1		500 lx
309,10 - kabinet	TN - S + RCD	AA5,AB5,AD1,BA1,CA1,CB1		300 lx
schodiště	TN - S + RCD	AA5,AB5,AD1,BA1,CA1,CB1		150 lx

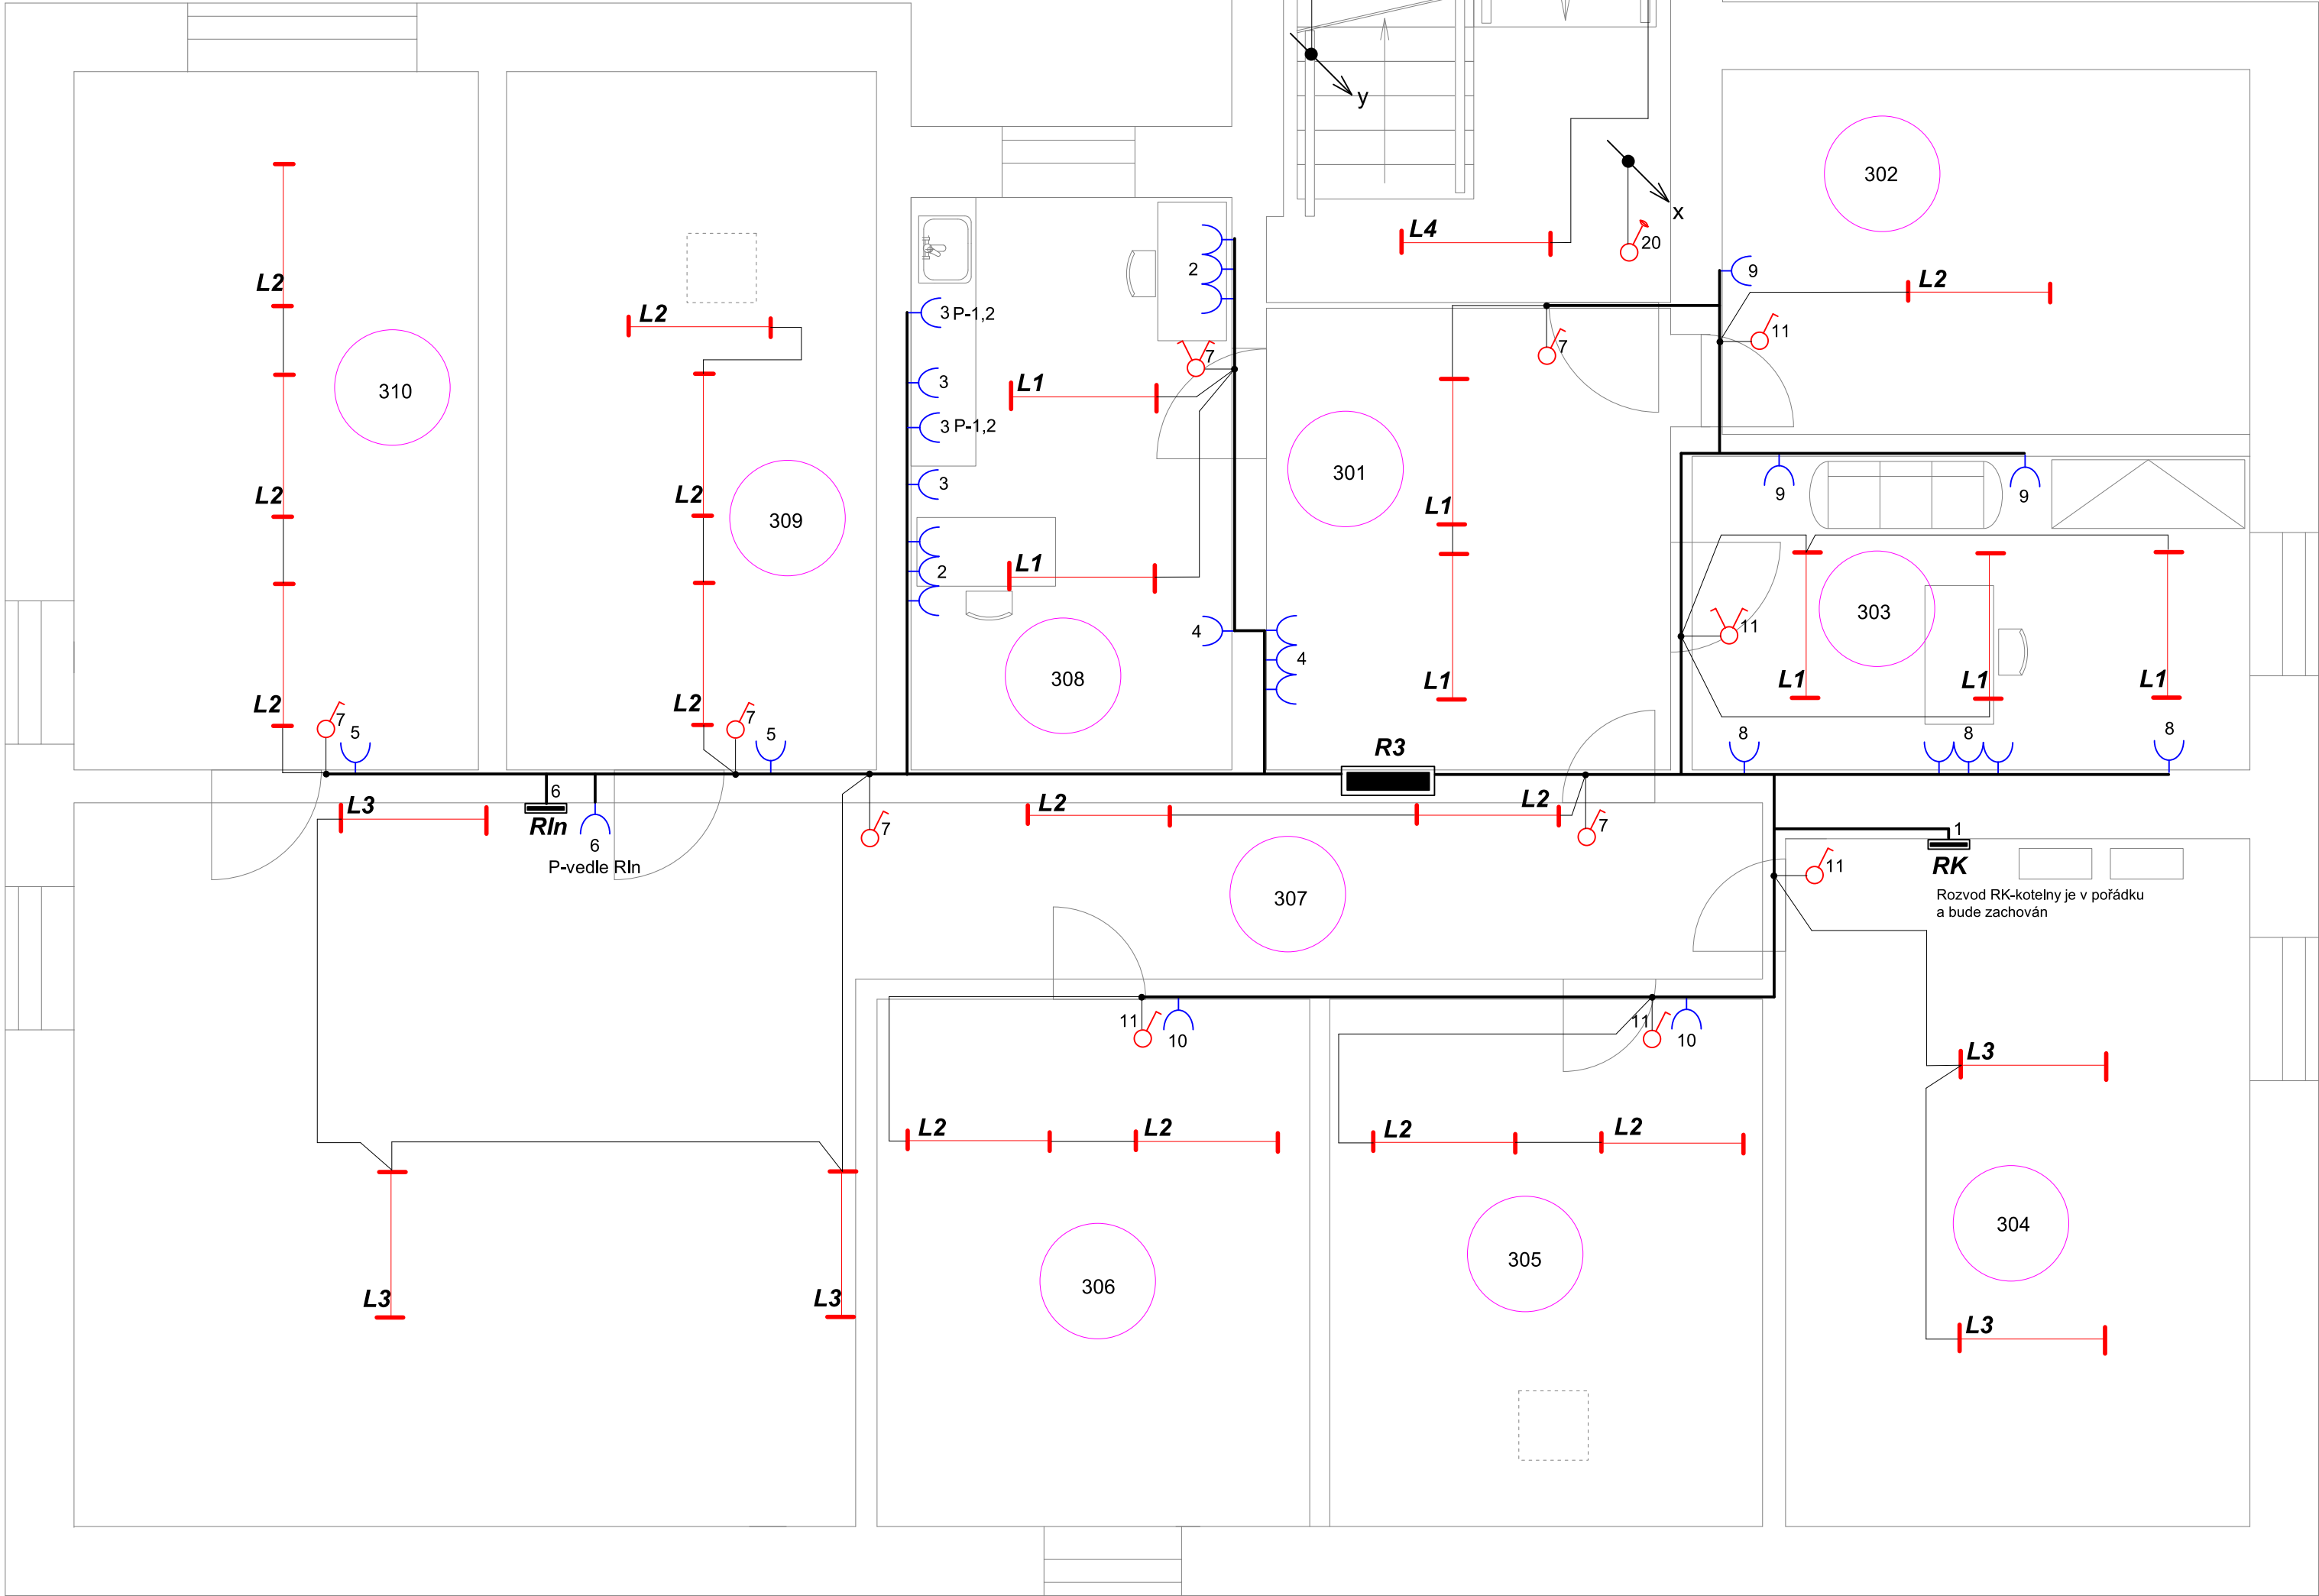

	spínač fazení č.1, 3558-A01340 B + kryt + rám		L1 - světlo fy Modus typ LLX ALDP 2x36W T8+EP, IP20
	spínač faz.6, 3558-A06340 B+ kryt+rám.		L2 - světlo fy Modus typ KL236, T8+EP, IP20
	spínač faz.5, 3558-A05340 B+ kryt+rám.		L3 - světlo fy Modus typ V3258, 2x36W, T8, EP, IP65
	spínač faz.7, 3558-A07340 B+ kryt+rám.		L4 - světlo fy Modus typ KS 2x36W T8+EP, IP20
	spínač faz.6+6, 3558-A52345 B+ kryt+rám.		L5 - světlo fy Modus typ LLX ALDP 2x36W, T8+EP asym.
	ovládač zapínací 1/Oso typ 3559-A91345 + kryt+rám. zvukové tl.		L6 - světlo fy Modus typ BRKL 218KO375/2G24, IP40, 2x18W, EP
	zás.jednonás.250V/16A 5518A-A2349B+rámeček		L7 - světlo fy Modus typ BRKL 236KO480/2G10, IP40, 2x36W, EP
	Přístrojová krabice pod omítku KP68 nebo dle potřeby		L8 - světlo fy Čepelik typ ZC Sport PC 458/6ZK + EP
			L9 - světlo fy Modus typ LLX ALDP 236, 2x36W, T8, EP+NZ, IP20
			L10 - světlo fy Čepelik typ ZC Sport PC 458/6ZK EP+NZ
			L11 - světlo fy Modus typ KS 2x36W T8+EP+NZ, IP20
			L12 - světlo fy Modus typ KLO136, 1x36W, T8, EP, IP20

Příklad napojení nouzového osvětlení

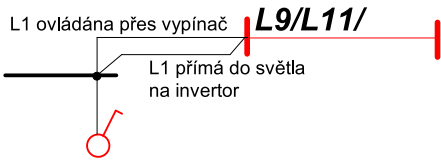

Veškerý rozvod bude provedený ve zdi a v dutinách stěn a stropů . Parapet vypínačů P0,9m zásuvky 0,5m.
Jiné míry viz jednotlivé PD. Rozvod na půdě po trámech dle ČSN 332312.
Vysvětlivka : P-0,9= parapet 0,9m, tzn. 0,9m od země po krabici. Vodiče viz obvodové schéma.
EB - pospojování

Ostatní viz technická zpráva !

NAPÁJENÍ: 3x240V/400V+PE+N, AC 50Hz

OCHRANA:automatické odpojení od zdroje TN-C-S, TN-S

Zdeněk Frýd, 793 93 Brantice 339		IČO : 18101411	
Zodp.projektant:	Vypracoval:	Kreslil:	
Investor: Město Krnov, Hlavní náměstí 96/1, 794 01 Krnov			Č.zakázky:
Datum: 12/2013			Měřítko: 1 : 50
Rekonstrukce elektroinstalace ZŠ Hlubčická 11, 794 01 Krnov			Formát: A2
Výkres: ELEKTROINSTALACE - 3NP montážní schéma technologie			Č.výkr.: E9