


ČM + účel místnosti Ochrana dle ČSN 332000-4-41 ed.2		Prostředí dle ČSN 332000-5-51 ed.3	Osvětlení dle ČSN EN 12464-1
01 - sklep	TN -S + RCD+ EB	AA4,AB4,AD1,BA1,CA1,CB1	100 lx

	zás.jednonás.250V/16A 5518A-A2349B+rámeček		L - stávající osvětlení na zdi, IP44, T12, 60W
	Přístrojová krabice pod omtiku KP68 nebo dle potřeby		zás.380V/16A IP54
	spínač fazení č.1, 3558-A01340 B + kryt + rám		
	ovládač zapínací 1/OSo typ 3559-A91345 + kryt+rám. zvonkové tl.		

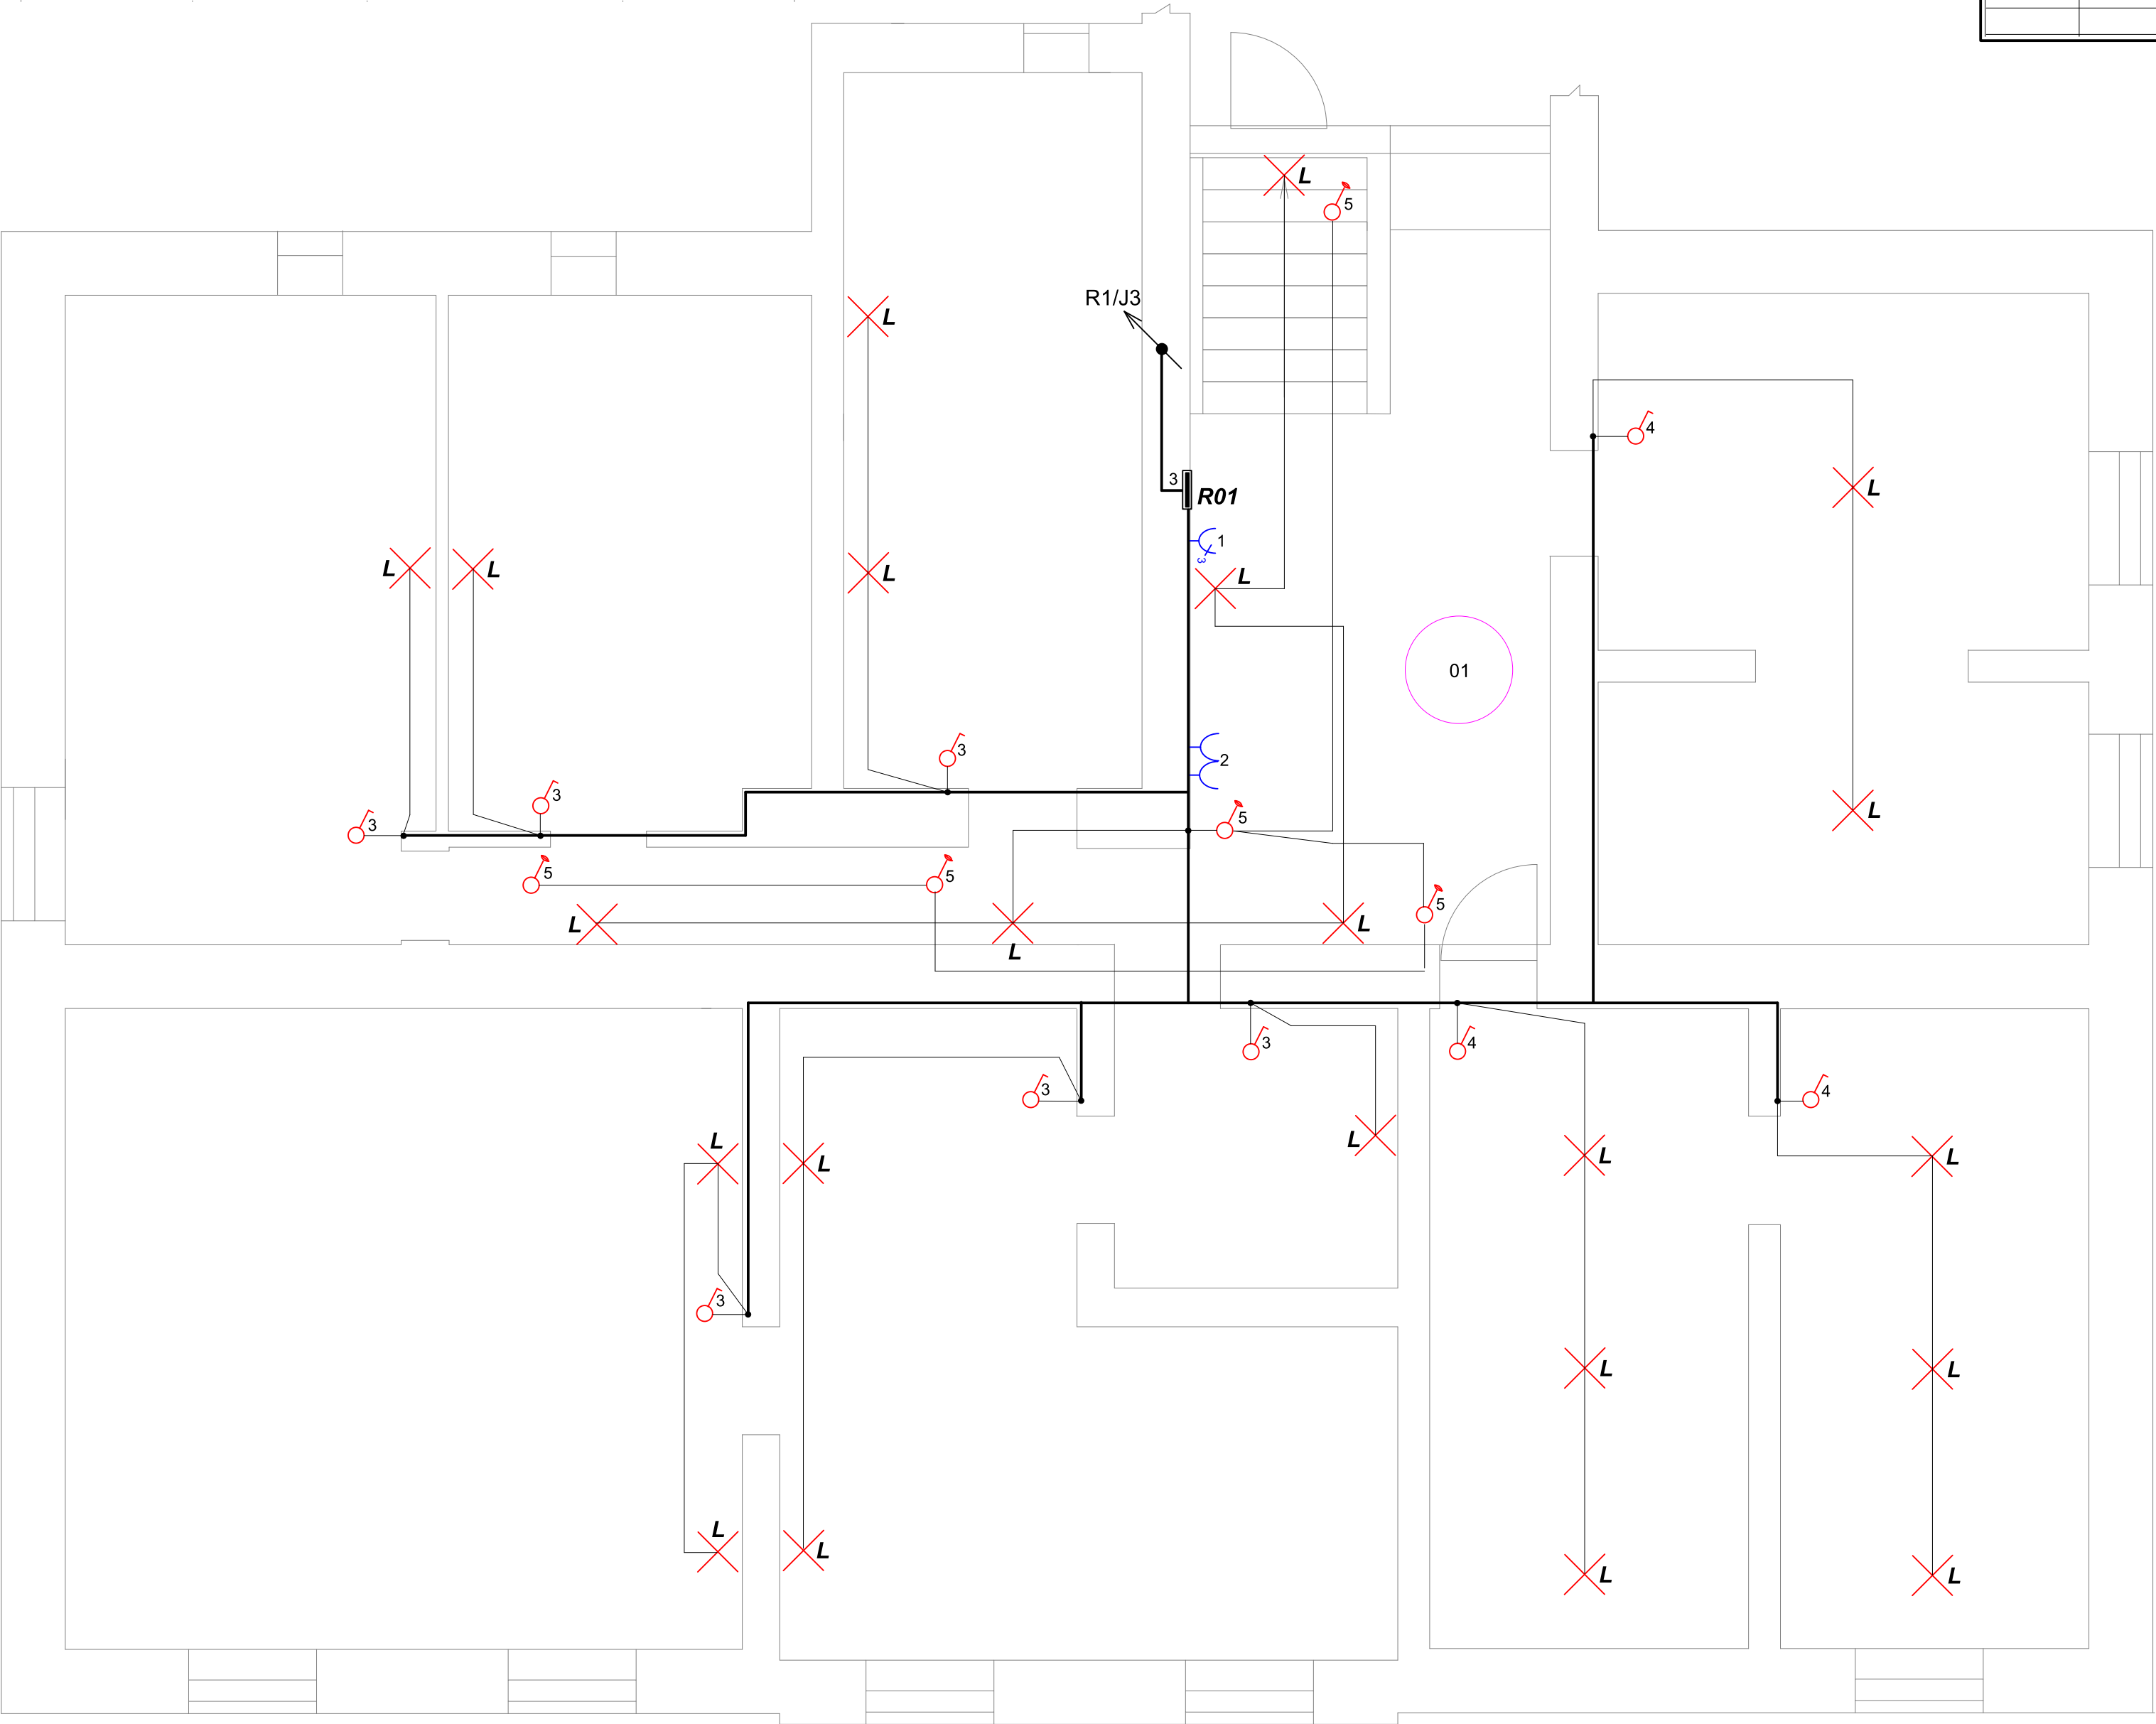

Stávající rozvod osvětlení, zásuvkový 230V a zásuvkový 380V bude zachován. Tento rozvod je dle revize elektro č.E936 v pořádku a je proveden v soustavě TN-S. Bude vyměněn přívod pro rozváděč R01 a bude vyměněn rozváděč R01.
Veškerý rozvod je provedený ve zdi a v dutinách stěn a stropů . Parapet vypínačů P0,9m zásuvky 0,5m.
Jiné míry viz jednotlivé PD.

EB - pospojování

Ostatní viz technická zpráva !

NAPÁJENÍ: 3x240V/400V+PE+N, AC 50Hz

OCHRANA:automatické odpojení od zdroje TN-C-S, TN-S

Zdeněk Frydl, 793 93 Brantice 339			IČO : 18101411		
Zodp.projektant:	Vypracoval:		Kreslil:		
Investor: Město Krnov, Hlavní náměstí 96/1, 794 01 Krnov					Č.zakázky:
Název akce:					Datum: 12/2013
Rekonstrukce elektroinstalace ZŠ Hlubčická 11, 794 01 Krnov					Měřítko: 1 : 50
					Formát: A2
Výkres: ELEKTROINSTALACE - 1PP montážní schéma technologie					Č.výkr.: E10