


ČOV Krnov – situace širších vztahů

1 : 10 000

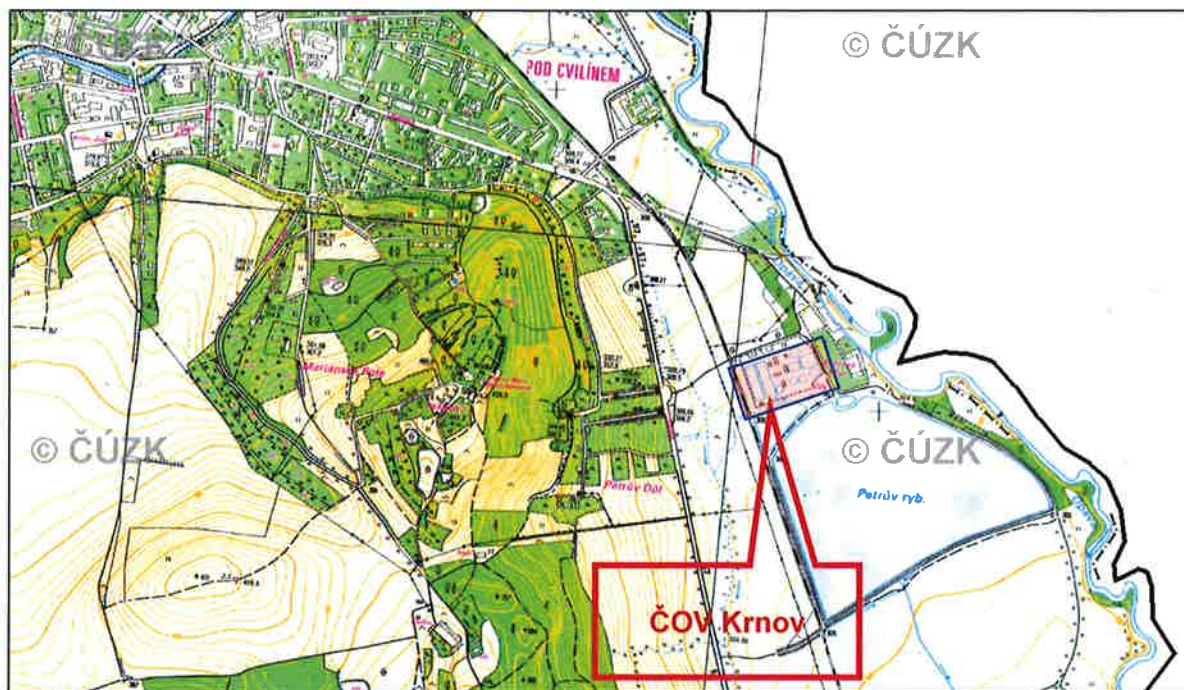

| | | | | | |
|--|--------------|-------|-----------------------------|---|----------|
| Změna | | Index | Provedl | Dne | Podpis |
| Vypracoval | ING. KRKOŠKA | | Zakázkové číslo |  | |
| Ved. projektant | ING. BORÁŇ | | 3127 | | |
| Kontrola | ING. HÁZ | | Datum | | |
| | | | 05 / 2017 | | |
| Objednatel Krnovské vodovody a kanalizace s.r.o. | | | | | |
| Stavba ČOV KRNOV–REKONSTRUKCE PLYNOJEMU | | | Měřítko | 1:10 000 | Kopie č. |
| | | | Stupeň | DPS | |
| | | | Formát | 1xA4 | |
| Obsah SITUACE ŠIRŠÍCH VZTAHŮ | | | Evidenční číslo dokumentace | | |
| | | | 0879 / 3127 – C1 | | |

