


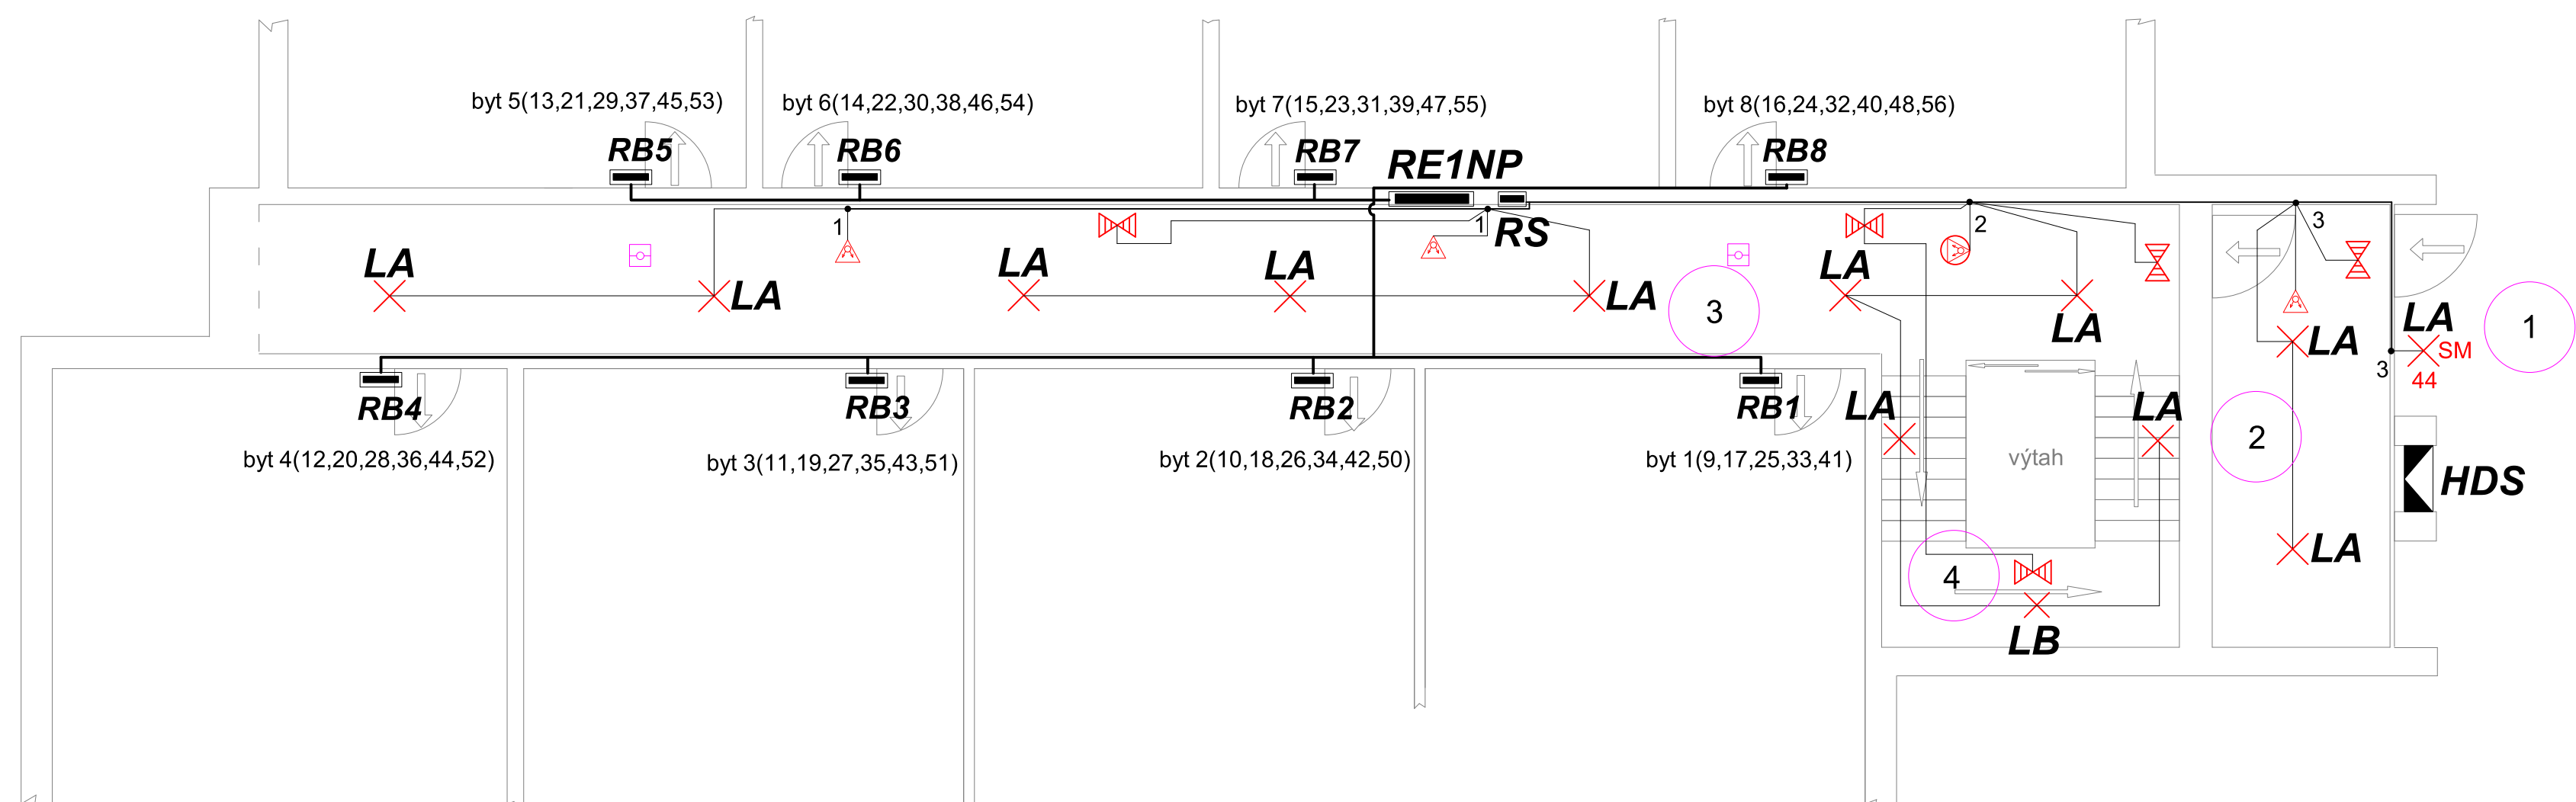











ČM + účel místnosti	Ochrana dle ČSN 332000-4-41 ed.2	Prostředí dle ČSN 332000-5-51 ed.3	Osvětlení dle ČSN EN 12464-1
1 - venek	TN - S	AA8,AB8,AD2,BA1,CA1,CB1	50 lx
2 - vstup	TN - S	AA5,AB5,AD1,BD2,CA1,CB1	100 lx
3 - chodba	TN - S	AA5,AB5,AD1,BD2,CA1,CB1	100 lx
14 - schodiště	TN - S	AA5,AB5,AD1,BD2,CA1,CB1	150 lx




	LA - světlo LEDkruhové přisazené, P-27W,2900lm, d-375mm, 3000K, IP40		REx rozváděč el.měrový daného NP(1NP-7NP)
	LB - světlo LED kruhové přisazené, P-14W, 1400lm, d-300mm, 3000K,IP40		RS - světelný rozváděč (1NP - 7NP)
	LC - světlo LED prachotěsné, P-40W, 5500lm, 1275 x 135mm, 3000K,IP65		RB - bytový rozváděč
	Nouzové světlo fy ..., přisazené ke stropu, IP43 INFINITY AC svítící při výpadku 1hod, IP40, LED 1,2W		
	spínací řazení el.,... 3558-A01340 B + kryt + rám		infračervený senzor/pohybové čidlo na strop, spínací převk je relé, 5s-10min, kód pro 5 čidel
	autonomní hlásič kouře bateriový		infračervený senzor/pohybové čidlo na strop, spínací převk je relé, nastavení výprtní 5s-10min

REx napojeno z hlavního domovního vedení - viz E1, E1 01 , E1 02
RS napojeno z RSP - viz PD E3 01/F3

LA+SM, světlo LA s integrovaným snímačem pohybu - 44 = IP44

Snímač pohybu (SW) v chodbě se schodištěm se naprogramuje tak, aby při každé inicializaci zároveň spínal snímač v poshodí pod ním a nad ním.

Ostatní viz technická zpráva.

NAPÁJENÍ :		3x240/400V + PE + N, 50Hz AC	
OCHRANA :		automatické odpojení od zdroje TN-C, TN-S	
Zdeněk Frýd, 793 93 Brantice 339		IČO : 18101411	
Zodp.projektant:	Vypracoval:	Kreslí:	
Stavba :	Rekonstrukce elektroinstalace společných prostor bytového domu Krnov, SPC D9, 794 01		Č.zakázky:
Stavebník :	Město Krnov, Hlavní náměstí 96/1, 794 01 Krnov		Datum: 09/2017
Výkres:	ELEKTROINSTALACE - patro, montážní schéma		Měřítko: 1 : 70
			Formát: A2
			Č.vykr.: E4