


PŮDORYS 1. NP – NOVÝ STAV

M 1:50

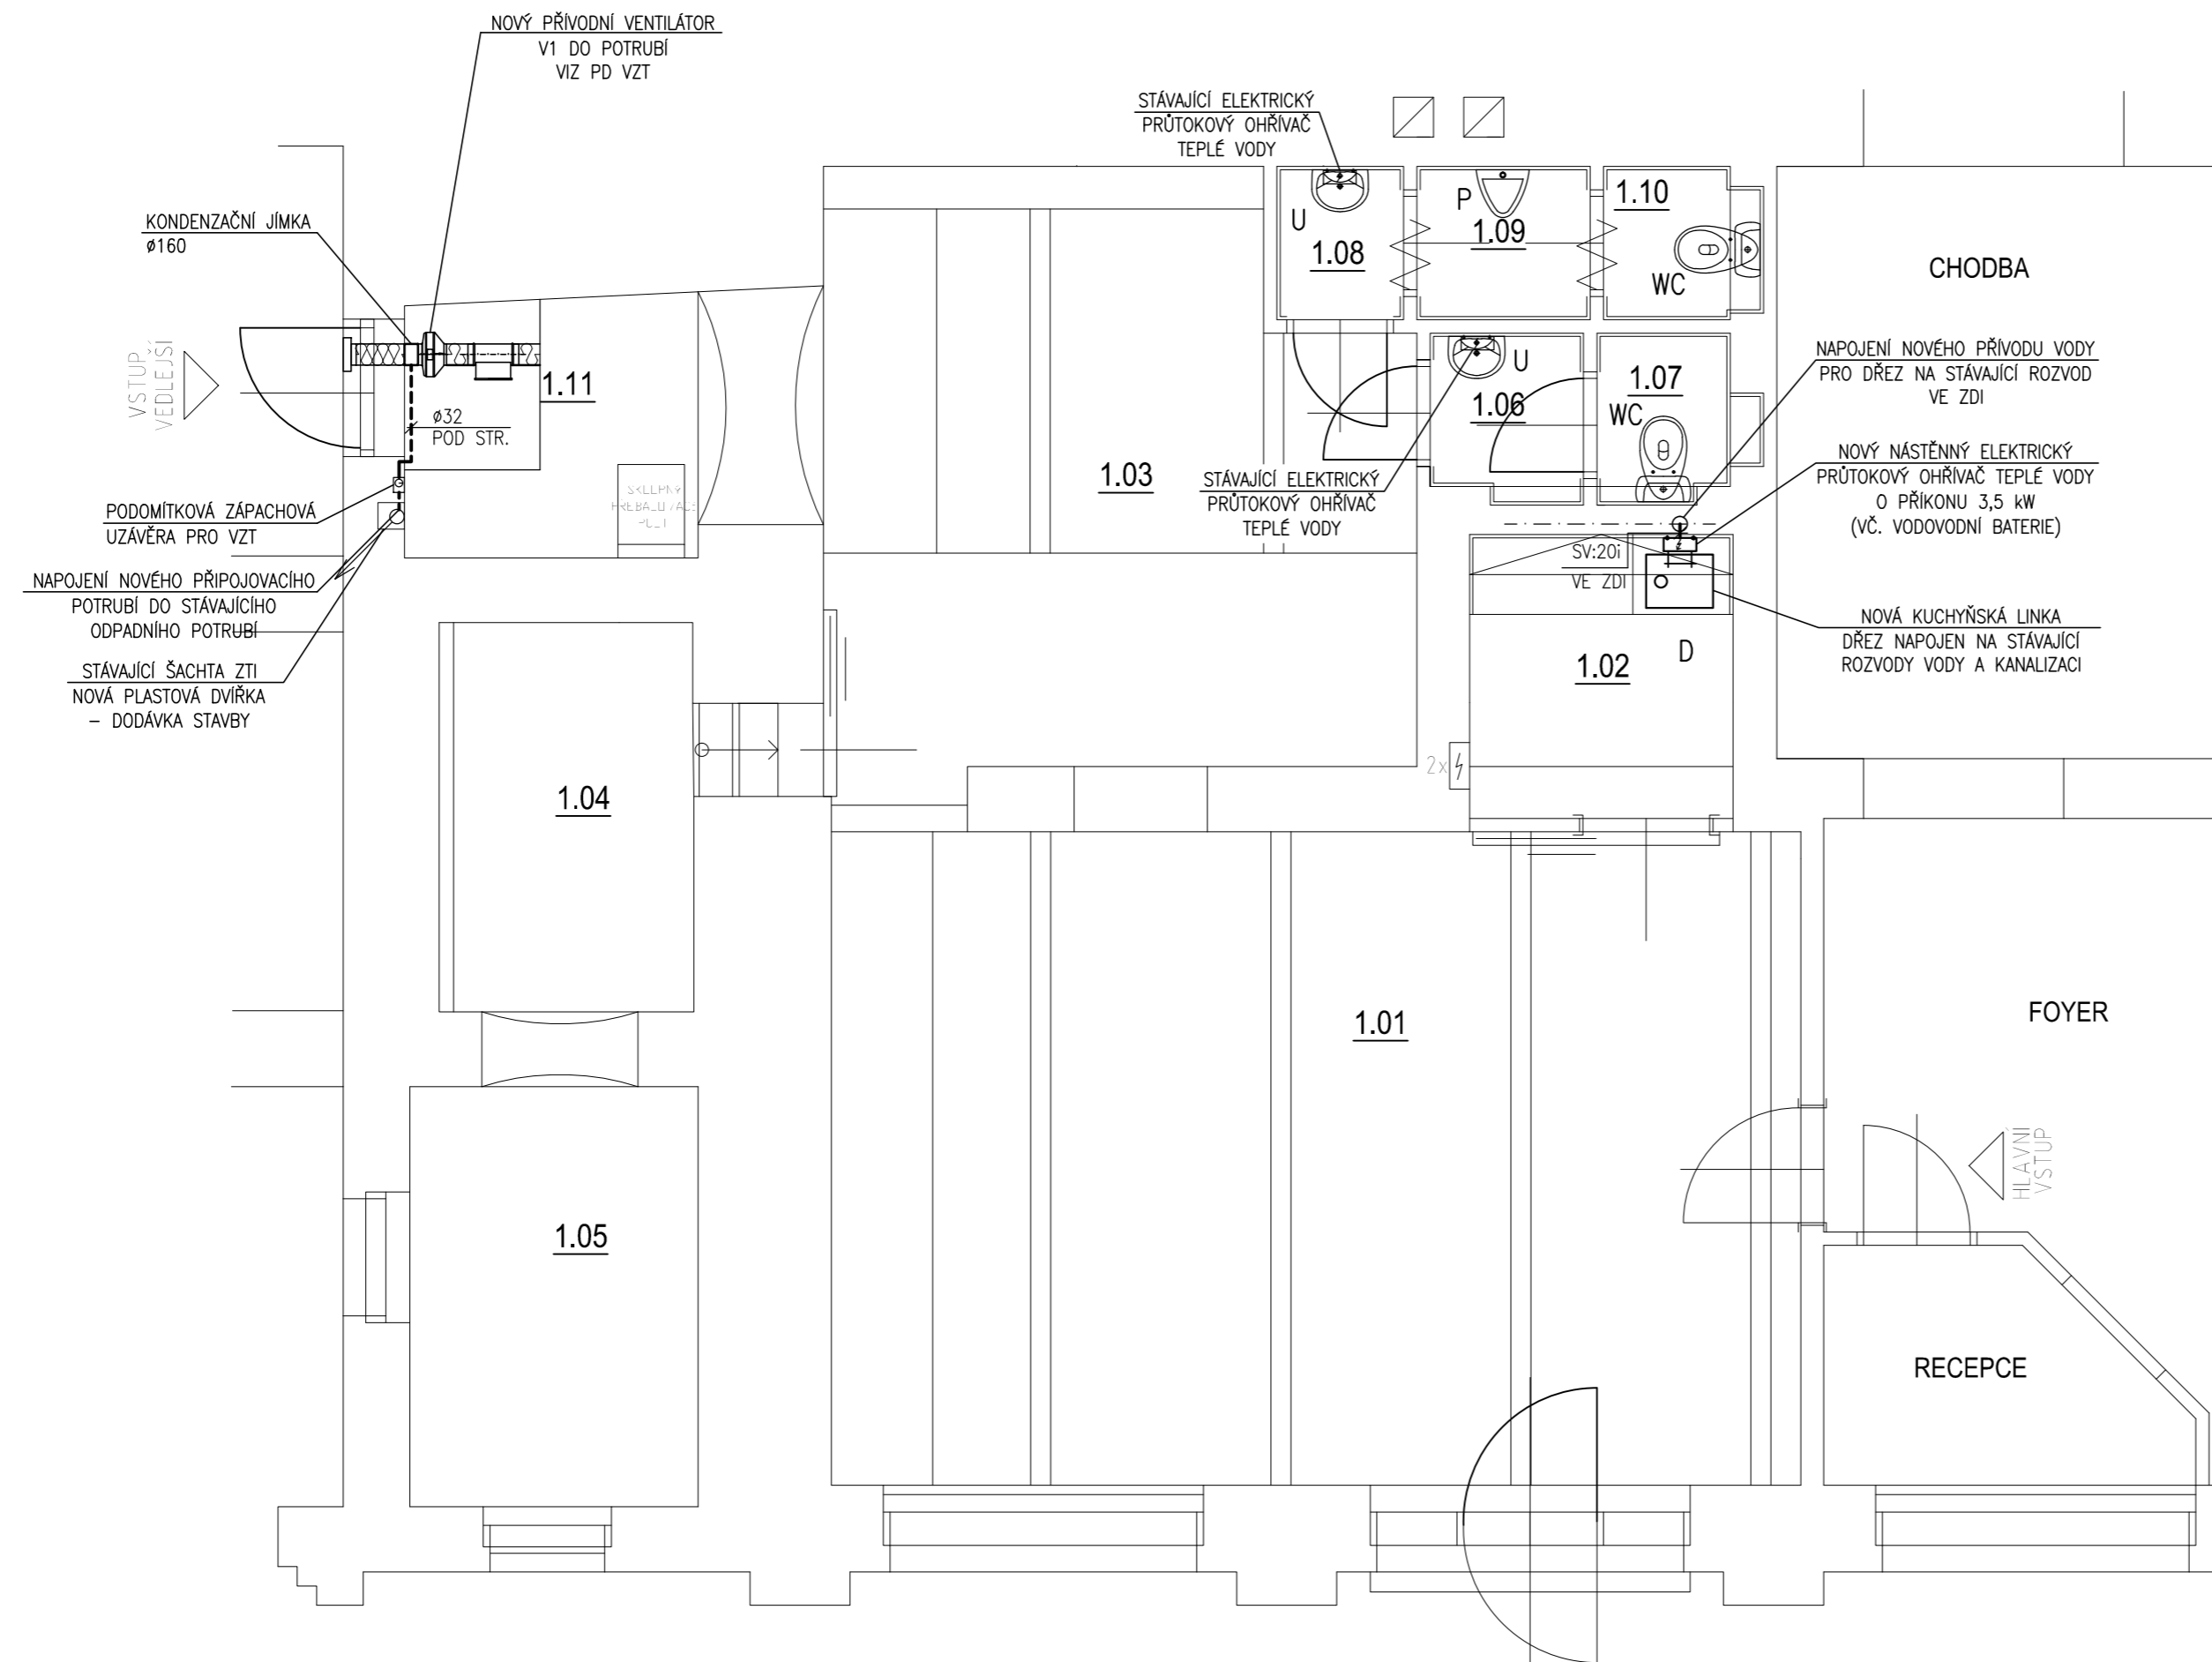

LEGENDA MÍSTNOSTÍ

OZNAČENÍ	NÁZEV MÍSTNOSTI	PLOCHA [m ²]
1.01	HERNA	35,62
1.02	KUCHYŇKA	4,21
1.03	POSEZENÍ	19,59
1.04	SKLAD POMŮCEK	6,25
1.05	SKLAD POMŮCEK	7,46
1.06	PŘEDSÍŇ WC ŽENY	1,42
1.07	WC ŽENY	1,26
1.08	PŘEDSÍŇ WC MUŽI	1,09
1.09	PISOÁR MUŽI	1,50
1.10	WC MUŽI	1,33
1.11	CHODBA	5,94
CELKOVÁ PLOCHA MÍSTNOSTÍ		85,67

LEGENDA:

D	KUCHYŇSKÝ DŘEZ
P	PISOÁR
U	UMYVADLO
WC	STOJATÁ ZÁCHODOVÁ MÍSA

---	STÁVAJÍCÍ ROZVOD STUDENÉ VODY
-.-.-	NOVÝ ROZVOD STUDENÉ VODY
----	NOVÉ PŘIPOJOVACÍ POTRUBÍ KANALIZACE

POZNÁMKA:

VYBRANÉ ZAŘIZOVACÍ PŘEDMĚTY A ROZVODY ZTI BUDOU DEMONTOVÁNY

STÁVAJÍCÍ POTRUBÍ VE ZDI, NOVĚ NEVYUŽITÉ, BUDE ZASLEPENO – URČÍ SE NA STAVBĚ

U PONECHANÝCH ZAŘIZOVACÍCH PŘEDMĚTŮ BUDE PROVEDENA ÚDRŽBA A O EVENTUÁLNÍ VÝMĚNĚ ROZHODNE INVESTOR NA STAVBĚ

KUCHYŇSKÝ DŘEZ BUDE NAPOJEN NA STÁVAJÍCÍ PŘÍVOD STUDENÉ VODY A DO STÁVAJÍCÍ KANALIZACE

KONDENZAČNÍ JÍMKA OD VENTILÁTORU V1 BUDE NAPOJENA PŘES ZÁPACHOVOU UZÁVĚRU DO STÁVAJÍCÍ KANALIZACE

ZODP. PROJEKTANT Ing. Michal Havlíček <i>M. Havlíček</i>	VYPRACOVAL Ing. Michal Havlíček	KRESLIL Ing. Martin Galuška	MAXXI – THERM s.r.o. projekce vytápění a vzduchotechniky Poděbradova 2738/16, 702 00 OSTRAVA 2 tel./fax: 596 913 265 tel.: 736 163 711 IČO: 277 77 685, DIČ: CZ27777685 e-mail: maxxitherm@seznam.cz
INVESTOR: Město Krnov, Hlavní náměstí 96/1, 794 01 Krnov, IČ: 00296139			DATUM: VIII/2017
AKCE: SVČ KRNOV - VOLNOČASOVÉ AKTIVITY A HERNA Stavební úpravy a změna užívání			ARCH.Č.: XX/17
Místo stavby: Krnov, ul. Dobrovského 281/16, parc.č. 689, k.ú. Opavské Předměstí			POČ. A4: 4
ČÁST: D.1.4 TECHNIKA PROSTŘEDÍ STAVEB			MĚŘÍTKO: 1:50
OBSAH: D.1.4.1 – ZDRAVOTNĚ TECHNICKÉ INSTALACE			STUPEŇ PD: DSP
NÁZEV: PŮDORYS 1. NP – NOVÝ STAV			VÝKR.Č.: D.1.4–102