


PŮDORYS 1. NP – DEMONTÁŽE

M 1:50

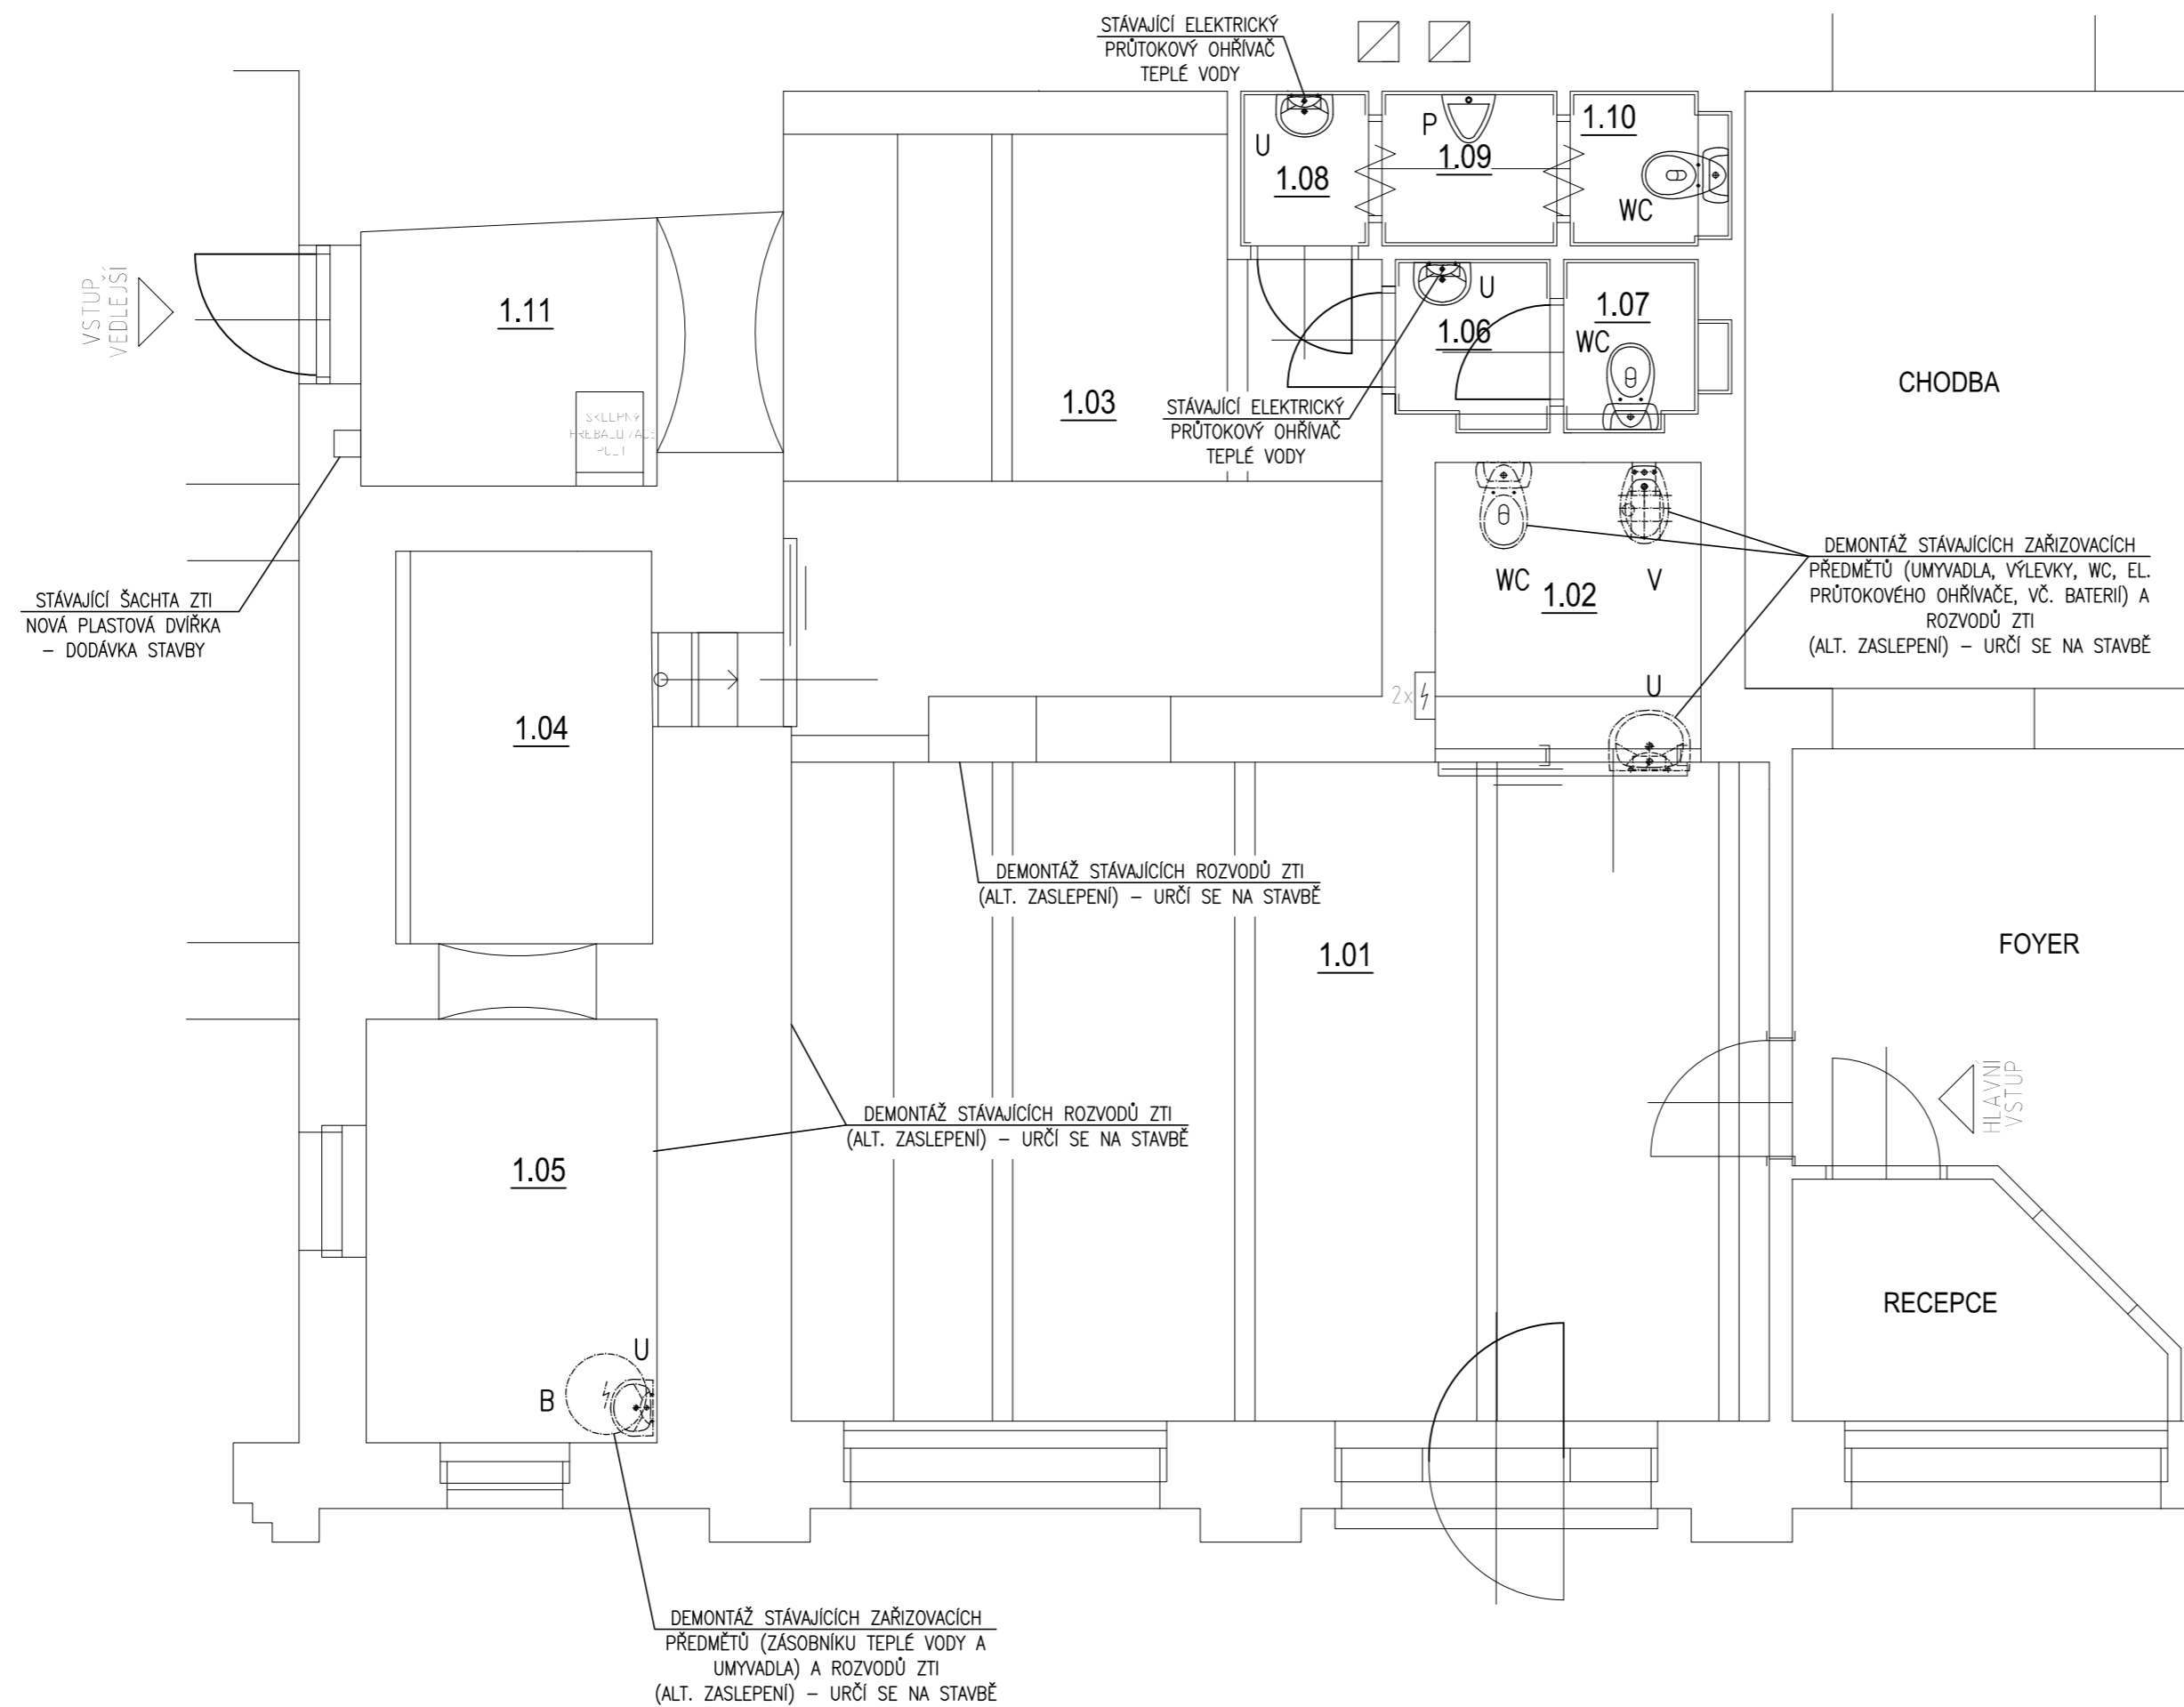

LEGENDA MÍSTNOSTÍ

OZNAČENÍ	NÁZEV MÍSTNOSTI	PLOCHA [m ²]
1.01	HERNA	35,62
1.02	KUCHYŇKA	4,21
1.03	POSEZENÍ	19,59
1.04	SKLAD POMŮCEK	6,25
1.05	SKLAD POMŮCEK	7,46
1.06	PŘEDSÍŇ WC ŽENY	1,42
1.07	WC ŽENY	1,26
1.08	PŘEDSÍŇ WC MUŽI	1,09
1.09	PISOÁR MUŽI	1,50
1.10	WC MUŽI	1,33
1.11	CHODBA	5,94
CELKOVÁ PLOCHA MÍSTNOSTÍ		85,67

LEGENDA:

B	ZÁVĚSNÝ ZASOBNÍK TEPLÉ VODY
P	PISOÁR
U	UMYVADLO
V	STOJATÁ VÝLEVKKA
WC	STOJATÁ ZÁCHODOVÁ MÍSA

POZNÁMKA:

VYBRANÉ ZAŘÍZOVACÍ PŘEDMĚTY A ROZVODY ZTI BUDOU DEMONTOVÁNY.

STÁVAJÍCÍ POTRUBÍ VE ZDI, NOVĚ NEVYUŽITÉ, BUDE ZASLEPENO – URČÍ SE NA STAVBĚ

U PONECHANÝCH ZAŘÍZOVACÍCH PŘEDMĚTŮ BUDE PROVEDENA ÚDRŽBA A O EVENTUÁLNÍ VÝMĚNĚ ROZHODNE INVESTOR NA STAVBĚ

ZODP. PROJEKTANT	VYPRACOVAL	KRESLIL	MAXXI – THERM s.r.o. projekce vytápění a vzduchotechniky Poděbradova 2738/16, 702 00 OSTRAVA 2 tel./fax: 596 913 265 tel.: 736 163 711 iČO: 277 77 685, DIČ: CZ27777685 e-mail: maxxitherm@seznam.cz
Ing. Michal Havlíček	Ing. Michal Havlíček	Ing. Martin Galuška	
INVESTOR: Město Krnov, Hlavní náměstí 96/1, 794 01 Krnov, IČ: 00296139			DATUM: VIII/2017
AKCE: SVČ KRNOV - VOLNOČASOVÉ AKTIVITY A HERNÁ Stavební úpravy a změna užívání			ARCH.Č.: XX/17
Místo stavby: Krnov, ul. Dobrovského 281/16, parc.č. 689, k.ú. Opavské Předměstí			POČ. A4: 4
ČÁST: D.1.4 TECHNIKA PROSTŘEDÍ STAVEB			MĚŘÍTKO: 1:50
OBSAH: D.1.4.1 – ZDRAVOTNĚ TECHNICKÉ INSTALACE			STUPEŇ PD: DSP
NÁZEV: PŮDORYS 1. NP – DEMONTÁŽE			VÝKR.Č.: D.1.4–101