


PROVOZOVNA KADEŘNICTVÍ

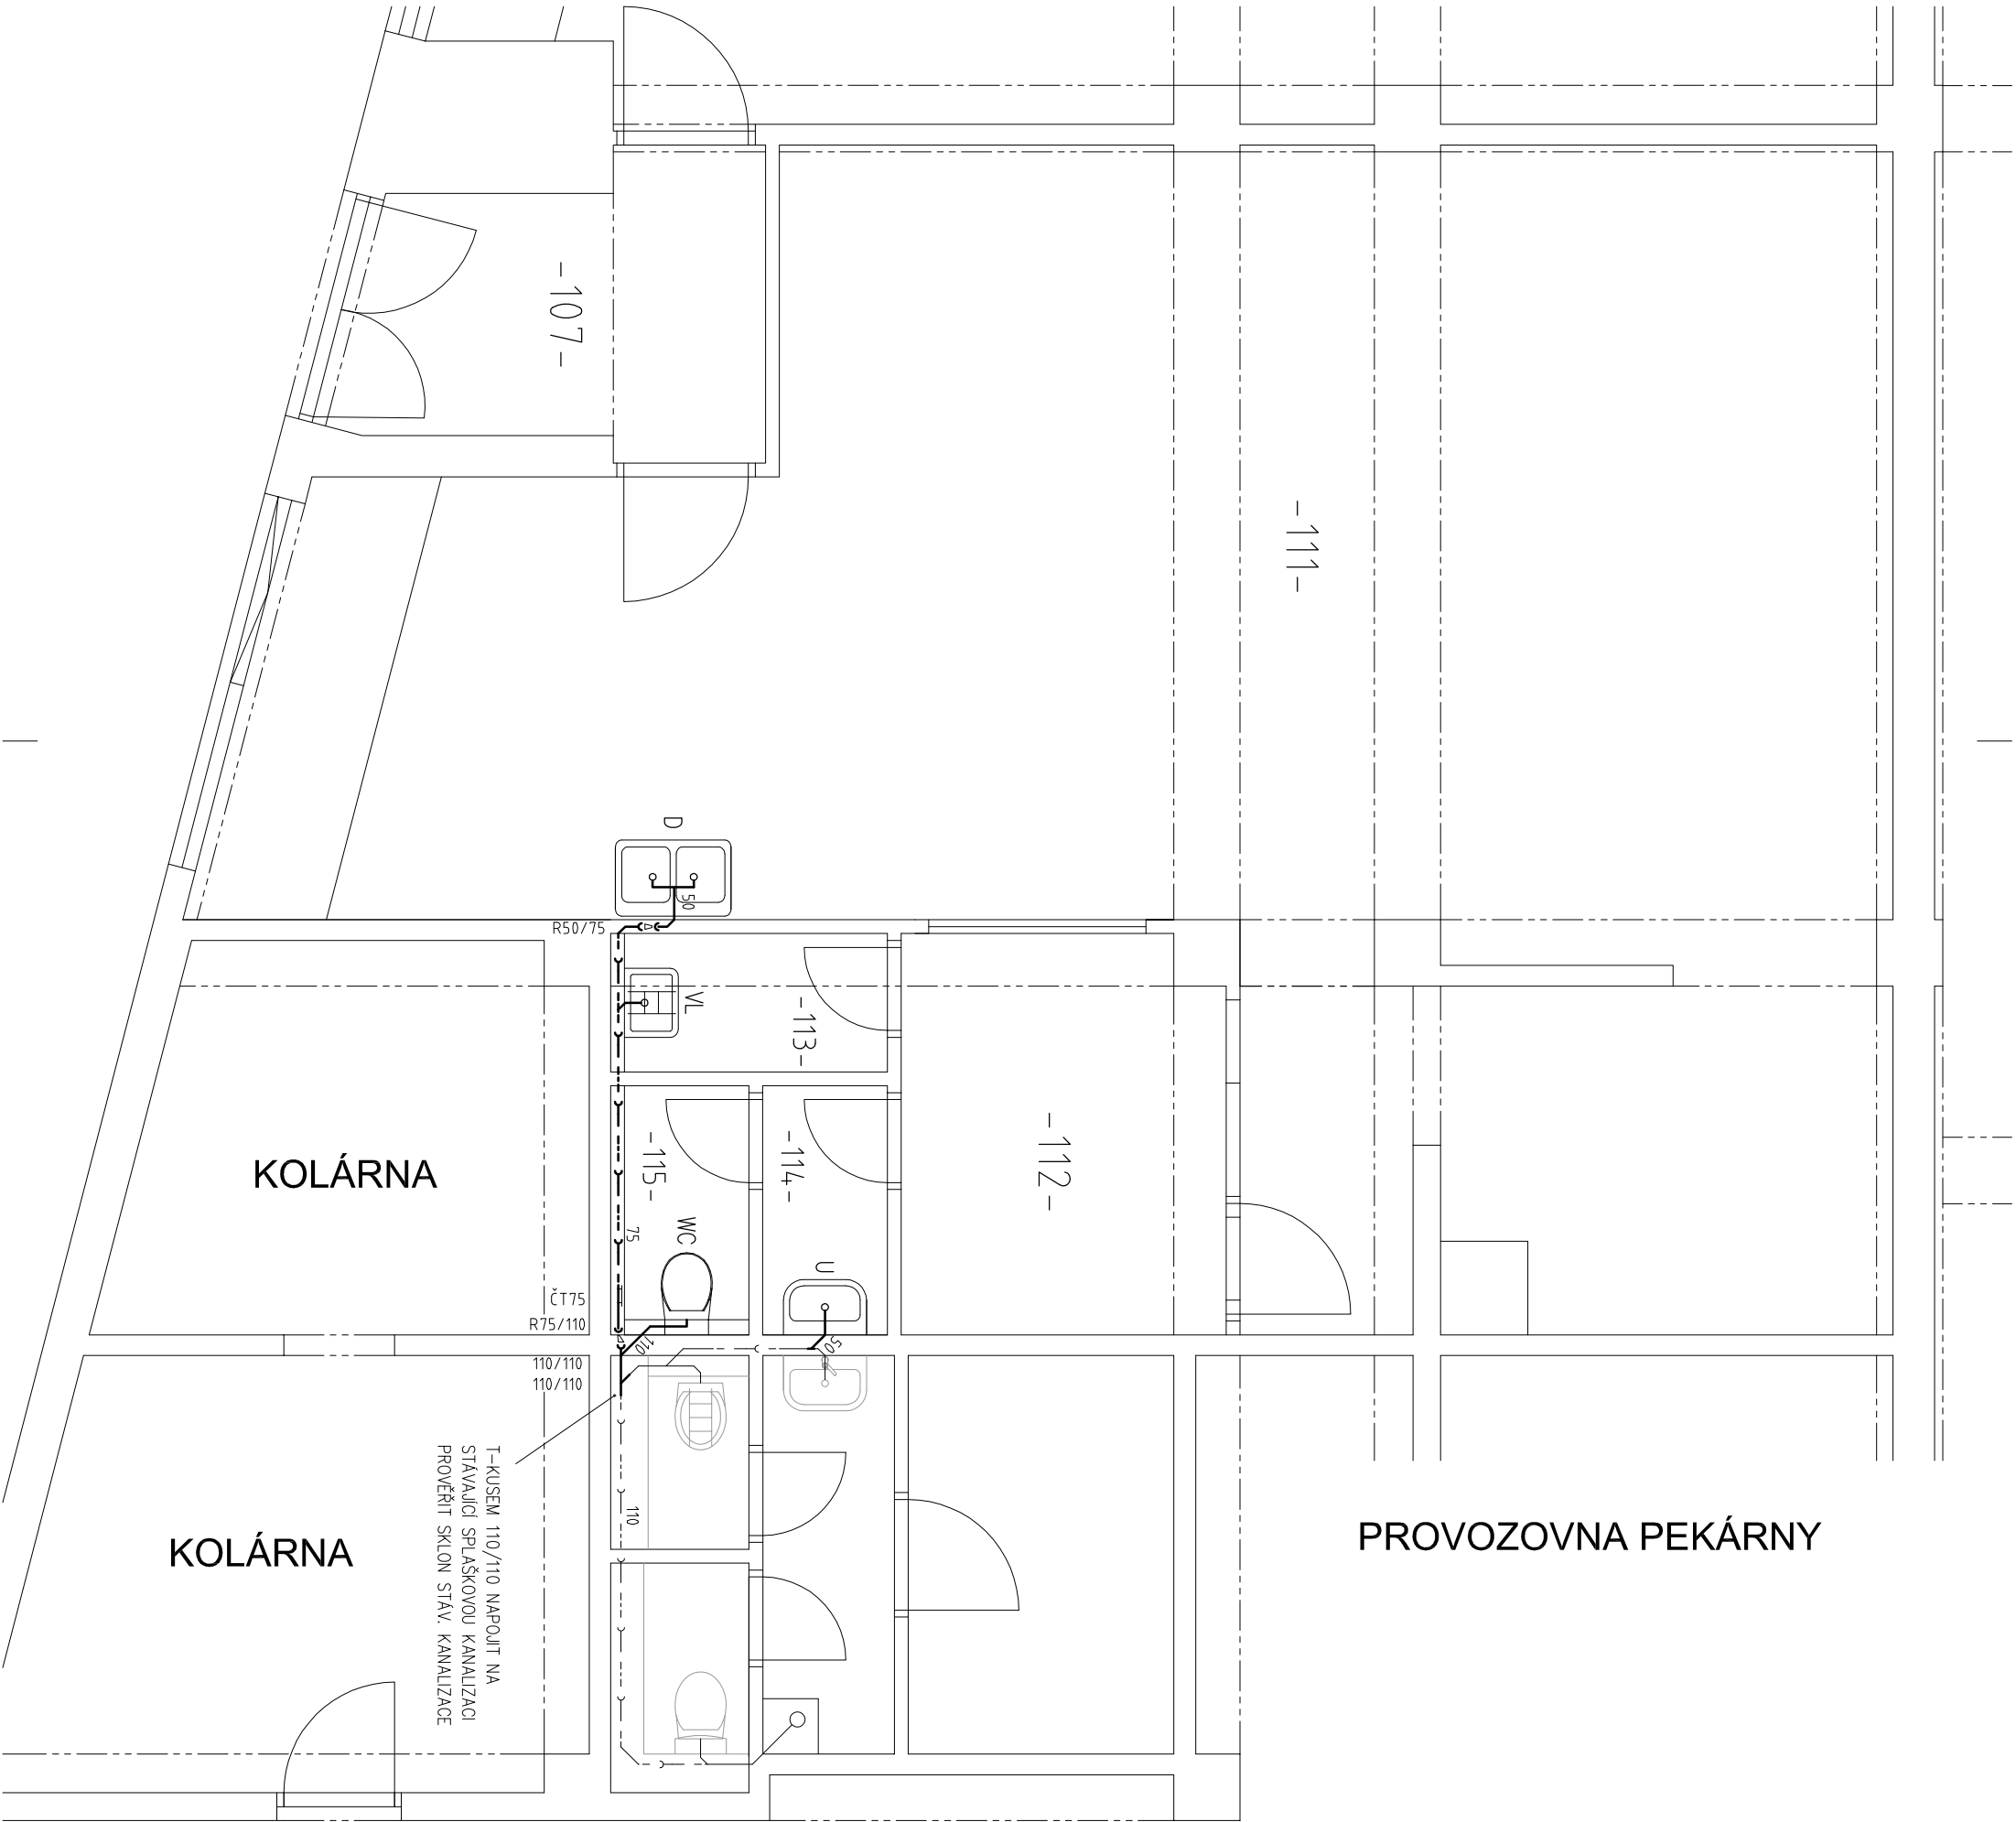


SCHODIŠTĚ K BYTŮM

PROVOZOVNA PEKÁRNY

KOLÁRNA


KOLÁRNA

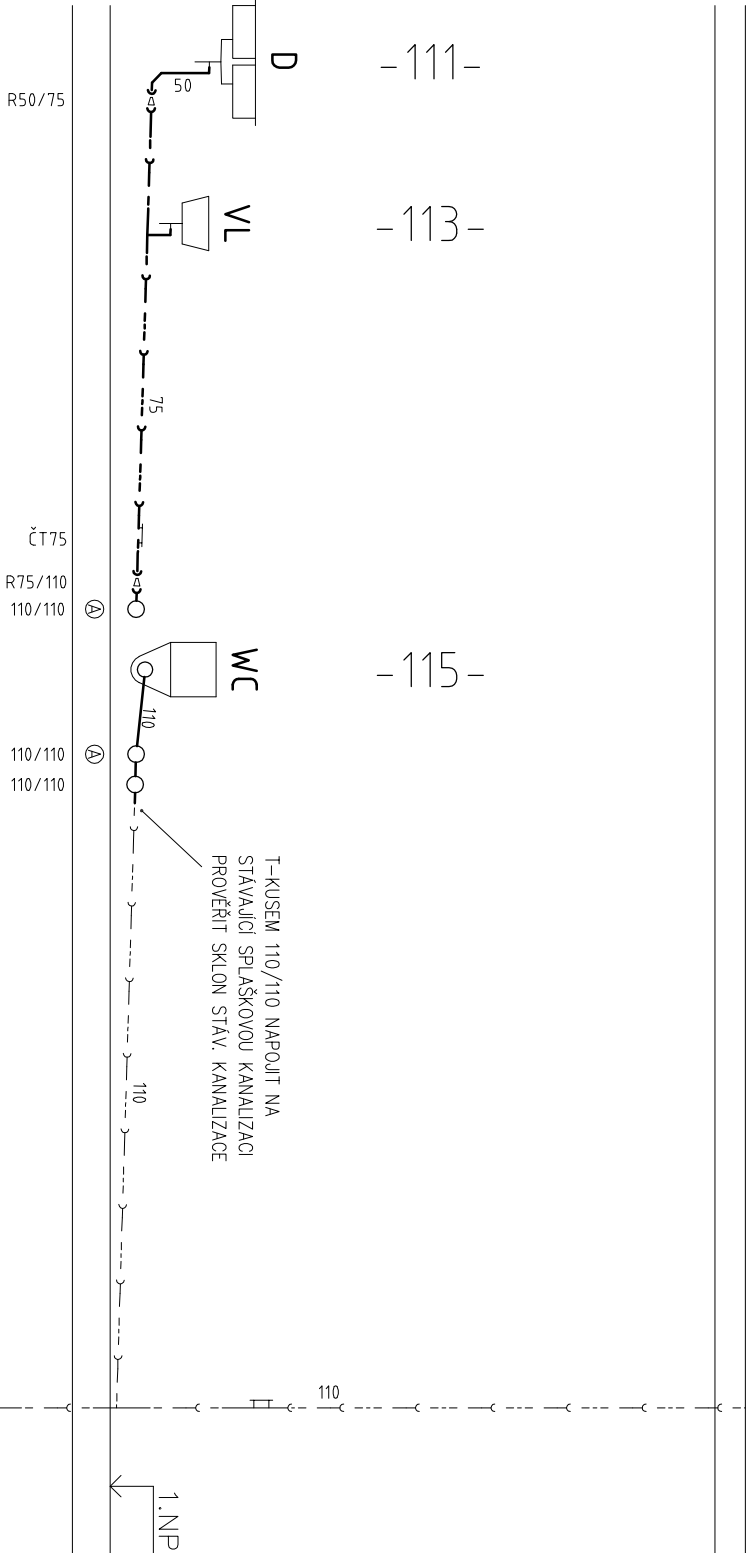

ROZVINUTÝ ŘEZ

legenda:

- STAVBU VNITŘNÍ KANALIZACE PROVÉST V SOULADU S ČSN 75 6760 A ČSN EN 12056 ZKOUŠKY VODOTĚSNOSTI PROVÉST DLE ČSN 75 6909 A ČSN EN 12056 ODPADNÍ POTRUBÍ V OBJEKTU – SYSTÉM HT, MIN. SKLON 3% ZAŘÍZOVACÍ PŘEDMĚTY DLE VÝBĚRU INVESTORA
- D DŘEZ
U UMÝVADLO
VL VÝLETKA ZAVĚSNÁ
WC ZÁCHODOVÁ MÍSA S MONT. RÁMEM A SPLACHOVAČEM
ČT ČISTICI TVAROVKA
- POTRUBÍ SPLAŠKOVÉ KANALIZACE

VED. PROJEKTANT:		VYPRACOVAL:		TERMOSEKVIS	
Ing. Vladimír Šarman		Boris Novotný		HLAVNÍ NÁM. 28, KRNŮV  +420 603 306 501	
INVESTOR: Město Krnov, IČ: 00296139				DATUM: únor 2018	
Hlavní náměstí 1, 794 01 Krnov					
AKCE		Prodejna zdravé výživy		ČÍS. ZÁK.: 1802	
				STUPEŇ: DSP	
Parc. č. 36/5 v k.ú. Krnov - Horní Předměstí				ČÍS.VÝKŘ./FORMÁT: a11/A3+	
OBSAH: ZTI - splašková kanalizace					
Půdorys 1.NP a rozvinutý řez				MĚŘÍTKO: 1:50	

