



PROVOZOVNA OBCHODU SE ZDRAVOU VÝŽIVOU

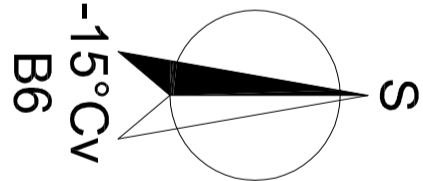

DETAIL SVODU VZT DO PODHLEDU
ŘEZ M1:20

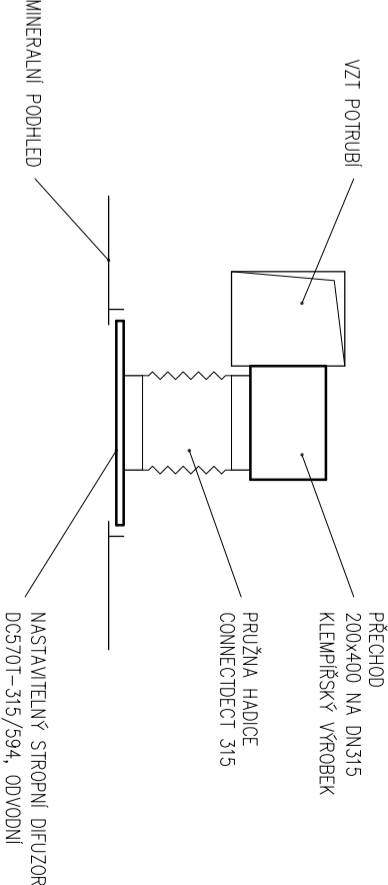

legenda:
TEPLOTNÍ SPAD TOPNÉ VODY 80/65°C
OTOPNÁ TĚLESA VIADRUS KALOR BUDOU NOVĚ NATŘENY
TPV TERMOSTATICKÝ PŘÍMÝ VENTIL
PŠ TOPENÁŘSKÉ ŠROUBENÍ PŘÍMÉ
VK NAPOUŠTĚČI A VYPOUŠTĚČI KOHOUT

PROJEKTANT: Boris Novotný		VYPRACOVAL: Boris Novotný		TERMOSEKVIS HLAVNÍ NÁM. 28. KRNÓV ☎ +420 603 306 501	
INVESTOR: Město Křnov, IČ: 00296139		DATUM: únor 2018			
Hlavní náměstí 1, 794 01 Křnov		Čís. zak.: 1802		STUPEŇ: DSP	
AKCE: Provozovna kadeřnictví		Čís. výkř./FORMÁT: b01/A3+			
Parc. č. 36/5 v k.ú. Křnov - Horní Předměstí					
OBSAH: Vytápění a vzduchotechnika		MĚŘÍTKO: 1:50 1:20			
Půdorys 1.NP					