



PŮDORYS STŘECHY

M 1:50

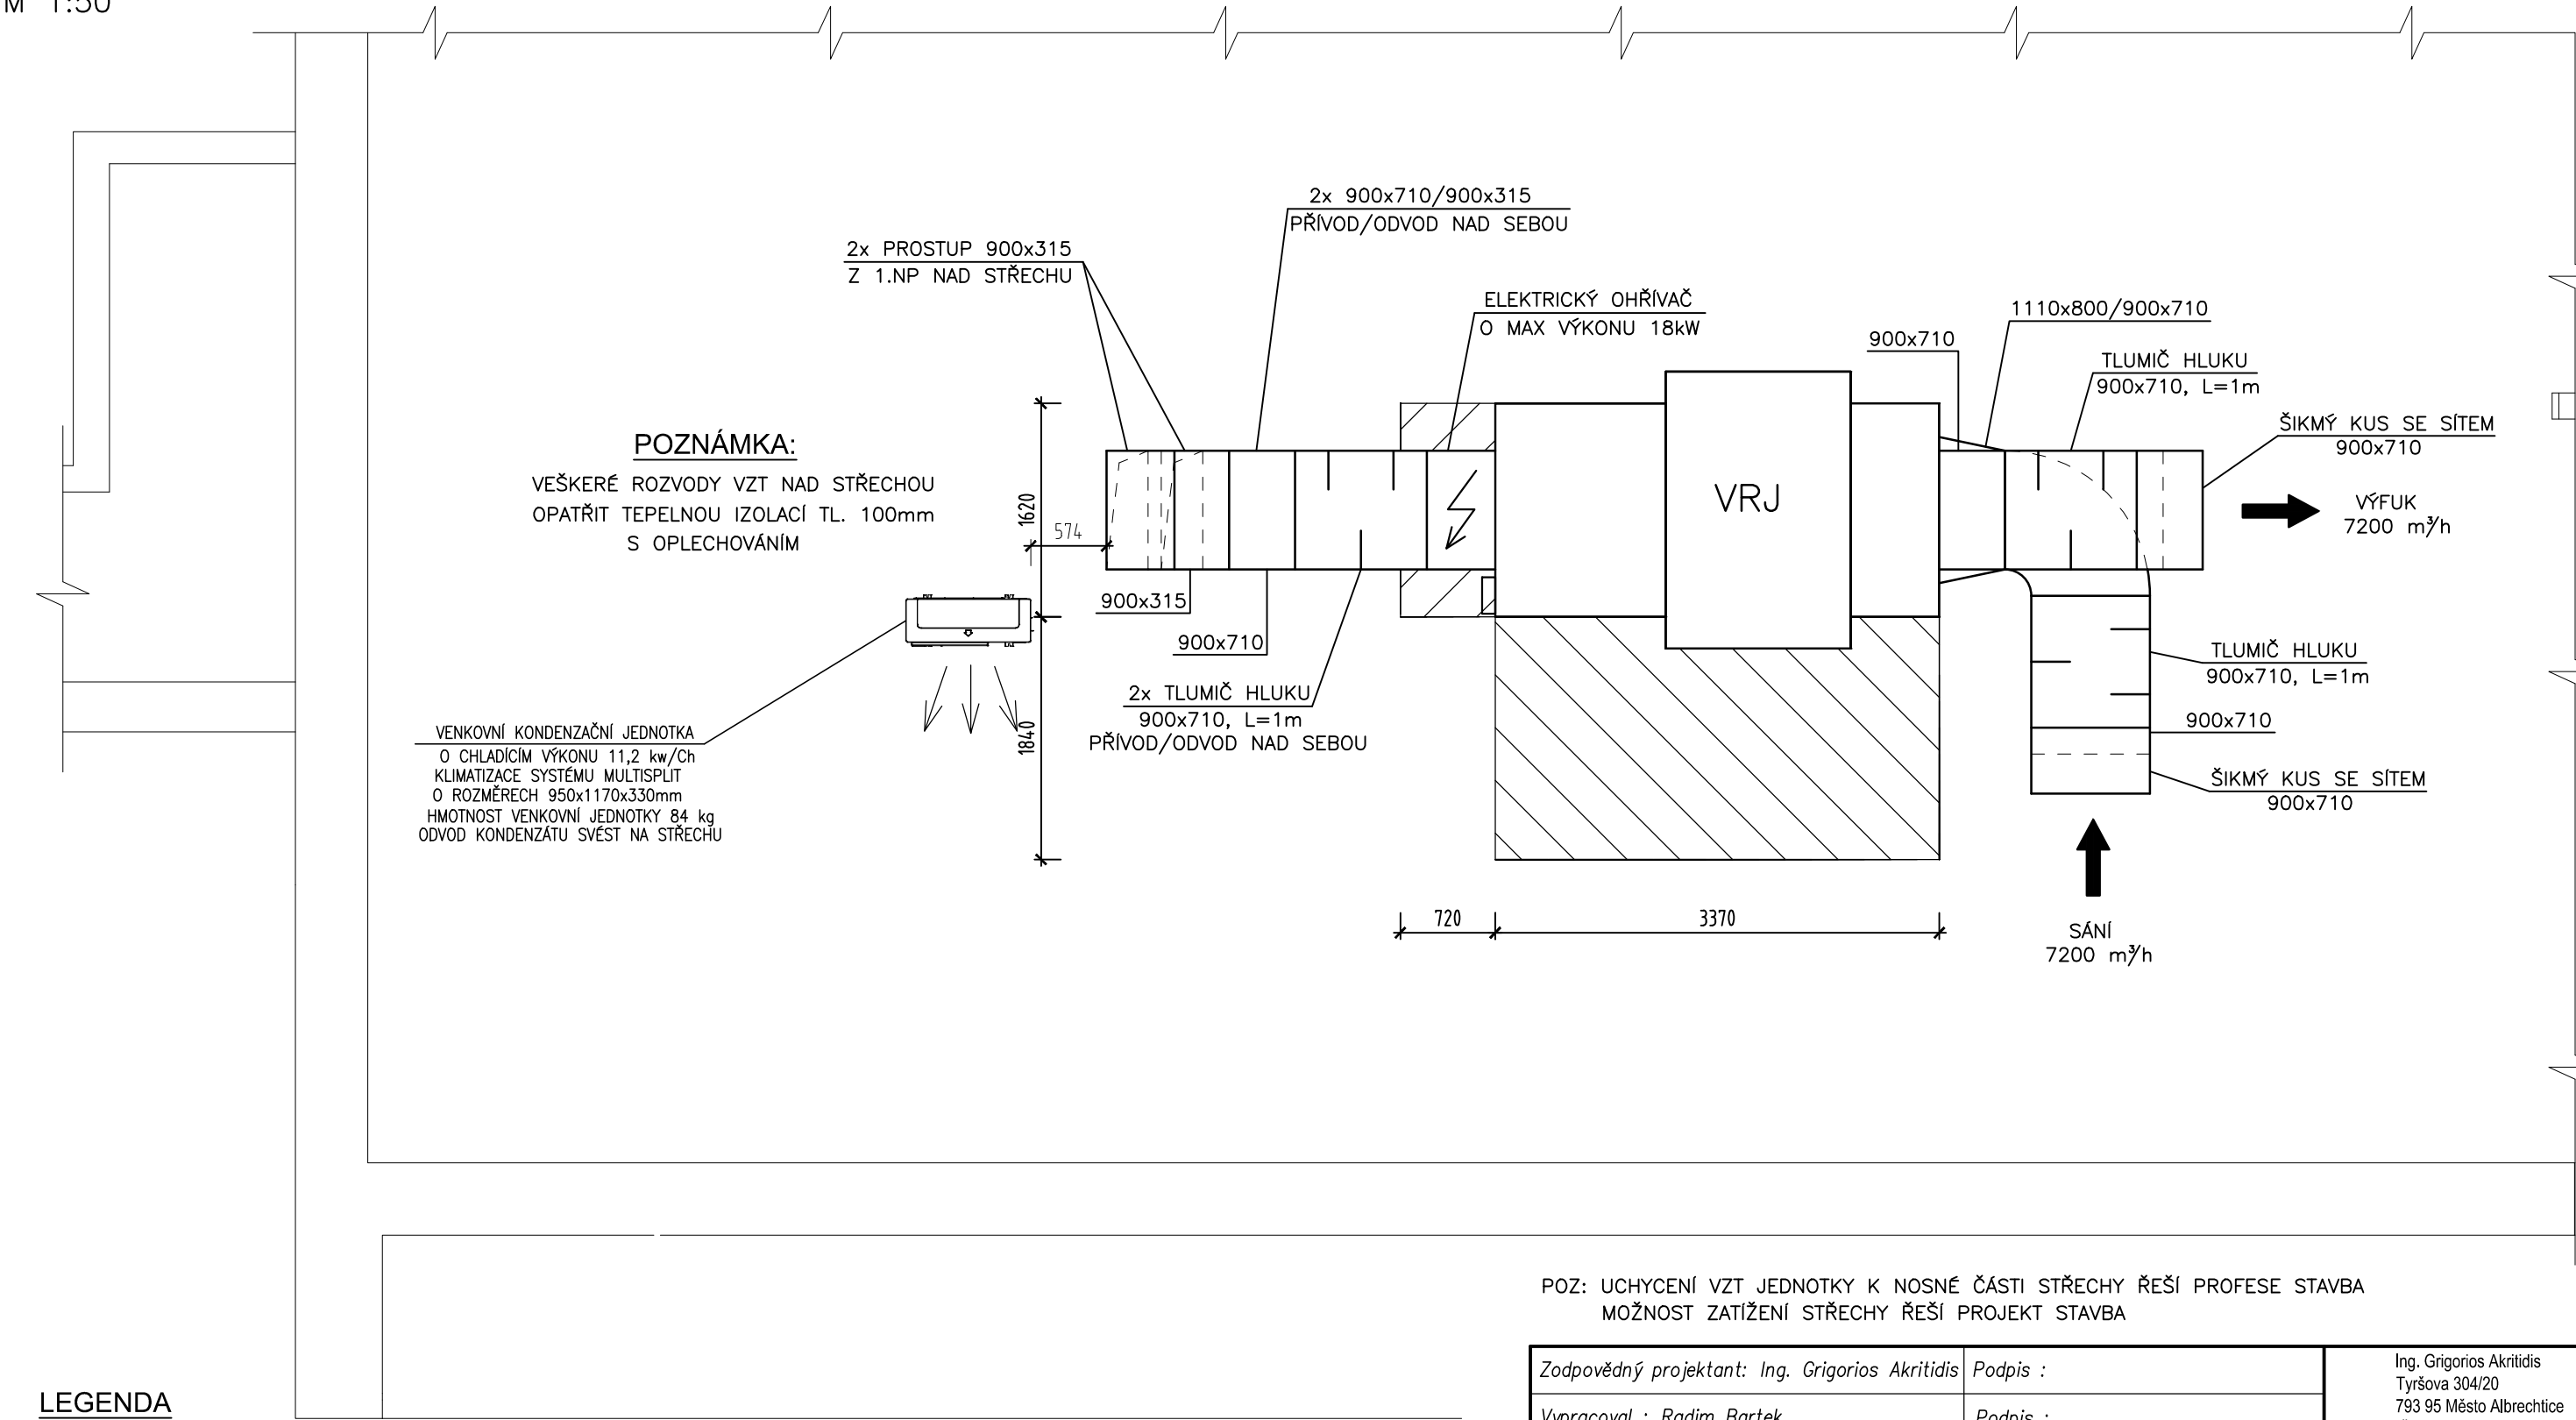

LEGENDA

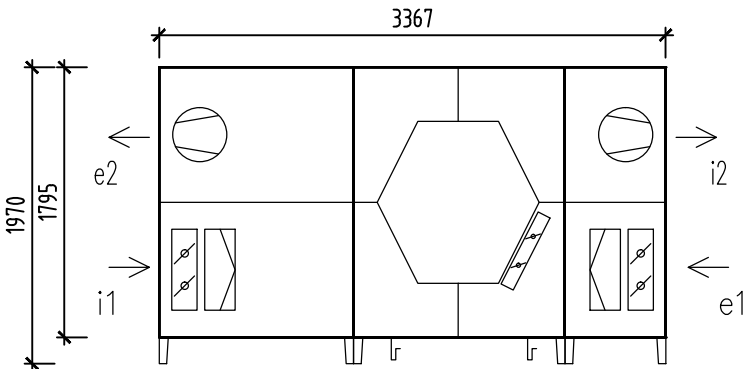

VRJ

VZDUCHOTECHNICKÁ NÁSTŘEŠNÍ REKUPERAČNÍ JEDNOTKA
PRO PRŮTOK VZDUCHU 7200m³/h, S BY-PASSOVOU KLAPKOU,
KLAPKAMI NA HRDLECH e1 A i1, S PROTIMRAZOVOU OCHRANOU,
NAPŘ.: ATREA DUPLEX 7500 Multi Eco-N A S EXTERNÍM EL.
OHŘÍVAČEM O VÝKONU MAX 18kW, NAPŘ.: EPO-V 600x500/45,0
VÁHA JEDNOTKY 1400 kg vč. POTRUBÍ

e1 SÁNÍ ČERSTVÉHO VENKOVNÍHO VZDUCHU
e2 VÝSTUP ČERSTVÉHO FILTROVANÉHO VZDUCHU
i1 SÁNÍ ODPADNÍHO VZDUCHU
i2 VÝSTUP ODPADNÍHO VZDUCHU

POZ: UCHYCENÍ VZT JEDNOTKY K NOSNÉ ČÁSTI STŘECHY ŘEŠÍ PROFESE STAVBA
MOŽNOST ZATÍŽENÍ STŘECHY ŘEŠÍ PROJEKT STAVBA

Zodpovědný projektant: Ing. Grigorios Akritidis	Podpis :	Ing. Grigorios Akritidis Tyršova 304/20 793 95 Město Albrechtice IČ:88652548 projekční, inženýrská činnost
Vypracoval : Radim Bartek	Podpis :	
Investor: Město Krnov, Hlavní Náměstí 96/1, 794 01 Krnov		
Kraj: MORAVSKOSLEZSKÝ		
Akce : MŠ Karla Čapka – stavební úpravy kuchyně a zázemí – aktualizace PD		Číslo zakázky : 11/2018
		Měřítko : 1:50
		Datum : 01/2019
		Formát : A3
		Stupeň : Dokumentace pro provádění stavby
Část : D.1.4 TECHNIKA PROSTŘEDÍ STAVEB		Č. výkresu : D.1.4–B2
Obsah : VZDUCHOTECHNIKA		
Název : PŮDORYS STŘECHA		