
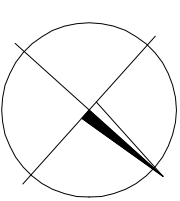


PUDORYS 1. NP

M 1:75

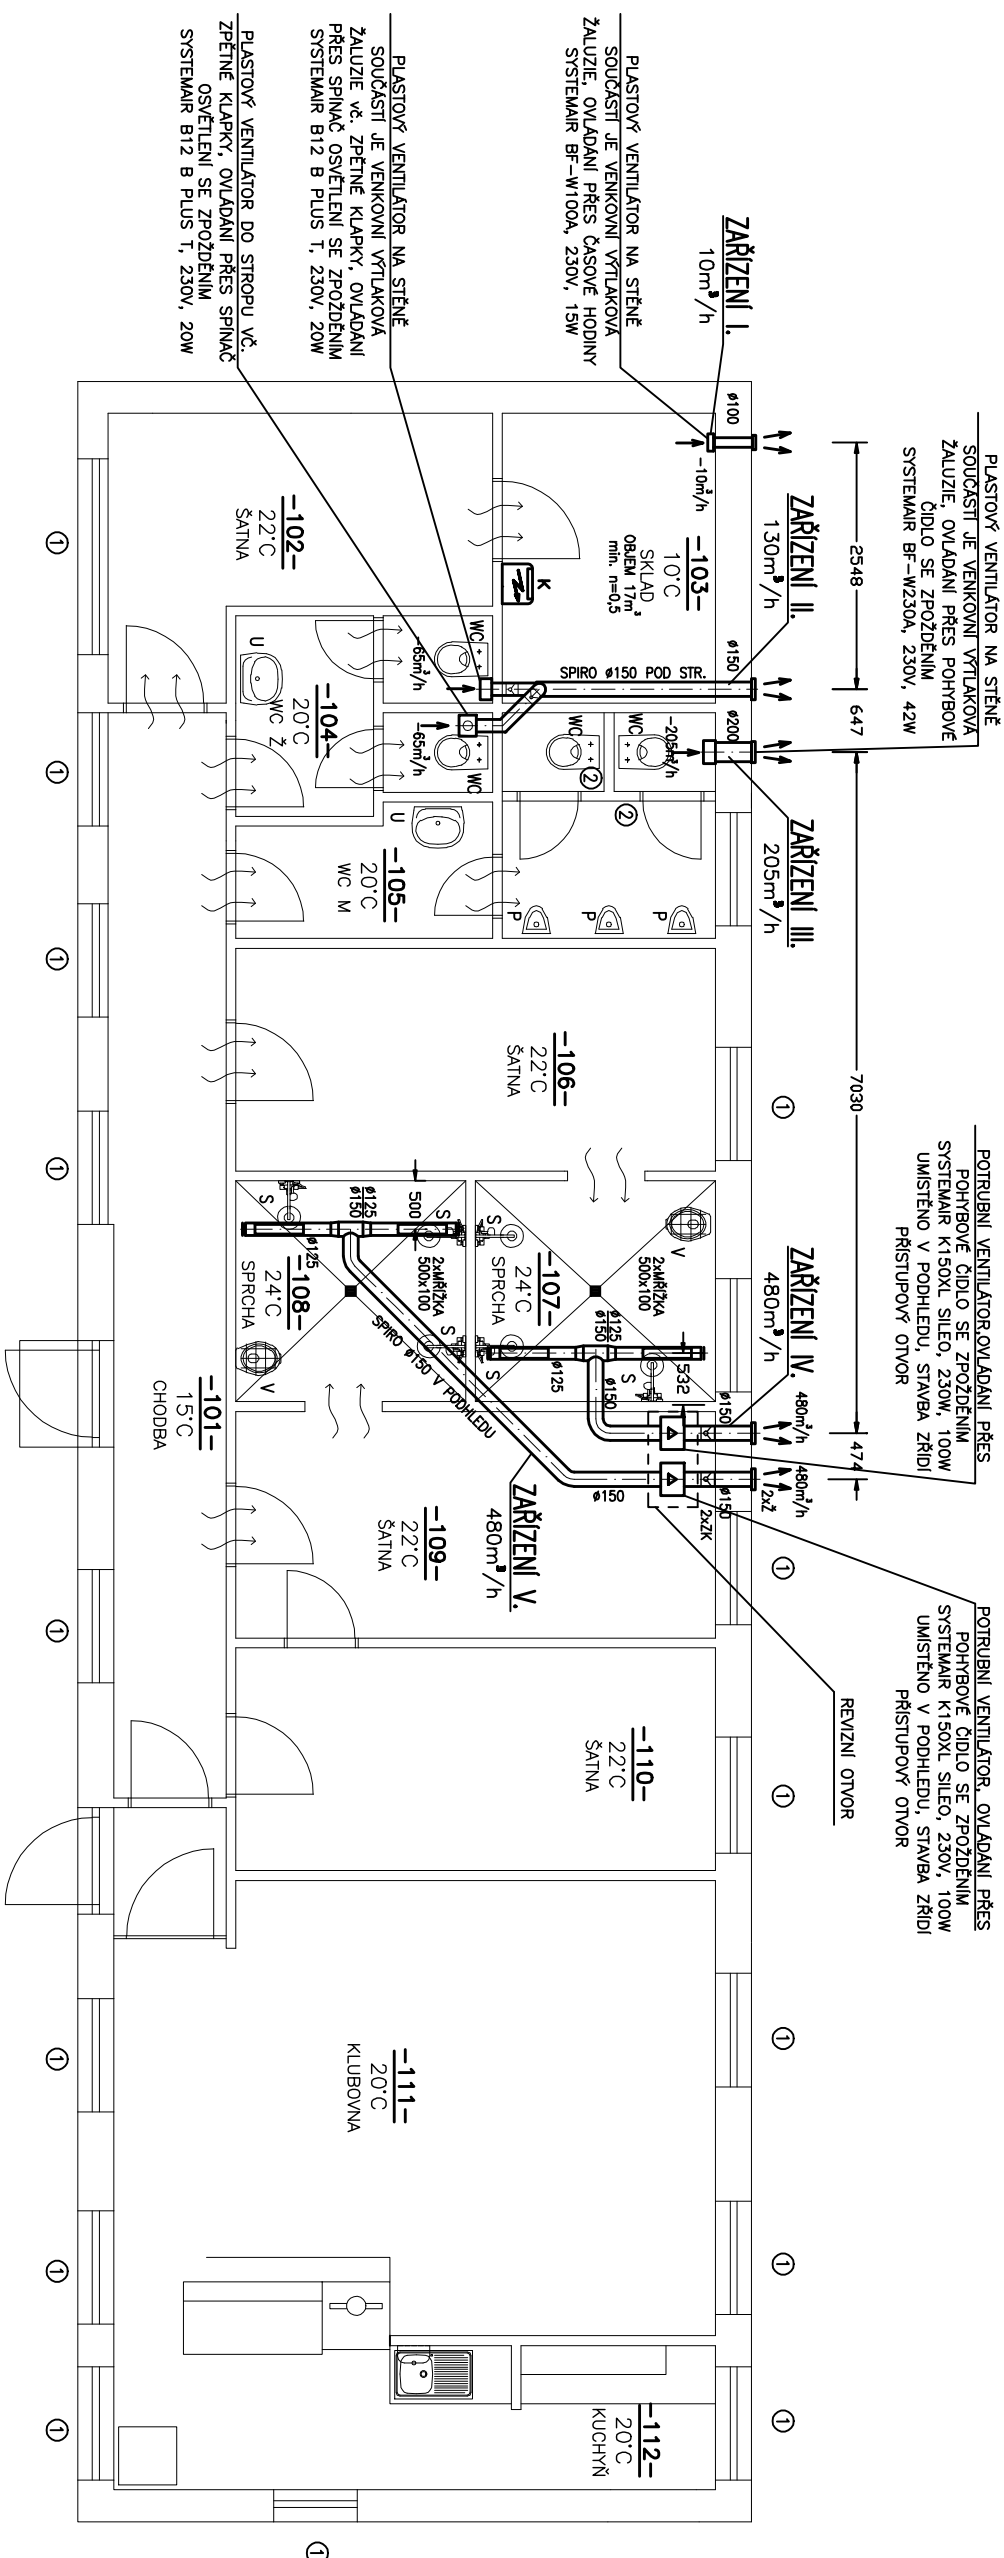

LEGENDA:

107 **ČÍSLO MÍSTNOSTI**
20°C **VÝPOČTOVÁ TEPLOTA**
ŠATNA **ÚČEL MÍSTNOSTI**

U UMYVADLO 30 m³/h
 WC ... KLOZET 50 m³/h
 V VÝLETKA 30 m³/h
 S SPRCHA 150 m³/h
 P PISOÁŘ 25 m³/h
 Ž ŽALUZIE NA FASADĚ
 ZK ... ZPĚTNÁ TĚSNÁ KLAPKA

DVEŘE BEZ PRAHU SE PSÁROU 20 mm

① ZÁKLADNI HYGIENICKÉ MINIMUM JE
 ZABEZPEČENO PŘIROZENÝM VĚTRÁNÍM
 – OKNY; n=0,5 VÝMĚNY/HOD
 ② PŘÍČKA DO VÝŠKY 2,1m

K ELEKTROKOTEL 18kW

Zodpovědný projektant: Radim Bartek	Podpis :
Vypracoval : Radim Bartek	Podpis :
Investor: MĚSTO KRNOV, HLAVNÍ NÁMĚSTÍ 96/1, 794 01 KRNOV	
Kraj: MORAVSKOSLEZSKÝ	Stavební úřad: Krnov
Akce : STAVEBNÍ ÚPRAVY KABIN FOTBALOVÉHO KLUBU TJ SOKOL CHOMÝŽ, parc.č. 708, k.ú. KRASNÉ LOUČKY	
Část : D.1.4.2 TECHNIKA PROSTŘEDÍ STAVEB	
Obsah : VZDUCHOTECHNIKA	
Název : PŮDORYS 1. NP	

RADIM BARTEK
 Jerlochovice 160
 742 45 Fulnek
 Tel./fax: 604 652 254
 email: r.bartek@email.cz

Číslo zakázky : 39/2018
Měřítko : 1:75
Datum : 08/2018
Formát : A3
Stupeň : TECHNICKÁ POMOC

Č. výkresu : **D.1.4.2-B1**