
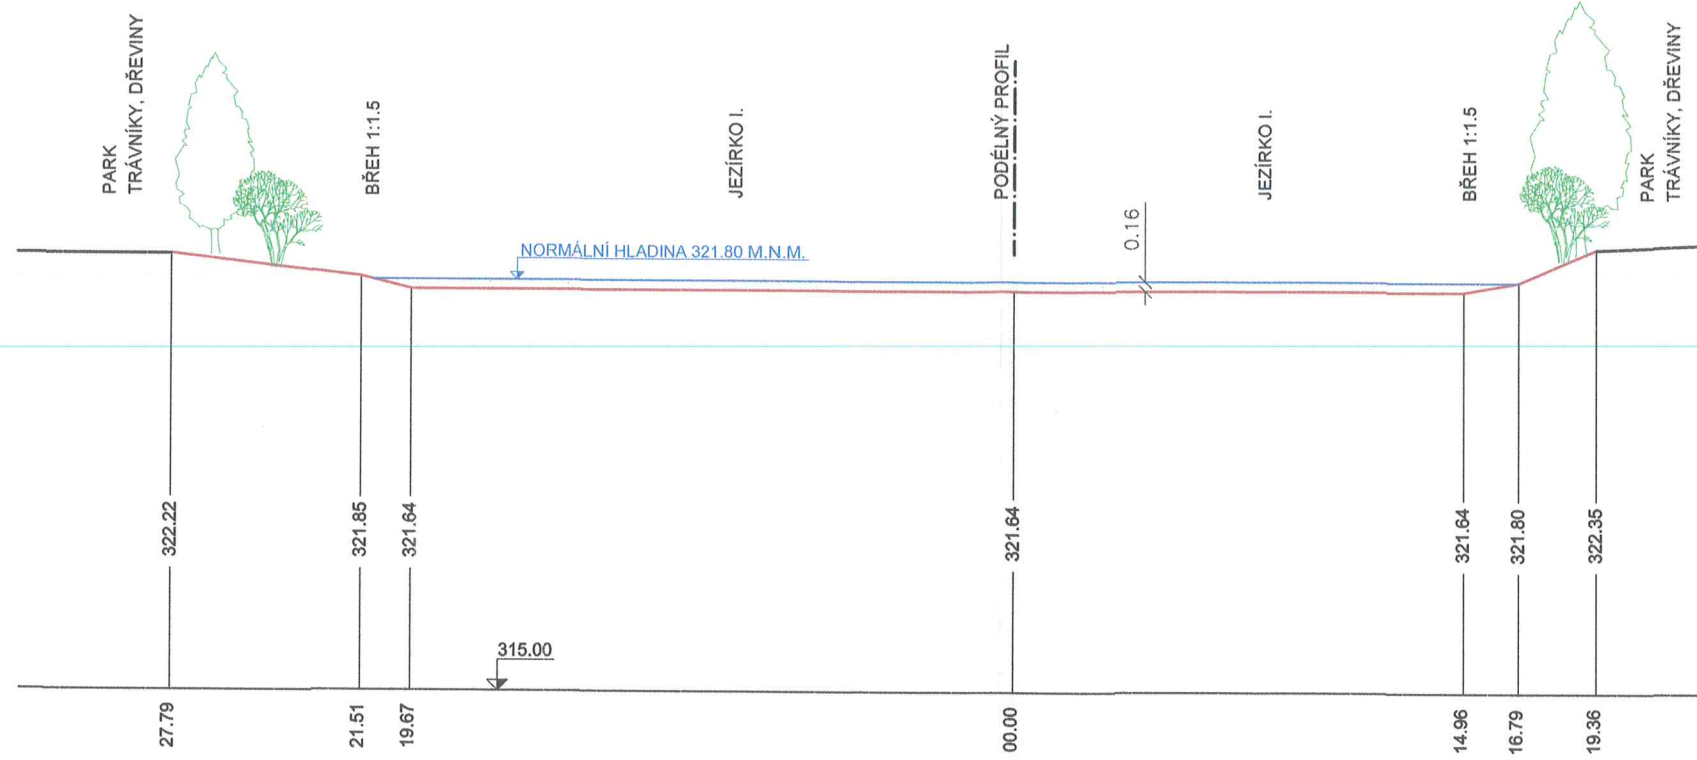
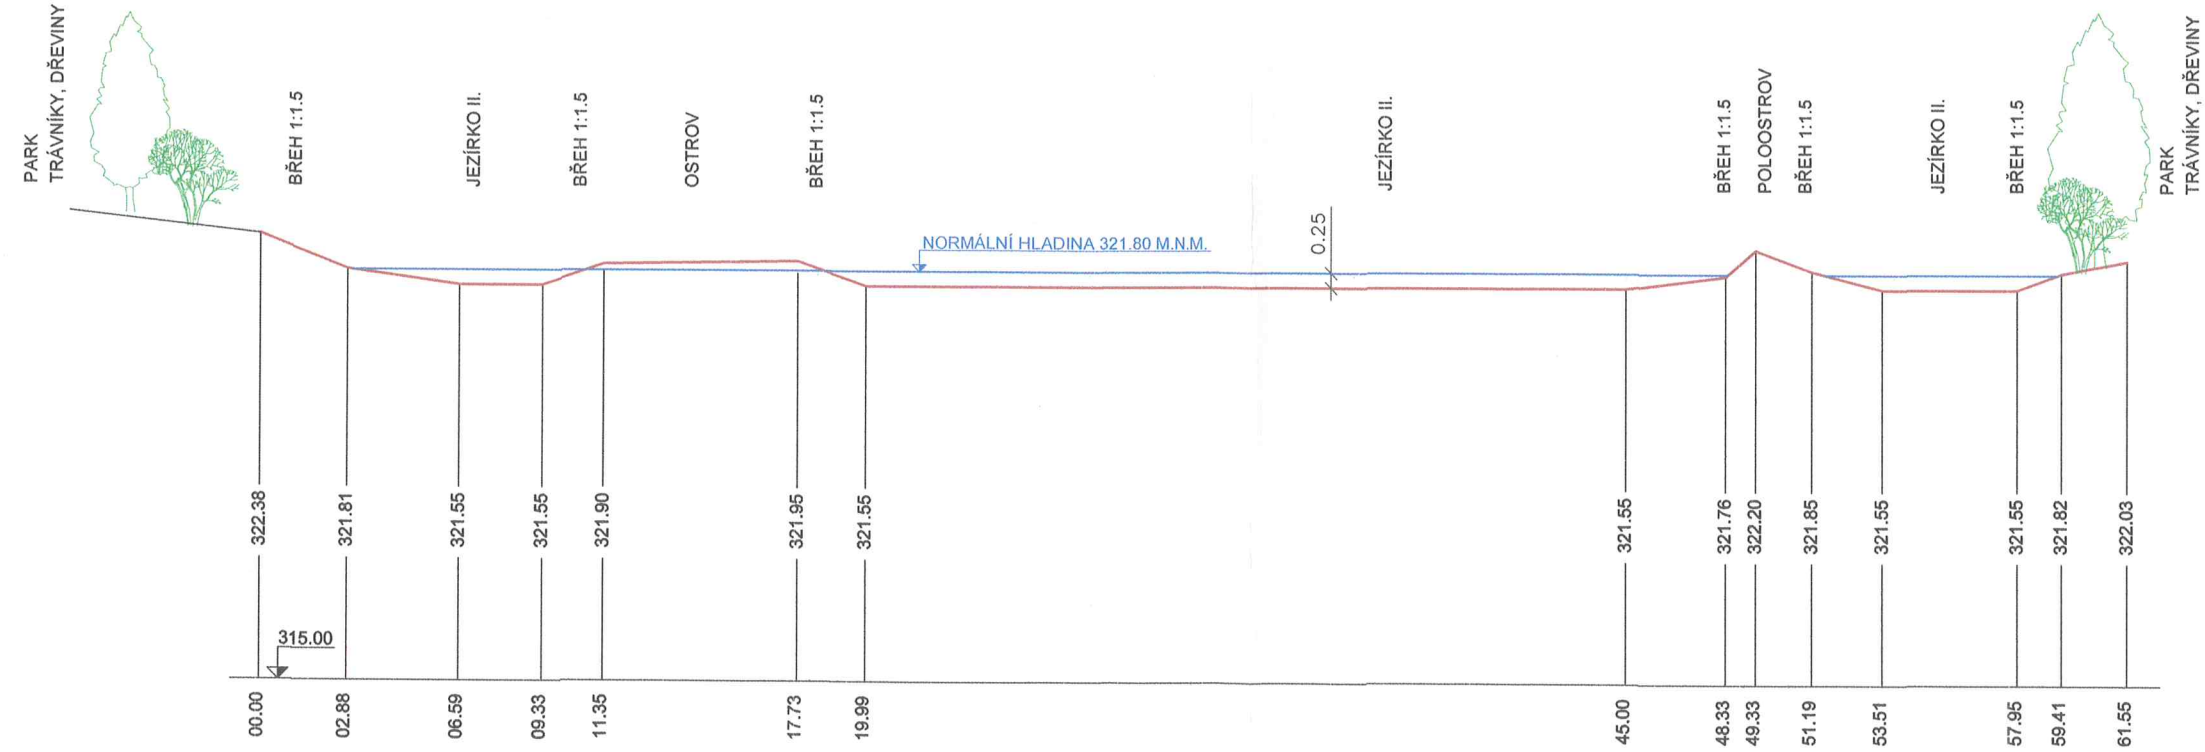


<div>Ing. Petr Götthans ÚPRAVY A OCHRANA KRAJINY</div> <div>ING. PETR GÖTTHANS KOSMONAUTŮ 1028/7 779 00 OLOMOUC</div> <div>602 526 415 petr@gotthans.cz</div> <div>IČO: 649 52 053 DIČ: CZ 610922 1437 ČKAIT: 1201327</div>	PROJEKTANT ING. PETR GÖTTHANS	STUPEŇ DOKUMENTACE PASPORT STAVBY	
	INVESTOR MĚSTO KRNOV HLAVNÍ NÁMĚSTÍ 1, 794 01 KRNOV	MÍSTO STAVBY K.Ú. OPAVSKÉ PŘEDMĚSTÍ	
	PROJEKT VODNÍ NÁDRŽ V CHÁŘOVSKÉM PARKU, KRNOV	ZAKÁZKA 550/17	
		FORMÁT 2A₄	
		MĚŘÍTKO 1:250	
	DATUM 12/2017		
VÝKRES PŘÍČNÉ ŘEZY	ČÍSLO D.6.	PARÉ 1	


ŘEZ A - A'




ŘEZ B - B'




ŘEZ C - C'

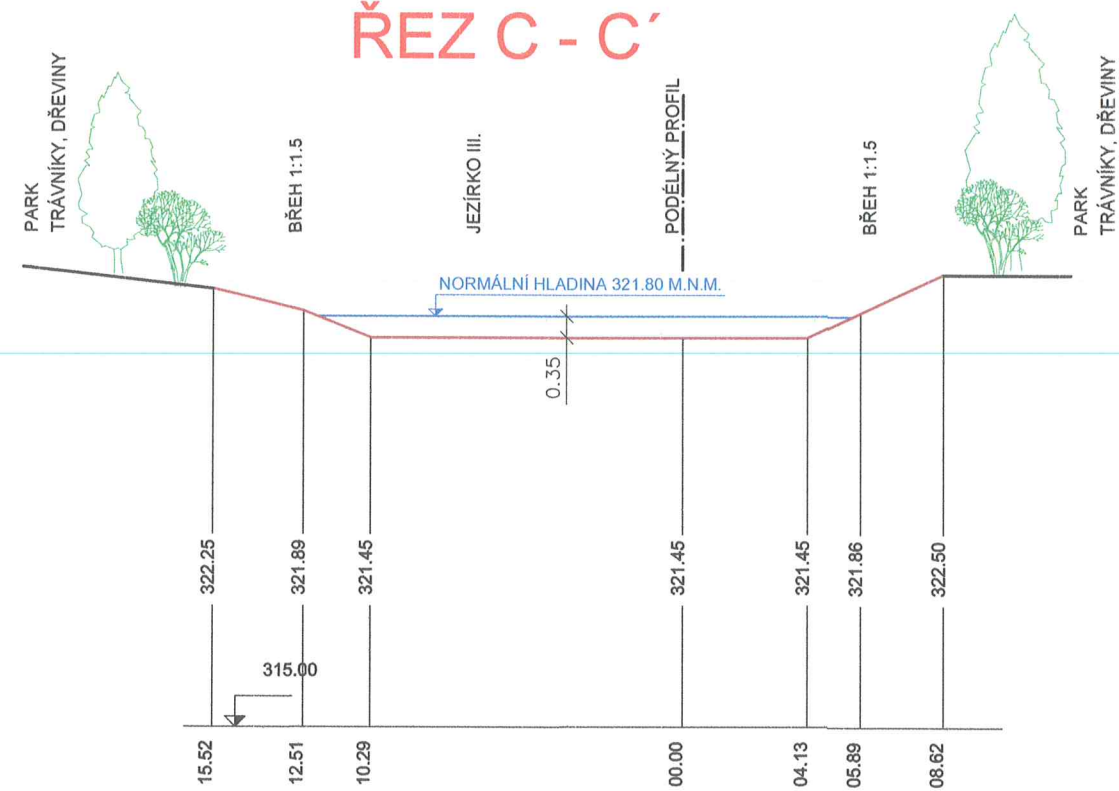

ŘEZ D - D'

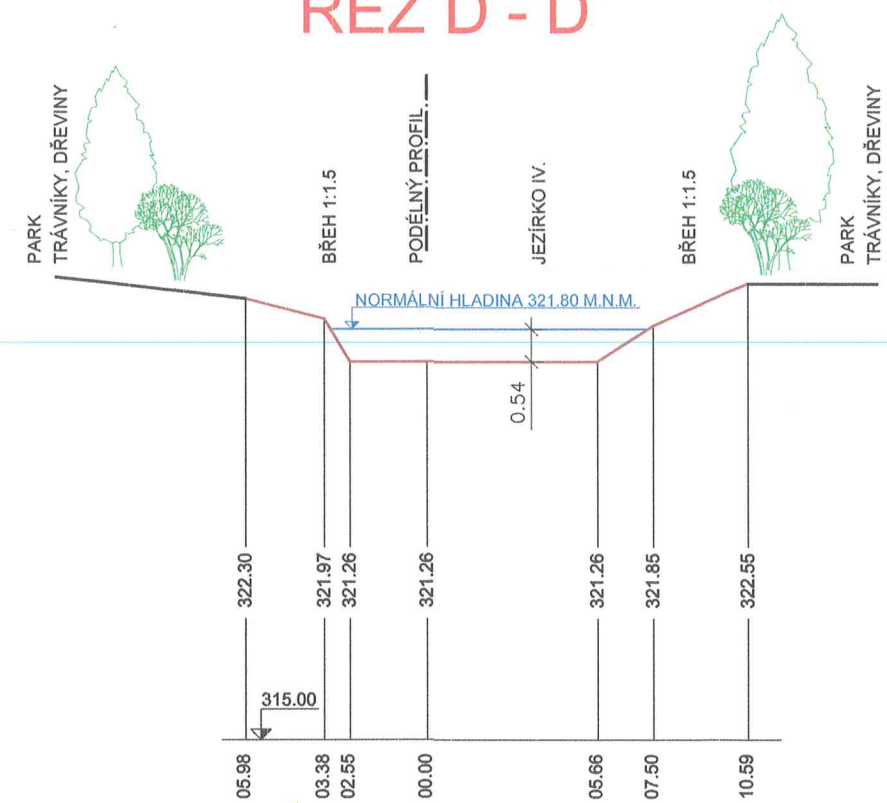

ŘEZ E - E'

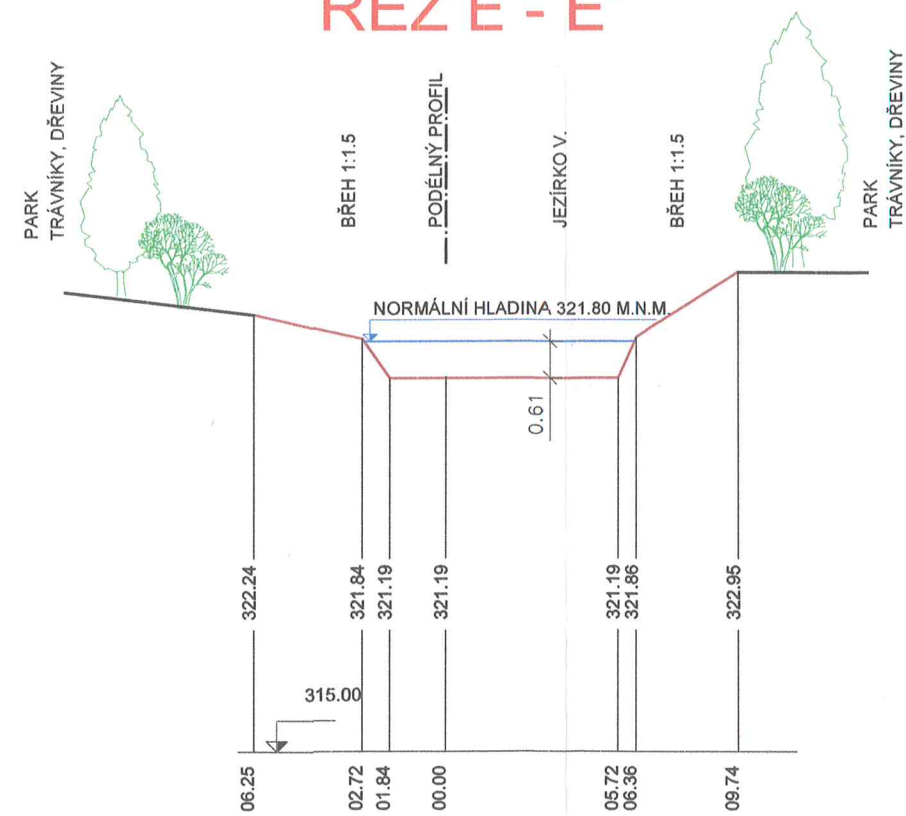


VODNÍ NÁDRŽ V CHÁŘOVSKÉM PARKU, KRNOV

K.Ú. OPAVSKÉ PŘEDMĚSTÍ


VÝPUSTNÝ OBJEKT

1:25


ŘEZ A - A'

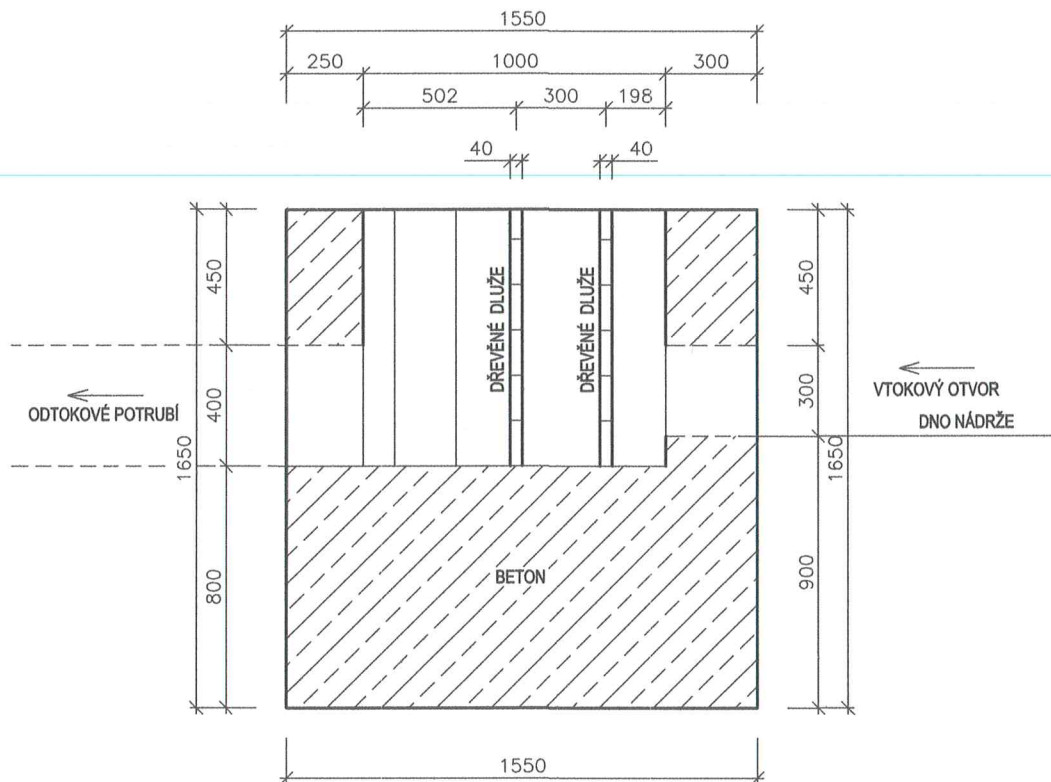

ŘEZ B - B'

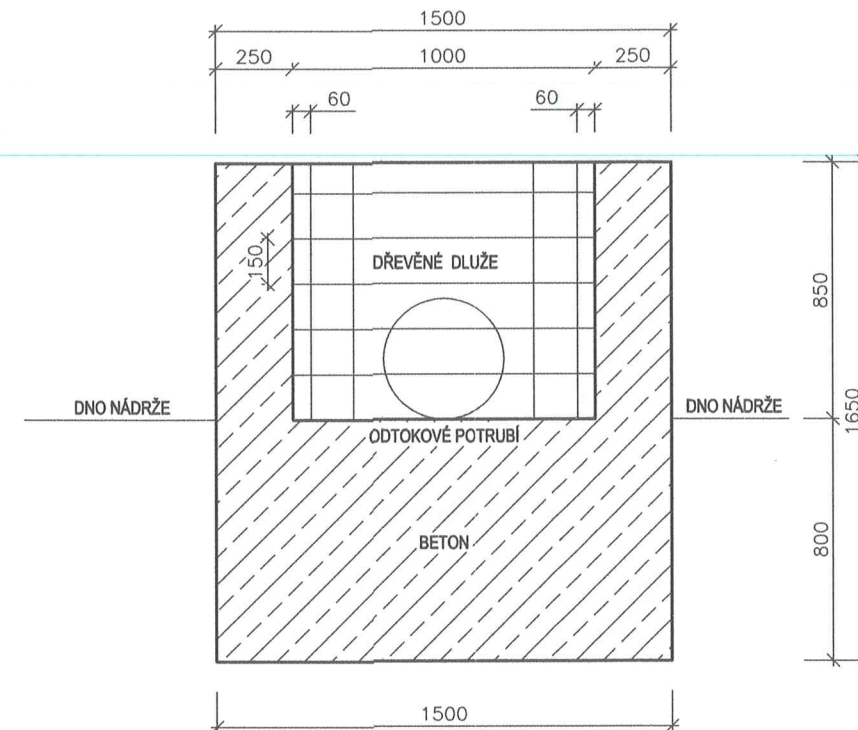


PŮDORYS

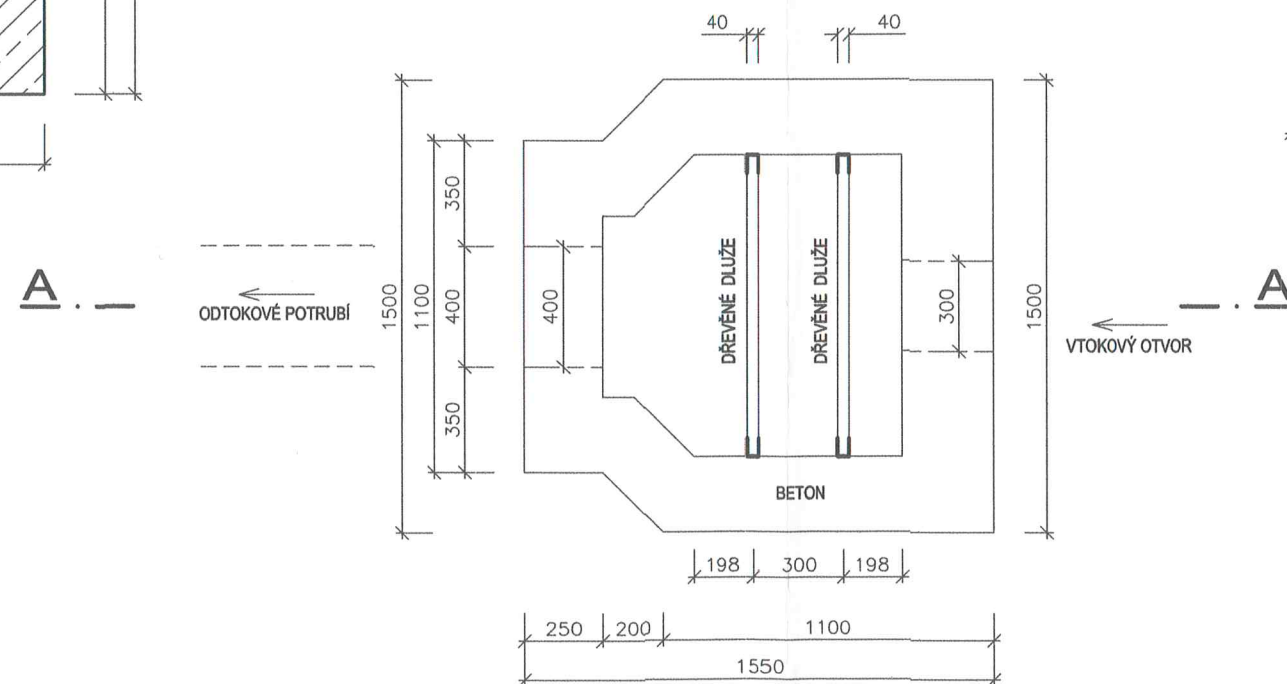


Ing. Petr Götthans
ÚPRAVY A OCHRANA KRAJINY
Kosmonautů 7, 779 00 Olomouc
Tel.: 602 526 415
E-mail: gotthans@cmall.cz
IČ: 649 52 053

 ING. PETR GÖTTTHANS KOSMONAUTŮ 1028/7 779 00 OLOMOUČ 602 526 415 petr@gotthans.cz IČO: 649 52 053 DIČ: CZ 610922 1437 ČKAIT: 1201327	PROJEKTANT ING. PETR GÖTTTHANS	STUPEŇ DOKUMENTACE PASPORT STAVBY	
	INVESTOR MĚSTO KRNOV HLAVNÍ NÁMĚSTÍ 1, 794 01 KRNOV	MÍSTO STAVBY K.Ú. OPA VSKÉ PŘEDMĚSTÍ	
	PROJEKT VODNÍ NÁDRŽ V CHÁŘOVSKÉM PARKU, KRNOV	ZAKÁZKA 550/17	FORMÁT 2A4
	VÝKRES VÝPUSTNÝ OBJEKT	MĚŘÍTKO 1:25	DATUM 12/2017
		ČÍSLO D.7.	PARÉ 1


VODNÍ NÁDRŽ V CHÁŘOVSKÉM PARKU, KRNOV
K.Ú. OPAVSKÉ PŘEDMĚSTÍ
STUPEŇ A ODBĚRNÝ OBJEKT
1:100

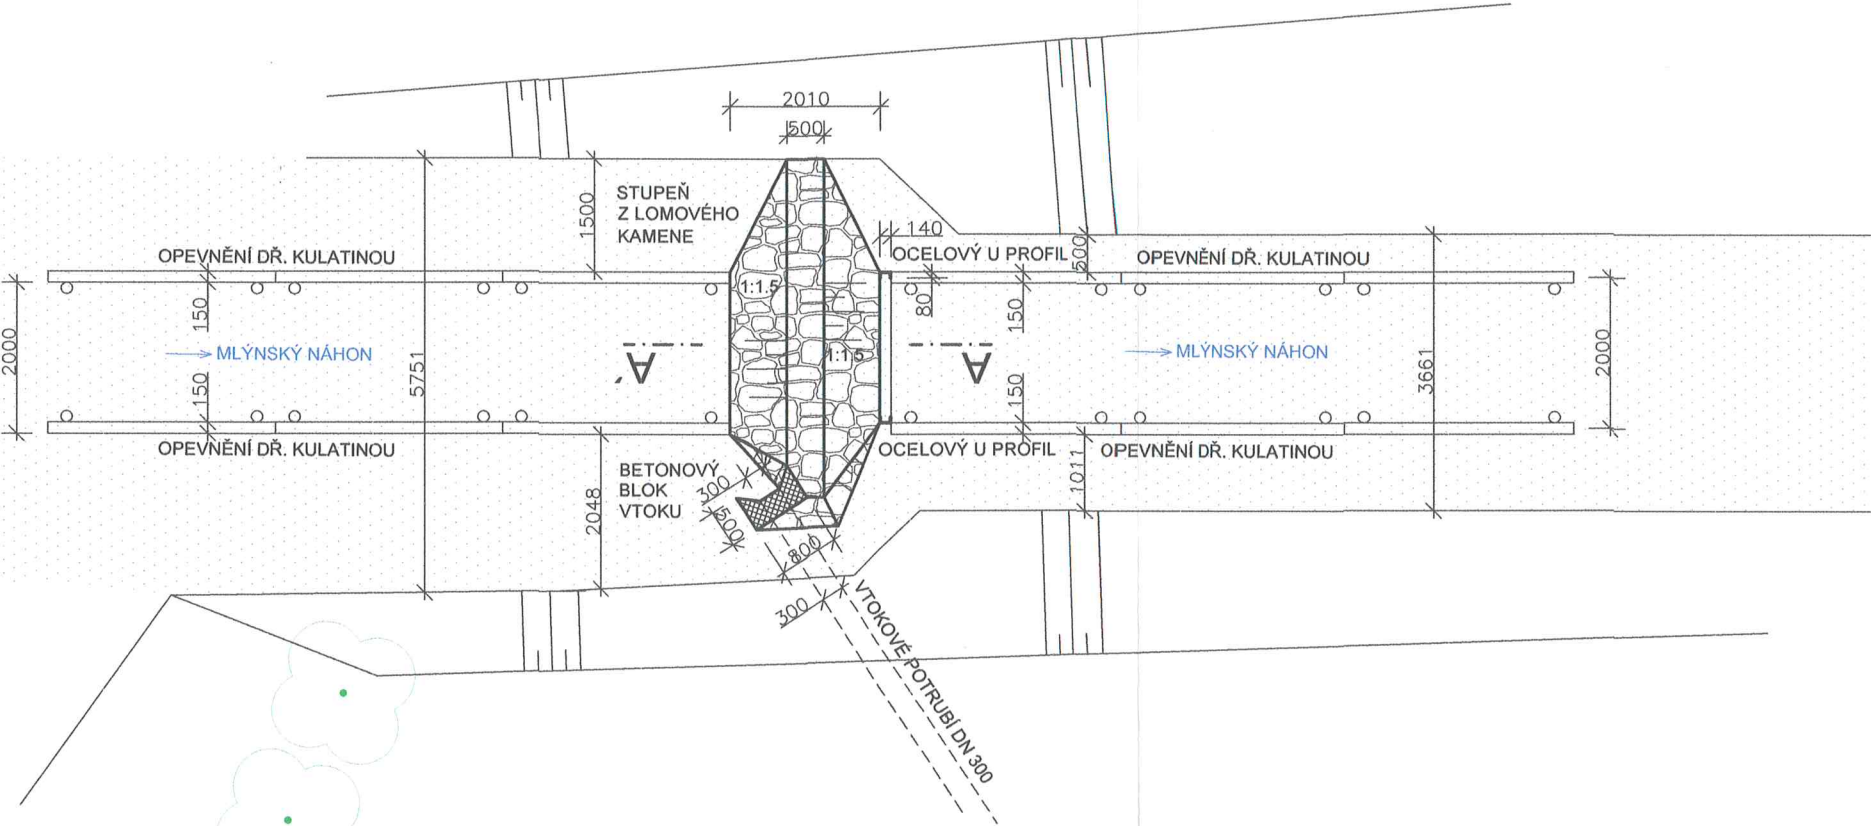

ŘEZ A - A'

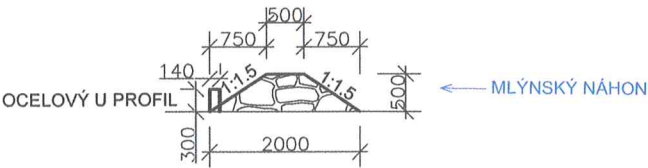

Ing. Petr Götthans
ÚPRAVY A OCHRANA KRAJINY
Kosmonautů 7, 779 00 Olomouc
Tel.: 602 526 415
E-mail: gotthans@cmell.cz
IČO: 649 52 053

 Ing. Petr Götthans ÚPRAVY A OCHRANA KRAJINY ING. PETR GÖTTHANS KOSMONAUTŮ 1028/7 779 00 OLMOUC 602 526 415 petr@gotthans.cz IČO: 649 52 053 DIČ: CZ 610922 1437 ČKAIT: 1201327	PROJEKTANT ING. PETR GÖTTHANS	STUPEŇ DOKUMENTACE PASPORT STAVBY	
	INVESTOR MĚSTO KRNOV HLAVNÍ NÁMĚSTÍ 1, 794 01 KRNOV	MÍSTO STAVBY K.Ú. OPAVSKÉ PŘEDMĚSTÍ	
	PROJEKT VODNÍ NÁDRŽ V CHÁŘOVSKÉM PARKU, KRNOV	ZAKÁZKA 550/17	FORMÁT 2A4
	VÝKRES STUPEŇ A ODBĚRNÝ OBJEKT	MĚŘÍTKO 1:100	DATUM 12/2017
		ČÍSLO D.8.	PARÉ 1