



- LEGENDA INŽ. SÍTÍ:**
STÁVAJÍCÍ SÍTĚ:
 - NOVÁ SPLAŠKOVÁ KANALIZACE dle PD firmy "KONEKO"
 - STÁVAJÍCÍ VODOVOD
 - STÁVAJÍCÍ NADZEMNÍ "NN"
 - STÁVAJÍCÍ TELEKOM. KABEL
 - STAVEBNÍ ČÁRY
NOVÉ SÍTĚ VODOVODU A KANALIZACÍ:
 - KANALIZACE SPLAŠKOVÁ
 - KANALIZACE DEŠŤOVÁ
 - VODOVOD
NOVÉ SÍTĚ ELEKTRO A PLYNOVODU:
 - NAVRŽENÝ STL PLYNOVOD
 - NAVRŽENÉ VEŘEJNÉ OSVĚTLENÍ
 - NAVRŽENÉ KABELOVÉ VEDENÍ "NN"

- K1** PLOCHY, PRO SEPAROVANÝ KOMUNÁLNÍ ODPAD
- 5391/1** OZNAČENÍ PARCEL, NA NICHŽ SE STAVBA NAVRHUJE

- LEGENDA PLOCH**
 - PLOCHA SUCHÝCH NÁDRŽÍ nádrž "A"=1297 m², 178 m³
 - NAVRŽENÉ VOZIDLOVÉ KOMUNIKACE na nádrž "A"=1123 m²
 - NAVRŽENÉ CHODNÍKY PRO PĚŠÍ na nádrž "A"=490 m²
 - NAVRŽENÉ STAVEBNÍ PARCELY
 - JEŽNICKÝ POTOK

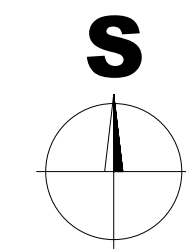


Stavba:	Technická a dopravní infrastruktura pro 36 rodinných domů Ježník III	Architektonická kancelář JAROS
Stavební objekt /profese/:	Dokumentace objektů	Hlavní 22, 747 71 Brumovice
Místo stavby:	Krnov, ul. Ježnická, k.ú. Krnov-Horní Předměstí, p.p.č. 5391/1, 5177, 5178, 5782/3	tel., fax: 553 665 466
Stavebník:	Město Krnov, Hlavní náměstí 96/1, 794 01 Krnov	mobil: 777 665 467
Projektant:	Ing. arch. Petr Jaroš	Stupeň PD: DUR
Obsah:	Suchá nádrž "A" - situace umístění objektu	Datum: 10.2019
		Měřítko: 1:500
		Příloha: D - SO 08.b.1

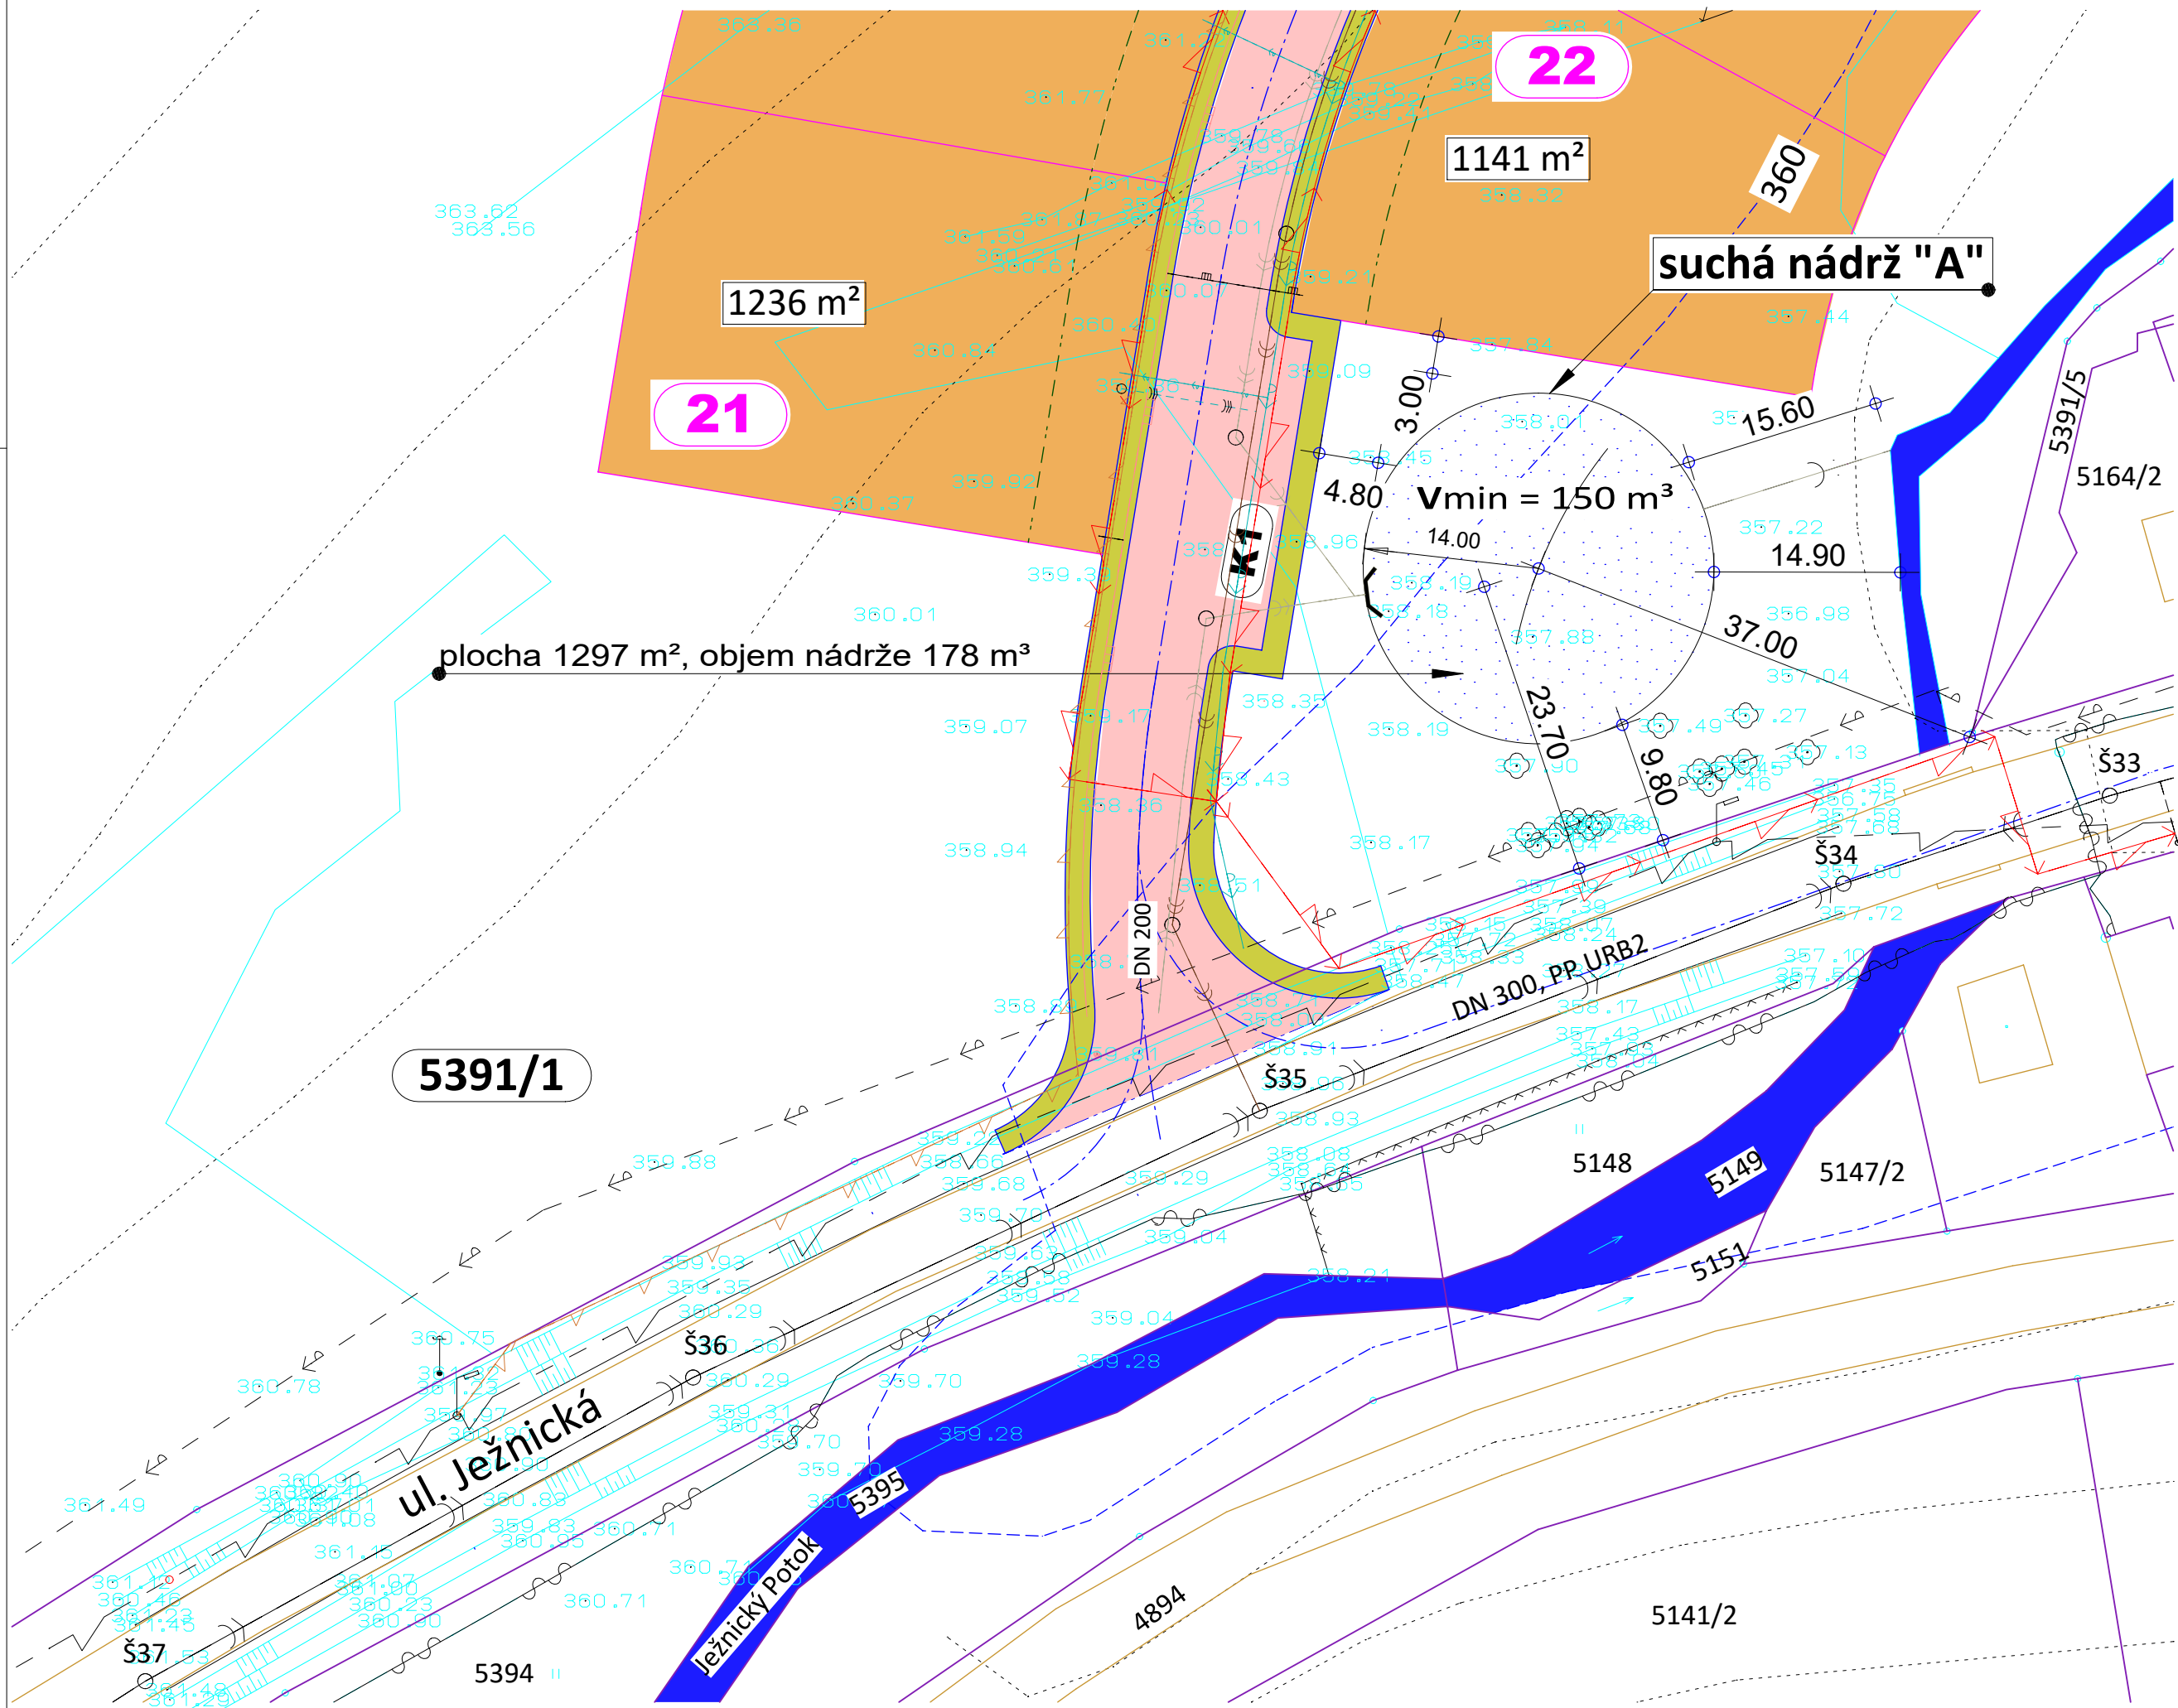

- LEGENDA INŽ. SÍTÍ:**
STÁVAJÍCÍ SÍTĚ:
 - NOVÁ SPLAŠKOVÁ KANALIZACE dle PD firmy "KONEKO"
 - STÁVAJÍCÍ VODOVOD
 - STÁVAJÍCÍ NADZEMNÍ "NN"
 - STÁVAJÍCÍ TELEKOM. KABEL
 - STAVEBNÍ ČÁRY
NOVÉ SÍTĚ VODOVODU A KANALIZACÍ:
 - KANALIZACE SPLAŠKOVÁ
 - KANALIZACE DEŠŤOVÁ
 - VODOVOD
NOVÉ SÍTĚ ELEKTRO A PLYNOVODU:
 - NAVRŽENÝ STL PLYNOVOD
 - NAVRŽENÉ VEŘEJNÉ OSVĚTLENÍ
 - NAVRŽENÉ KABELOVÉ VEDENÍ "NN"

- K1** PLOCHY, PRO SEPAROVANÝ KOMUNÁLNÍ ODPAD
- 5391/1** OZNAČENÍ PARCEL, NA NICHŽ SE STAVBA NAVRHUJE

- LEGENDA PLOCH**
 - PLOCHA SUCHÝCH NÁDRŽÍ nádrž "A"=1297 m², 178 m³
 - NAVRŽENÉ VOZIDLOVÉ KOMUNIKACE na nádrž "A"=1123 m²
 - NAVRŽENÉ CHODNÍKY PRO PĚŠÍ na nádrž "A"=490 m²
 - NAVRŽENÉ STAVEBNÍ PARCELY
 - JEŽNICKÝ POTOK

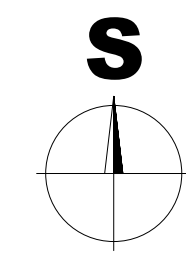

Stavba:	Technická a dopravní infrastruktura pro 36 rodinných domů Ježník III	Architektonická kancelář JAROS
Stavební objekt /profese/:	Dokumentace objektů	Hlavní 22, 747 71 Brumovice
Místo stavby:	Krnov, ul. Ježnická, k.ú. Krnov-Horní Předměstí, p.p.č. 5391/1, 5177, 5178, 5782/3	tel., fax: 553 665 466
Stavebník:	Město Krnov, Hlavní náměstí 96/1, 794 01 Krnov	mobil: 777 665 467
Projektant:	Ing. arch. Petr Jaroš	Stupeň PD: DUR
Obsah:	Suchá nádrž "A" - situace umístění objektu	Datum: 10.2019
		Měřítko: 1:500
		Příloha: D - SO 08.b.1