


SO 01 SO 02

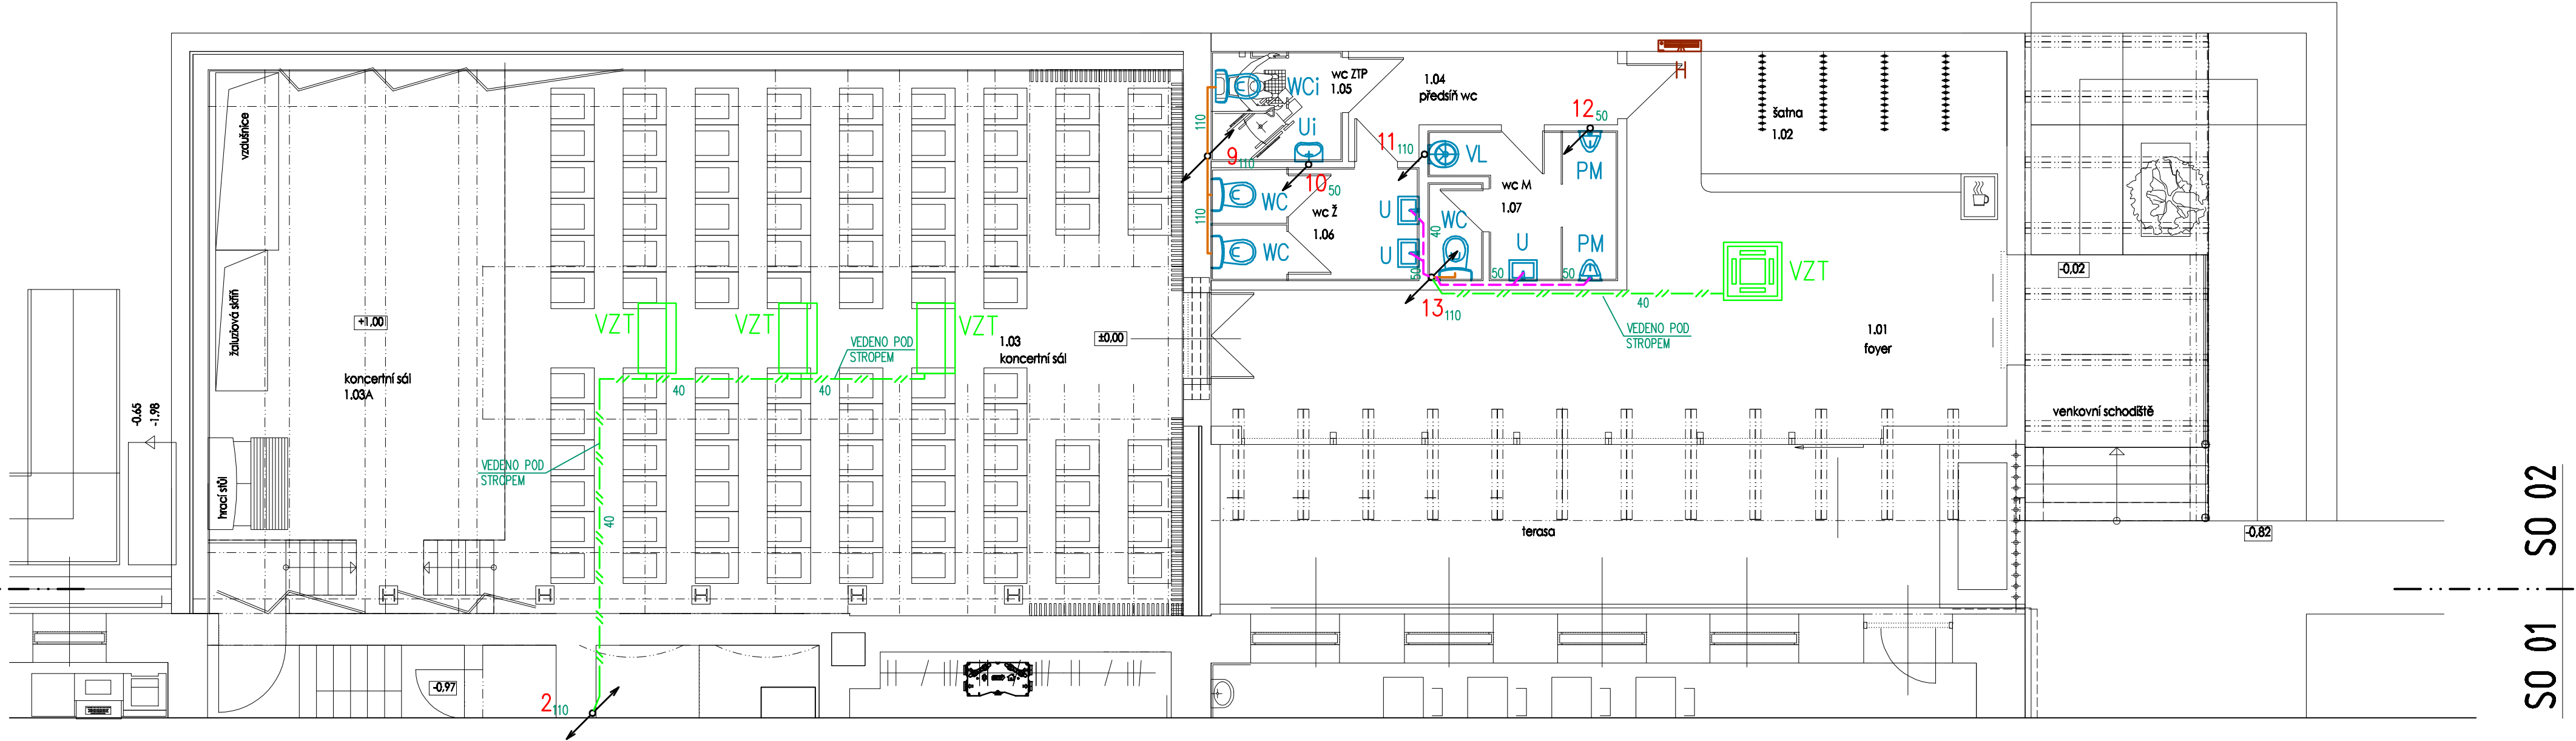

## LEGENDA POTRUBÍ

- ODPADNÍ POTRUBÍ (PP-HTplus)
- PŘIPOJOVACÍ POTRUBÍ (PP-HTplus)
- KONDENZÁTNÍ POTRUBÍ (PP-HTplus)

## POZNÁMKA:

SPOJENÍ ROZDÍLNÝCH MATERIÁLŮ MUSÍ BÝT PROVEDENO PŘÍSLUŠNÝMI SPOJKAMI DLE POŽADAVKŮ VÝROBCE POTRUBÍ.

SO 01 SO 02

## LEGENDA ZAŘÍZENÍ ZTI

- WC ZÁVĚSNÝ KLOZET SE ZABUDOVANOU NÁDRŽKOU VČ. WC SEDÁTKA A ZÁVĚSNÉHO PRVKU
- WCi ZÁVĚSNÝ KLOZET S PRODLOUŽENOU DÉLKOU A ZABUDOVANOU SPLACH. NÁDRŽKOU, OVLÁDÁNÍ ZEPŘEDU, ZVÝŠENÝ SED PRO TĚL. POST. (VČ. MADEL)
- PM PISOÁROVÁ MISA SE ZABUDOVANÝM RADAROVÝM SENZOREM
- U UMYVADLO (s polosloupem) STOJÁNKOVÁ UMYVADLOVÁ PÁKOVÁ BATERIE 2x ROH. VENTIL G1/2" UMYVADLOVÁ ZÁPACHOVÁ UZÁVĚRKA DN40
- Ui UMYVADLO PRO TĚL. POST. (VČ. MADEL) STOJÁNKOVÁ UMYVADLOVÁ PÁKOVÁ BATERIE 2x ROH. VENTIL G1/2" UMYVADLOVÁ ZÁPACHOVÁ UZÁVĚRKA DN40 K UMYVADLŮM PRO TĚL. POST.
- VL VÝLEVKVA SE SKLOPNOU PLAST. MŘÍŽKOU, SPLACHOVACÍ NÁDRŽKA NÁSTĚNNÁ DŘEZOVÁ PÁKOVÁ BATERIE
- H VNITŘNÍ HADICOVÝ SYSTÉM TYPU D S TVAROVĚ STÁLOU HADICÍ DÉLKY 30m
- VZT KLIMATIZAČNÍ JEDNOTKA – dodávka VZT VODNÍ ZÁPACHOVÁ UZÁVĚRKA PRO ODVOD KONDENZÁTU DN40xDN32 S PŘÍDAVNOU MECHANICKOU ZÁPACH. UZÁV.

MONTÁŽNÍ PRÁCE PROVÁDĚT V KOORDINACI S OSTATNÍMI PROFESEMI (ÚT, VZT, EL atd.)

 <p>projekční a inženýrská kancelář Ing. Karel Grygera, Iserní 49/4 747 06 Opava - padřkov t +420 775 230 155, 563 794 832 projekce.grygera@seznam.cz</p>	stavba Rekonstrukce budovy ZUŠ náměstí Míru		vedoucí projektant: Ing. Karel Grygera	
	D.1.4 Technika prostředí staveb - ZTI (zdravotně technické instalace)		zodpovědný projektant:	
	SO 02 Přístavba koncertního sálu		vypracoval: Dana Mrůzková	
	výkres Půdorys 1.np - kanalizace		zak. č.: 151.14 měřítko: 1:75 stupeň: DPS-ZDS	datum: 11/2020 formát: A.. číslo výkresu: D1.4.ZTI-04