


TVAROVÝ KUS

KÓTA DNA POTRUBÍ

MATERIÁL/DIMENZE  
DÉLKA (m)/SPÁD (%)

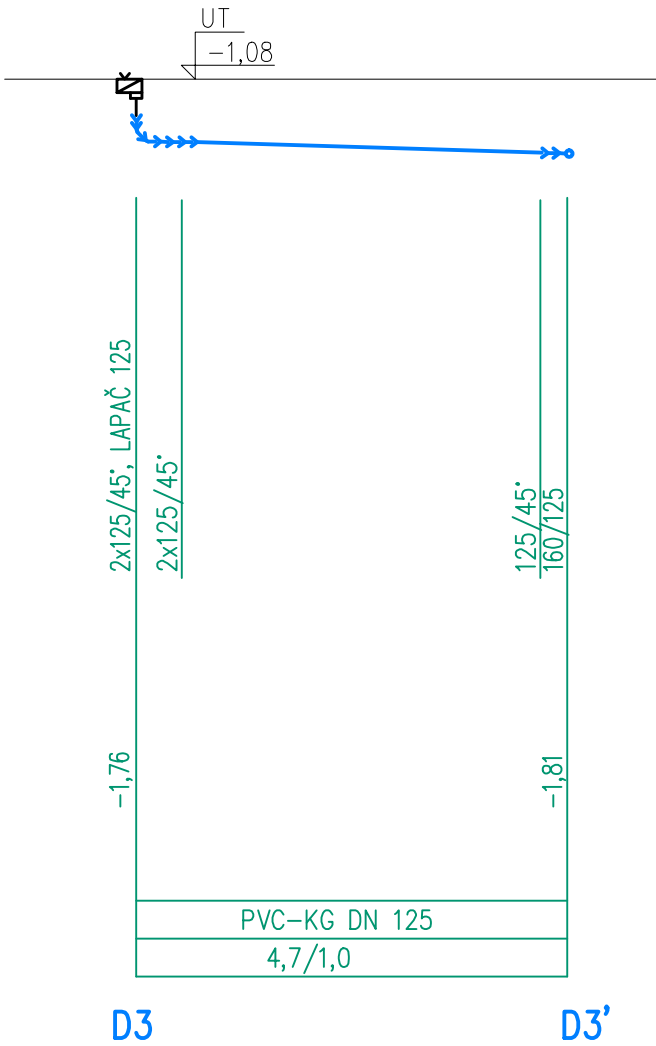

LEGENDA POTRUBÍ

→ LEŽATÁ DEŠŤOVÁ KANALIZACE (PVC-KG)

POZNÁMKA:

SPOJENÍ ROZDÍLNÝCH MATERIÁLŮ MUSÍ BÝT PROVEDENO PŘÍSLUŠNÝMI SPOJKAMI DLE POŽADAVKŮ VÝROBCE POTRUBÍ.  
PŘÍPADNÉ VYNUCENÉ ZMĚNY PROJEKTU JE NUTNÉ ŘEŠIT PŘI VLASTNÍ REALIZACI STAVBY NA ZÁKLADĚ KONKRÉTNÍ SITUACE.

POZNÁMKA

BEZ VYTÝČENÍ STÁVAJÍCÍCH SÍTÍ NESMÍ BÝT ZAHÁJENY VÝKOPOVÉ PRÁCE!  
V MÍSTĚ KŘÍŽENÍ SE STÁV. SÍTĚMI JE NUTNÝ RUČNÍ VÝKOP.  
PŘI SOUBĚHU ČI KŘÍŽENÍ S JINÝMI PODZEMNÍMI SÍTĚMI MUSÍ BÝT RESPEKTOVÁNA OCHRANNÁ PÁSMA A ČSN 73 6005.

<div><div><div><div><div></div><div></div></div><div><div><span>proj</span></div><div><span>gerA</span></div></div></div><div><div><div><div><span>projekt a inženýrská kancelář</span></div><div><span>ing. Karel Grygera, Iserů 49/4</span></div><div><span>747 06 Opava - podvívňov</span></div><div><span>( +420 775 230 155, 553 794 832</span></div><div><span>projekce.grygera @seznam.cz</span></div></div></div></div></div></div>	stavba Rekonstrukce budovy ZUŠ náměstí Míru		vedoucí projektant: Ing. Karel Grygera	
	D.1.4 Technika prostředí staveb - ZTI (zdravotně technické instalace)		zodpovědný projektant:	
	SO 02 Přístavba koncertního sálu		vypracoval:	Dana Mrůzková
	výtvar Podélné řezy dešťové kanalizace		zak. č.: 151.14	datum: 11/2020
			měřítko: 1:100	formát: A..
stavebník: město Knov, Hlavní náměstí 1, 794 01 Knov		stupeň: DPS-ZDS		číslo výkresu: D1.4.ZTI-07
zastoupený Ing. Tomášem Hradilem, starostou města				
místo stavby: k.ú. Opavské Předměstí, parc.č. 341, 344/1				
kraj: Moravskoslezský				