


DÍLČÍ PŮDORYS TECHNICKÉ MÍSTNOSTI

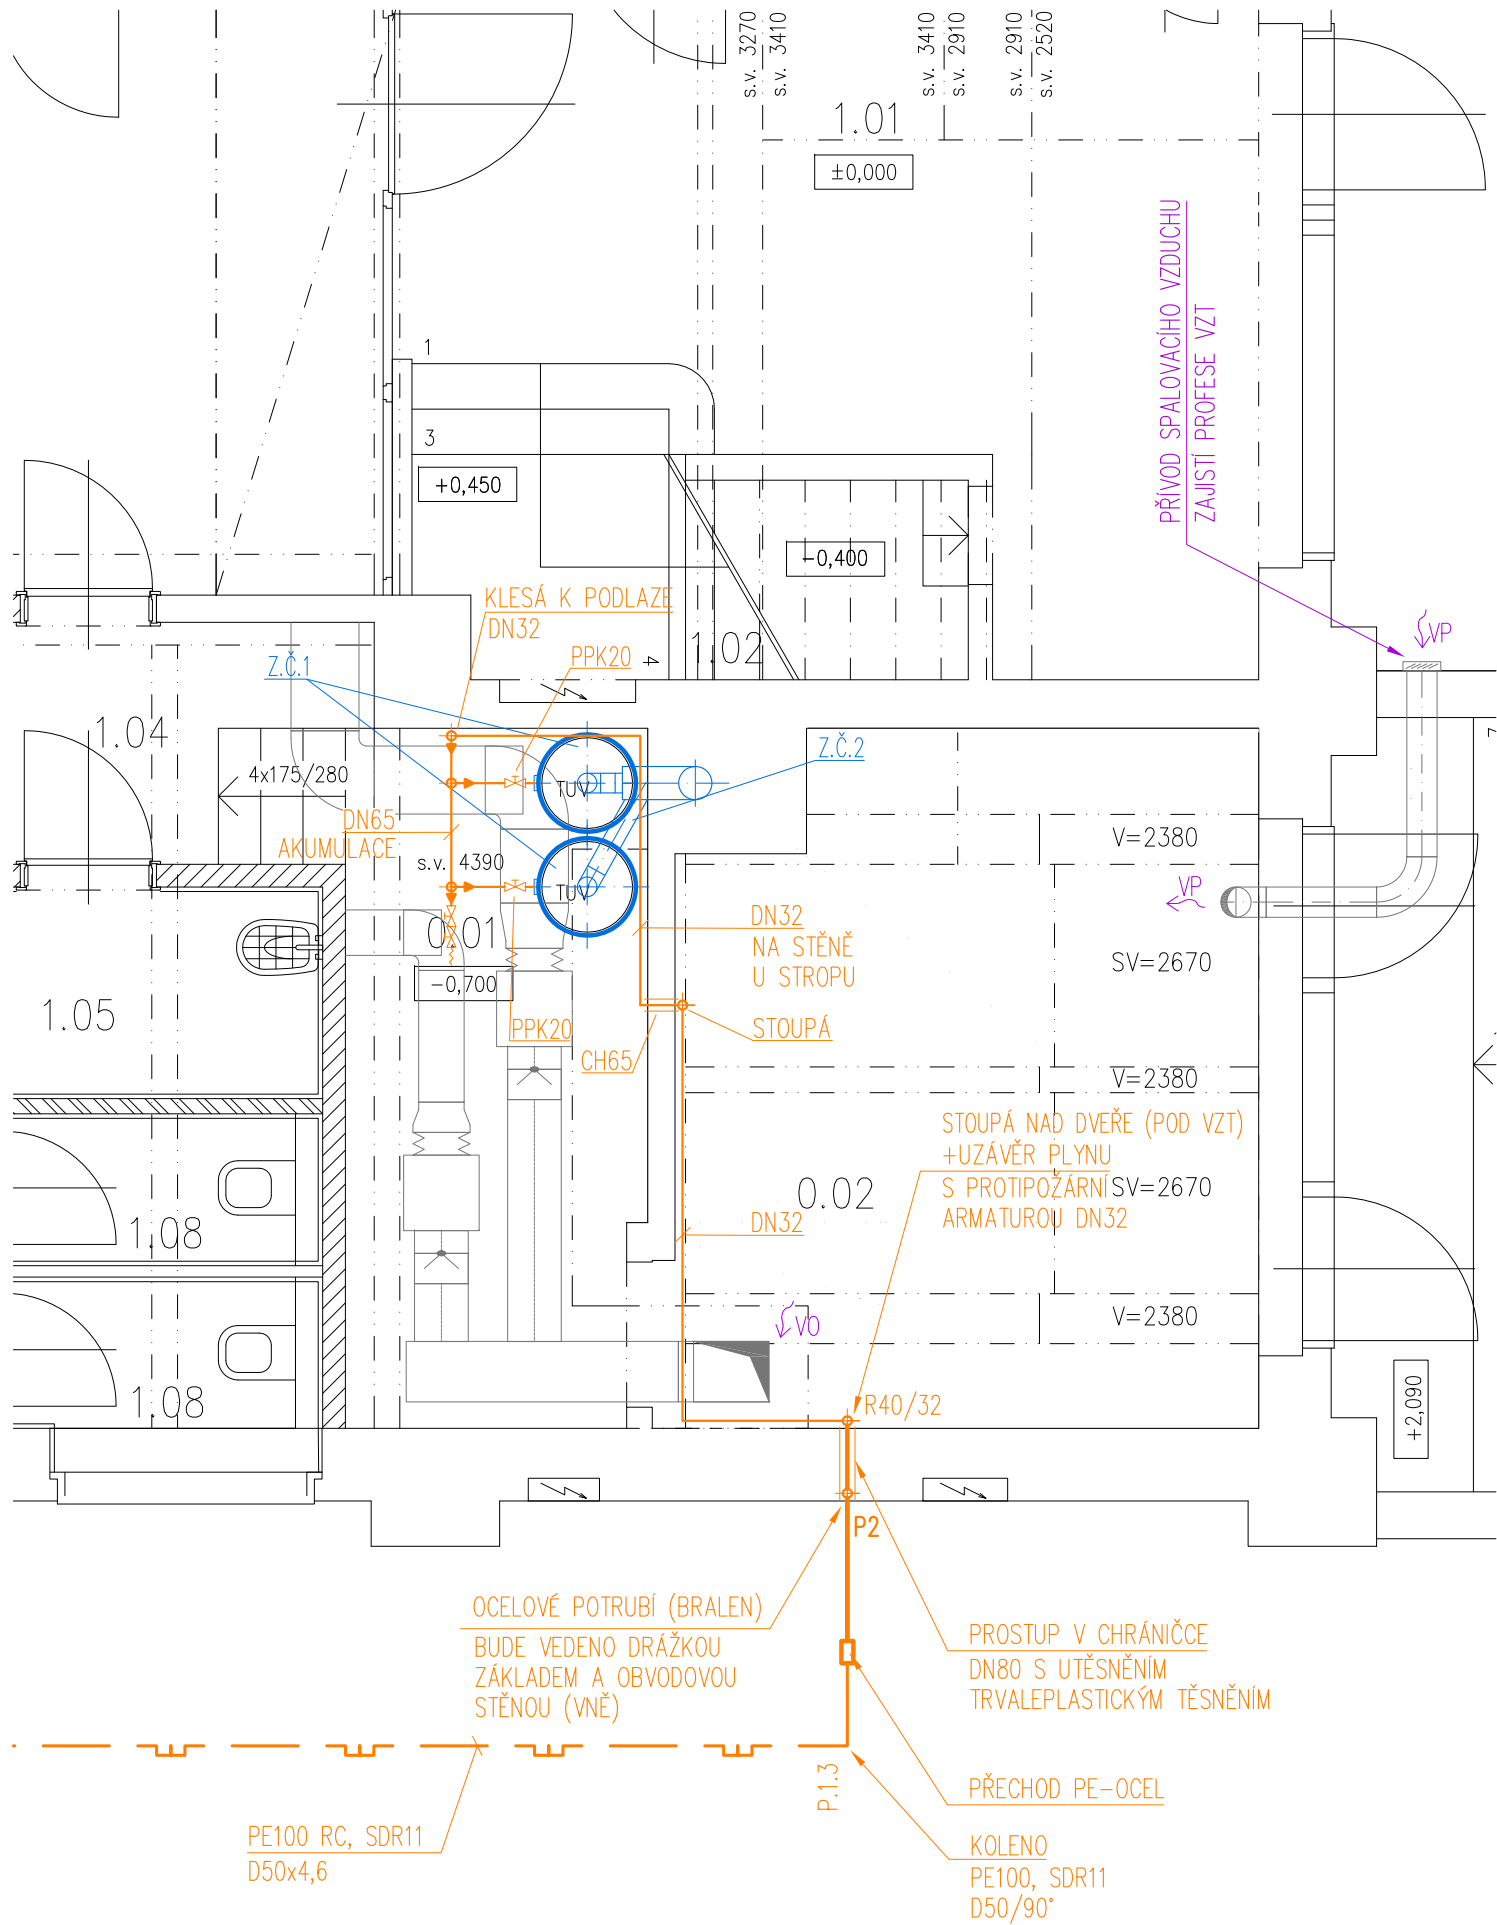


LEGENDA ZNAČENÍ

- STÁVAJÍCÍ PLYNOVÁ ZAŘÍZENÍ PONECHÁNA V CELÉM ROZSAHU BEZ ZMĚN:
- Z.Č.1 STACIONÁRNÍ PLYNOVÝ OHŘÍVAČ VODY S ODTAHEM SPALIN DO KOMÍNA (TYP PROVEDENÍ SPOTŘEBIČE: B1)
OBJEM 275 LITRŮ, VÝKON 22kW, ZP G20–2,26m³/h–2kPa
NUTNÉ PROVÉST KONTROLU A PŘÍSLUŠNÉ REVIZE
- Z.Č.2 ODKOUŘENÍ PLYNOVÉHO OHŘÍVAČE VČETNĚ PŘERUŠOVAČE TAHU S NAPOJENÍM NA SPOLEČNÝ ODTAH SPALIN DO KOMÍNA
NUTNÉ PROVÉST KONTROLU A PŘÍSLUŠNÉ REVIZE
- SO 07 – VENKOVNÍ NTL PLYNOVOD
PE100 RC, SDR11 – D50x4,6 – DÉLKA 45,3m+1,5m SVISLÁ ČÁST – CELKEM 46,8m
KOLENO PE100, SDR11 D50/90°
- NOVÉ VNITŘNÍ ROZVODY NTL PLYNU Z
MATERIÁL: OCELOVÉ TRUBKY BEZEŠVĚ S ATESTEM PRO ROZVOD PLYNU, SPOJOVANÉ SVAŘOVÁNÍM
- VP PŘÍVOD SPALOVACÍHO VZDUCHU, MIN 140m³/h – ZAJISTÍ PROFESE VZT PŘÍVODNÍM POTRUBÍM (KOMPLETNÍ DODÁVKA VZT VČETNĚ VŠECH KOMPONENTŮ A PŘÍSLUŠENSTVÍ)
- VO ODVOD VZDUCHU PRO MINIMÁLNÍ VÝMĚNU VZDUCHU V MÍSTNOSTI – ZAJISTÍ PROFESE VZT – ODVOD VZDUCHU STÁVAJÍCÍM KANÁLEM V MEZI PROSTORU KANÁLU A NOVÉHO VZT POTRUBÍ, VÝVOD NA FASÁDU VE 2.NP (KOMPLETNÍ DODÁVKA VZT VČETNĚ VŠECH KOMPONENTŮ A PŘÍSLUŠENSTVÍ)

POZNÁMKY

- V MÍSTNOSTI 0.01 NESMÍ BÝT VYTVÁŘEN PODTLAK OD VENTILÁTORŮ VĚTRACÍCH ZAŘÍZENÍ, KTERÝ BY MOHL NARUŠIT FUNKCI ODVODU SPALIN
- PŘESNÉ VEDENÍ A UMÍSTĚNÍ OSTATNÍCH PODZEMNÍCH INŽENÝRSKÝCH SÍTÍ NEBYLO V TERMÍNU PLNĚNÍ TOHOTO PROJEKTU ZNÁMO (ZAKRESLENO ORIENTAČNĚ DLE PODKLADŮ SPRÁVCŮ IS).
- PŘED ZAHÁJENÍM VÝKOPOVÝCH A MONTÁŽNÍCH PRACÍ NA VNĚJŠÍM NTL PLYNOVODU JE NUTNO OSTATNÍ PODZEMNÍ SÍŤ VYTÝČIT.
- PŘI SOUBĚHU ČI KŘÍŽENÍ PŘÍPOJEK S PODZEMN. VEDENÍMI JE NUTNO DODRŽET ČSN 73 60 05–PROSTOR. ÚPRAVA SÍTÍ TECHNICKÉHO VYBAVENÍ.
- U VNITŘNÍ ČÁSTI BUDE STAVBA A MONTÁŽ PROVEDENA DLE ČSN EN 1775 – POTRUBÍ BUDE PŘEVÁŽNĚ SPOJOVANÉ SVAŘOVÁNÍM, POUZE ARMATURY A PLYNOVÉ SPOTŘEBIČE BUDOU NAPOJENY POMOCÍ ZÁVITOVÝCH SPOJŮ

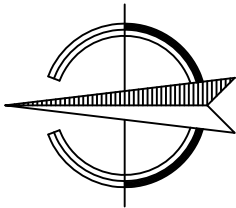

±0,000=316,440
VÝŠKOVÝ SYSTÉM: BALŤ p.v.

ZHOTOVITEL			
ING. ARCH. TOMÁŠ ŠONOVSKÝ ARCHITEKTONICKÁ KANCELÁŘ, OSTRAVA GEN. PÍKY 2889/6, 702 00 OSTRAVA, WWW.ARCHITEKT-SONOVSKY.CZ, IČ: 12658391, tel 603 495 728			
NÁZEV STAVBY			
SOKOLOVNA KRNOV CELKOVÁ REKONSTRUKCE BUDOVY			
VYPRACOVAL:		ING. VOJTĚCH DUŽÍK	
OBJEDNATEL		MĚSTO KRNOV, HLAVNÍ NÁMĚSTÍ 96/1, 794 01 KRNOV	STUPEN PROJEKTOVÉ DOKUMENTACE DPS
STAVEBNÍ OBJEKT		SO 07 - VENKOVNÍ NTL PLYNOVOD	DATUM VYPRACOVÁNÍ 2020 MĚŘÍTKO 1 : 50
NÁZEV VÝKRESU		PŮDORYS 1.NP - NOVÝ STAV	ČÍSLO ZAKÁZKY 05 - 2019 ČÍSLO VÝKRESU D.02 - 05