


# PŮDORYS 1. PP-ROZVODY VODY

M 1:100

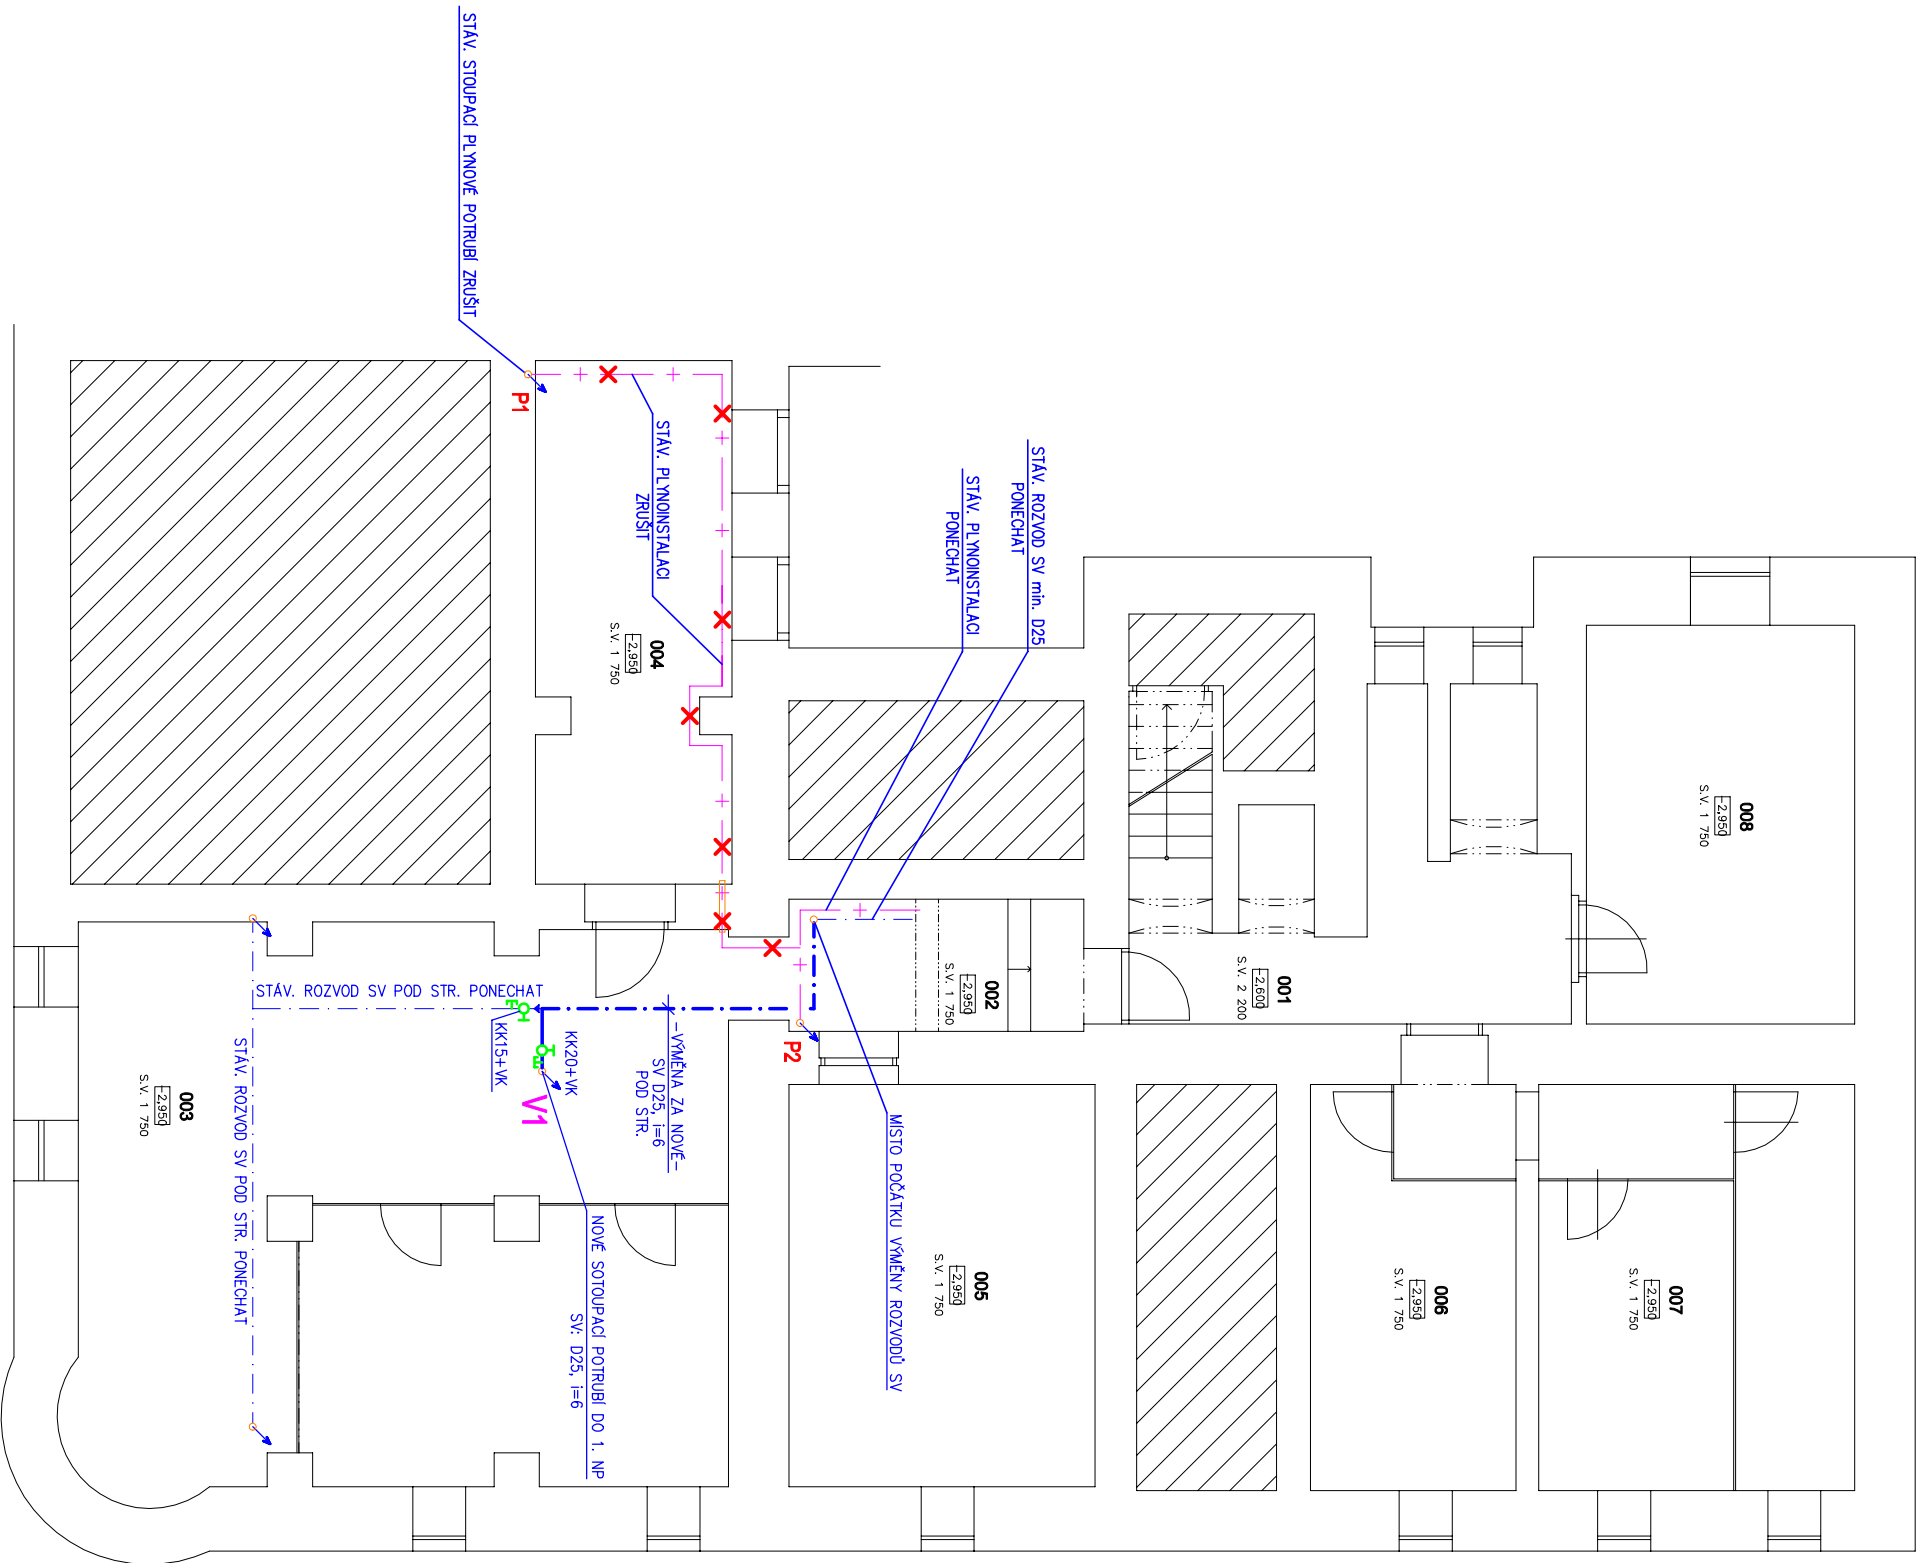

LEGENDA MÍSTNOSTÍ		LEGENDA MÍSTNOSTÍ		LEGENDA MÍSTNOSTÍ	
ČÍSLO	LEGENDA MÍSTNOSTÍ	LEGENDA MÍSTNOSTÍ	LEGENDA MÍSTNOSTÍ	LEGENDA MÍSTNOSTÍ	LEGENDA MÍSTNOSTÍ
PROSTORY 1. ETÁŽE					
001	PROSTORY 1. ETÁŽE	PROSTORY 1. ETÁŽE	PROSTORY 1. ETÁŽE	PROSTORY 1. ETÁŽE	PROSTORY 1. ETÁŽE
002	PROSTORY 1. ETÁŽE	PROSTORY 1. ETÁŽE	PROSTORY 1. ETÁŽE	PROSTORY 1. ETÁŽE	PROSTORY 1. ETÁŽE
003	PROSTORY 1. ETÁŽE	PROSTORY 1. ETÁŽE	PROSTORY 1. ETÁŽE	PROSTORY 1. ETÁŽE	PROSTORY 1. ETÁŽE
004	PROSTORY 1. ETÁŽE	PROSTORY 1. ETÁŽE	PROSTORY 1. ETÁŽE	PROSTORY 1. ETÁŽE	PROSTORY 1. ETÁŽE
005	PROSTORY 1. ETÁŽE	PROSTORY 1. ETÁŽE	PROSTORY 1. ETÁŽE	PROSTORY 1. ETÁŽE	PROSTORY 1. ETÁŽE
006	PROSTORY 1. ETÁŽE	PROSTORY 1. ETÁŽE	PROSTORY 1. ETÁŽE	PROSTORY 1. ETÁŽE	PROSTORY 1. ETÁŽE
007	PROSTORY 1. ETÁŽE	PROSTORY 1. ETÁŽE	PROSTORY 1. ETÁŽE	PROSTORY 1. ETÁŽE	PROSTORY 1. ETÁŽE
008	PROSTORY 1. ETÁŽE	PROSTORY 1. ETÁŽE	PROSTORY 1. ETÁŽE	PROSTORY 1. ETÁŽE	PROSTORY 1. ETÁŽE

- LEGENDA POTRUBÍ:**
- POTRUBÍ VODOVODU – STUDENÁ VODA, PP–RCT, izol
  - POTRUBÍ VODOVODU – TEPLÁ VODA, PP–RCT, izol.
  - NOVÉ STUPACÍ POTRUBÍ STUDENÉ VODY PP–RCT D25 Iz



Zodpovědný projektant: Radim Bartek		Podpis :	
Vyracoval : Radim Bartek		Podpis :	
Investor: Město Krnov, Hlavní náměstí 96/1, 794 01 Krnov			
Místo stavby: Krnov			
Akce : ROZDĚLENÍ BYTOVÝCH DOMŮ REVOLUČNÍ 906/26 A E.F. BURIANA 908/1 KRNOV			
Část : D.1.4 TECHNICKA PROSTŘEDÍ STAVEB			
Obsah : D.1.4.2 ZDRAVOTECHNIKA			
Název : PŮDORYS 1. PP – ROZVODY VODY			
		RADIM BARTEK Jelčovice 160 742 45 Fulnek Tel.: 604 652 254 email: r.bartek@email.cz	
		Číslo zakázky : 18/2023	
		Měřítko : 1:100	
		Datum : 05/2023	
		Formát : A3	
		Stupeň : DPS	
		Č. výkresu : D.1.4.2–B1	