



PŮDORYS 1. NP-ROZVOD VODY

M 1:100

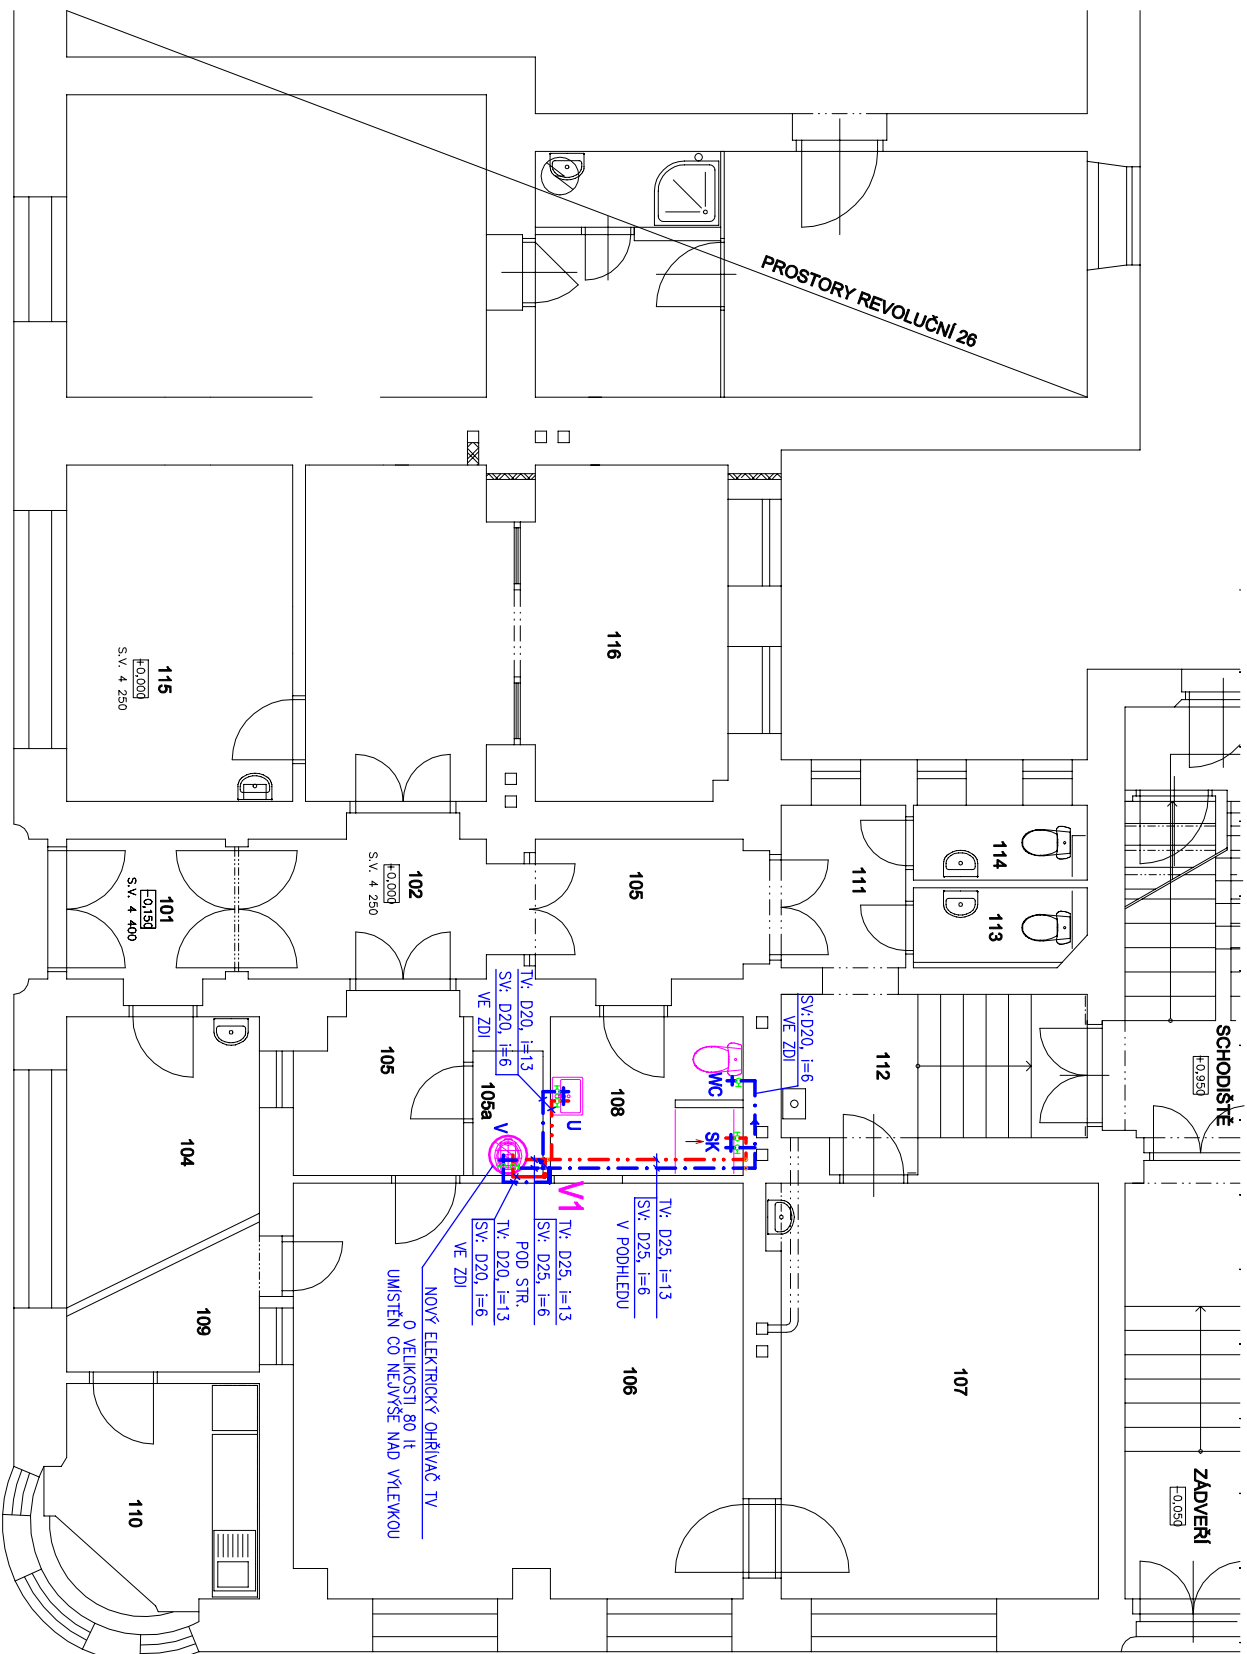

Číslo úlohy	Název úlohy	Právní povinnost	Právní povinnost podle zákona	Právní povinnost podle zákona
101	Základní úloha	Právní povinnost	Právní povinnost	Právní povinnost
102	Právní povinnost	Právní povinnost	Právní povinnost	Právní povinnost
103	Právní povinnost	Právní povinnost	Právní povinnost	Právní povinnost
104	Právní povinnost	Právní povinnost	Právní povinnost	Právní povinnost
105	Právní povinnost	Právní povinnost	Právní povinnost	Právní povinnost
106	Právní povinnost	Právní povinnost	Právní povinnost	Právní povinnost
107	Právní povinnost	Právní povinnost	Právní povinnost	Právní povinnost
108	Právní povinnost	Právní povinnost	Právní povinnost	Právní povinnost
109	Právní povinnost	Právní povinnost	Právní povinnost	Právní povinnost
110	Právní povinnost	Právní povinnost	Právní povinnost	Právní povinnost
111	Právní povinnost	Právní povinnost	Právní povinnost	Právní povinnost
112	Právní povinnost	Právní povinnost	Právní povinnost	Právní povinnost
113	Právní povinnost	Právní povinnost	Právní povinnost	Právní povinnost
114	Právní povinnost	Právní povinnost	Právní povinnost	Právní povinnost
115	Právní povinnost	Právní povinnost	Právní povinnost	Právní povinnost
116	Právní povinnost	Právní povinnost	Právní povinnost	Právní povinnost

**MONTÁŽNÍ SCHÉMA ROZVODŮ VODY
BEZ MĚŘ.**

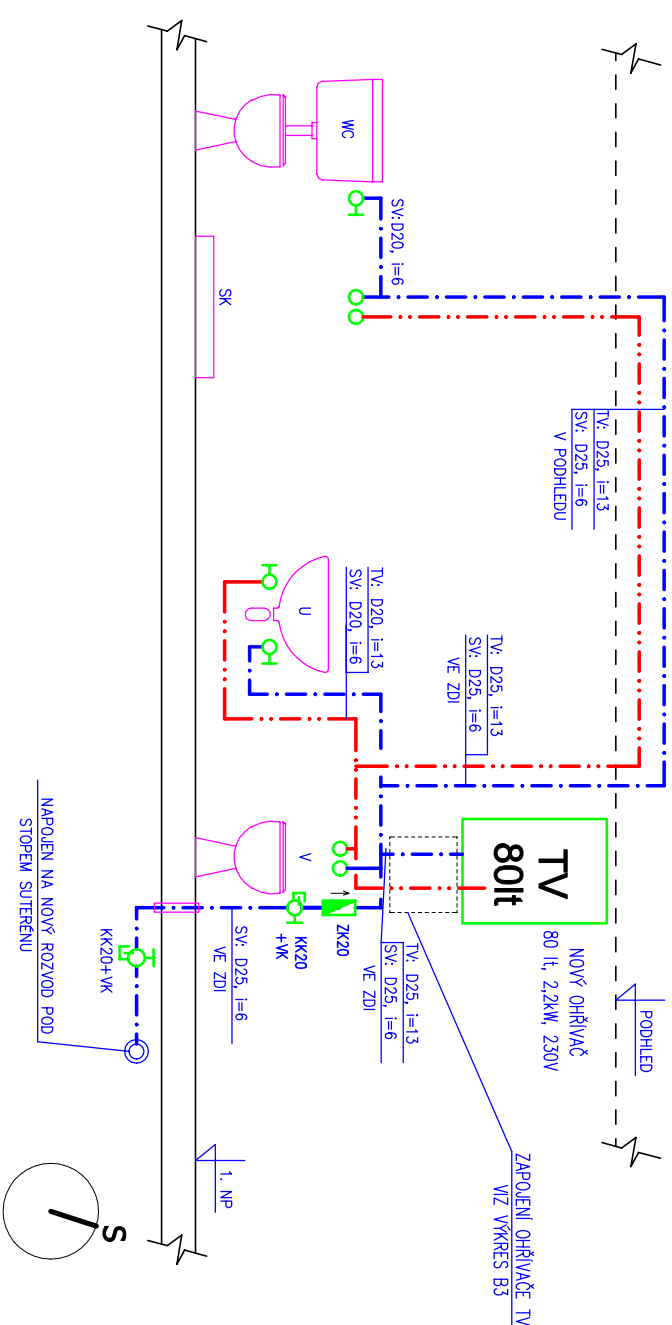

Zodpovědný projektant: Radim Bartek		Podpis :	
Vyracoval : Radim Bartek		Podpis :	
Investor: Město Krnov, Hlavní náměstí 96/1, 794 01 Krnov			
Místo stavby: Krnov			
Akce : ROZDĚLENÍ BYTOVÝCH DOMŮ REVOLUČNÍ 906/26 A E.F. BURIANA 908/1 KRNŮV			
Část : D.1.4 TECHNIKA PROSTŘEDÍ STAVEB			
Obsah : D.1.4.2 ZDRAVOTECHNIKA			
Název : PŮDORYS 1. NP – ROZVODY VODY			
Č. výkresu : D.1.4.2-B2		RADIM BARTEK Jerichovice 160 742 45 Fulnek Tel.: 604 652 254 email: r.bartek@email.cz	
Stupeň : DPS		Číslo zakázky : 18/2023	
Formát : A3		Měřítko : 1:100	
		Datum : 05/2023	