


PŮDORYS 1. NP - KANALIZACE

M 1:100

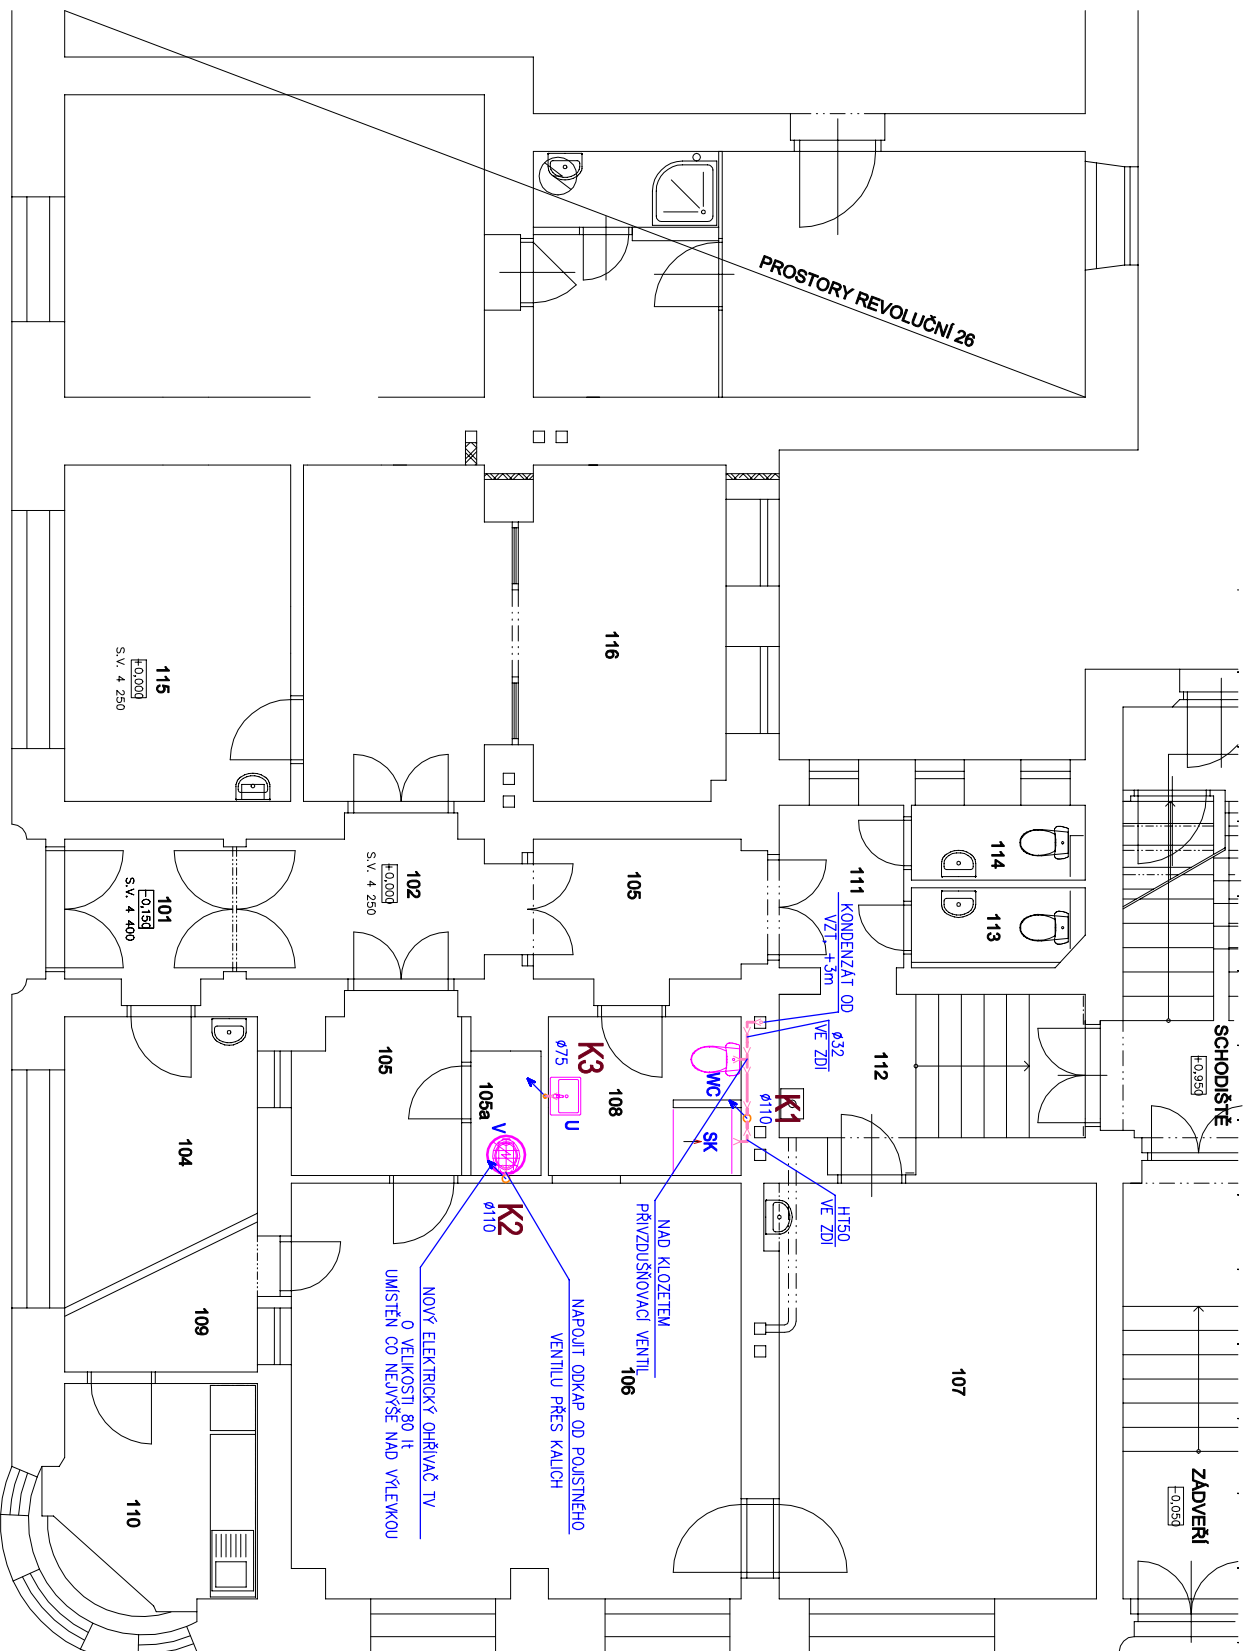

LEGENDA POTRUBÍ:

K1
s110

NOVÉ STUPACÍ POTRUBÍ KANALIZACE


VNITŘNÍ SPLAŠKOVÁ KANALIZACE: PŘIPOJOVACÍ,
ODPADNÍ POTRUBÍ HT – VE ZDI,

LEGENDA ZAŘÍZOVACÍCH PŘEDMĚTŮ:

WC ... KLOZETOVÁ MISA
U UMÝVADLO
SK SPRCHOVACÍ KOUT
V VÝLETKA
R.K. .. REVIZNÍ KUS
P.V. .. PŘÍVZDUŠNOVACÍ VENTIL

[illegible]

MONTÁŽNÍ SCHÉMA KANALIZACE BEZ MĚŘ.

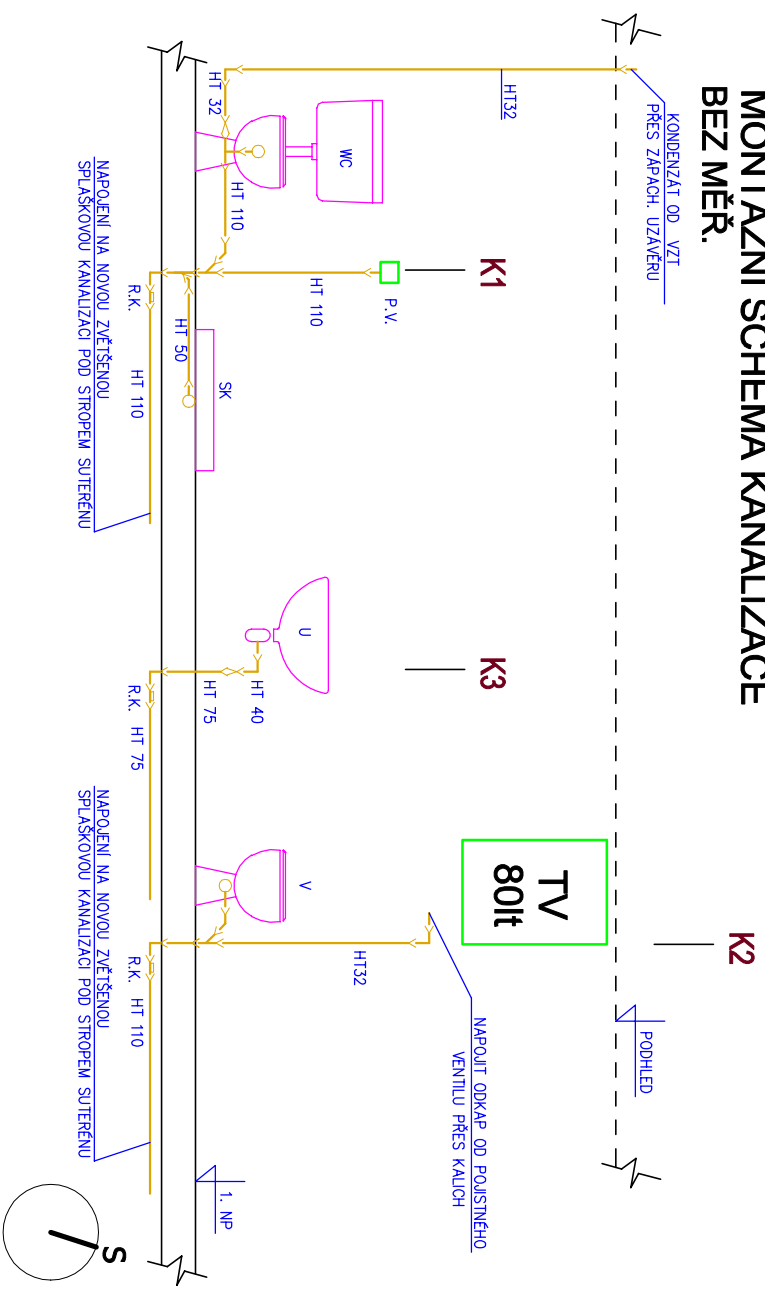

Zodpovědný projektant: Radim Bartek		Podpis :
Vyracoval : Radim Bartek		Podpis :
Investor: Město Krnov, Hlavní náměstí 96/1, 794 01 Krnov		
Místo stavby: Krnov		
Akce : ROZDĚLENÍ BYTOVÝCH DOMŮ REVOLUČNÍ 906/26 A E.F. BURIANA 908/1 KRNOV		
Část : D.1.4 TECHNIKA PROSTŘEDÍ STAVEB		
Obsah : D.1.4.2 ZDRAVOTECHNIKA		
Název : PŮDORYS 1. NP – KANALIZACE		
		RADIM BARTEK Jerichoovice 160 742 45 Fulnek Tel.: 604 652 254 email: r.bartek@email.cz
		Číslo zakázky : 18/2023
		Měřítko : 1:100
		Datum : 05/2023
		Formát : A3
		Stupeň : DPS
		Č. výkresu : D.1.4.2-B5