


# PŮDORYS 2.NP–KANALIZACE

M 1:50

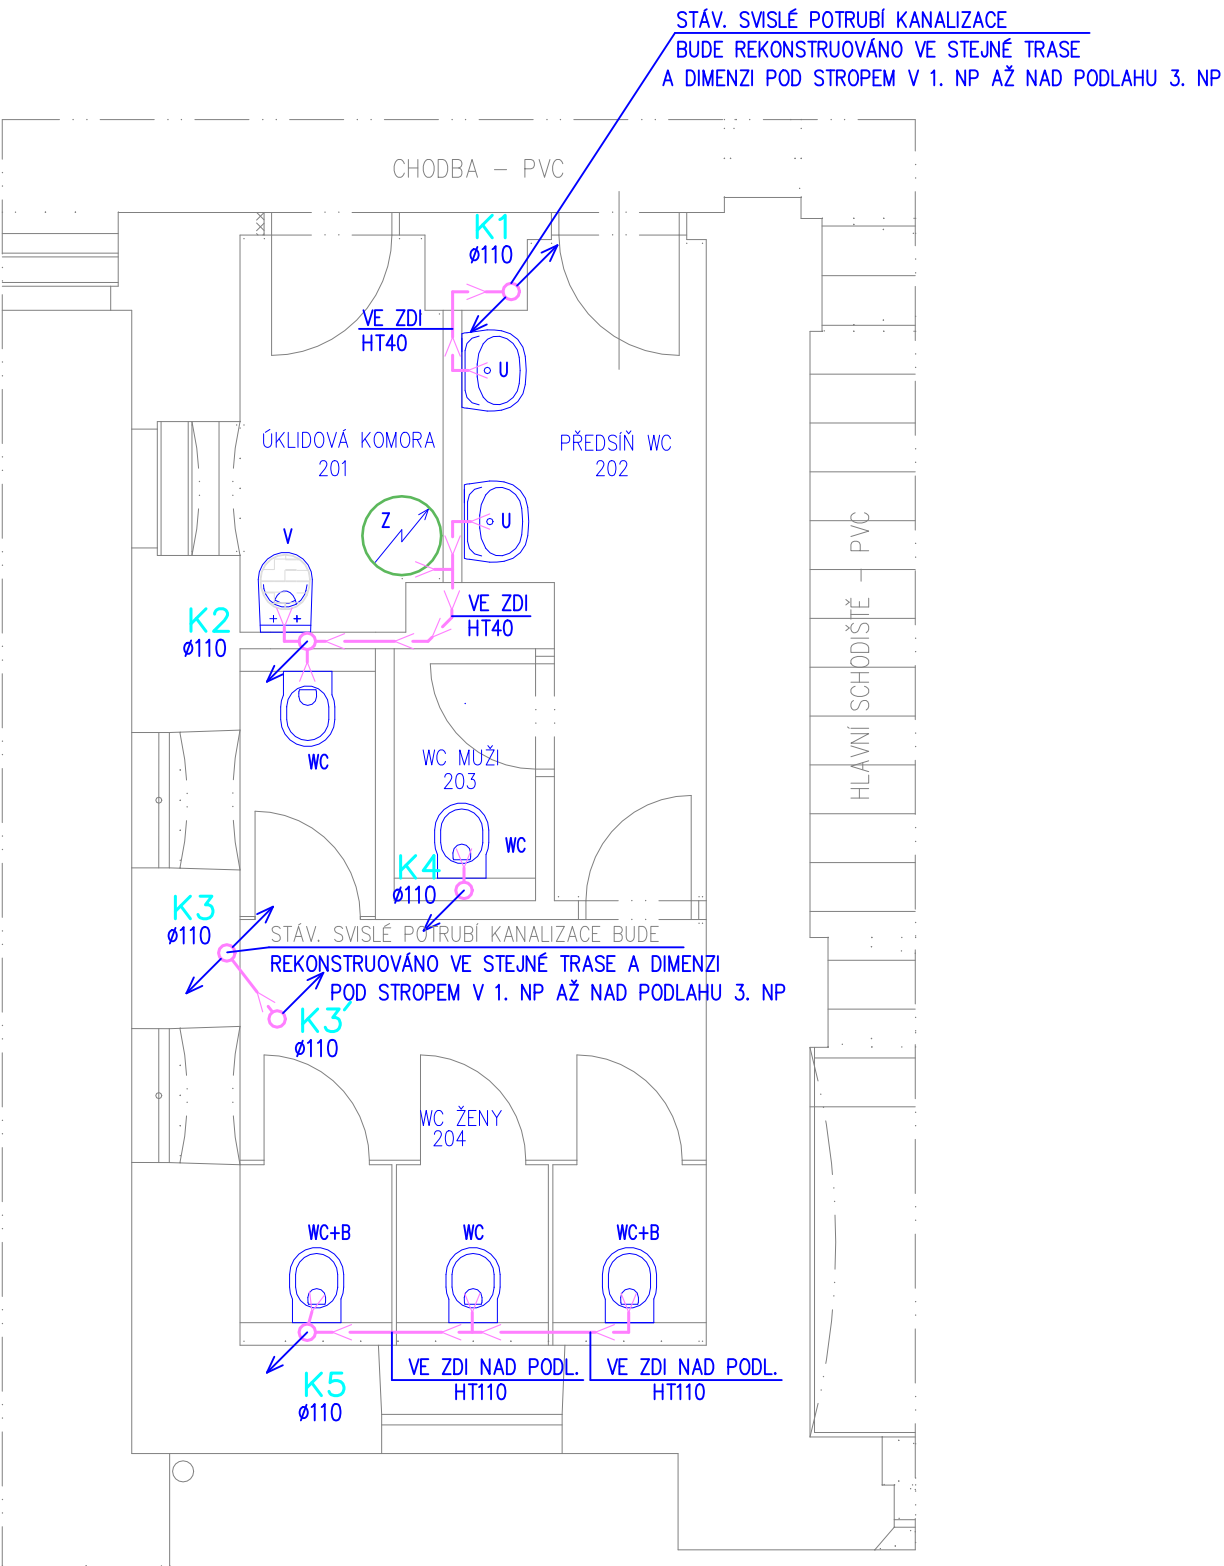


## LEGENDA MÍSTNOSTÍ


OZN.	ÚČEL MÍSTNOSTÍ	ÚPRAVA POVRCHU PODLAH	ÚPRAVA POVRCHU STĚN	SV. VÝŠKA	PLOCHA
201	ÚKLIDOVÁ KOMORA	KERAMICKÁ DLAŽBA	KERAMICKÝ OBKLAD v=2100mm	3600mm	3,7
202	PŘEDSÍŇ WC	KERAMICKÁ DLAŽBA	KERAMICKÝ OBKLAD v=2100mm	2800mm	6,0
203	WC MUŽI	KERAMICKÁ DLAŽBA	KERAMICKÝ OBKLAD v=2100mm	2800mm	1,4
204	WC ŽENY	KERAMICKÁ DLAŽBA	KERAMICKÝ OBKLAD v=2100mm	3850mm	10,3

## LEGENDA:

U UMYVADLO  
WC ZÁCHODOVÁ MÍSA  
WC+B ZÁCHVOVÁ MÍSA S BIDET. SPRŠKOU  
V VÝLEVKA

K1 STOUPACÍ POTRUBÍ SPLAŠKOVÉ KANALIZACE  
POTRUBÍ SPLAŠKOVÉ KANALIZACE HT

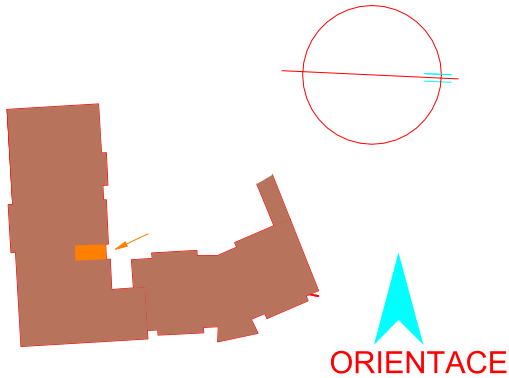

STAVEBNÍ ÚPRAVY HYGIENICKÉHO ZÁZEMÍ PEDAGOGICKÝCH PRACOVNÍKŮ VE 2. NP ZŠ SMETANŮV OKRUH 24/4, KRNOV INVESTOR: MĚSTO KRNOV, HLAVNÍ NÁMĚSTÍ 96/1, 794 01 KRNOV				RADIM BARTEK Jerlochovice 160 742 45 Fulnek Tel./fax.: 604 652 254 email: r.bartek@email.cz		07/2020 ÚNOR 2020 DPS měřítko 1:50 ozn.výkr. D.1.4 - B2	
KONTROLOVAL ING.G.AKRITIDIS		PROJEKTANT R.BARTEK 	PARÉ ČÍSLO	D.1.4 TECHNIKA PROSTŘEDÍ STAVEB ZDRAVOTECHNIKA PŮDORYS 2.NP-KANALIZACE			