



PŮDORYS 1.NP–KANALIZACE

M 1:50

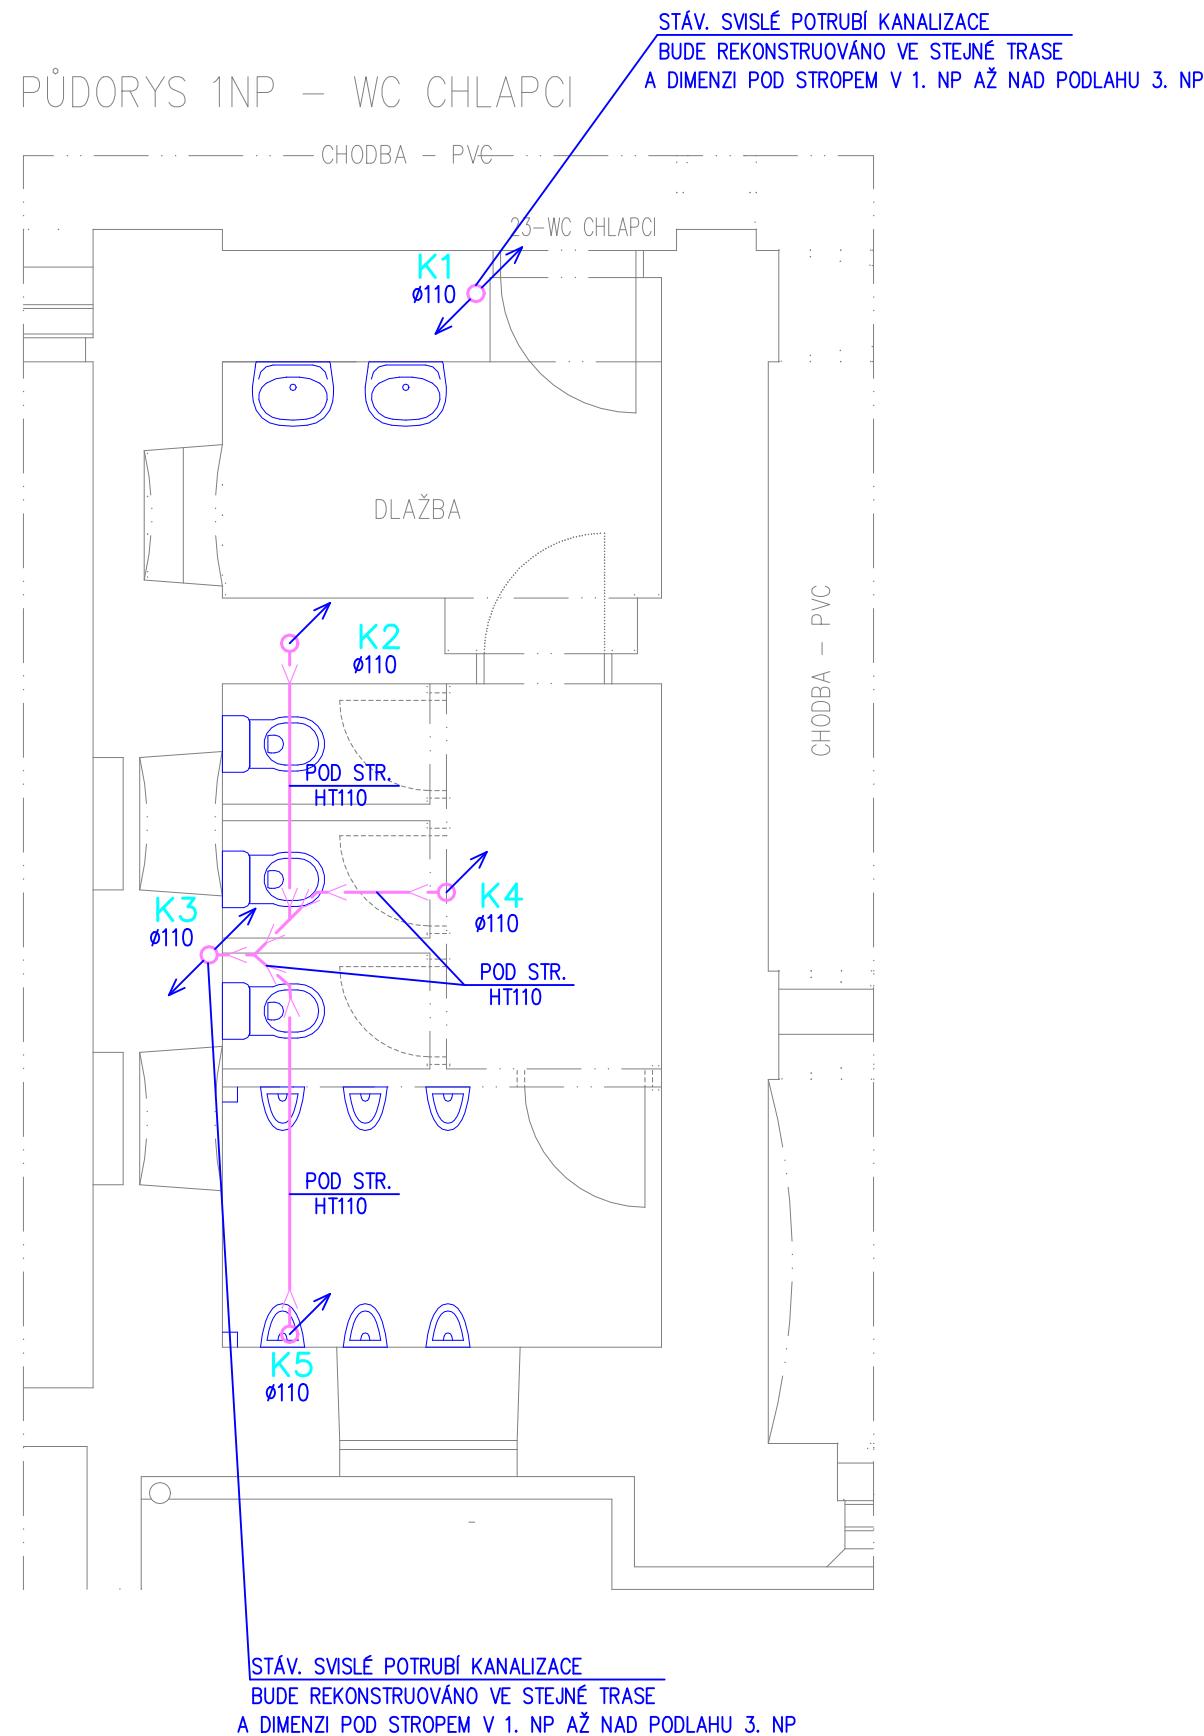

LEGENDA:

- U UMYVADLO
 - WC ZÁCHODOVÁ MÍSA
 - WC+B ZÁCHVOVÁ MÍSA S BIDEU. SPRŠKOU
 - V VÝLEVKA
- K1 STOUPACÍ POTRUBÍ SPLAŠKOVÉ KANALIZACE
- POTRUBÍ SPLAŠKOVÉ KANALIZACE HT

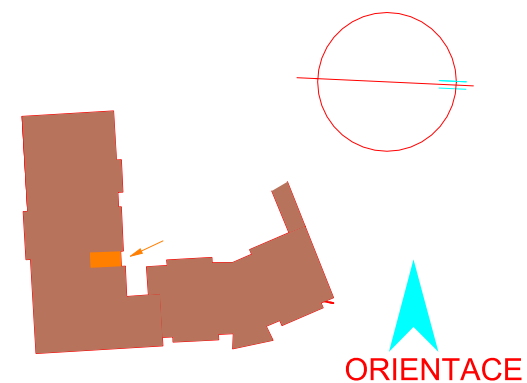

STAVEBNÍ ÚPRAVY HYGIENICKÉHO ZÁZEMÍ PEDAGOGICKÝCH PRACOVNÍKŮ VE 2. NP ZŠ SMETANŮV OKRUH 24/4, KRNOV INVESTOR: MĚSTO KRNOV, HLAVNÍ NÁMĚSTÍ 96/1, 794 01 KRNOV			RADIM BARTEK Jerlochovice 160 742 45 Fulnek Tel./fax.: 604 652 254 email: r.bartek@email.cz	07/2020 ÚNOR 2020 DPS měřítko 1:50 ozn.výkr. D.1.4 - B3
KONTROLOVAL ING.G.AKRITIDIS		PROJEKTANT R.BARTEK <i>barbek</i>	PARÉ ČÍSLO	D.1.4 TECHNIKA PROSTŘEDÍ STAVEB ZDRAVOTECHNIKA PŮDORYS 1.NP-KANALIZACE