

PŮDORYS 2.NP–VODOVOD


M 1:50

DETAIL S2

SEKČNÍ UZÁVĚRY PRO 3. NP  
1xKK20, 1xKK15, 1xREG15  
KRYTÉ PLAST. DVÍŘKY  
300x300, ~1,0m NAD PODL.


DETAIL S1

SEKČNÍ UZÁVĚRY PRO 1. NP  
1xKK20, 1xKK25, 1xKK15, 1xREG15  
KRYTÉ PLAST. DVÍŘKY  
300x300, ~1,0m NAD PODL.

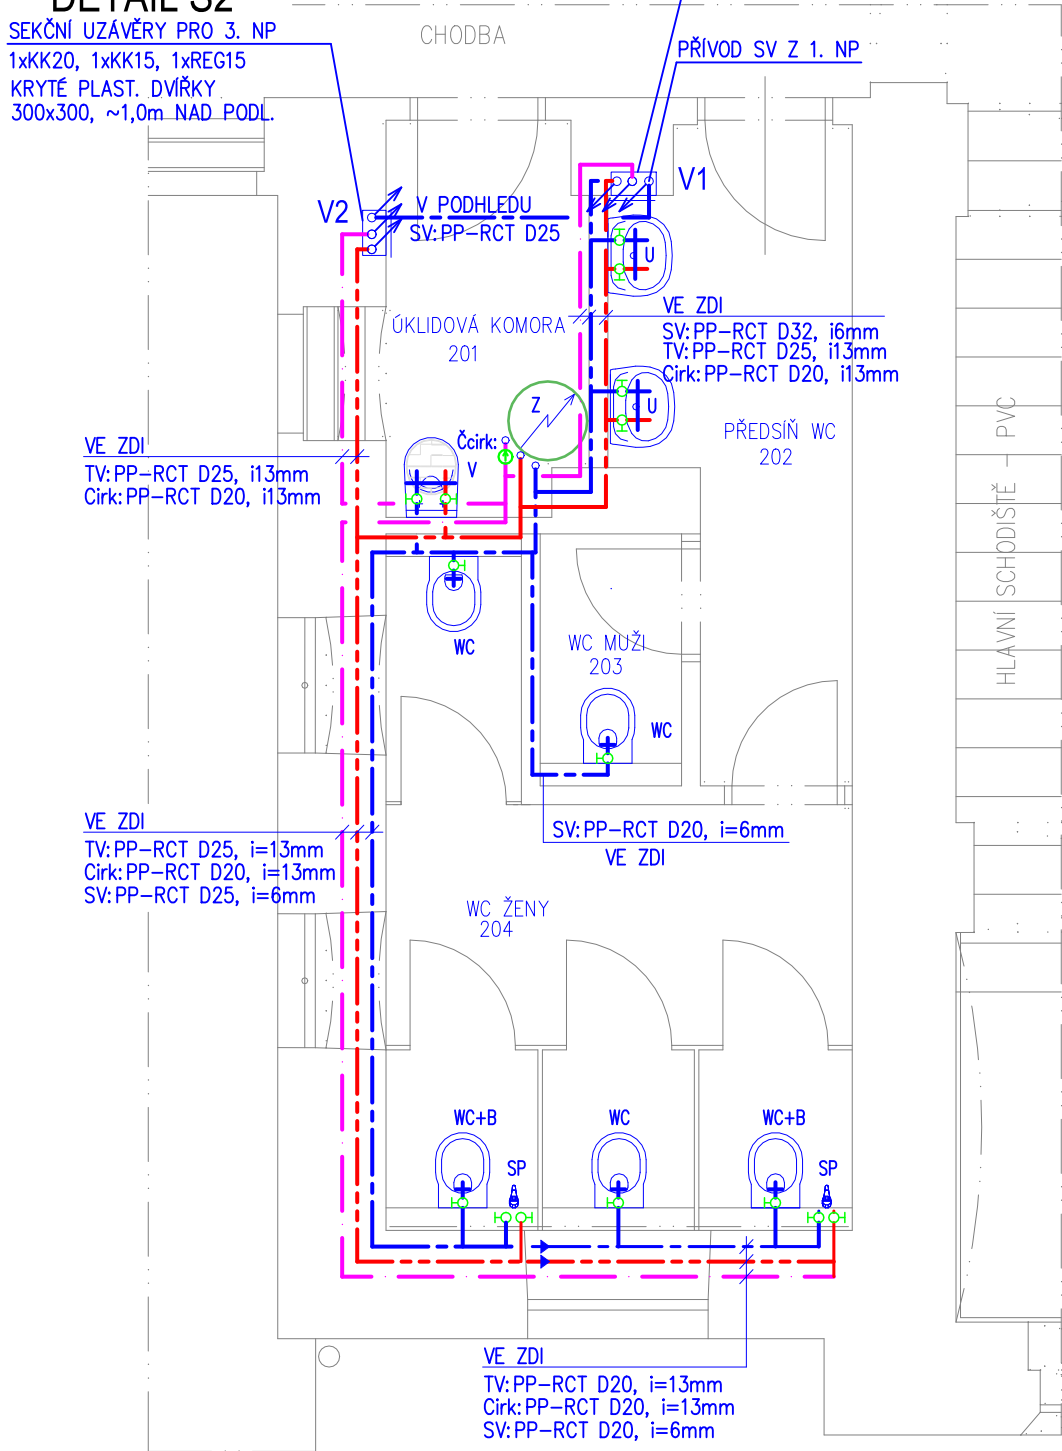


ZAPOJENÍ OHŘÍVAČE VODY

BEZ MĚŘ.

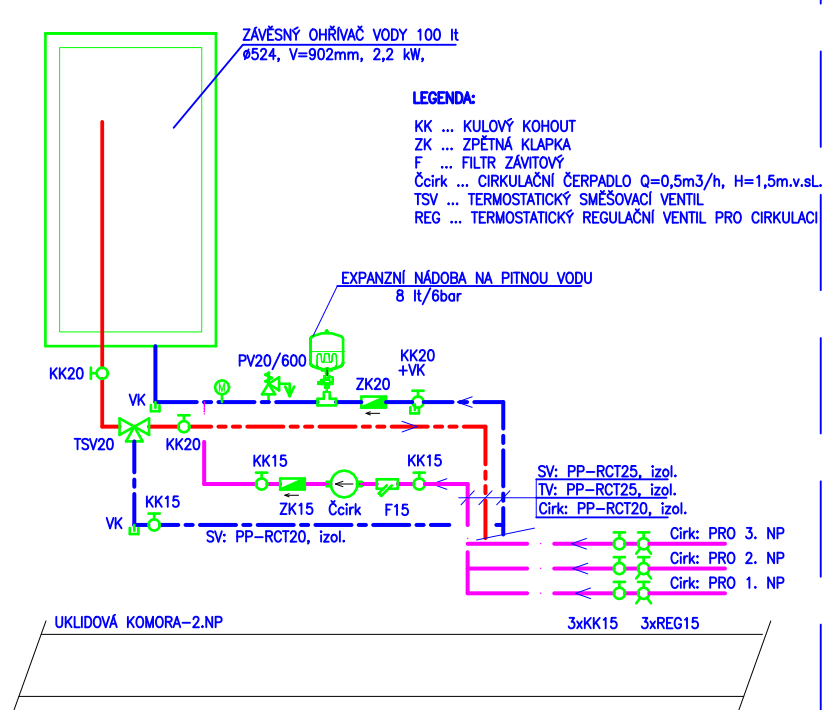

VZOROVÝ ŘEZ NAPOJENÍ ZAŘIZOVACÍCH PŘEDMĚTŮ

BEZ MĚŘ.

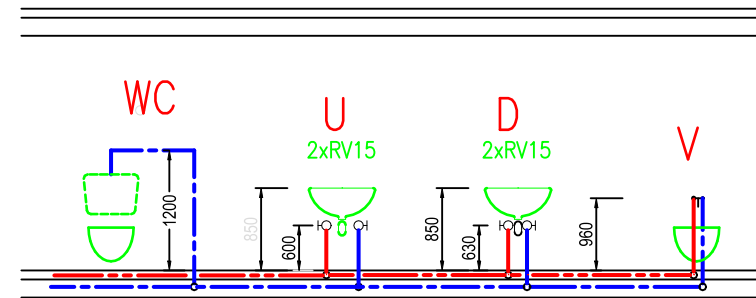

LEGENDA MÍSTNOSTÍ

OZN.	ÚČEL MÍSTNOSTÍ	ÚPRAVA POVRCHU PODLAH	ÚPRAVA POVRCHU STĚN	SV. VÝŠKA	PLOCHA
201	ÚKLIDOVÁ KOMORA	KERAMICKÁ DLAŽBA	KERAMICKÝ OBKLAD v=2100mm	3600mm	3,7
202	PŘEDSÍŇ WC	KERAMICKÁ DLAŽBA	KERAMICKÝ OBKLAD v=2100mm	2800mm	6,0
203	WC MUŽI	KERAMICKÁ DLAŽBA	KERAMICKÝ OBKLAD v=2100mm	2800mm	1,4
204	WC ŽENY	KERAMICKÁ DLAŽBA	KERAMICKÝ OBKLAD v=2100mm	3850mm	10,3

LEGENDA:

- U UMYVADLO
- WC ZÁCHODOVÁ MÍSA
- WC+B ZÁCHVOVÁ MÍSA S BIDET. SPRŠKOU
- V VÝLEVKA
- Z ZÁVĚSNÝ ELEKTRICKÝ OHŘÍVAČ VODY O OBJEMU 100 lt
- SP PÁKOVÁ PODOMÍTKOVÁ BATERIE S BIDETOVOU SPRŠKOU / HADICE DÉLKY 1,2m / PROVEDENÍ V CHROMU
- Čcirk: CÍRKULAČNÍ ČERPADLO Q=0,5m<sup>3</sup>/h; H=1,5m.v.sl. vč. SPÍNACÍCH HODIN
- V1 STOUPACÍ POTRUBÍ VODOVODU
- POTRUBÍ STUDENÉ VODY PP-RCT např. FIBER BASALT PLUS (PN26)
- POTRUBÍ TEPLÉ VODY PP-RCT např. FIBER BASALT PLUS (PN26)
- POTRUBÍ CÍRKULACE PP-RCT např. FIBER BASALT PLUS (PN26)

STAVEBNÍ ÚPRAVY HYGIENICKÉHO ZÁZEMÍ  
PEDAGOGICKÝCH PRACOVNÍKŮ VE 2. NP  
ZŠ SMETANŮV OKRUH 24/4, KRNOV  
INVESTOR: MĚSTO KRNOV, HLAVNÍ NÁMĚSTÍ 96/1, 794 01 KRNOV

KONTROLOVAL  
ING.G.AKRITIDIS

PROJEKTANT  
R.BARTEK

PARÉ ČÍSLO

D.1.4 TECHNIKA PROSTŘEDÍ STAVEB  
ZDRAVOTECHNIKA  
PŮDORYS 2.NP-VODOVOD

RADIM BARTEK  
Jerlochovice 160  
742 45 Fulnek  
Tel./fax.: 604 652 254  
email: r.bartek@email.cz

07/2020  
ÚNOR 2020  
DPS  
měřítko 1:50  
ozn.výkr. D.1.4 - B1