


PŮDORYS 2.NP–OTOPNÁ TĚLESA

M 1:50

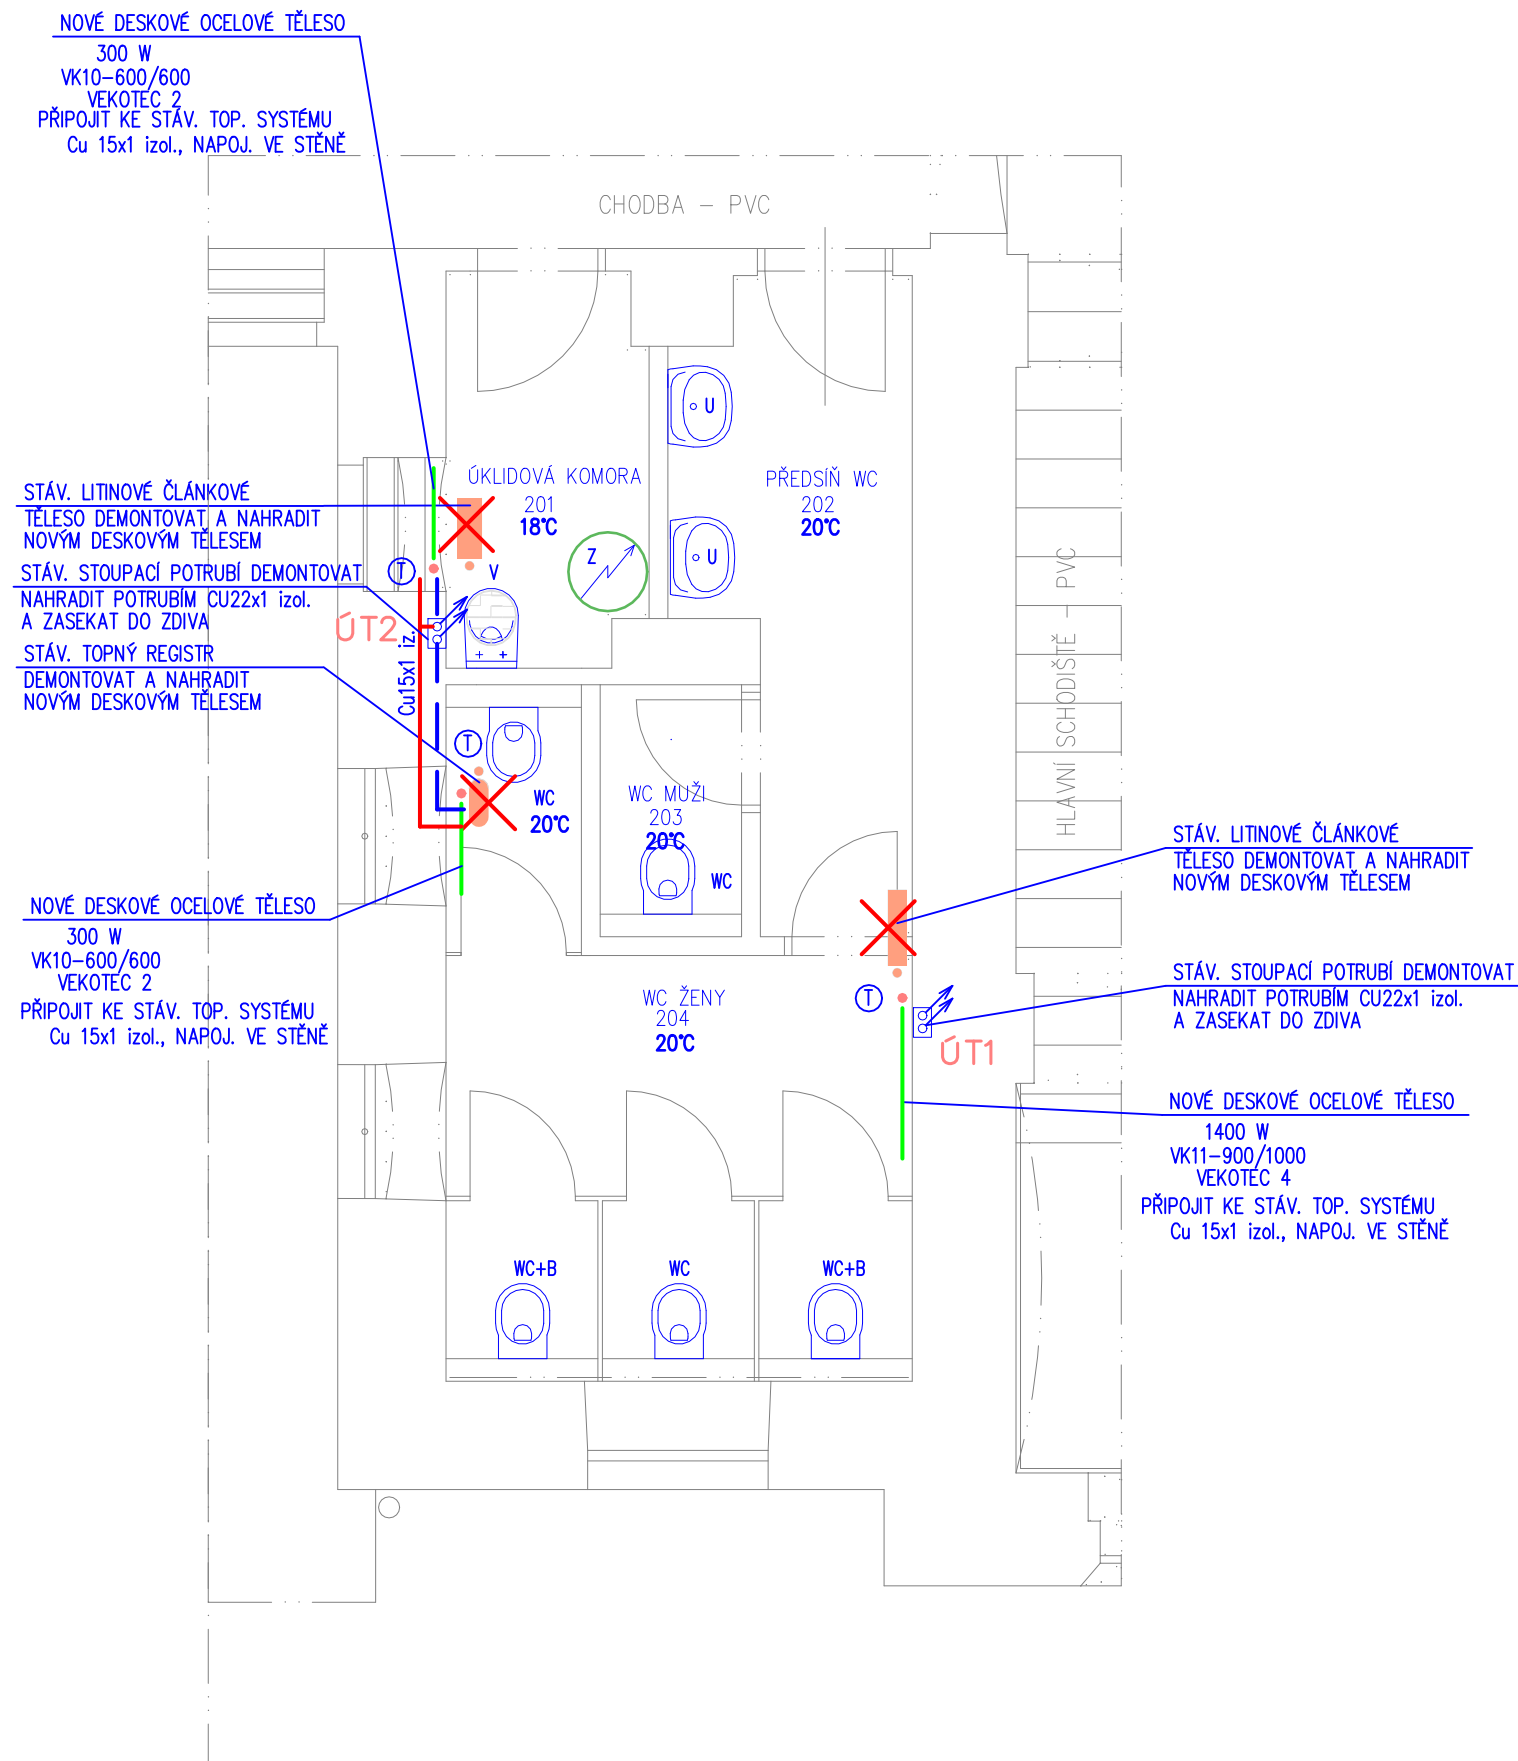

LEGENDA MÍSTNOSTÍ


OZN.	ÚČEL MÍSTNOSTÍ	ÚPRAVA POVRCHU PODLAH	ÚPRAVA POVRCHU STĚN	SV. VÝŠKA	PLOCHA
201	ÚKLIDOVÁ KOMORA	KERAMICKÁ DLAŽBA	KERAMICKÝ OBKLAD v=2100mm	3600mm	3,7
202	PŘEDSÍŇ WC	KERAMICKÁ DLAŽBA	KERAMICKÝ OBKLAD v=2100mm	2800mm	6,0
203	WC MUŽI	KERAMICKÁ DLAŽBA	KERAMICKÝ OBKLAD v=2100mm	2800mm	1,4
204	WC ŽENY	KERAMICKÁ DLAŽBA	KERAMICKÝ OBKLAD v=2100mm	3850mm	10,3


LEGENDA:

U UMYVADLO
WC ZÁCHODOVÁ MÍSA
WC+B ZÁCHVOVÁ MÍSA S BIDET. SPRŠKOU
V VÝLEVKA

ÚT1 STOUPACÍ POTRUBÍ VYTÁPĚNÍ NOVĚ Cu izol.

— — — — — Cu POTRUBÍ izol. VE ZDI
— — — — — Cu POTRUBÍ izol. VE ZDI

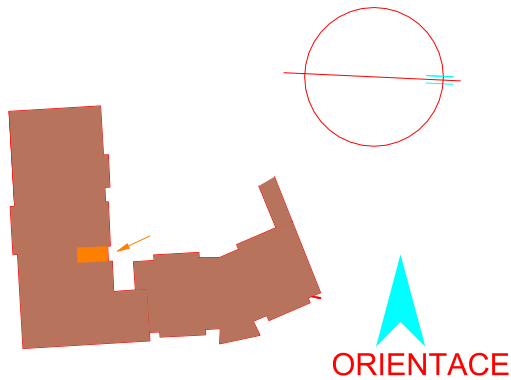

STAVEBNÍ ÚPRAVY HYGIENICKÉHO ZÁZEMÍ PEDAGOGICKÝCH PRACOVNÍKŮ VE 2. NP ZŠ SMETANŮV OKRUH 24/4, KRNOV INVESTOR: MĚSTO KRNOV, HLAVNÍ NÁMĚSTÍ 96/1, 794 01 KRNOV				RADIM BARTEK Jerlochovice 160 742 45 Fulnek Tel./fax.: 604 652 254 email: r.bartek@email.cz		07/2020 ÚNOR 2020 DPS měřítko 1:50 ozn.výkr. D.1.4 - B4	
KONTROLOVAL ING.G.AKRITIDIS		PROJEKTANT R.BARTEK 	PARÉ ČÍSLO	D.1.4 TECHNIKA PROSTŘEDÍ STAVEB VYTÁPĚNÍ PŮDORYS 2.NP-OTOPNÁ TĚLESA			