


PŮDORYS 2NP - BJ 1 - TOPENÍ

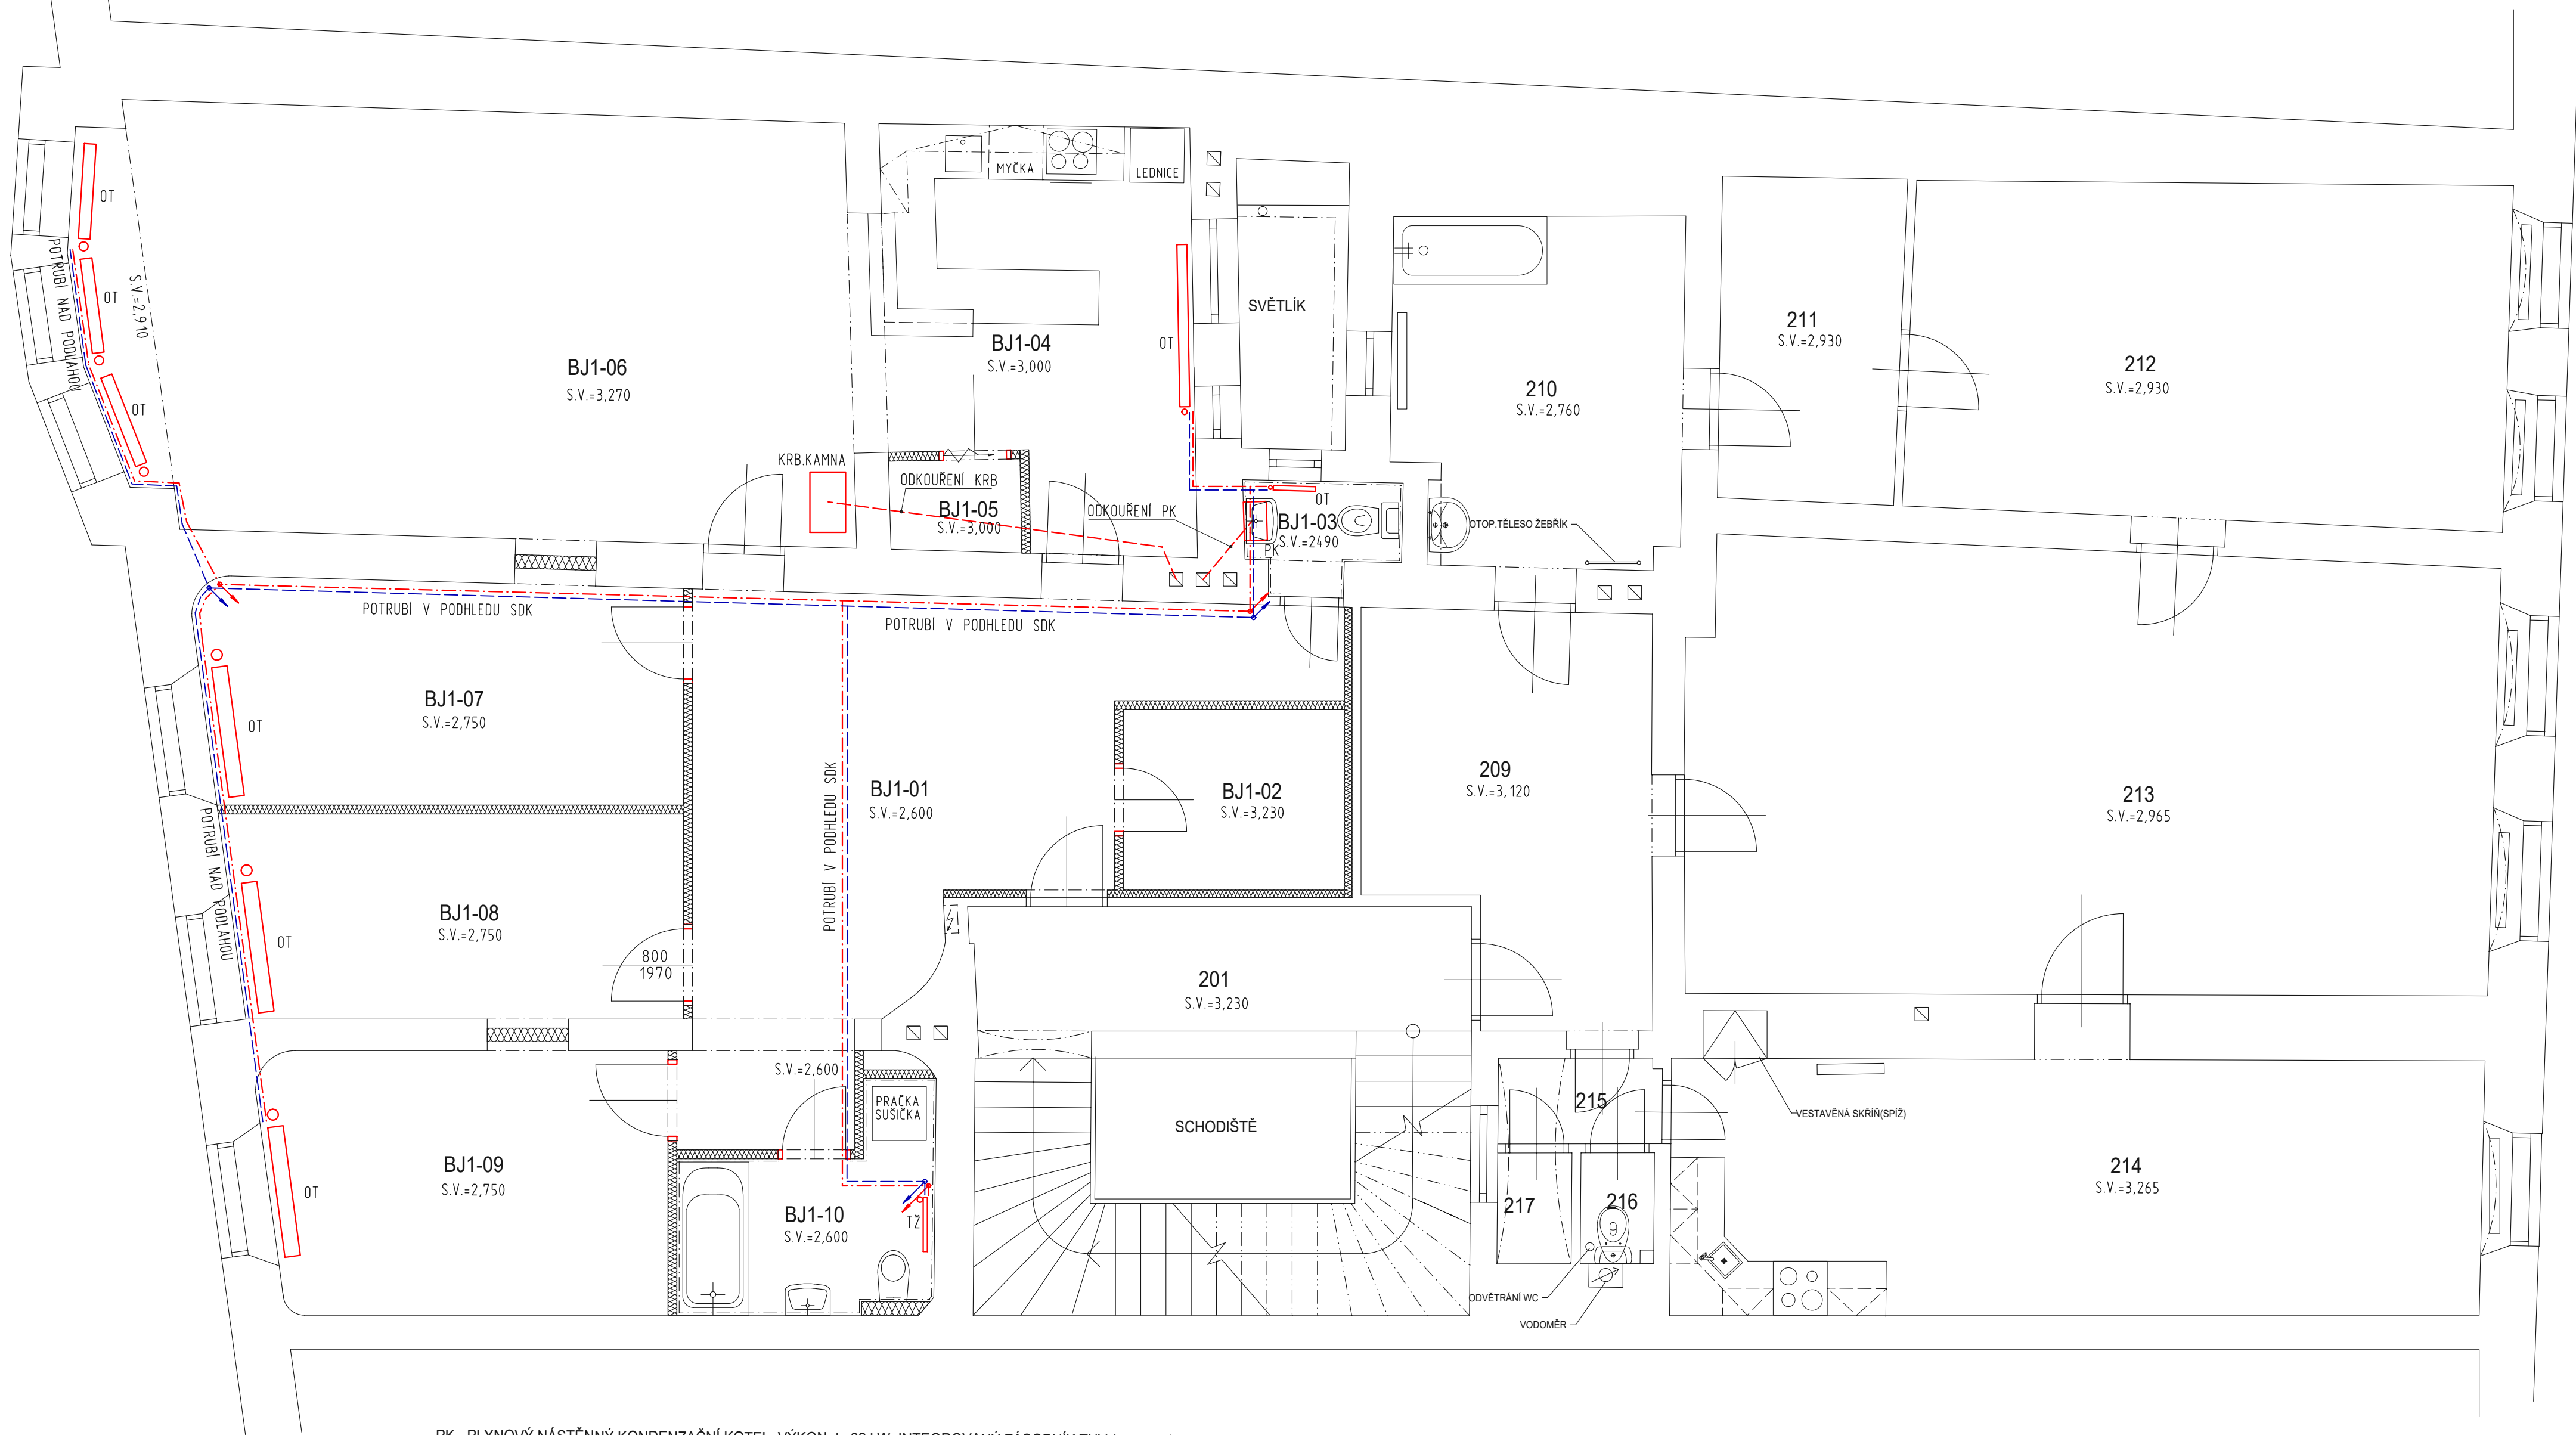

LEGENDA MÍSTNOSTÍ

OZNAČENÍ	NÁZEV MÍSTNOSTI	PLOCHA [m²]
BJ1-01	CHODBA	25,43
BJ1-02	CHODBA	4,90
BJ1-03	WC	1,89
BJ1-04	KUCHYŇ	15,53
BJ1-05	SPIŽ	1,47
BJ1-06	OBÝVACÍ POKOJ	39,79
BJ1-07	POKOJ	13,29
BJ1-08	POKOJ	11,48
BJ1-09	POKOJ	12,98
BJ1-10	KOUPELNA + WC	5,55
CELKOVÁ PLOCHA MÍSTNOSTÍ		132,31

PK - PLYNOVÝ NÁSTĚNNÝ KONDENZAČNÍ KOTEL, VÝKON do 32 kW, INTEGROVANÝ ZÁSOBNÍK TUV (cca. 50L)

OT - OTOPNÉ TĚLESO DESKOVÉ, SPODNÍ PŘIPOJENÍ, THERMOHLAVICE

TŽ - TOPNÝ ŽEBŘÍK, SPODNÍ PŘIPOJENÍ, THERMOHLAVICE + EL. TOPNÁ TYČ



HLAVNÍ NÁM. 33, BYT 1 - 2.NP
PŮDORYS - VYTÁPĚNÍ

Datum: 03.06.2024 Měřítko: 1:50
Kreslil: Pavel Hanzel, referent OISM