



PŮDORYS 2.NP - SCHÉMA TZB
M 1:75

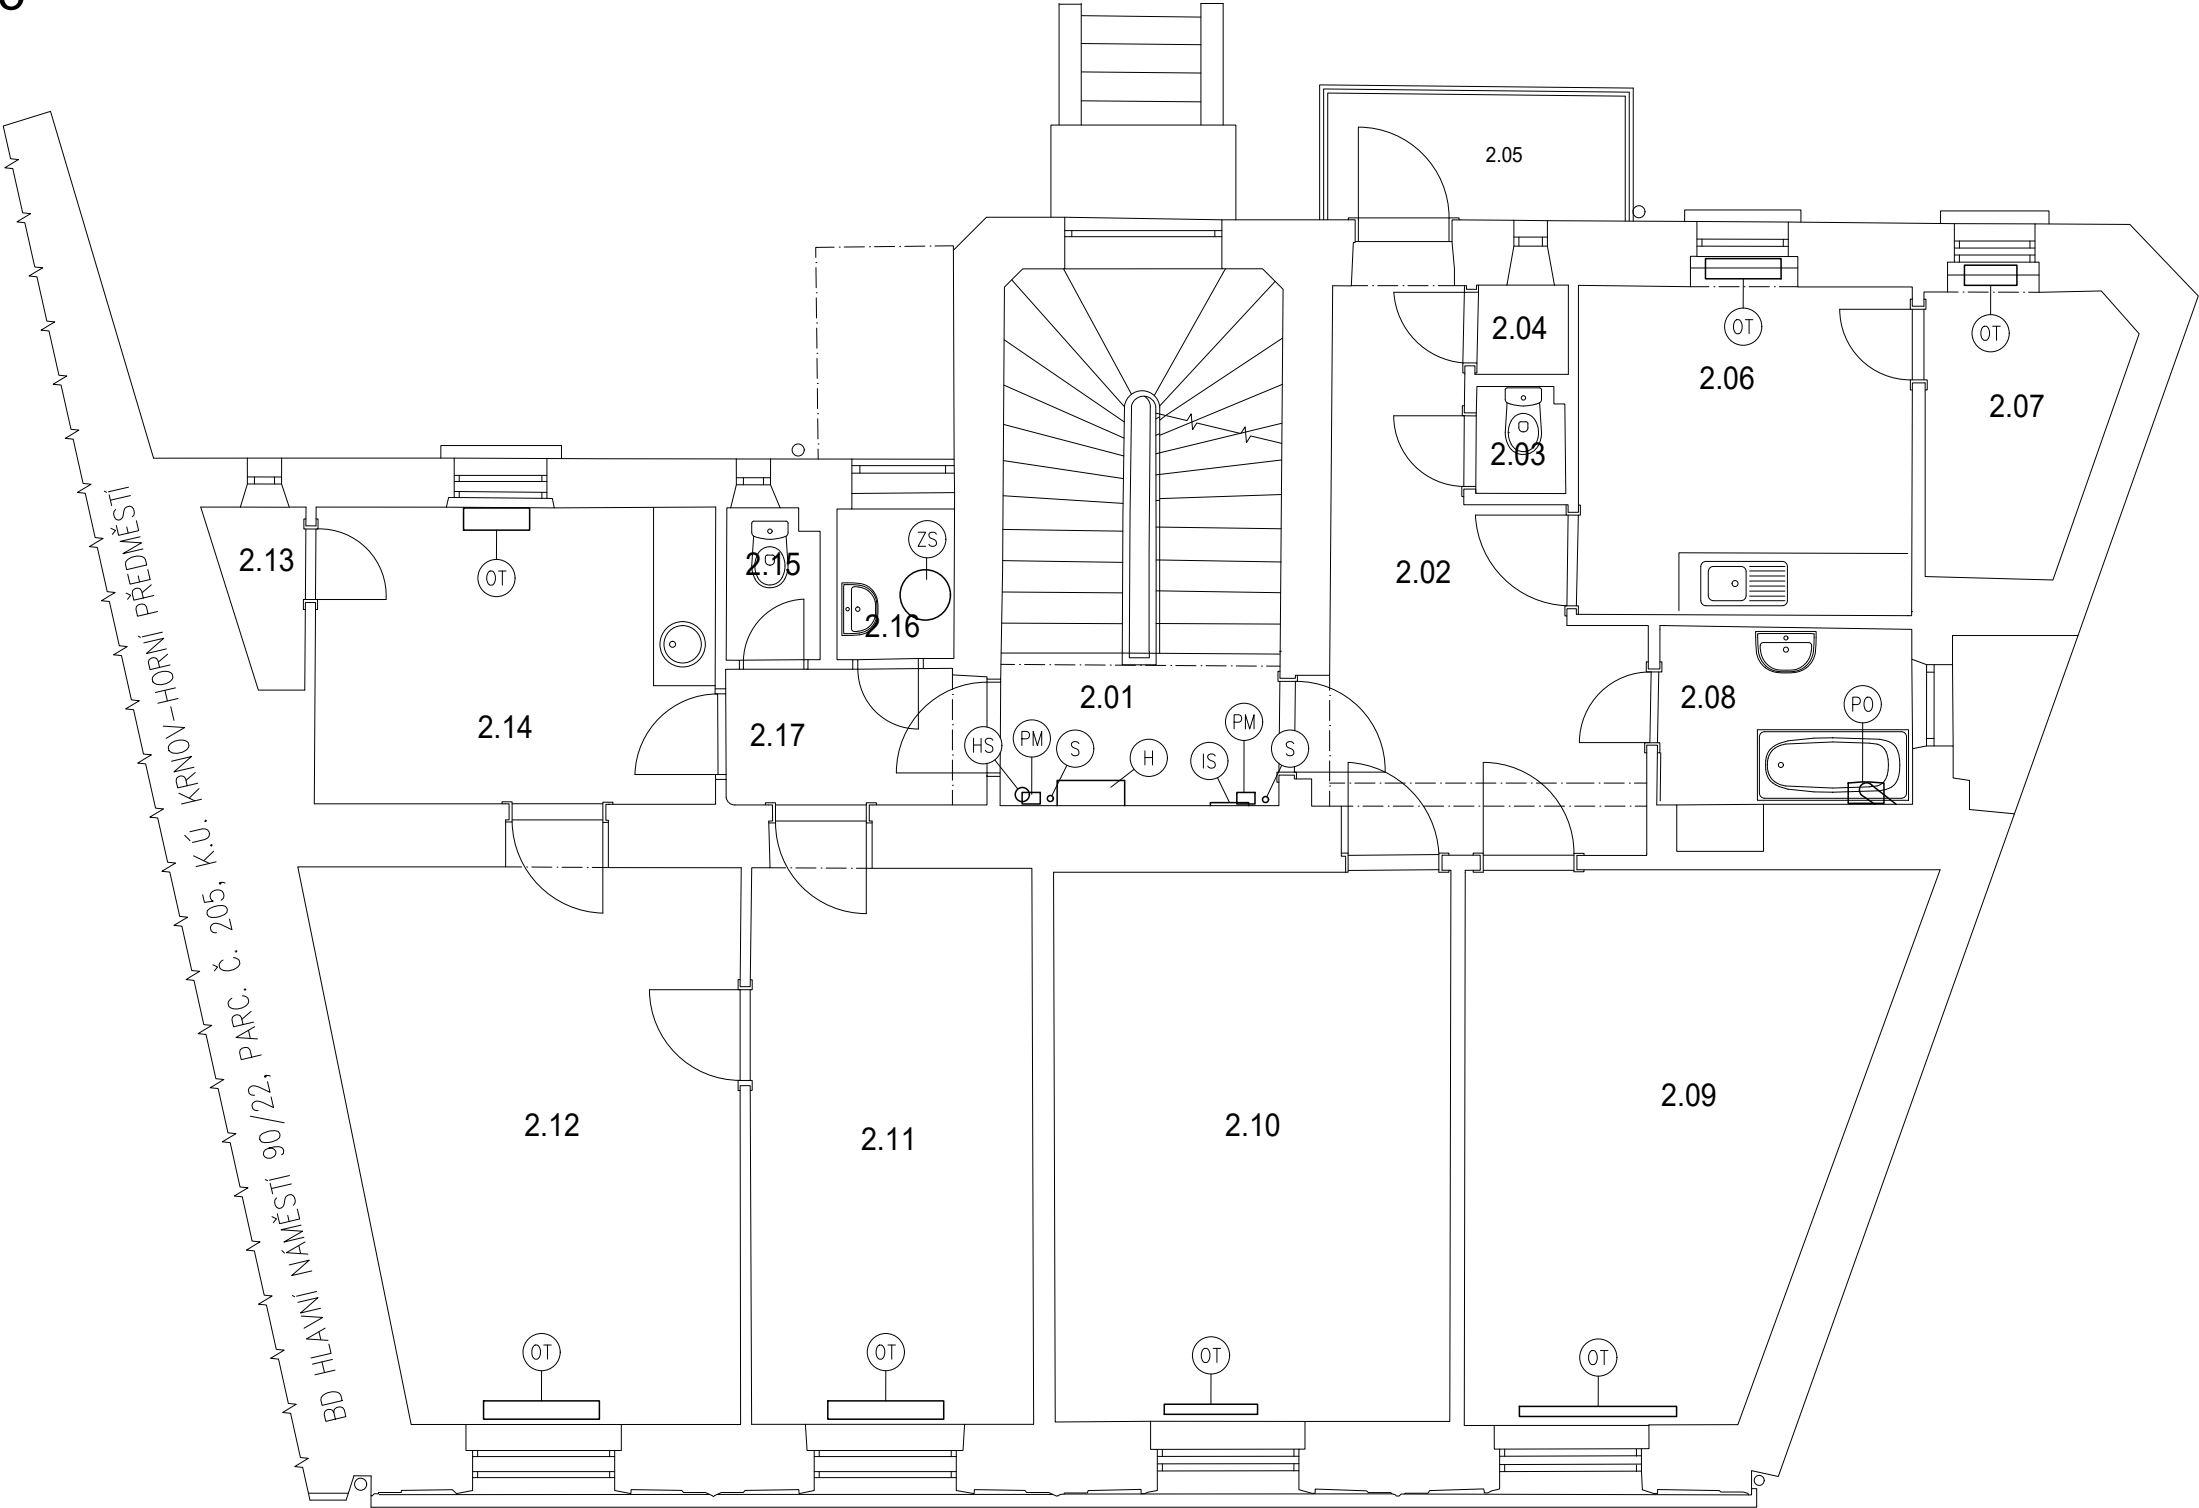

LEGENDA ZNAČENÍ

- HS – HASÍCÍ PŘÍSTROJ
- TZ – TELEKOMUNIKAČNÍ ZAŘÍZENÍ
- H – VNITŘNÍ NÁSTĚNNÝ HYDRANT
- PM – PLYNOMĚR
- IS – INSTALAČNÍ SKŘÍŇ
- ZS – ZÁSOBNÍK TEPLÉ VODY
- S – STOUPACÍ PLYNOVÉ POTRUBÍ
- PO – PLYNOVÝ PRŮTOKOVÝ OHŘÍVAČ
- OT – OTOPNÉ TĚLESO

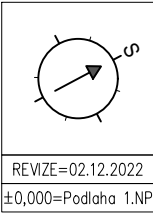

SANACE VLHKOSTI ZDIVA BYTOVÉHO DOMU
ŠTURSOVA 91/3, KRNOV

INVESTOR: MĚSTO KRNOV, HLAVNÍ NÁMĚSTÍ 96/1, 794 01 KRNOV

RZ 149-2022/02
BŘEZEN 2023
DPS
měřítko 1:75
ozn.výkr. D.1.1-10

PROJEKTANT
R.ZATLOUKAL

KRESLIL
E.VASILADISOVÁ

PARÉ ČÍSLO

PŮDORYS 2.NP - SCHÉMA TZB
STÁVAJÍCÍ STAV
D.1.1 ARCHITEKTONICKO-STAVEBNÍ ŘEŠENÍ