
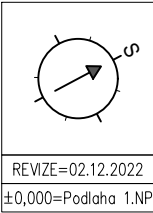


PŮDORYS 6NP - SCHÉMA TZB
M 1:75

LEGENDA ZNAČENÍ

- ⊙ ZS – ZÁSOBNÍK TEPLÉ VODY
⊙ OT – OTOPNÉ TĚLESO

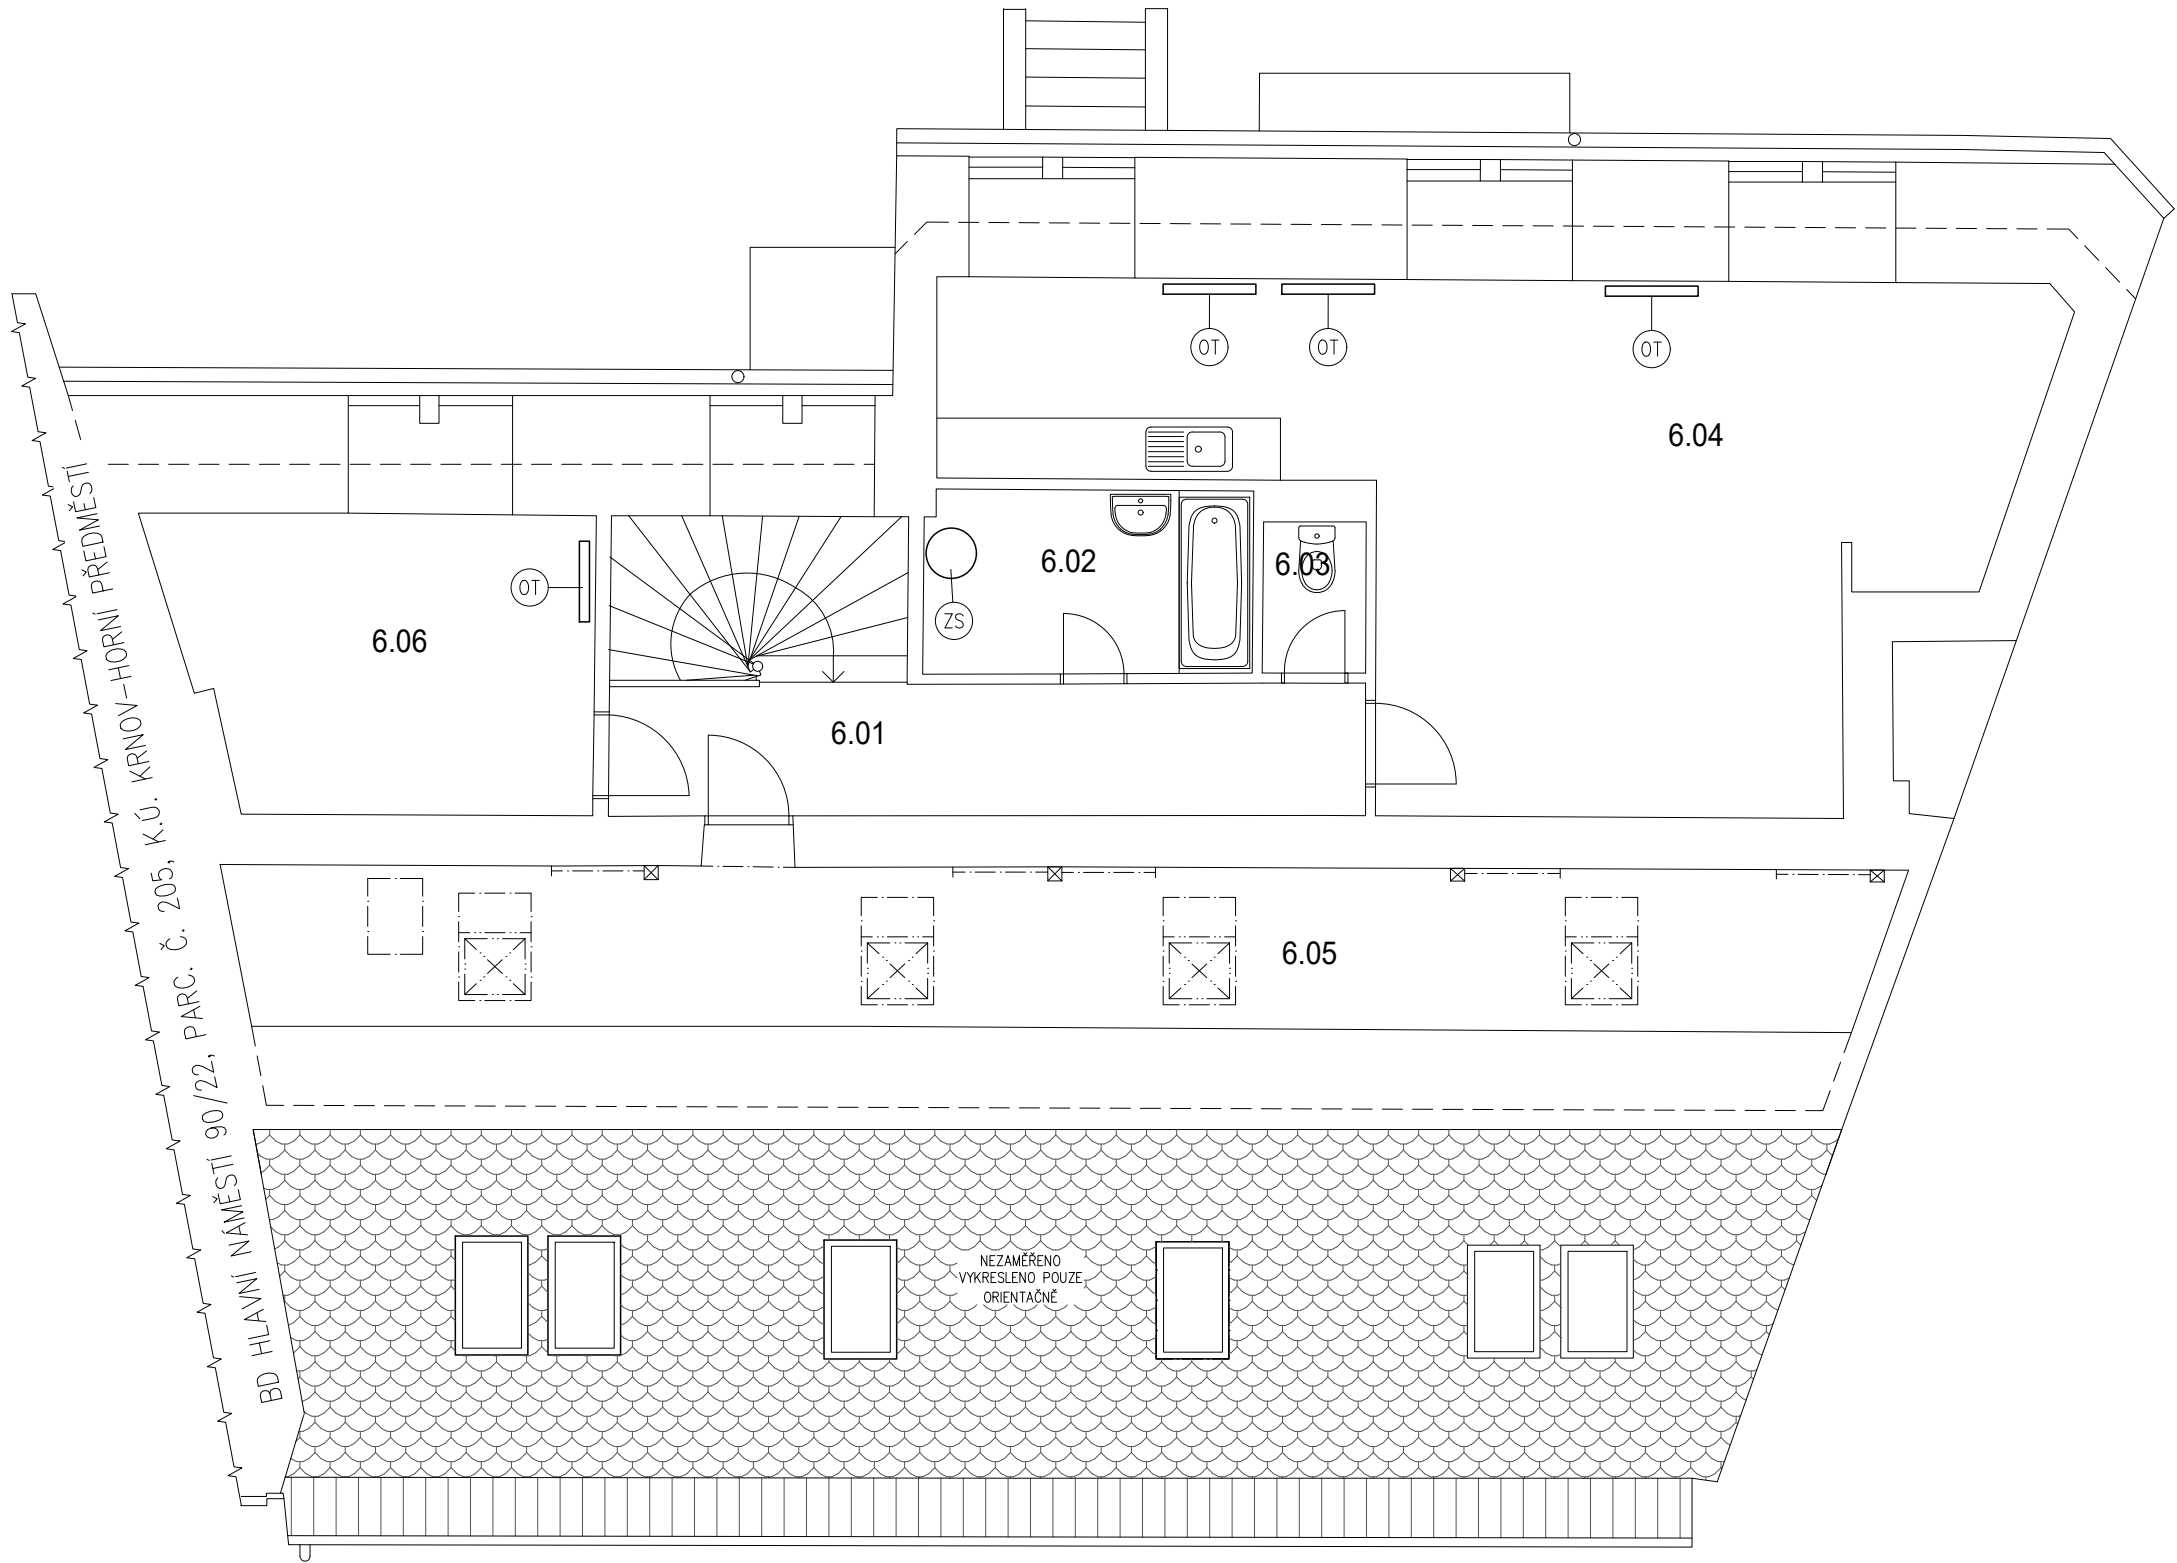

SANACE VLHKOSTI ZDIVA BYTOVÉHO DOMU
ŠTURSOVA 91/3, KRNOV

INVESTOR: MĚSTO KRNOV, HLAVNÍ NÁMĚSTÍ 96/1, 794 01 KRNOV

RZ 149-2022/02
BŘEZEN 2023
DPS
měřítko 1:75
ozn.výkr. D.1.1-14

PROJEKTANT
R.ZATLOUKAL

KRESLIL
E.VASILADISOVÁ

PARÉ ČÍSLO

PŮDORYS 6NP - SCHÉMA TZB
STÁVAJÍCÍ STAV
D.1.1 ARCHITEKTONICKO-STAVEBNÍ ŘEŠENÍ