


PŮDORYS 1.NP - SCHÉMA TZB
M 1:75

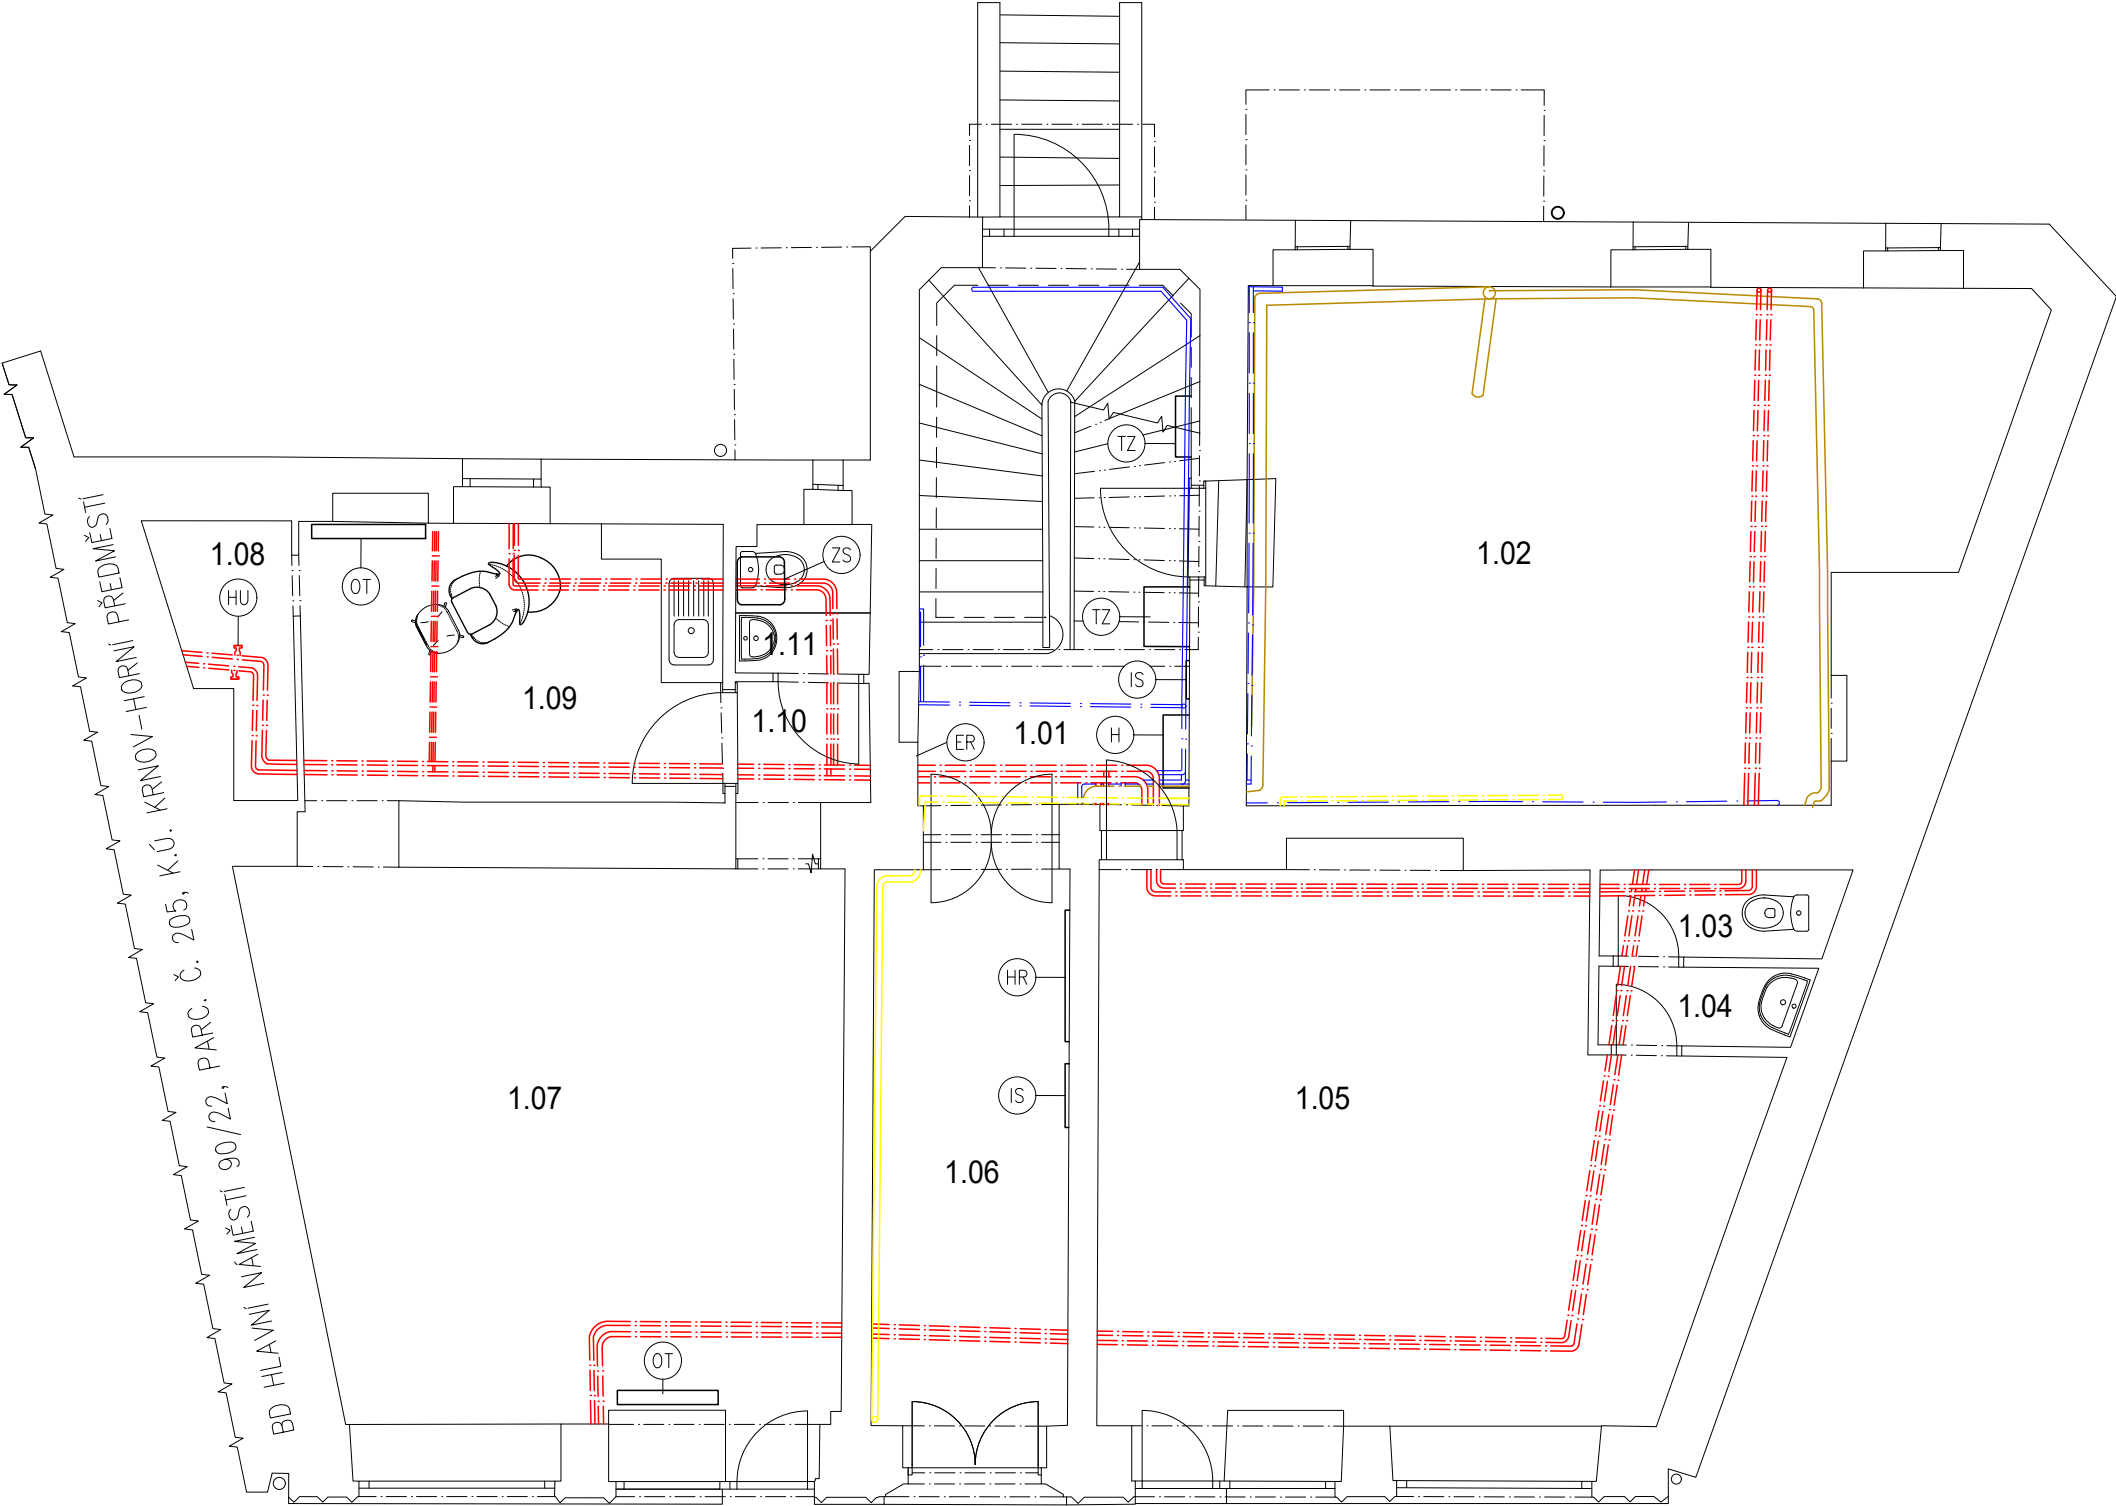


LEGENDA ZNAČENÍ

- ER – ELEKTRICKÝ ROZVADĚČ
- TZ – TELEKOMUNIKAČNÍ ZAŘÍZENÍ
- H – VNITŘNÍ NÁSTĚNNÝ HYDRANT
- HR – HLAVNÍ ELEKTRICKÝ ROZVADĚČ
- IS – INSTALAČNÍ SKŘÍŇ
- ZS – ZÁSOBNÍK TEPLÉ VODY
- HU – HLAVNÍ UZÁVĚR
- OT – OTOPNÉ TĚLESO

LEGENDA TPS

- VODOVODNÍ POTRUBÍ
- ROZVODY VYTÁPĚNÍ
- VNITŘNÍ PLYNOINSTALACE
- POTRUBÍ KANALIZACE

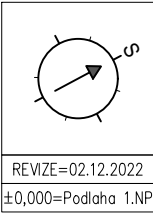

REVIZE=02.12.2022
±0,000=Podlaha 1.NP

SANACE VLHKOSTI ZDIVA BYTOVÉHO DOMU
ŠTURSOVA 91/3, KRNOV

INVESTOR: MĚSTO KRNOV, HLAVNÍ NÁMĚSTÍ 96/1, 794 01 KRNOV

RZ 149-2022/02
BŘEZEN 2023
DPS
měřítko 1:75
ozn.výkr. D.1.1-9

PROJEKTANT
R.ZATLOUKAL

KRESLIL
E.VASILADISOVÁ

PARÉ ČÍSLO

PŮDORYS 1.NP - SCHÉMA TZB
STÁVAJÍCÍ STAV
D.1.1 ARCHITEKTONICKO-STAVEBNÍ ŘEŠENÍ