


PŮDORYS M1:25

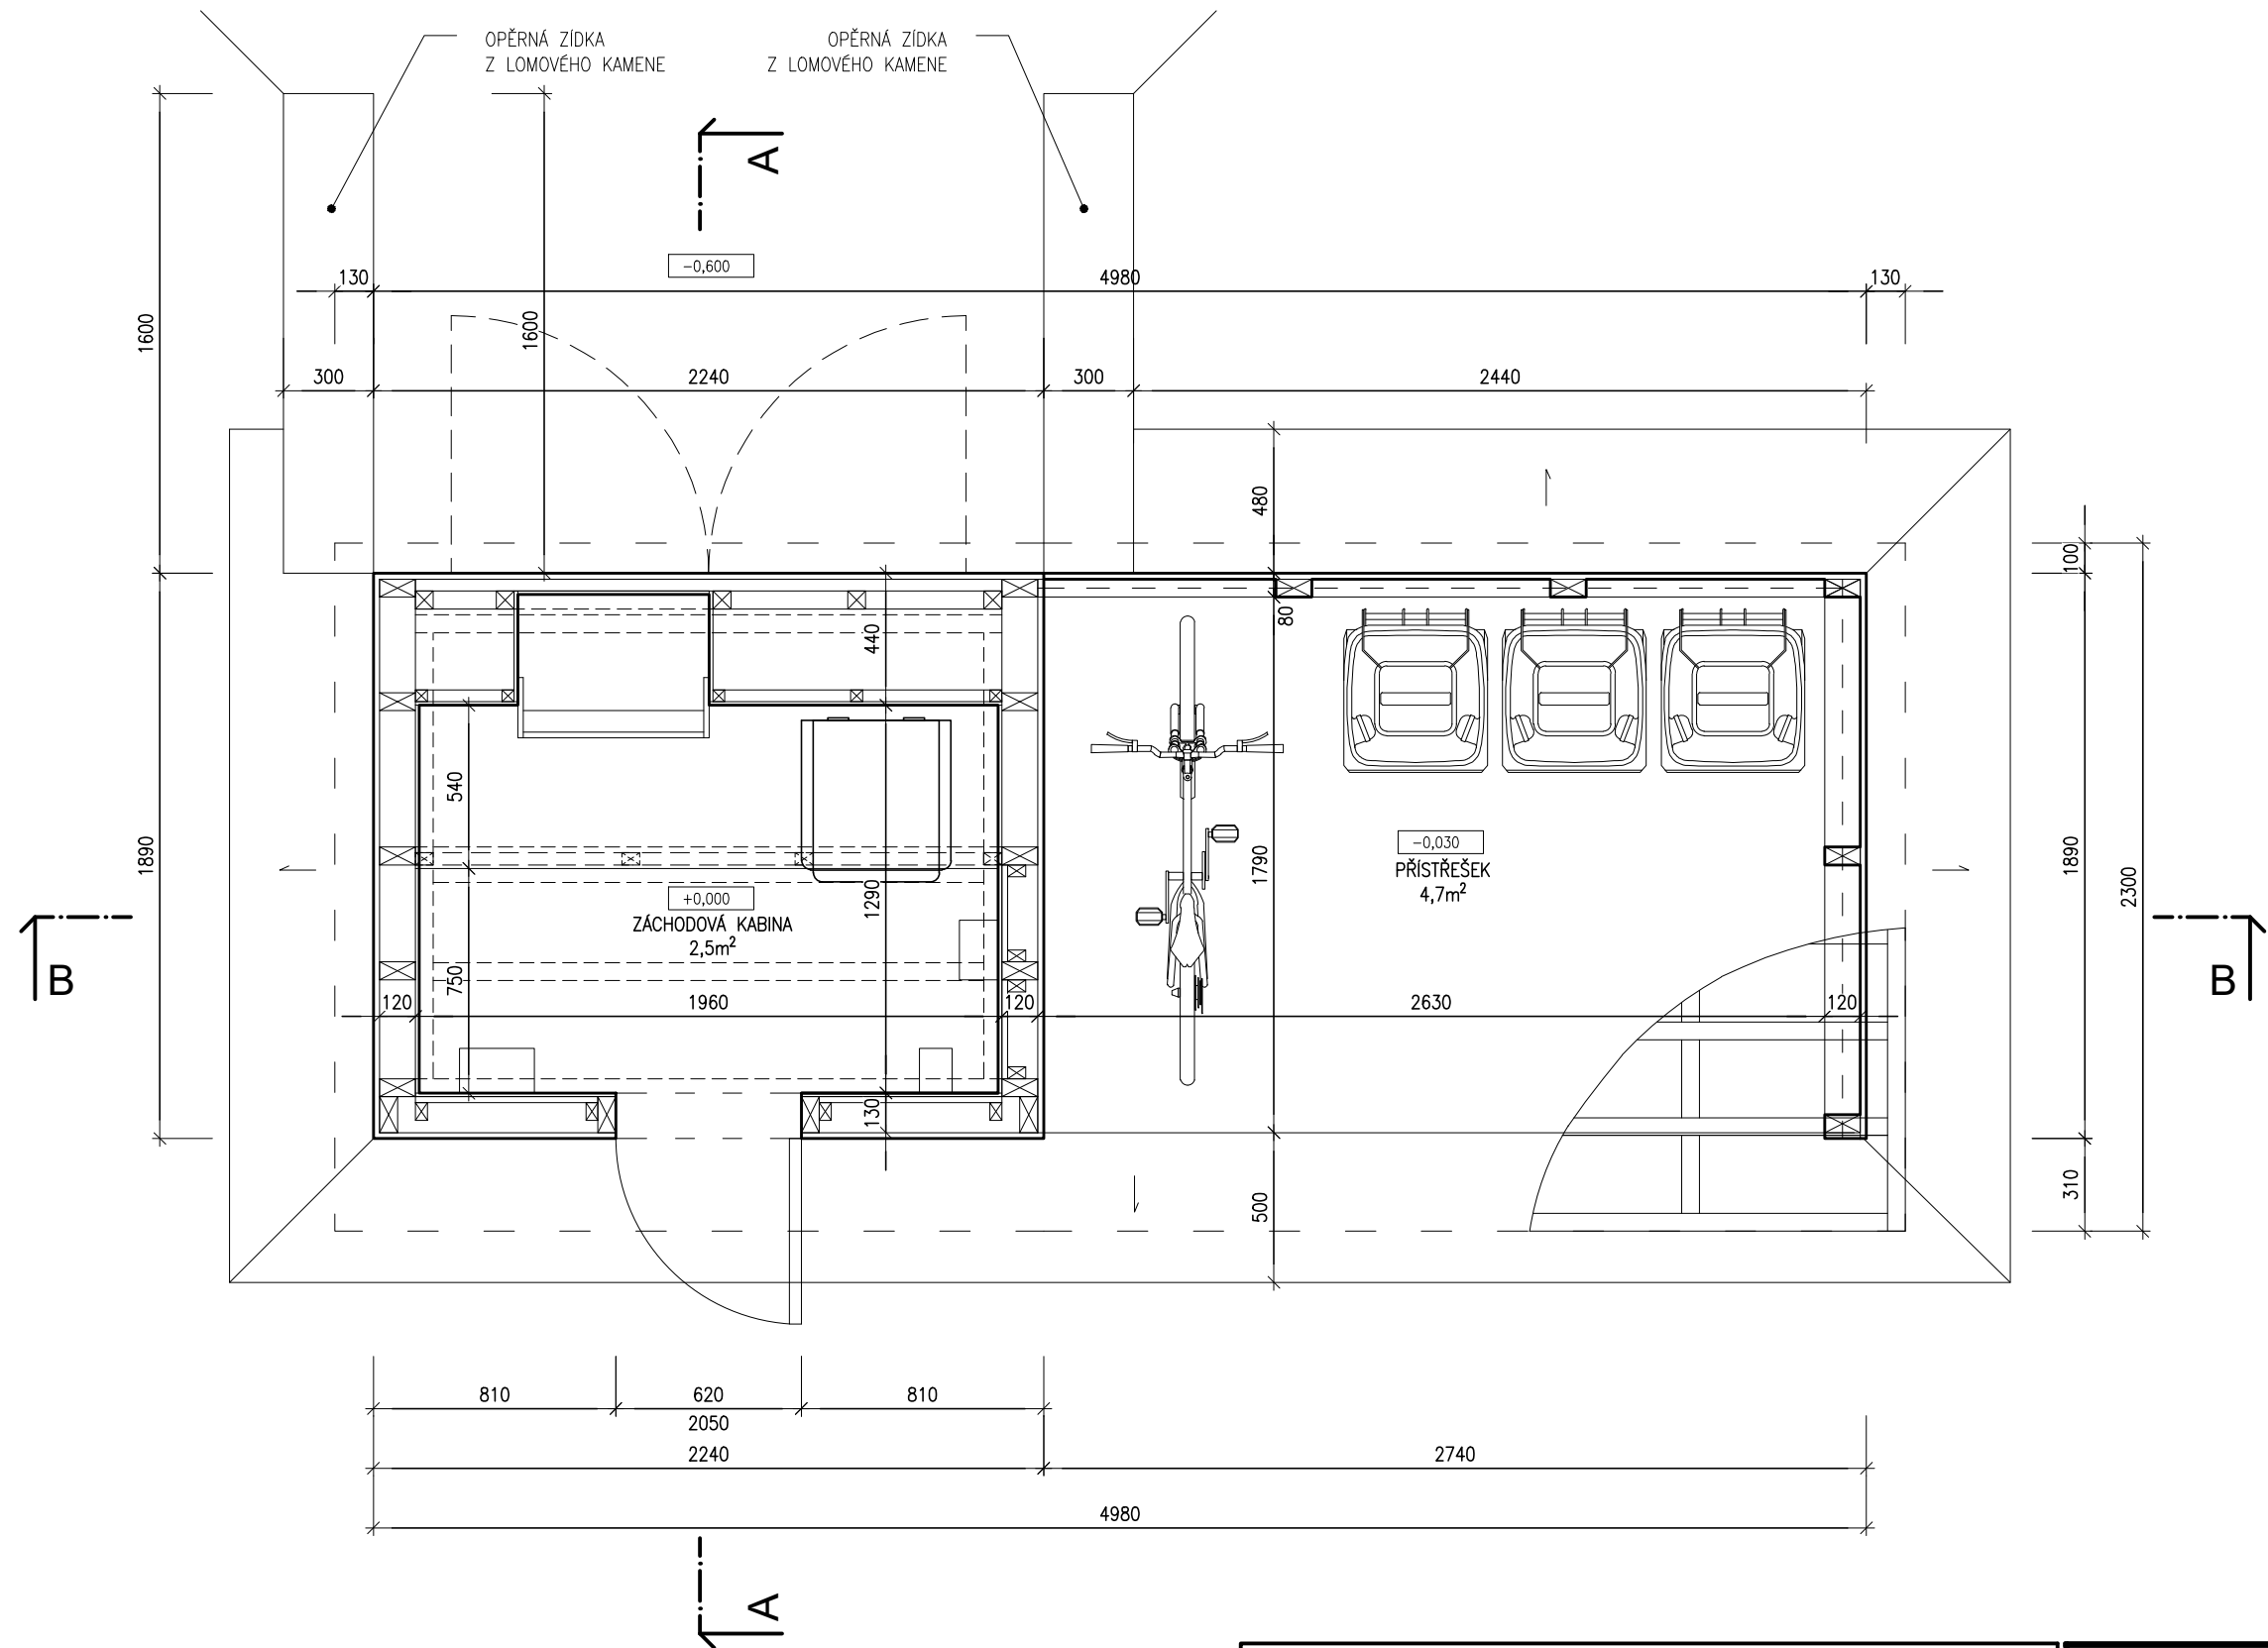

<div>BIO WC CIVILÍN</div> <div>parc.č. 1835, k.ú. OPAVSKÉ PŘEDMĚSTÍ [674630]</div> <div>INVESTOR: MĚSTO KRNOV, HL. NÁMĚSTÍ 96/1, 794 01 KRNOV</div>				<div>RZ 181-2025/3</div> <div>ÚNOR 2025</div> <div>DSP</div> <div>měřítko 1:25</div> <div>ozn.výkresu D.3</div>	
PROJEKTANT R. ZATLOUKAL	VYPRACOVAL T. DERKA		PARÉ ČÍSLO	PŮDORYS	