


POHLED P2

viz.výkres D.1.4.3.1

LEGENDA

- POTRUBÍ PZ - PŘÍVOD VĚTRACÍHO VZDUCHU
- POTRUBÍ PZ - ODVOD VĚTRACÍHO VZDUCHU
- POTRUBÍ PZ - PŘÍVOD ČERSTVÉHO VZDUCHU
- POTRUBÍ PZ - ODVOD ODPADNÍHO VZDUCHU

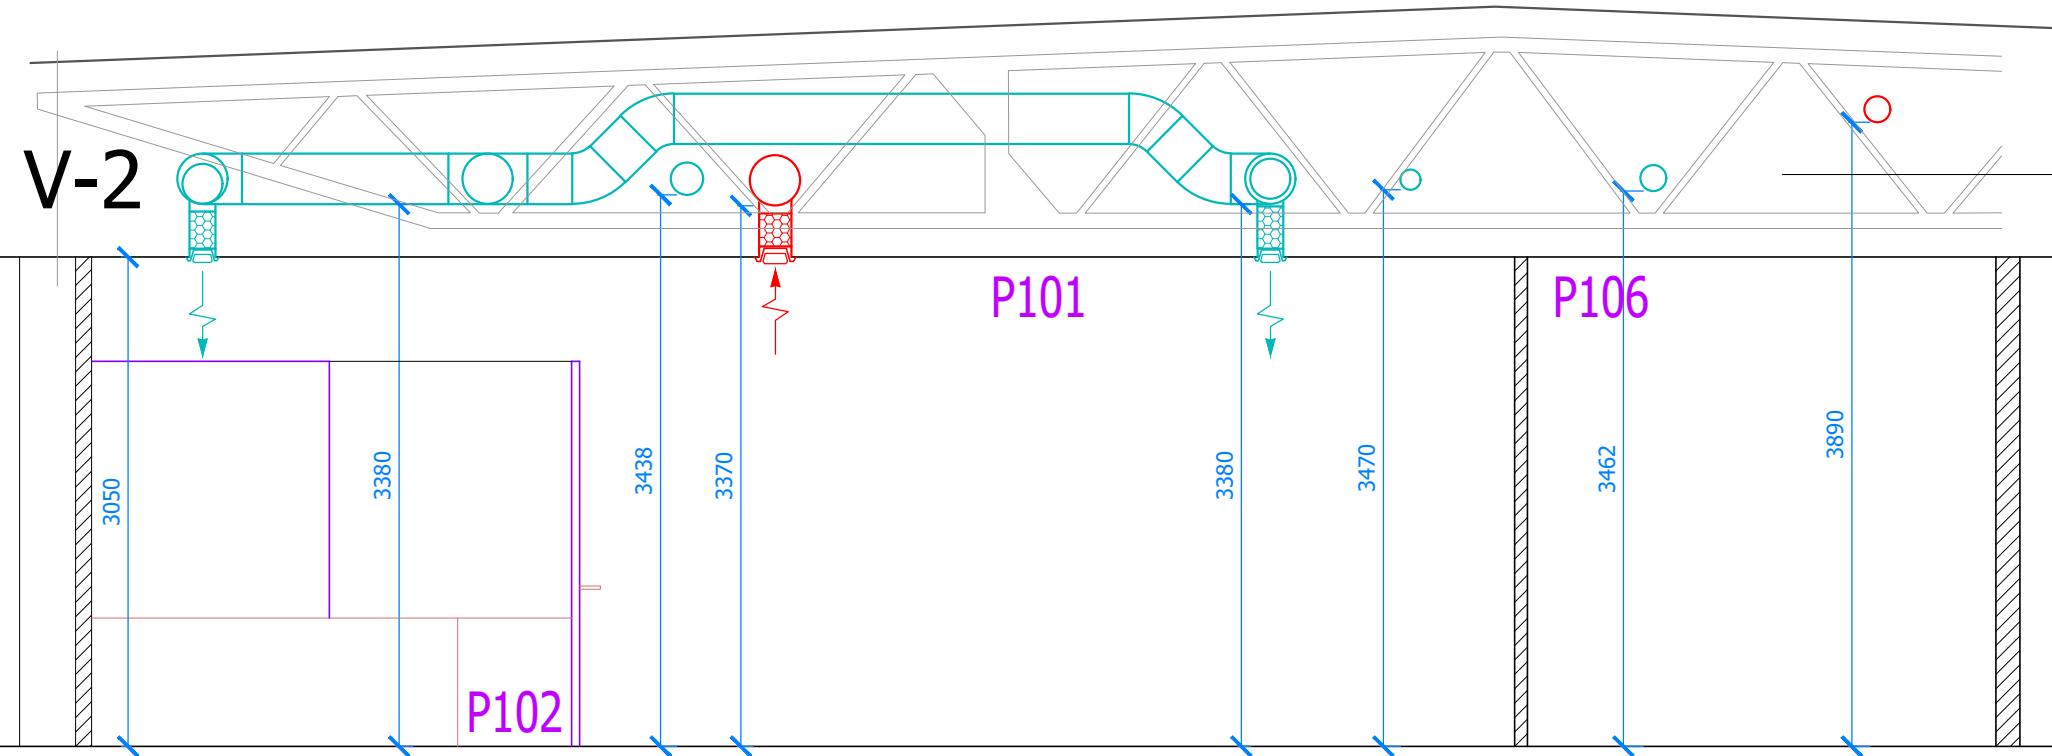

POHLED P3

viz.výkres D.1.4.3.1

| | | | |
|--|--|---|----------------|
| Hlavní projektant: ing.Geryk Miroslav Dvořákův okruh 13, KRNOV | Zpracoval: Fojt Jaroslav, Hynčice 123 MĚSTO ALBRECHTICE | JAFO plynoservis Hynčice 123, 793 95 MĚSTO ALBRECHTICE tel: 724 578 838, e-mail: fojt1111@seznam.cz | |
| Stavebník: MĚSTO KRNOV, Hlavní náměstí 96/1, 794 01 Krnov, IČ 00296139 | | DATUM | 07/2025 |
| Stavba: OBCHODNÍ DŮM KRNOV, Hlavní nám. 2001/43 - stavební úpravy | | ÚČEL | DPS |
| | | MĚŘÍTKO | 1 : 50 |
| | | FORMÁT | 2 x A4 |
| Výkres: TPS - VZDUCHOTECHNIKA, POHLEDY 02 | | Č.VÝKRESU D.1.4.3.4 | |