




PŮDORYS 3.NP

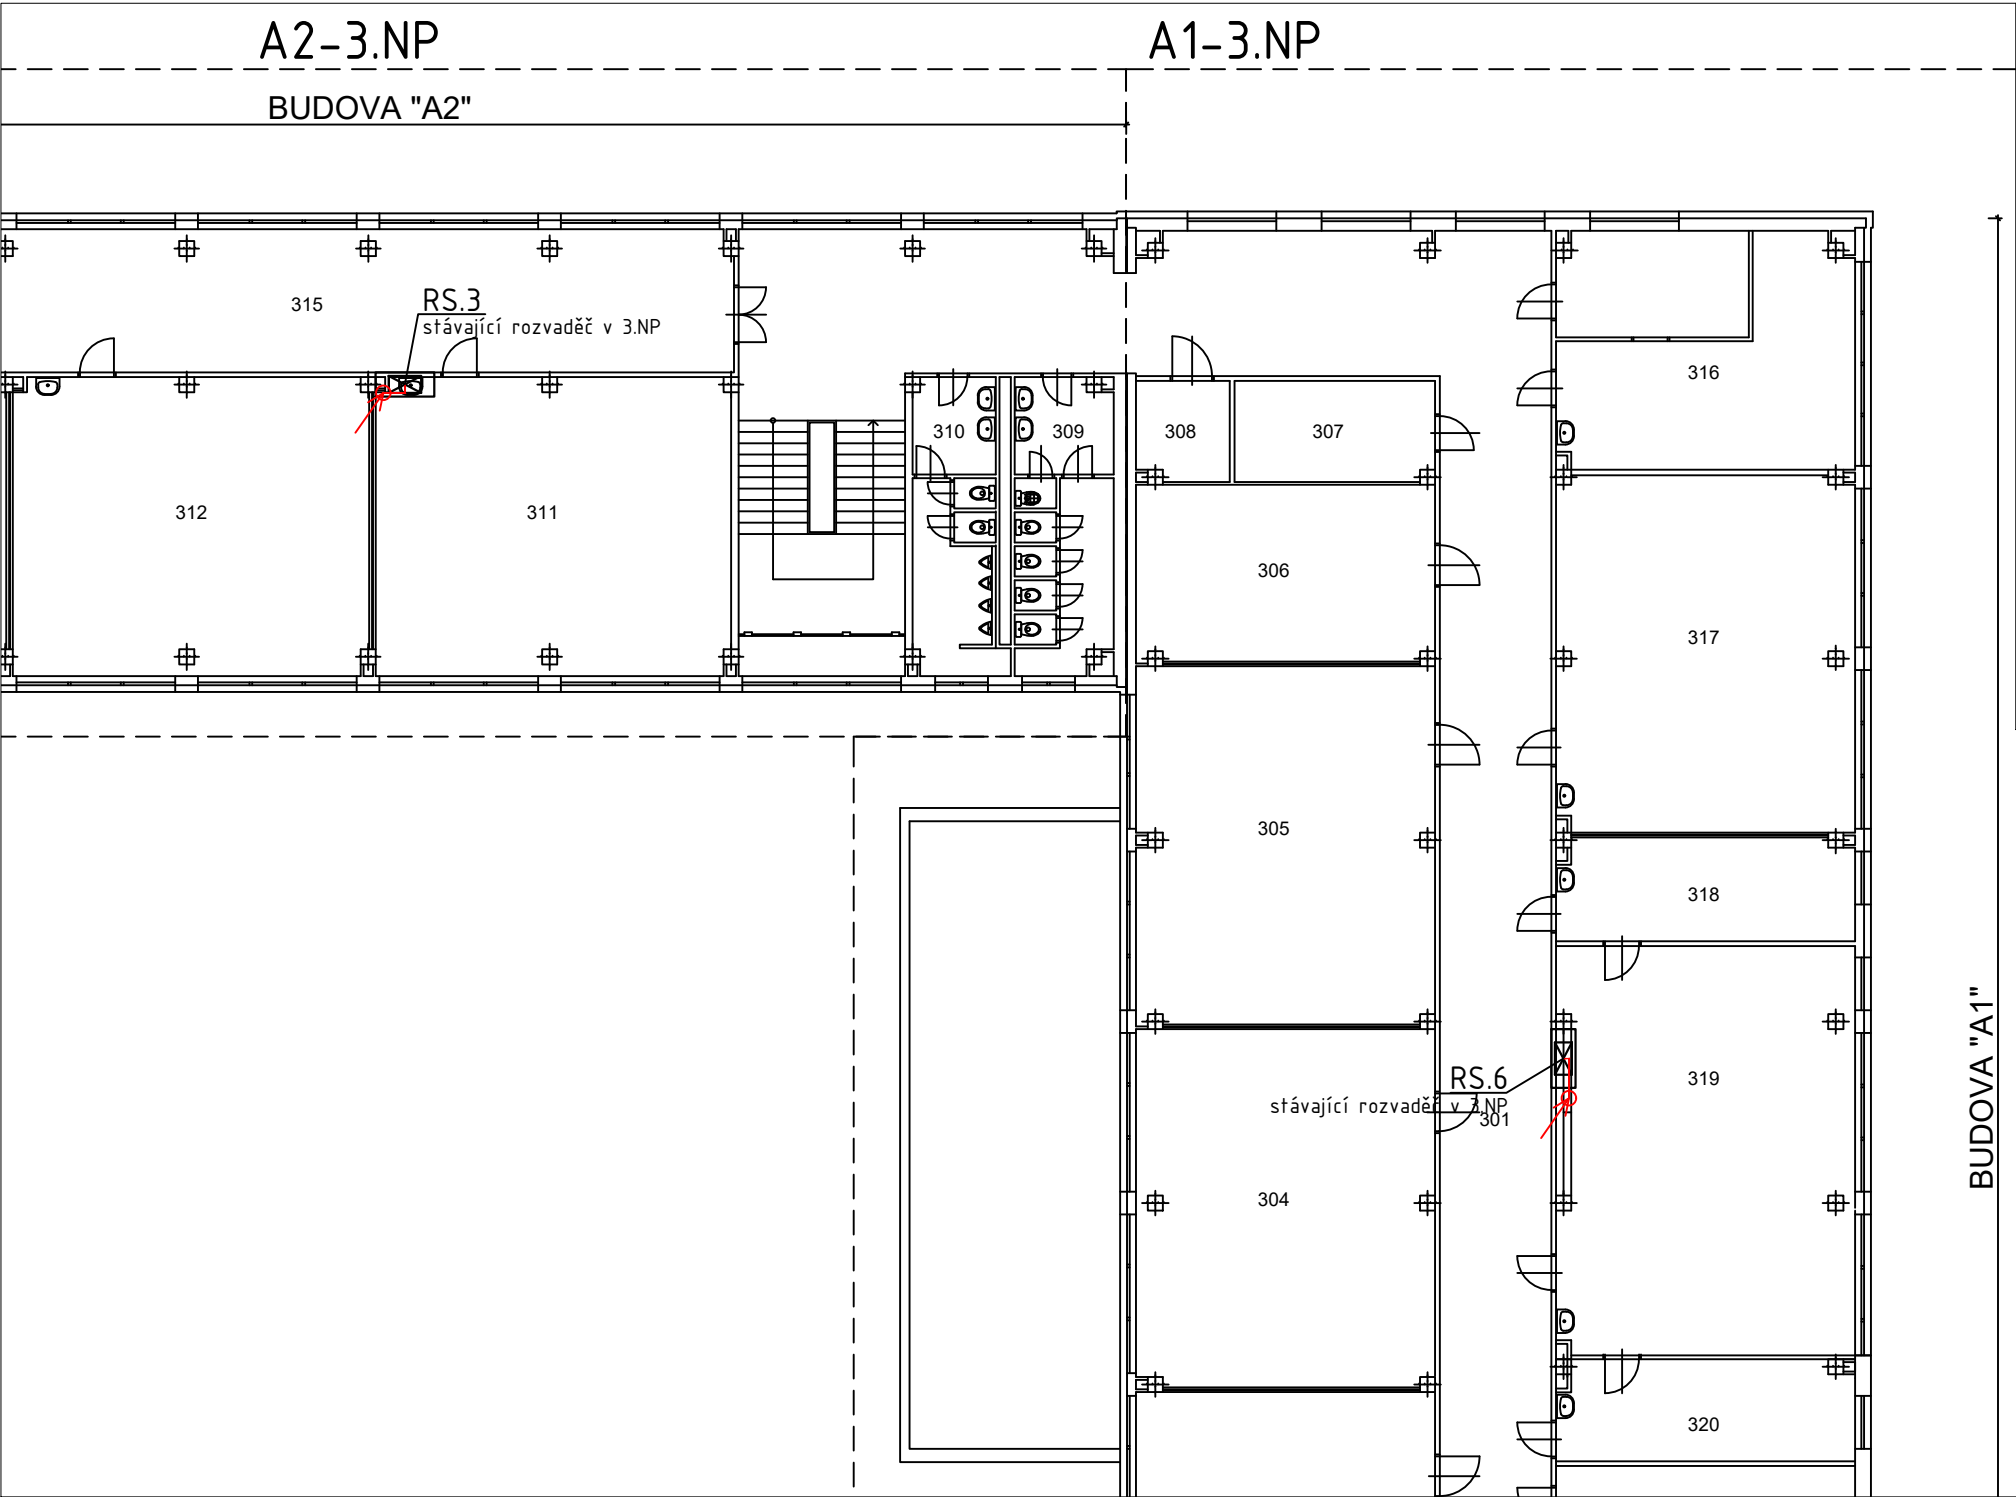


PŮDORYS 2.NP

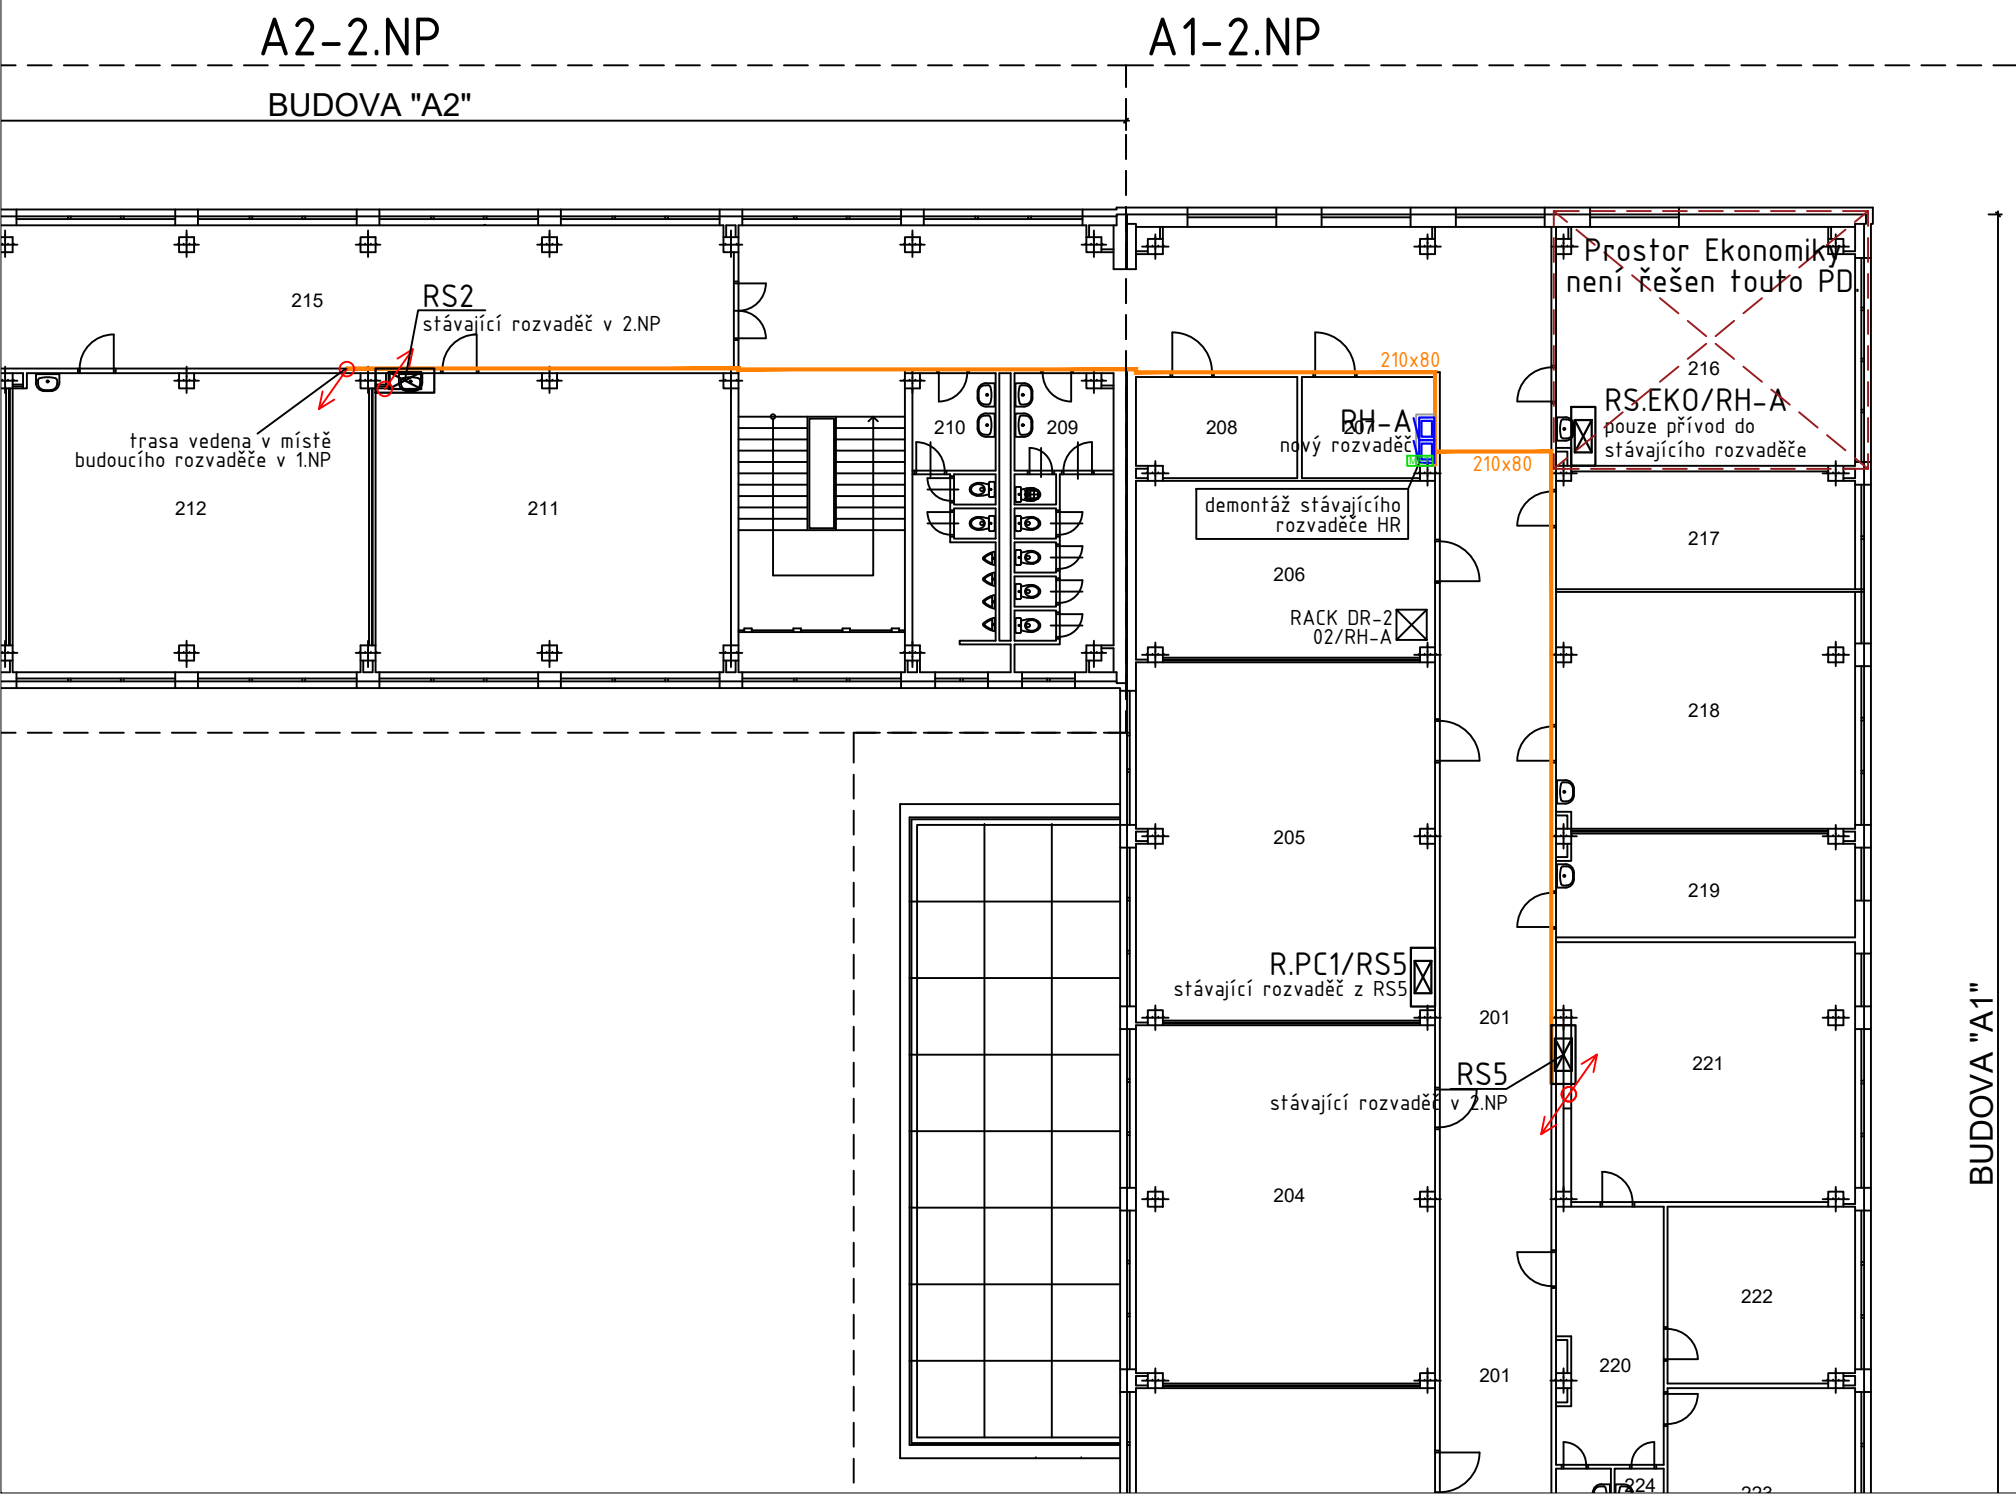

PŮDORYS 1.NP - A2

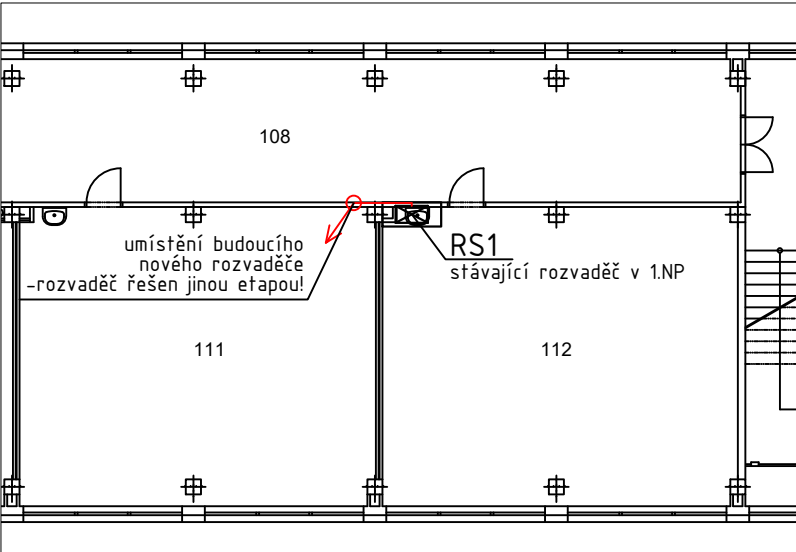

LEGENDA

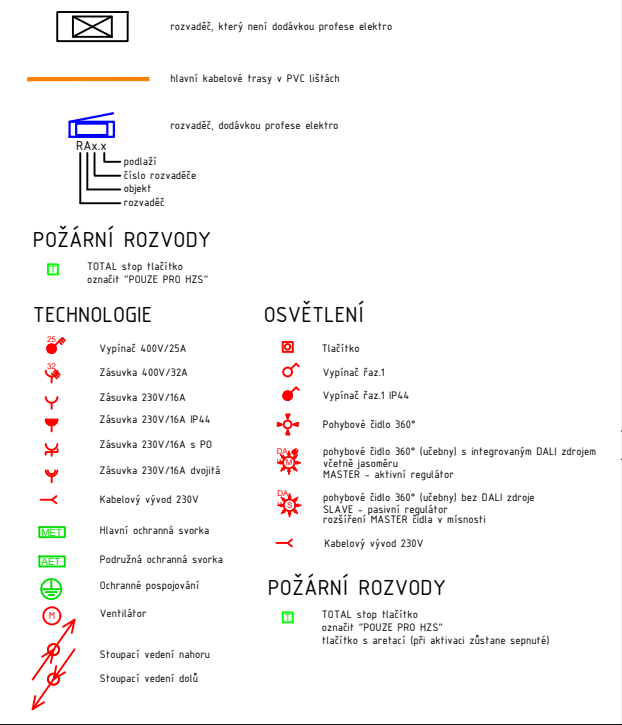

POZNÁMKY

POZNÁMKY

Instalace systému 230V/400V AC 50Hz TH-C-S L1, L2, L3
Odstranění před rekonstrukcí dle projektu
Základní - automatické odpojení od zdroje
Doplňková - průmyslové chráňky, dopl. pospojování

Instalace výška pro výšku a tloušťku 110 cm. Instalace výška výšek 15cm spojit na výšku není uvedeno jinak. Výškově nové zařízení musí být pospojováno 0.75m spojit.
Výškově nové osvětlení bude napájeno z nejbližšího světelného zdroje a to z nejbližšího.
Fase. Rozvaděčů bude v každém řádku bude odpojen před realizací. Všechny osvětlení budou je řízeno lokálním systémem DALI.

ROZVODY:

- v kabelových PVC kanálech
- zasklené v příčkách pod omítkou II. Třím
- na povrchu v povrchu při výškách a 100cm
- v sádkartonech v ochranných PVC trubkách
- v sádkartonech v ochranných PVC trubkách
- všechny rozvaděče rozvody provedeny kabely CXXH, přípojná 1-YY (B2ca st et. at)
- napájení požární bezpečnostní zařízení bude provedeno kabely s funkcí
- schopnost při požáru na přípojnicích
- přechody mezi st. budov ušetřeny protipožárními uzávěrkami
- ušetřeno kabelového kanálu koordinovat s ostatními profesemi

*rozvody ve správných dle ČSN 33 2000-3-701 ed2
*elektronizace bude provedena s ohledem na ČSN 33-2000-1 ed2
*rekonstrukce bude provedena s ohledem na ČSN 33-2000-4-1 ed2

NÁZEV STAVBY:			
Stavební úpravy Základní školy Krnov, Žižkova 3, okres Bruntál, p.o., po povodni			
Stavební objekt:			
D.1.2.5 TPS - Silnoproud			
MĚŘÍTKO: 1:200	INVESTOR:	Město Krnov, Městský úřad Krnov, Hlavní náměstí 96/1, 794 01 Krnov	REVIZE:
	ZODPOVĚDNÝ PROJEKTANT	Ing. Pavel Zbranek	01
DATUM: 05/2025	VYPRACOVAL:	Ing. Ondřej Křemen	ČÍSLO PARÉ:
	CAD FILE:	D.1.2.5_10-18_00_Půdorysy.dwg	
STUPEŇ	NÁZEV VÝKRESU	Č.ZAKÁZKY	Č.VÝKRESU
DPS	PŮDORYSY PÁTERŇÍ ROZVODY	202501	D.1.2.5_12