



PŮDORYS 1.NP

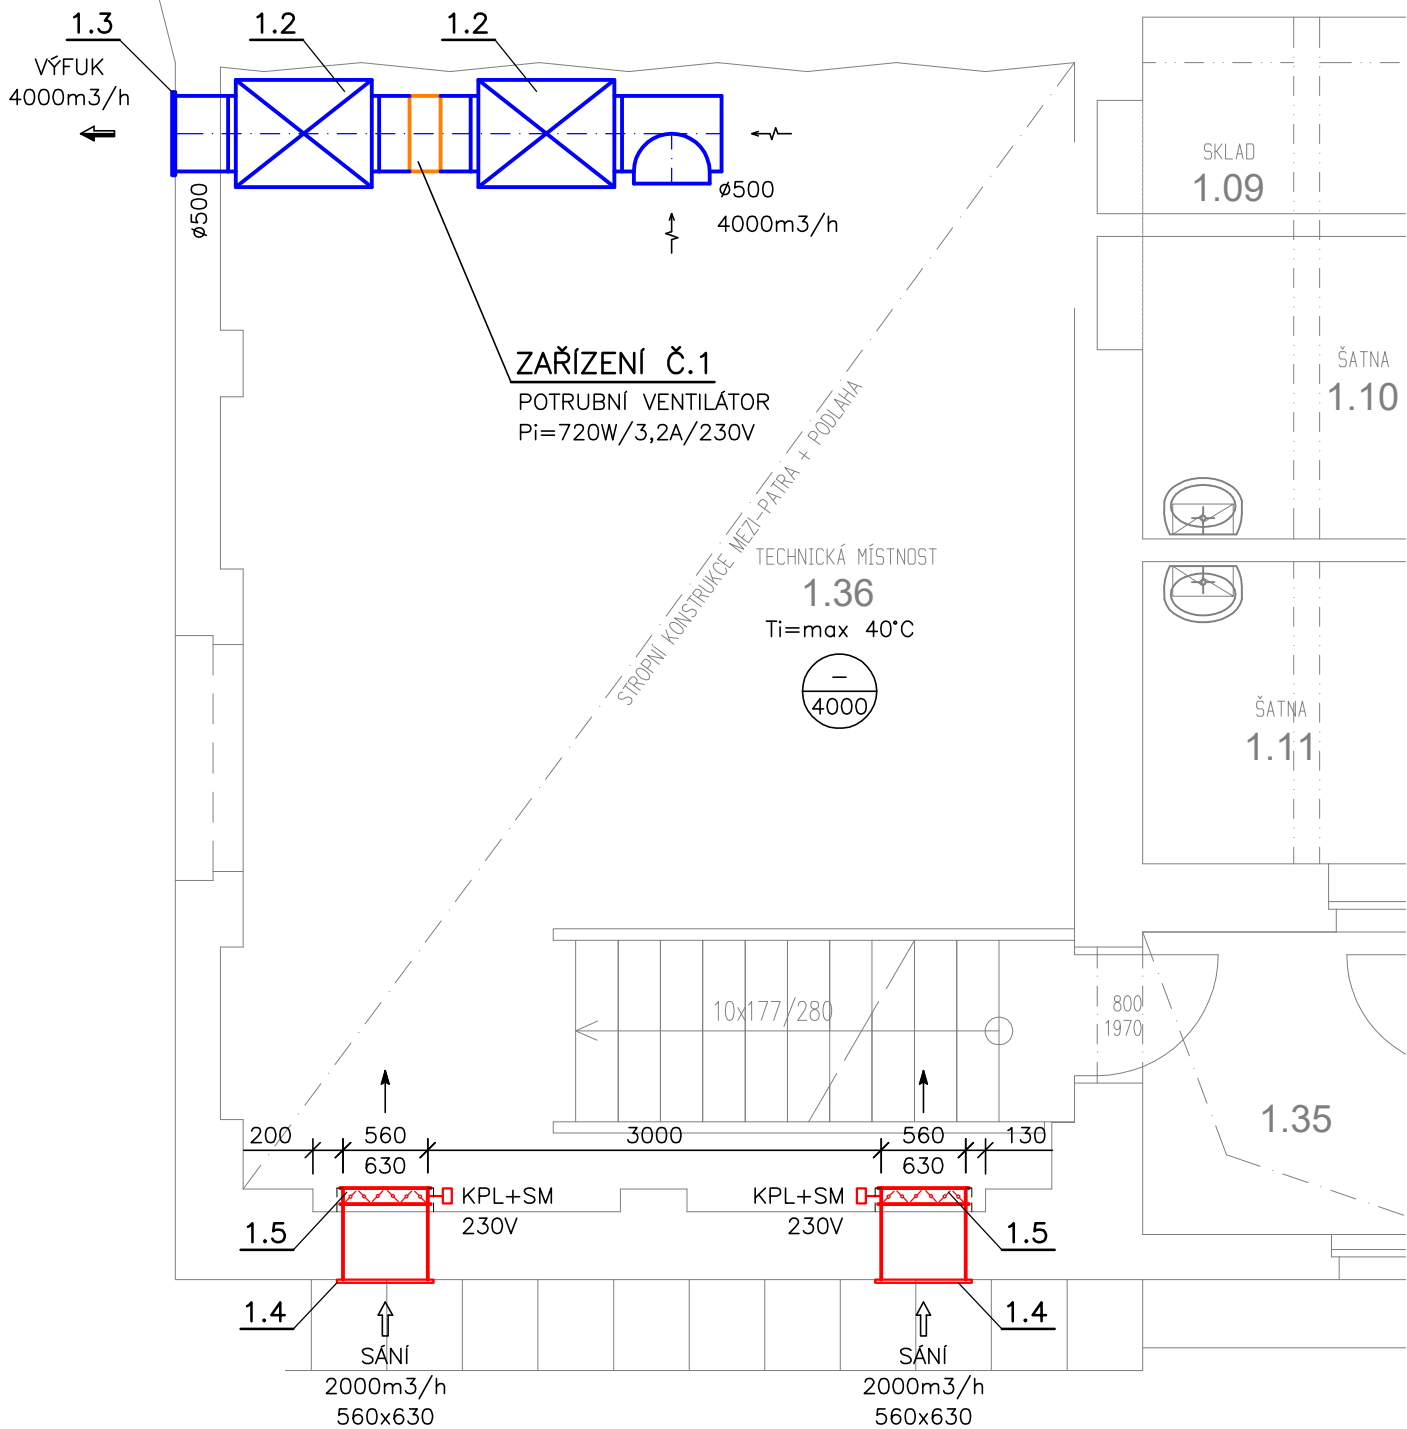


LEGENDA:

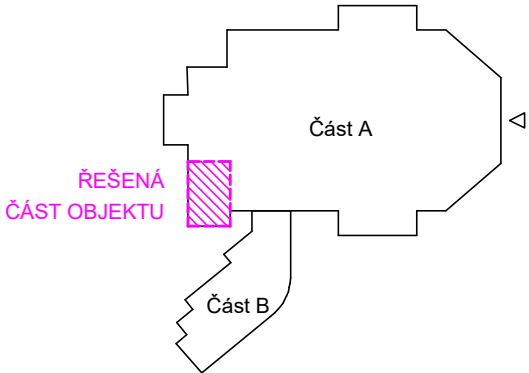

- PŘÍVODNÍ VZT POTRUBÍ
- ODVODNÍ VZT POTRUBÍ
- TEPELNÁ IZOLACE VZT POTRUBÍ
- ODVOD VZDUCHU
- PŘÍVOD VZDUCHU

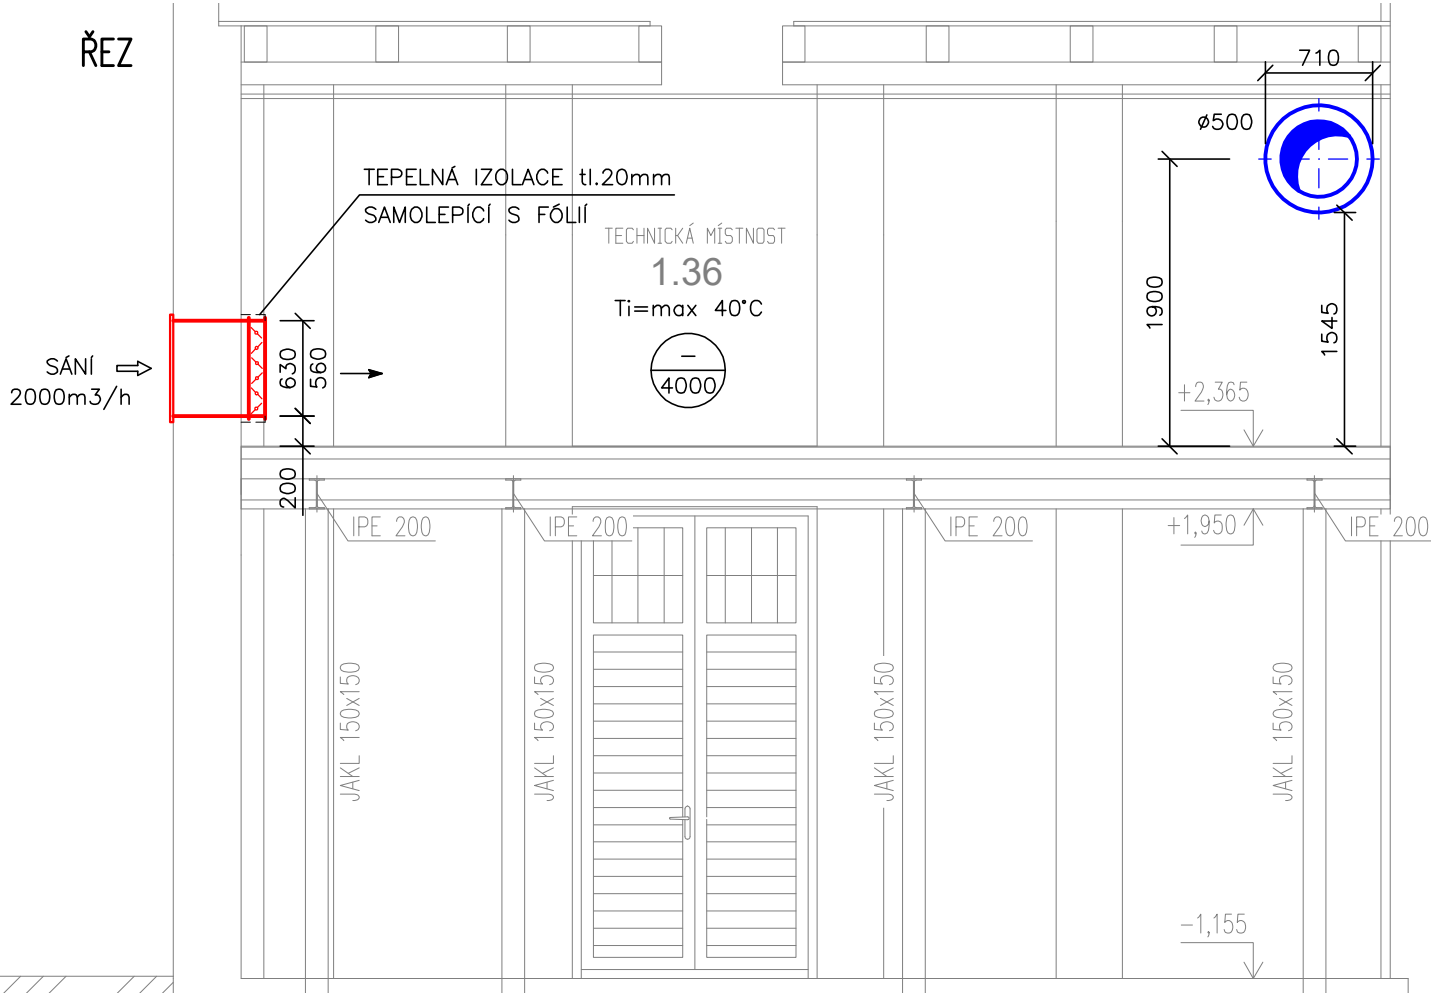

ŘEZ



±0,000 = ČISTÁ PODLAHA VSTUPU 1NP
Tato dokumentace je určena pro vydání společného povolení a nenahrazuje realizační dokumentaci.
Projektant nenese odpovědnost při použití na jiný, než uvedený účel. Při jakémkoliv nesouladu projektu se skutečností nutno konzultovat s projektantem.

INVESTOR/CLIENT: Město Krnov Hlavní náměstí 96/1 794 01 Krnov IČ: 002 96 139			GENERÁLNÍ PROJEKTANT/GENERAL DESIGNER: STAV MORAVIA spol. s r.o Jirská 570/30 702 00 Ostrava – Přívoz IČ: 479 77 655		
ZPRACOVATEL PROJEKTOVÉ ČÁSTI/AUTHOR OF DESIGN SECTION: STAV MORAVIA spol. s r.o Jirská 570/30, 702 00 Ostrava – Přívoz IČ: 479 77 655					
ZODPOVĚDNÝ PROJEKTANT/AUTHORIZED DESIGNER: ROMAN MICHONĚK ČKAIT – Č. 1103320		HLAVNÍ INŽENÝR PROJEKTU/CHIEF PROJECT ENGINEER: ING. MAREK SZOTKOWSKI TEL: (+420 603 934 281)		KRESLIL/DESIGNER: ROMAN MICHONĚK TEL: (+420 777 577 245)	
MÍSTO AKCE/REGION: parcela č. 2754/1 v k. ú. Krnov – Horní Předměstí [674737]					
AKCE/PROJECT: Opravy po povodni – Městské divadlo Krnov – PD				DATUM/DATE: 07/2025	
				FORMÁT VÝKRESU/FORMAT: 630x594	
				MĚŘÍTKO/SCALE: 1:50	
OBSAH/CONTENT : D.1.2.2 – VZT				STUPEŇ PD/LEVEL: DPS	
ST.OBJEKT/BUILD.OBJECT : SO.01 – STAVEBNÍ ÚPRAVY DIVADLA					
NÁZEV VÝKRESU/DRAWING: PŮDORYS 1.NP				ČÁST DOKUM./PART: D.1.2.2	Č. VÝKR./NUMBER: 02