


PŮDORYSNÉ SCHÉMA VAZNÍKŮ

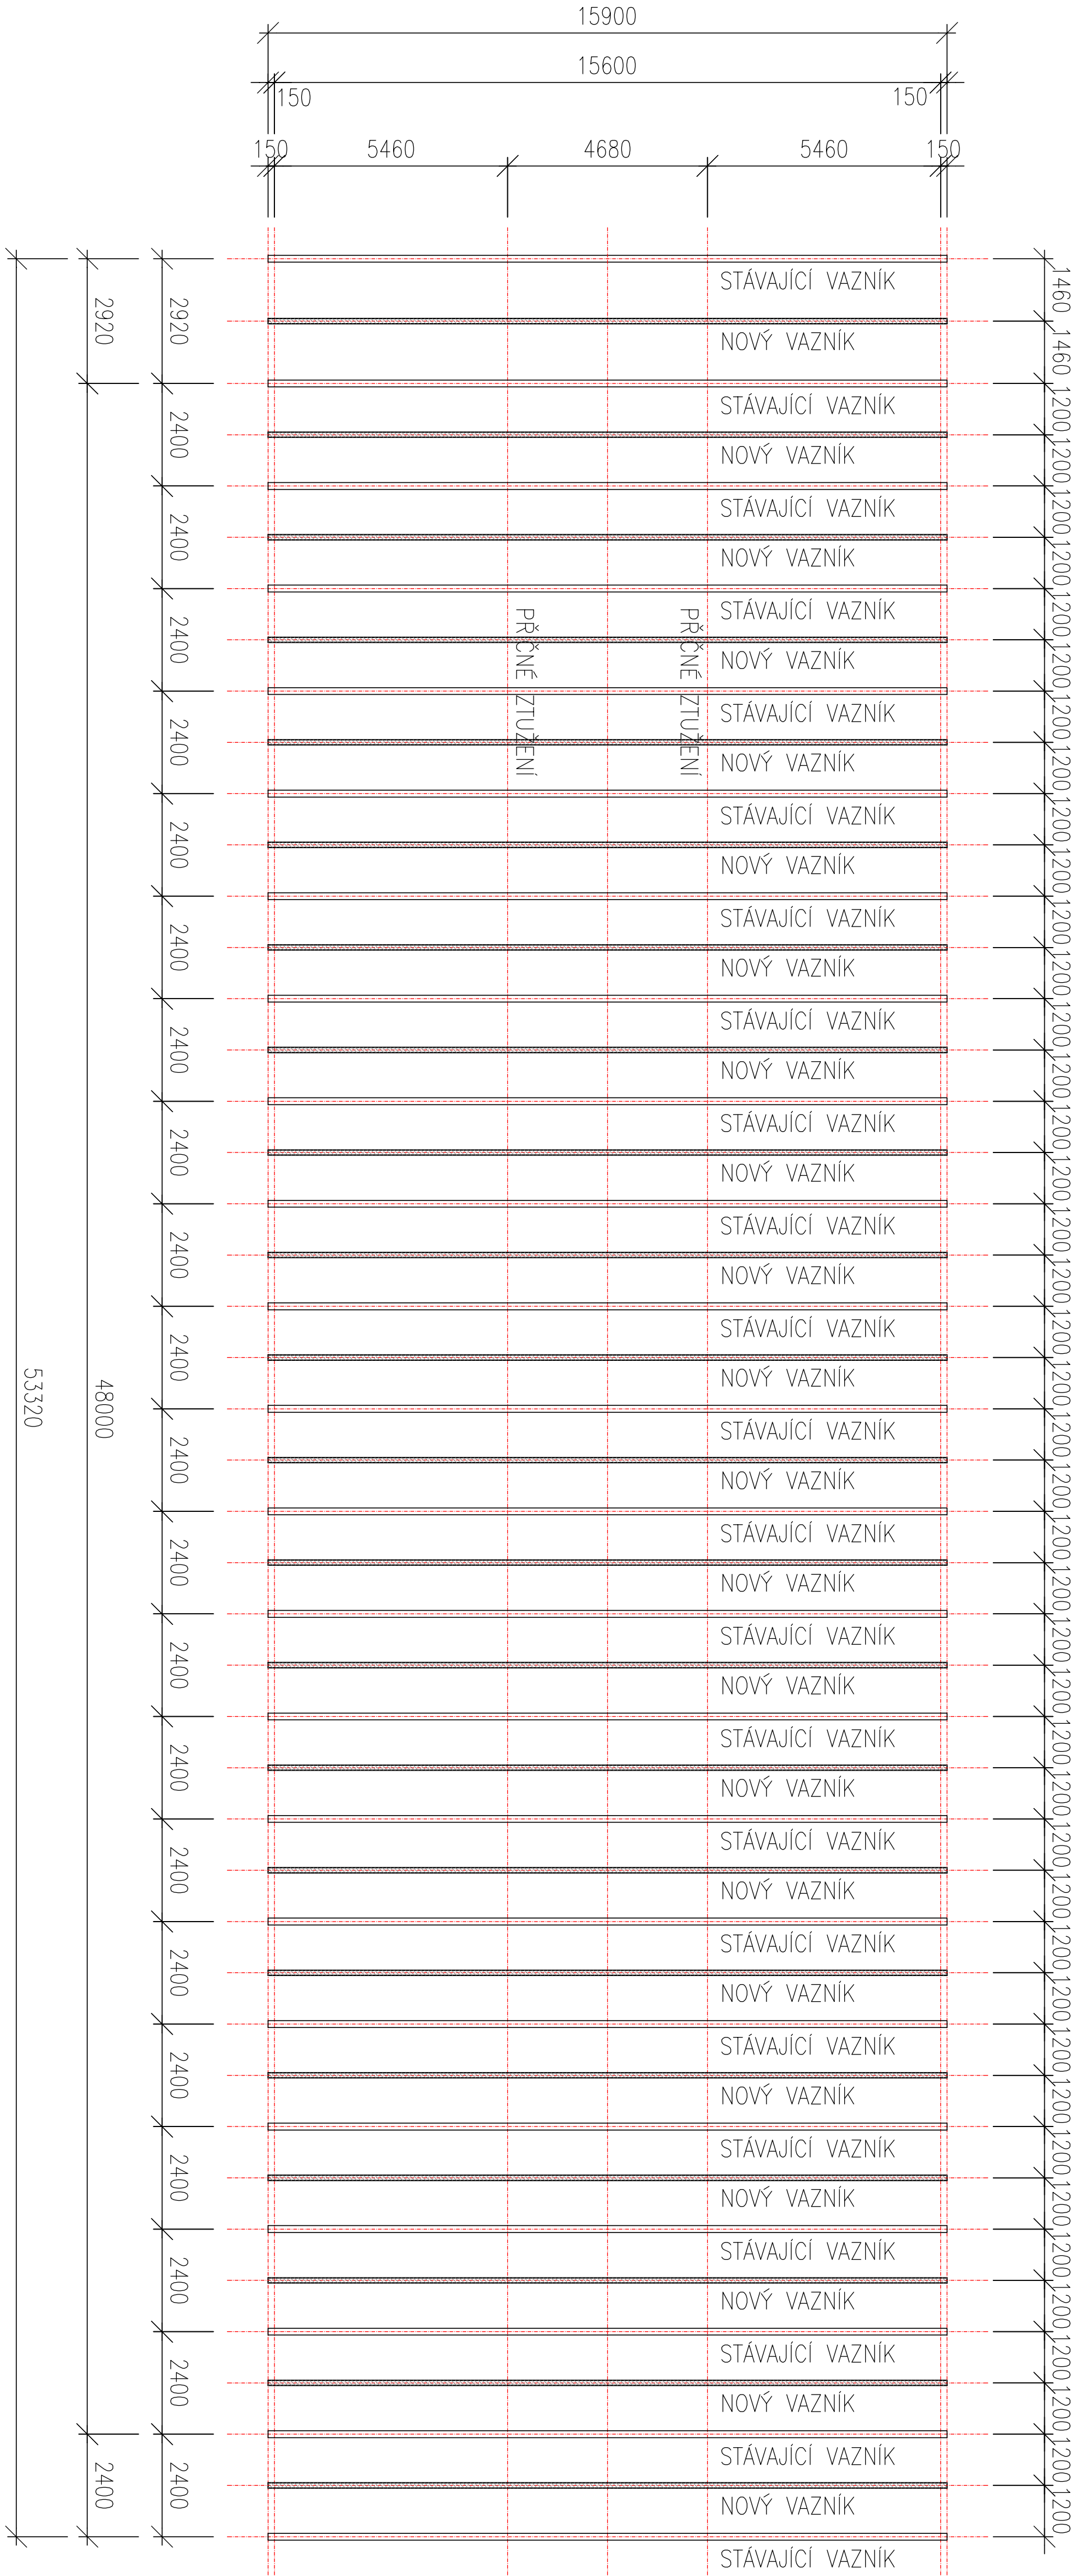

VÝROBNÍ SKUPINA EXC2  
OCEL S235

Projektant: Ing.Jiří Vyměšal STAVITEL, s.r.o., Mladá 56, 789 21 Chudobín		Výpracovník: IHG		Autorizace: Ing. Jiří Vyměšal P.Ú.D.	
Město stavby: Krnov		Kraj: Moravskoslezský		Ing. GERNK	
Zadavatel: Záměstí Město Krnov, Zřizovatel: Město Krnov, příspěvková organizace Zřizovatel: Zřizovatel: Město Krnov, Zřizovatel: Město Krnov, Zřizovatel: Město Krnov		Investor: Město Krnov			
Město: STAVEBNÍ ÚPRAVY TĚLOCVIČNY ZŠ ŽIŽKOVA UL. ,KRNOV		Počet termínů: 4x4x4		03/2015	
Objekt: KONSTRUKČNÍ ČÁST - OCELOVÉ KONSTRUKCE		Datum: 03/2015		Projekt pro realizaci	
		Stupeň: 1:100		15-391-51	
		Základové dílo: 1:100		15-391-51	
		Měřítko: 1:100		15-391-51	
Příloha: PŮDORYSNÉ SCHÉMA VAZNÍKŮ		Číslo přílohy: D.1.04		Číslo výkresu:	