



měření objektu

viz prováděcí pokyny vydané ČEZ-příloha č.8

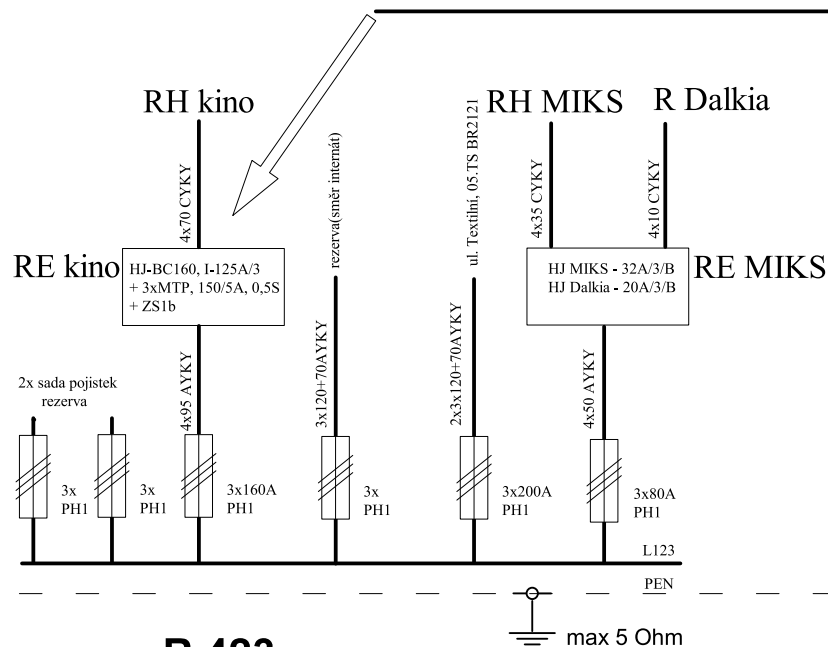

**R 423**

typ SR 601, Trž, IP44, stávající ve zdi

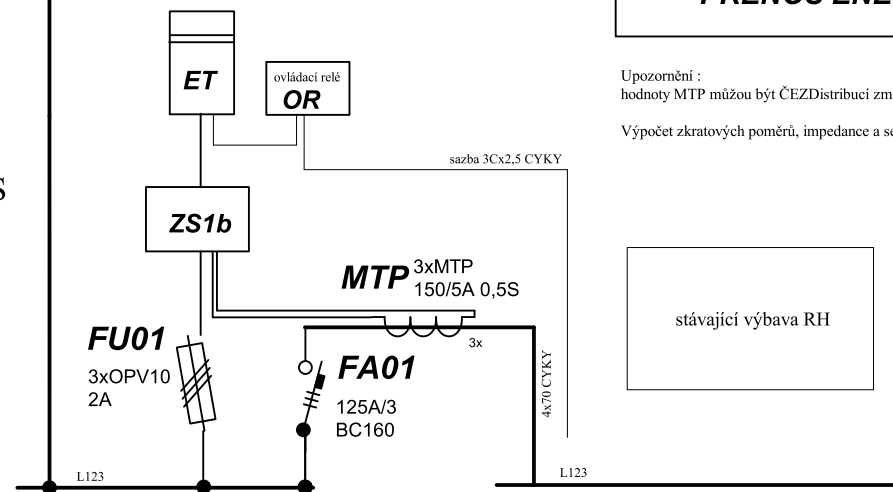

**RE - kino**

nový pilř

**RH**

hlavní rozvodna objektu kina

**PŘENOS ENERGIE**

Upozornění :  
hodnoty MTP můžou být ČEZ Distribucí změněny na jiné hodnoty!

Výpočet zkratových poměrů, impedance a selektivity vedení viz příloha PD

stávající výbava RH

**NAPÁJENÍ :** 3x240/400V + PEN, 50Hz AC

**OCHRANA :** automatické odpojení od zdroje TN-C

Zdeněk Frýdl, 793 93 Brantice 339		IČO : 18101411	
Zodp.projektant:	Vypracoval:	Kreslil:	
Investor: Město Krnov, Hlavní náměstí 96/1, Pod Bezručovým vrchem, 794 01 Krnov		Č.zakázky:	
Název akce: Nová přípojka NN pro budovu MIKS a Kina Mír, náměstí Míru 14, 794 01 Krnov, parc.č.1, k.ú. Opavské Předměstí		Datum: 03/2018	
Výkres: ELEKTROINSTALACE - přenos energie do RH kina		Měřítko: 1 : 300	
		Formát: A2	
		Č.výkr.: D.1.4.7. 04	