



# PŮDORYS 1. NP – VENKOVNÍ KANALIZACE

M 1:75

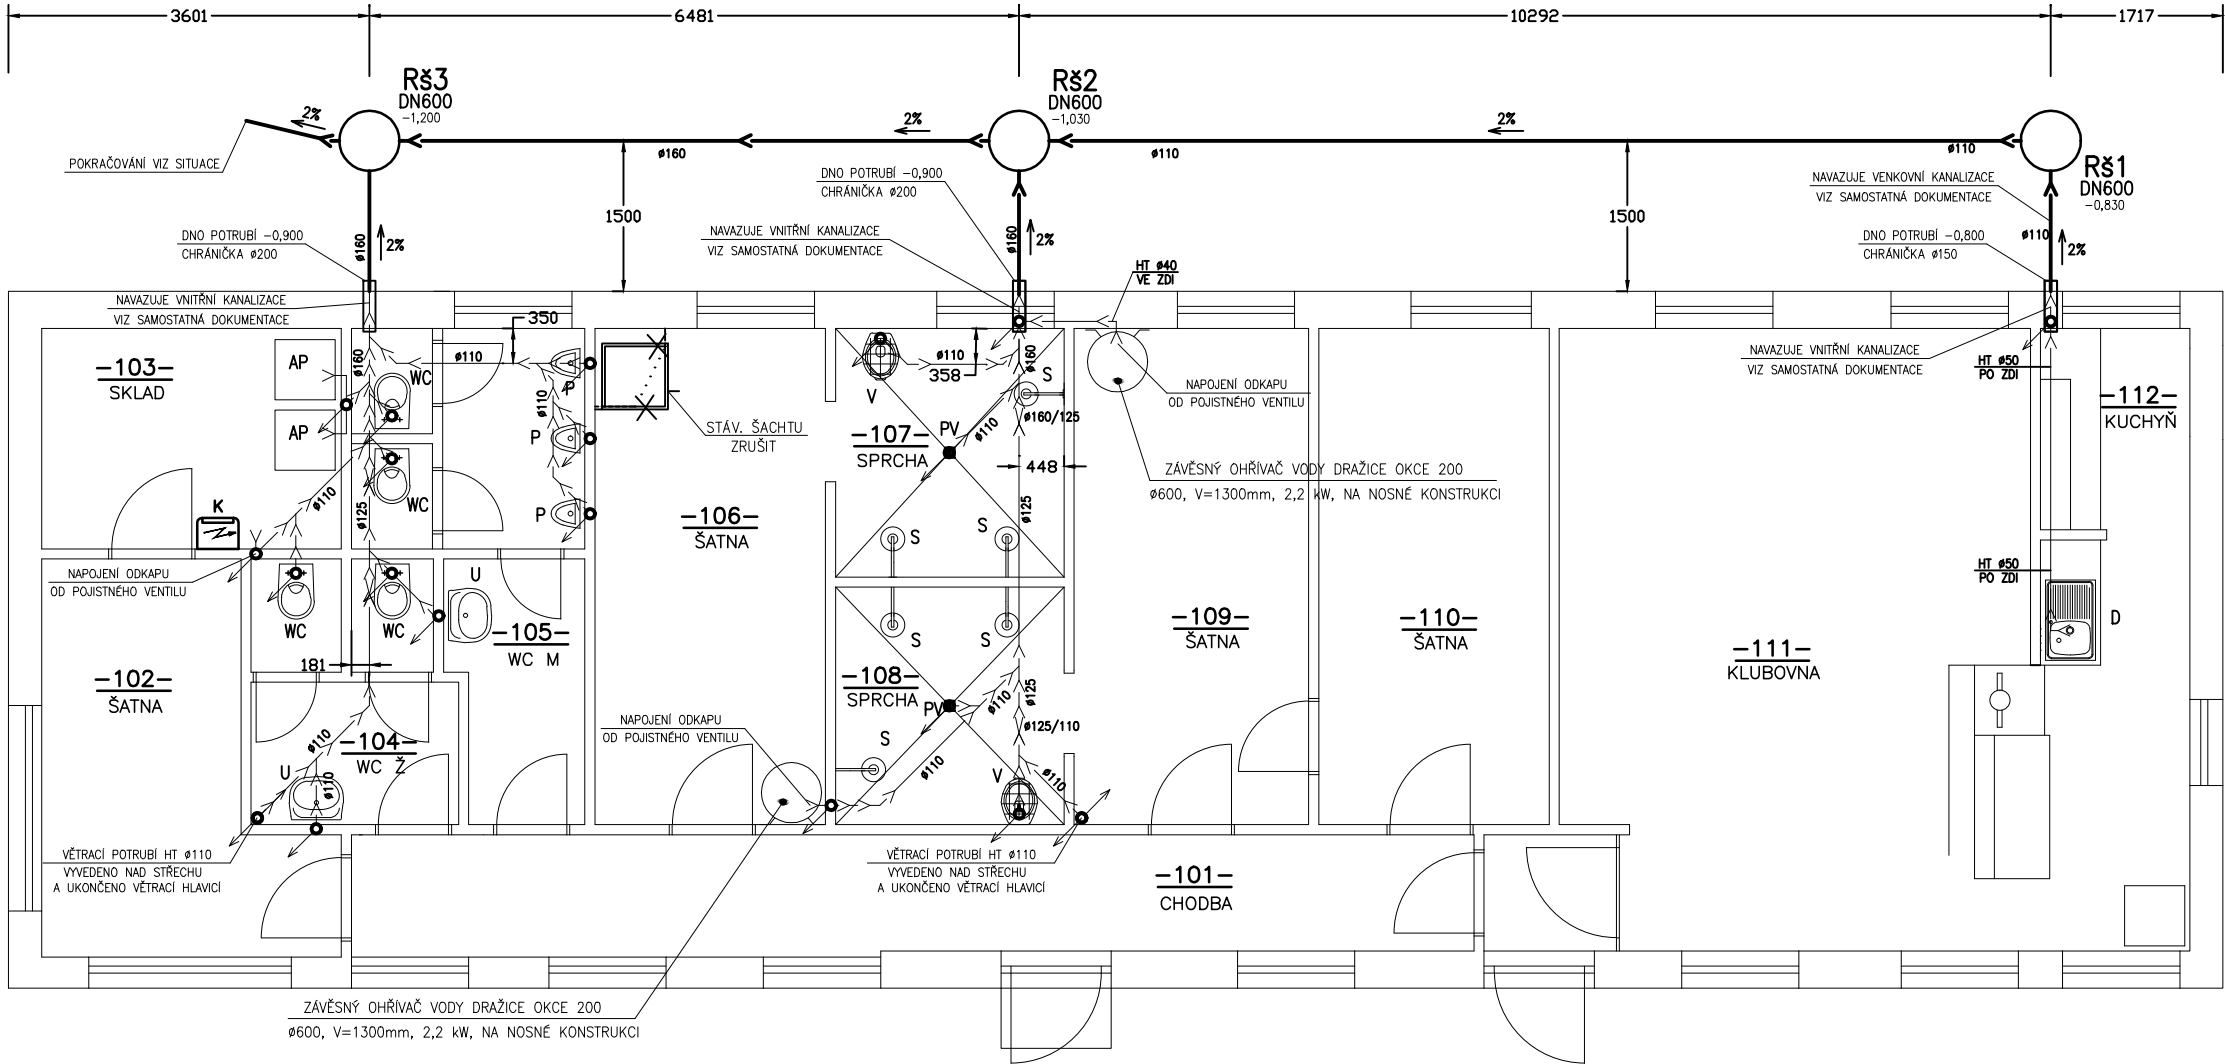

## LEGENDA:

<u>107</u> ŠATNA	ČÍSLO MÍSTNOSTI ÚČEL MÍSTNOSTI
	POTRUBÍ KANALIZACE HT NAD PODLAHOU, KG POD TERÉNEM
WC	ZÁCHODOVÁ MÍSA
AP	AUTOMATICKÁ PRAČKA
P	PISOÁR
PV	PODLAHOVÁ VPUŠŤ
U	UMYVADLO
D	KUCHYŇSKÝ DŘEZ
S	SPRCHA
V	VÝLEVKA
K	KOTEL

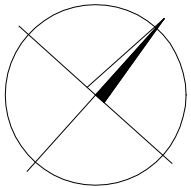

Zodpovědný projektant: Radim Bartek	Podpis :	RADIM BARTEK Jerlochovice 160 742 45 Fulnek Tel./fax.: 604 652 254 email: r.bartek@email.cz
Vypracoval : Radim Bartek	Podpis :	
Investor: MĚSTO KRNOV, HLAVNÍ NÁMĚSTÍ 96/1, 794 01 KRNOV		
Kraj: MORAVSKOSLEZSKÝ	Stavební úřad: Krnov	Číslo zakázky : 39/2018
Akce : STAVEBNÍ ÚPRAVY KABIN FOTBALOVÉHO KLUBU TJ SOKOL CHOMÝŽ, parc.č. 708, k.ú. KRÁSNÉ LOUČKY		Měřítko : 1:75
Část : D.2 DOKUMENTACE TECHNICKÝCH A TECHNOLOGICKÝCH ZAŘÍZENÍ		Datum : 08/2018
Obsah : VENKOVNÍ KANALIZACE, ŽUMPA		Formát : A3
Název : PŮDORYS 1. NP—VENKOVNÍ KANALIZACE		Stupeň : TECHNICKÁ POMOC
		Č. výkresu : D.2—B5