



PŮDORYS 1. NP – VODOVOD

M 1:75

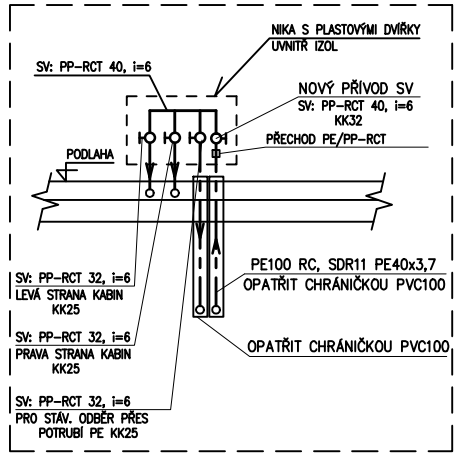

DETAIL

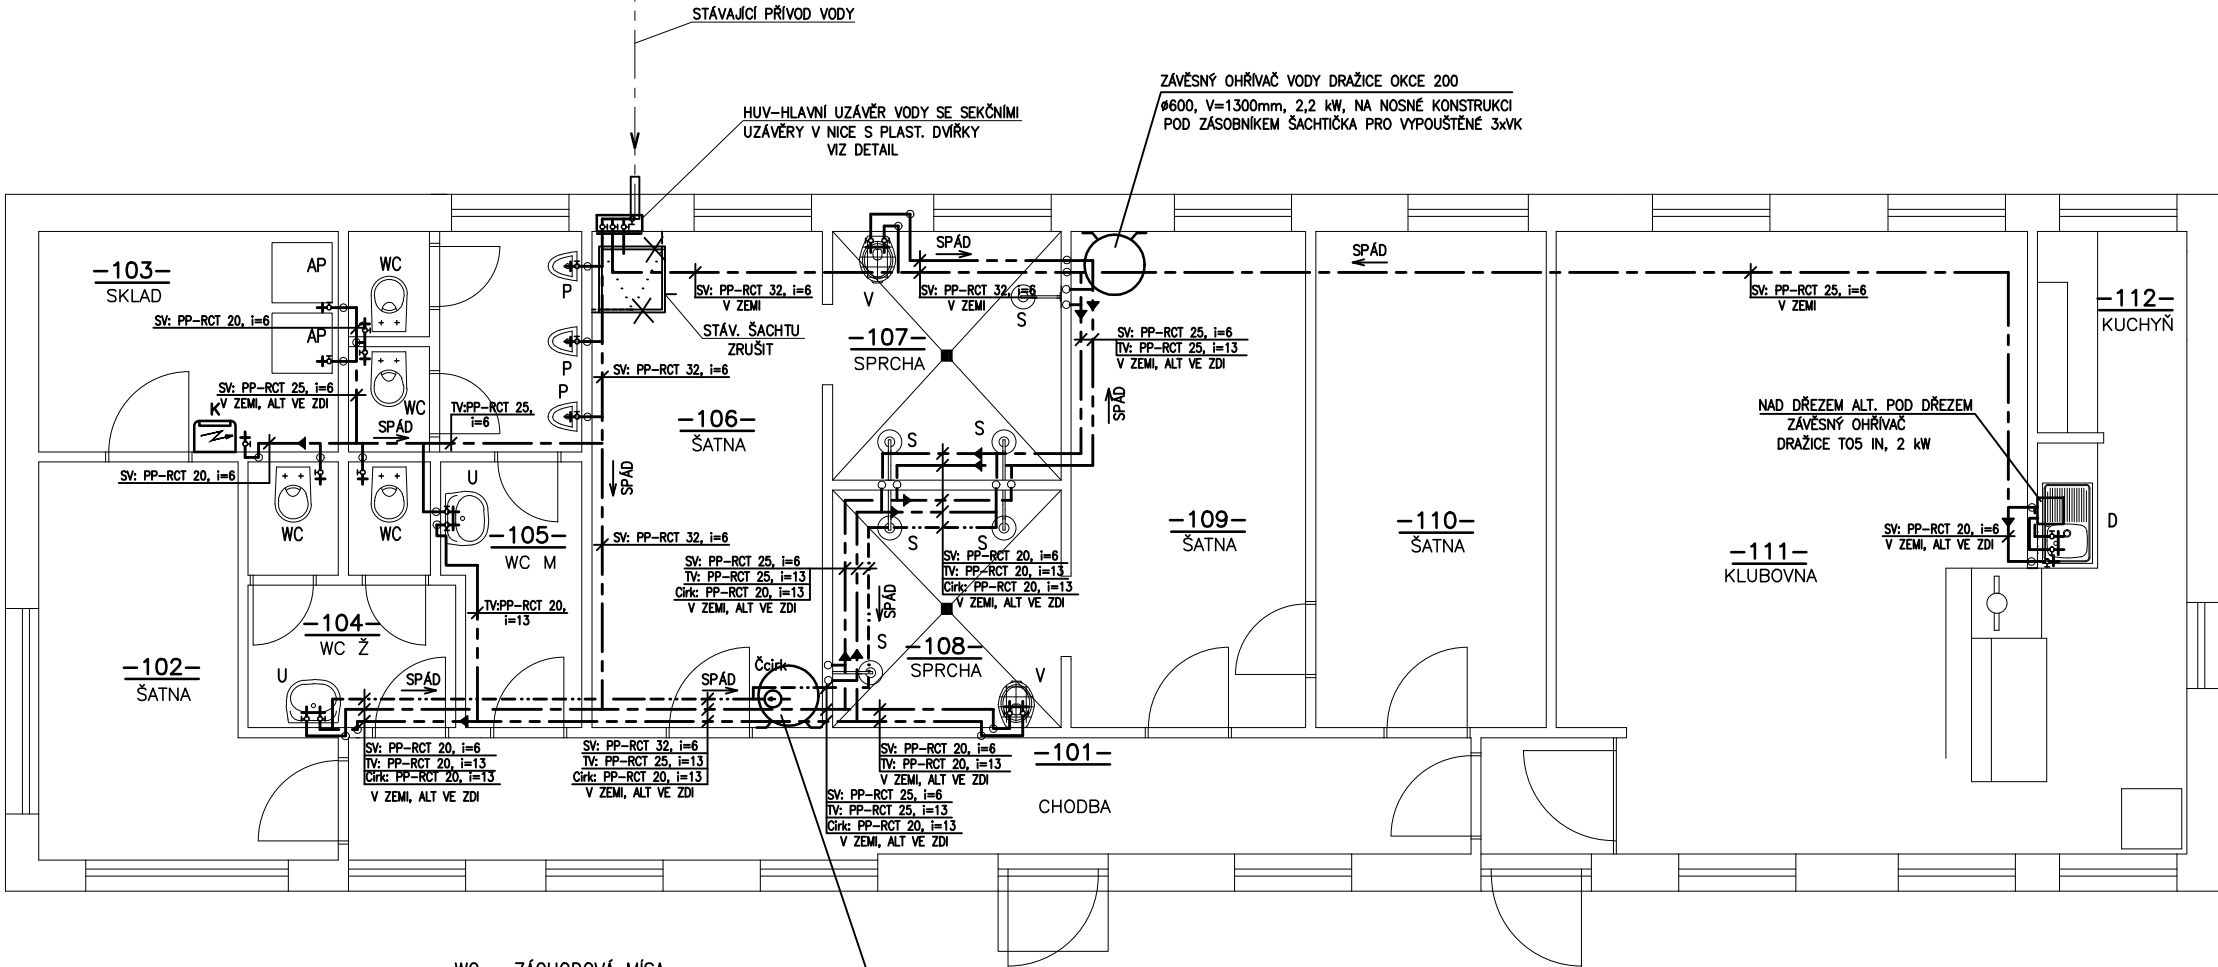


LEGENDA:

107	ČÍSLO MÍSTNOSTI
ŠATNA	ÚČEL MÍSTNOSTI
---	POTRUBÍ STUDENÉ VODY PP-RCT např. FIBER BASALT PLUS (PN26)
---	POTRUBÍ TEPLÉ VODY PP-RCT např. FIBER BASALT PLUS (PN26)
---	POTRUBÍ CÍRKULACE PP-RCT např. FIBER BASALT PLUS (PN26)

WC	ZÁCHODOVÁ MÍSA
AP	AUTOMATICKÁ PRAČKA
P	PISOÁR
U	UMYVADLO
D	KUCHYŇSKÝ DŘEZ
S	SPRCHA
V	VÝLEVK
K	KOTEL

VZOROVÝ ŘEZ NAPOJENÍ ZAŘÍZOVACÍCH PŘEDMĚTŮ

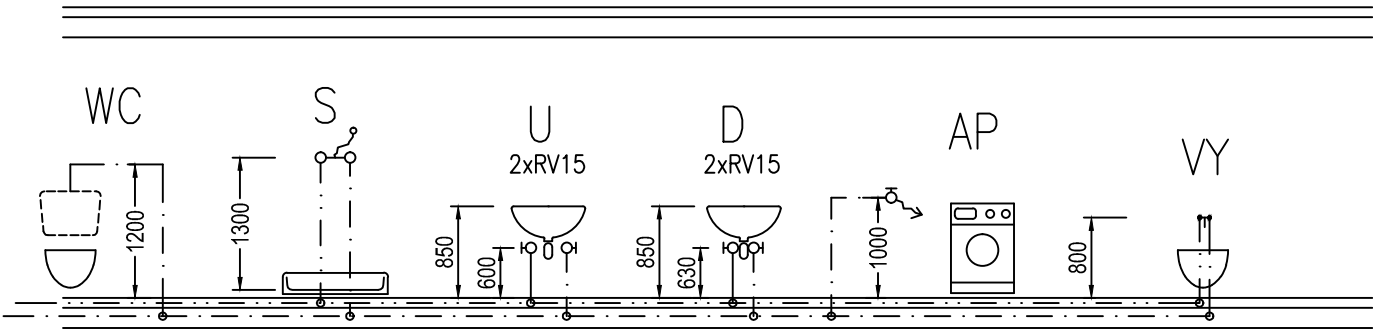

Zodpovědný projektant: Radim Bartek	Podpis :	RADIM BARTEK Jerlochovice 160 742 45 Fulnek Tel./fax.: 604 652 254 email: r.bartek@email.cz
Vypracoval : Radim Bartek	Podpis :	
Investor: MĚSTO KRNOV, HLAVNÍ NÁMĚSTÍ 96/1, 794 01 KRNOV		
Kraj: MORAVSKOSLEZSKÝ	Stavební úřad: Krnov	Číslo zakázky : 39/2018
Akce : STAVEBNÍ ÚPRAVY KABIN FOTBALOVÉHO KLUBU TJ SOKOL CHOMÝŽ, parc.č. 708, k.ú. KRÁSNÉ LOUČKY		Měřítko : 1:75
Část : D.1.4.3 TECHNIKA PROSTŘEDÍ STAVEB		Datum : 08/2018
Obsah : ZDRAVOTECHNIKA		Formát : A3
Název : PŮDORYS 1. NP – VODOVOD		Stupeň : TECHNICKÁ POMOC
		Č. výkresu : D.1.4.3–B1