

LEGENDA INŽ. SÍTĚ:

- STAVAJÍCÍ SÍTĚ:**
- STAVAJÍCÍ DEŠŤOVÁ KANALIZACE - KVAK
 - STAVAJÍCÍ VODOVOD
 - STAVAJÍCÍ NADZEMNÍ "NN"
 - STAVAJÍCÍ NADZEMNÍ "NN"
 - STAVAJÍCÍ PODZEMNÍ "NN"
 - STAVAJÍCÍ NADZEMNÍ "NN" KE ZRUŠENÍ
 - ODSTRANĚNÍ ČEZ
 - STAVAJÍCÍ TELEKOM. KABEL
 - STAVAJÍCÍ PLOTY
 - VNĚJŠÍ KATASTRÁLNÍ HRANICE
 - VNITŘNÍ KATASTRÁLNÍ HRANICE
 - NAVŘZENÉ PARCELY PRO RODINNÉ DOMY
 - NAVŘZENÉ KOMUNIKACE VOZIDLOVÉ A PRO PĚŠÍ

LEGENDA PLOCH

- LEGENDA PLOCH**
- STAVAJÍCÍ VODNÍ PLOCHA
 - PLOCHA SUCHÝCH POLDRŮ
 - JEZERNÍKÝ POKY
 - OPRAVNĚNÍ PARCEL NA NICHŽ SE STAVBA NAVRHLÁ
 - Umístění pilířů rozvaděčů NN pro RD

NOVÉ SÍTĚ ELEKTRO A PLYNOVODOV:

- NOVÉ SÍTĚ ELEKTRO A PLYNOVODOV:**
- NAVŘZENÉ VEŘEJNÉ OSVĚTLENÍ
 - NAVŘZENÉ ZEMNÍ KABELOVÉ VEDENÍ "NN" ATYKY 3*240+120, 1252m


Stavba: **Technická a dopravní infrastruktura pro 36 rodinných domů Ježník III**

Místo stavby: **Krnov, ul. Ježnická, k.ú. Krnov-Horní Předměstí, p.p.č. 5391/1, 517, 5178, 5782/3**

Stavebník: **Město Krnov, Hlavní náměstí 96/1, 794 01 Krnov**

Projektant: Ing. arch. Petr Jaroš | Stupeň PD: DUR | Datum: 10.2019 | Měřítko: 1:1000 | Příloha: D-50.02.b.1

Rozvody elektrické energie - situace umístění objektu

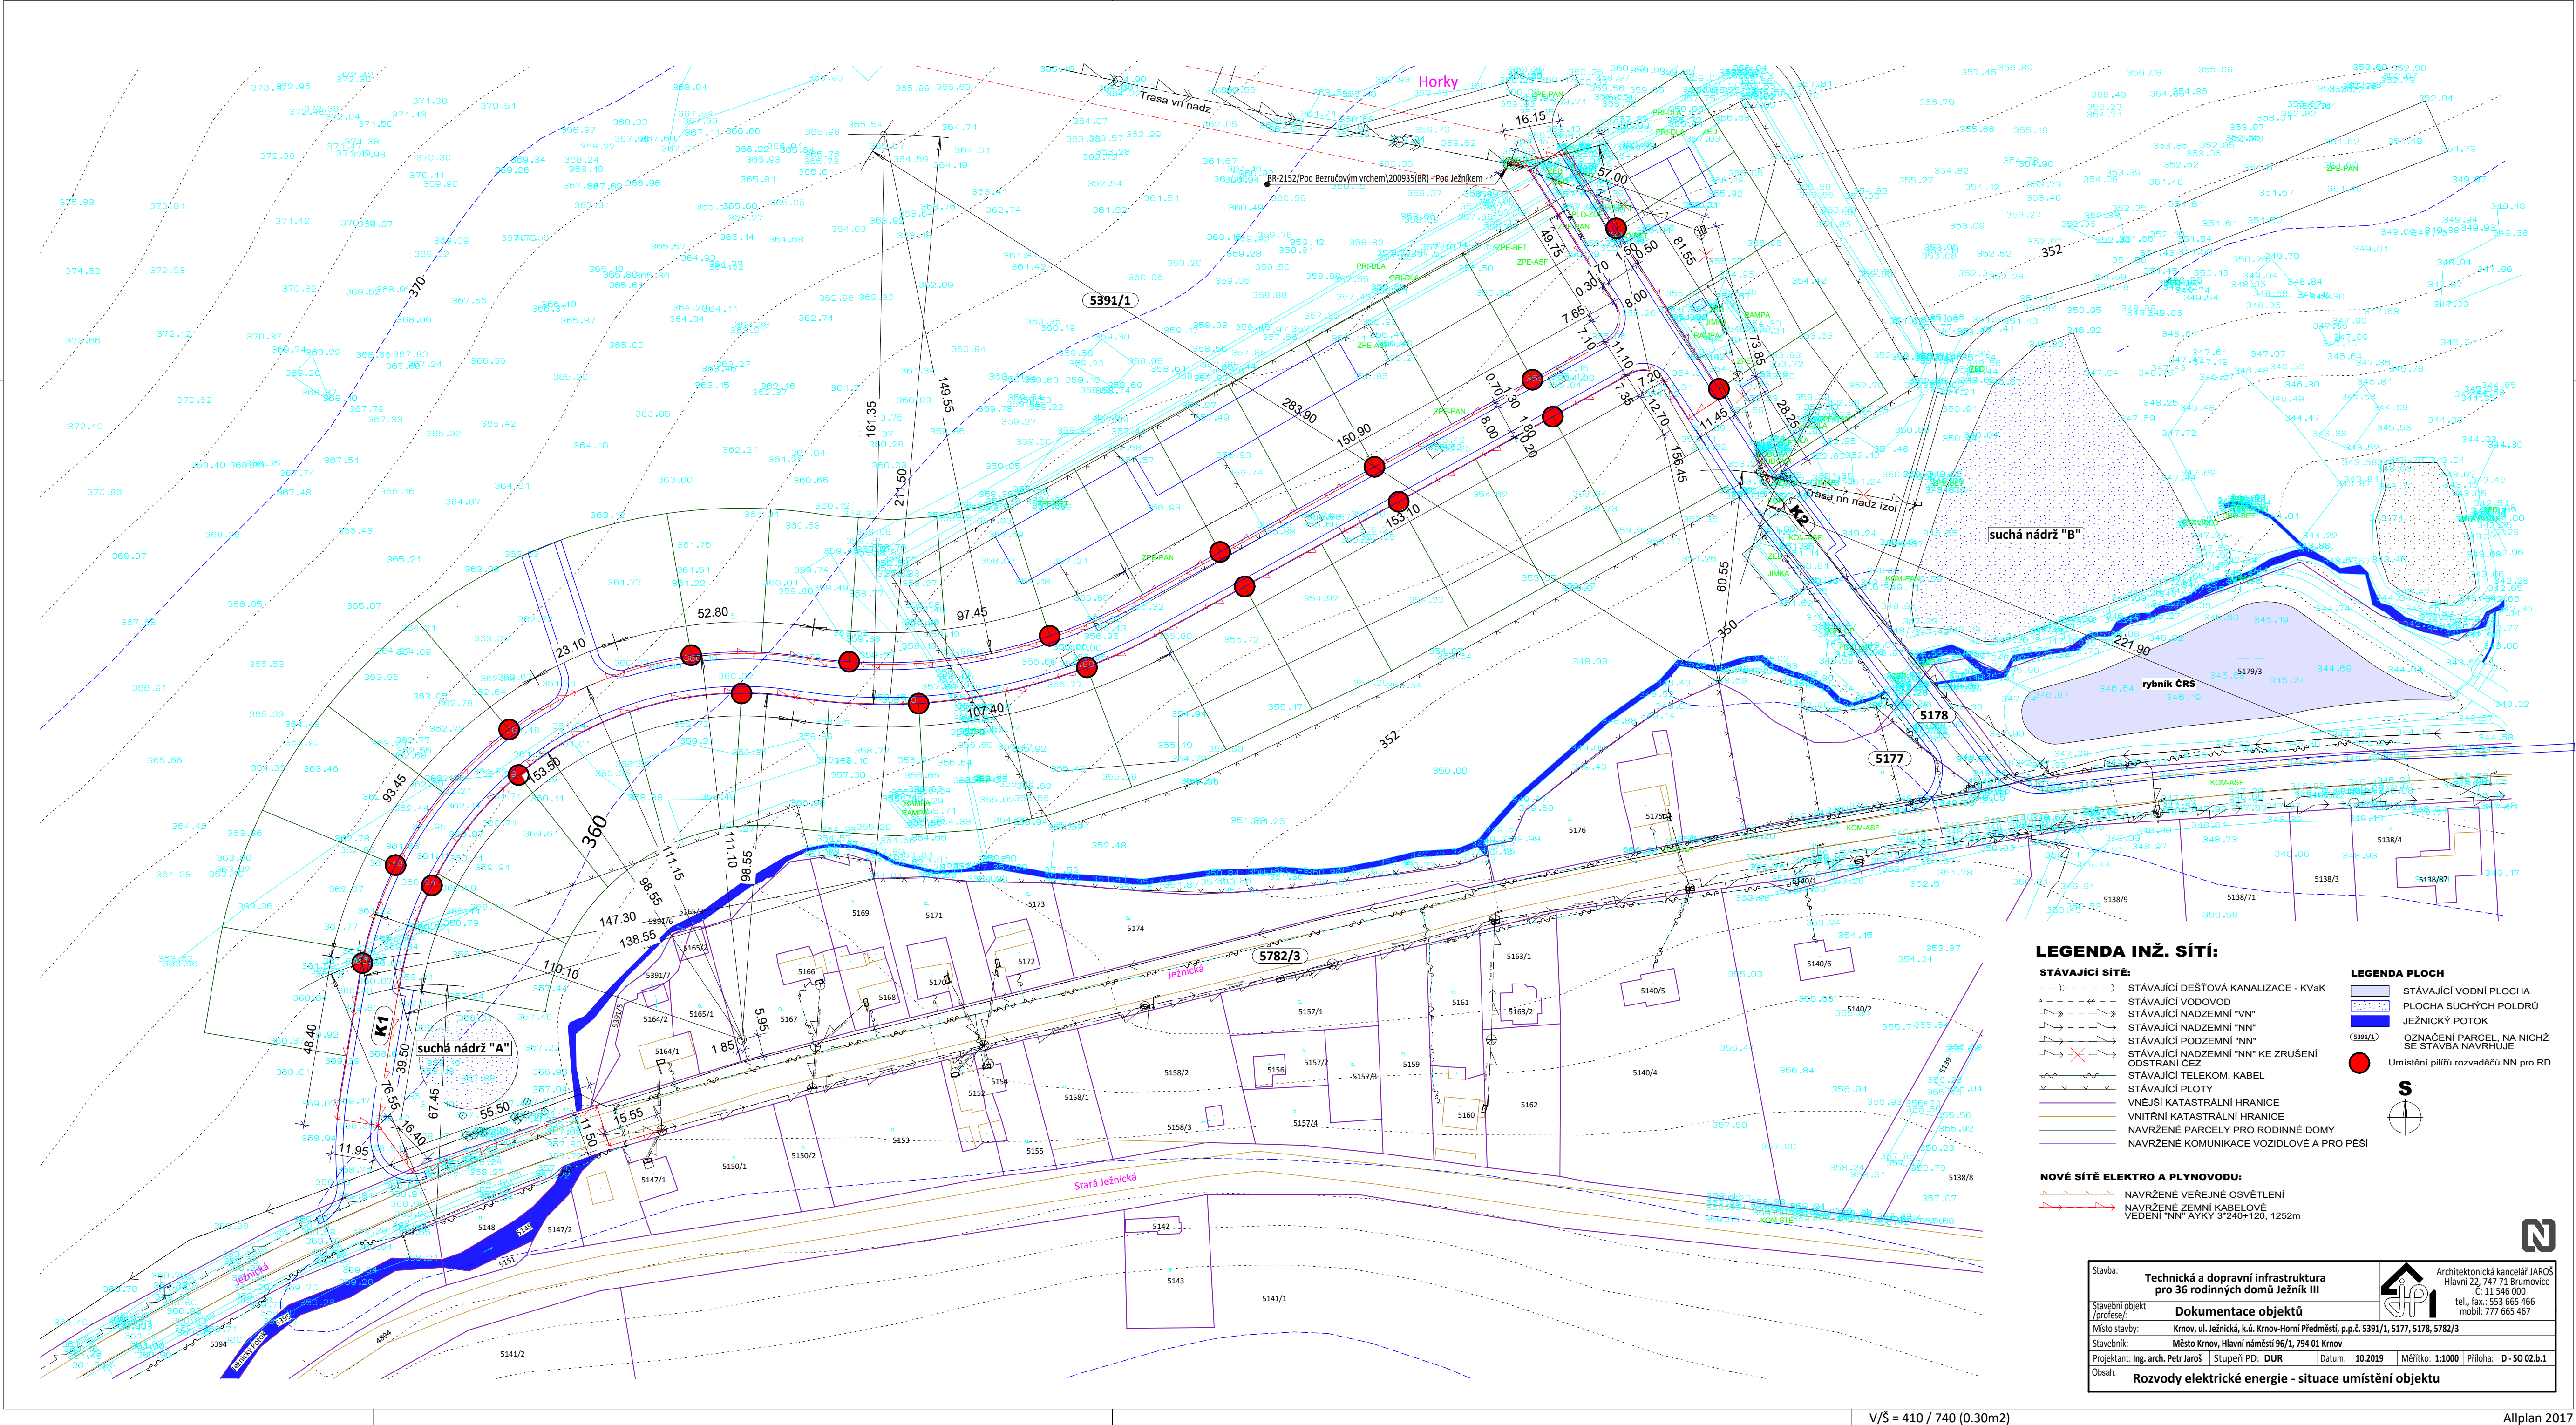

LEGENDA INŽ. SÍTĚ:

- STAVAJÍCÍ SÍTĚ:**
- STAVAJÍCÍ DEŠŤOVÁ KANALIZACE - KVAK
 - STAVAJÍCÍ VODOVOD
 - STAVAJÍCÍ NADZEMNÍ "NN"
 - STAVAJÍCÍ NADZEMNÍ "NN"
 - STAVAJÍCÍ PODZEMNÍ "NN"
 - STAVAJÍCÍ NADZEMNÍ "NN" KE ZRUŠENÍ
 - ODSTRANĚNÍ ČEZ
 - STAVAJÍCÍ TELEKOM. KABEL
 - STAVAJÍCÍ PLOTY
 - VNĚJŠÍ KATASTRÁLNÍ HRANICE
 - VNITŘNÍ KATASTRÁLNÍ HRANICE
 - NAVŘZENÉ PARCELY PRO RODINNÉ DOMY
 - NAVŘZENÉ KOMUNIKACE VOZIDLOVÉ A PRO PĚŠÍ

LEGENDA PLOCH

- LEGENDA PLOCH**
- STAVAJÍCÍ VODNÍ PLOCHA
 - PLOCHA SUCHÝCH POLDRŮ
 - JEZERNÍKÝ POKY
 - OPRAVNĚNÍ PARCEL NA NICHŽ SE STAVBA NAVRHLÁ
 - Umístění pilířů rozvaděčů NN pro RD

NOVÉ SÍTĚ ELEKTRO A PLYNOVODOV:

- NOVÉ SÍTĚ ELEKTRO A PLYNOVODOV:**
- NAVŘZENÉ VEŘEJNÉ OSVĚTLENÍ
 - NAVŘZENÉ ZEMNÍ KABELOVÉ VEDENÍ "NN" ATYKY 3*240+120, 1252m

Stavba: **Technická a dopravní infrastruktura pro 36 rodinných domů Ježník III**

Místo stavby: **Krnov, ul. Ježnická, k.ú. Krnov-Horní Předměstí, p.p.č. 5391/1, 517, 5178, 5782/3**

Stavebník: **Město Krnov, Hlavní náměstí 96/1, 794 01 Krnov**

Projektant: Ing. arch. Petr Jaroš | Stupeň PD: DUR | Datum: 10.2019 | Měřítko: 1:1000 | Příloha: D-50.02.b.1

Rozvody elektrické energie - situace umístění objektu