

POZN.

- STOUPACÍ A PŘIPOJOVACÍ POTRUBÍ JSOU NAVRŽENY Z PLASTOVÉHO POTRUBÍ PPR PN16
- POTRUBÍ JE SPOJOVÁNO POLYFÚZNÍM SVAŘOVÁNÍM POMOCÍ ELEKTROTVAROVEK
- MIN.SKLON POTRUBÍ JE 0,3% K VÝTOKOVÝM ARMATURÁM
- KOTVENÍ POTRUBÍ BUDE PROVÁDĚNO DLE MONTÁŽNÍCH PŘEDPISŮ DODAVATELE
- POTRUBÍ BUDE VEDENO VOLNĚ PO ZDI A ZAKRYTOVÁNO SÁDROKARTONEM, POPŘ.V DRÁŽKÁCH VE ZDI
- POTRUBÍ BUDE IZOLOVÁNO NÁVLEKOVOU IZOLACÍ –  $\lambda= 0,040\text{W/m}\cdot\text{K}$ , TL.IZOLACE 13MM
- POTRUBÍ PRO ROZVOD POŽÁRNÍ VODY JE POTRUBÍ NAVRŽENO Z UHLÍKOVÉ OCELI
- OCHRANA VNITŘNÍHO VODOVODU PROTI ZNEČIŠTĚNÍ PITNÉ VODY DLE ČSN EN 1717
- BUDOU OSAZENY NOVÉ VNITŘNÍ HYDRANTY A TO: V 1. AŽ 4.NP – D25/20
- PRO ZJIŠTĚNÍ TRASY STÁVAJÍCÍHO POTRUBÍ BUDOU PROVEDENY SONDY
- STAVEBNÍ PRÁCE NAPŘ.OSEKÁNÍ OBKLADŮ BUDOU PROVÁDĚNY POUZE V NEZBYTNÉ MÍŘE
- A VEŠKERÉ DRÁŽKY A OBKLADY BUDOU UVEDENY DO PŮVODNÍHO STAVU VČ MALBY

LEGENDA POTRUBÍ


- STUDENÁ VODA – PPr PN16, D–VNĚJŠÍ PRŮMĚR
- POŽÁRNÍ VODA – UHLÍKOVÁ OCEL, D – VNĚJŠÍ PRŮMĚR
- TEPLÁ VODA – PPr PN16, D–VNĚJŠÍ PRŮMĚR

LEGENDA TI – SV

PRŮMĚR POTRUBÍ	TL.IZOLACE
20x2,8	13MM
25x3,5	13MM
32x4,5	13MM
D50/2	13MM

LEGENDA TI – TV

PRŮMĚR POTRUBÍ	TL.IZOLACE
20x2,8	30MM
25x3,5	30MM

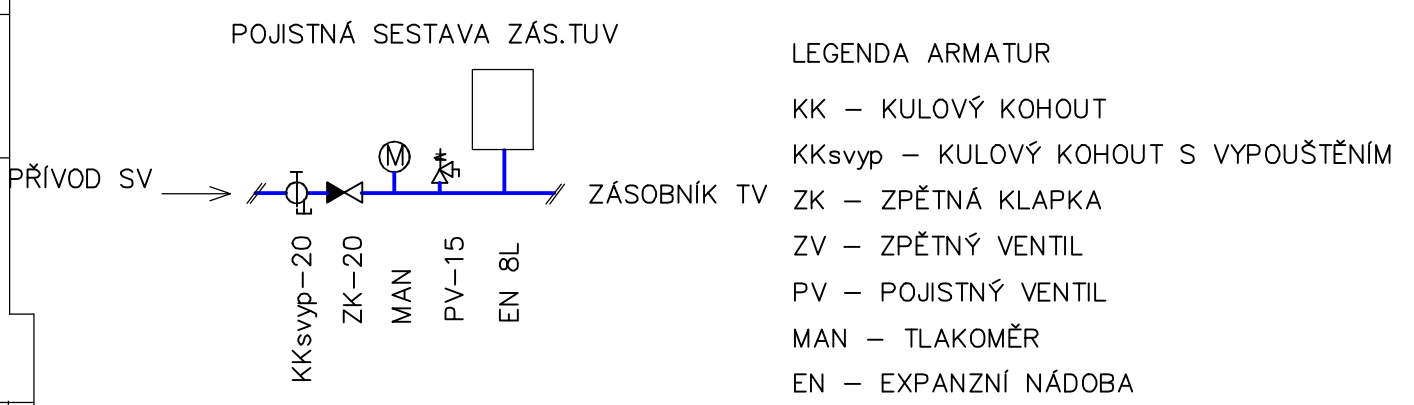

Zodp. projektant	Navrhl	Ing.Martina PANTŮČKOVÁ Vražné,Hynčice 66 t.č.737 636 123 Pantuckovam@seznam.cz IČO: 69225117	
Ing.Martina Pantůčková	Ing.Martina Pantůčková		
Investor Město Krnov Hlavní náměstí 96/1, 794 01 Krnov			
Akce  <b>VÝMĚNA ROZVODŮ VODY ALBRECHTICKÁ 3, KRNOV</b>	Formát		
	Datum		10/ 2021
	Účel		DPS
Obsah  <b>VODOINSTALACE – PŮDORYS 3.NP</b>	Měřítko  1: 75		Číslo výkresu  D.1.4.A–4