


## BEZ MĚŘÍTKA

KK ... KULOVÝ KOHOUT  
ZK ... ZPĚTNÁ KLAPKA  
PV ... POJISTNÝ VENTIL  
VK ... VYPOUŠTĚCÍ KOHOUT  
F ... FILTR ZÁVITOVÝ

## V1 STOUPACÍ POTRUBÍ SV

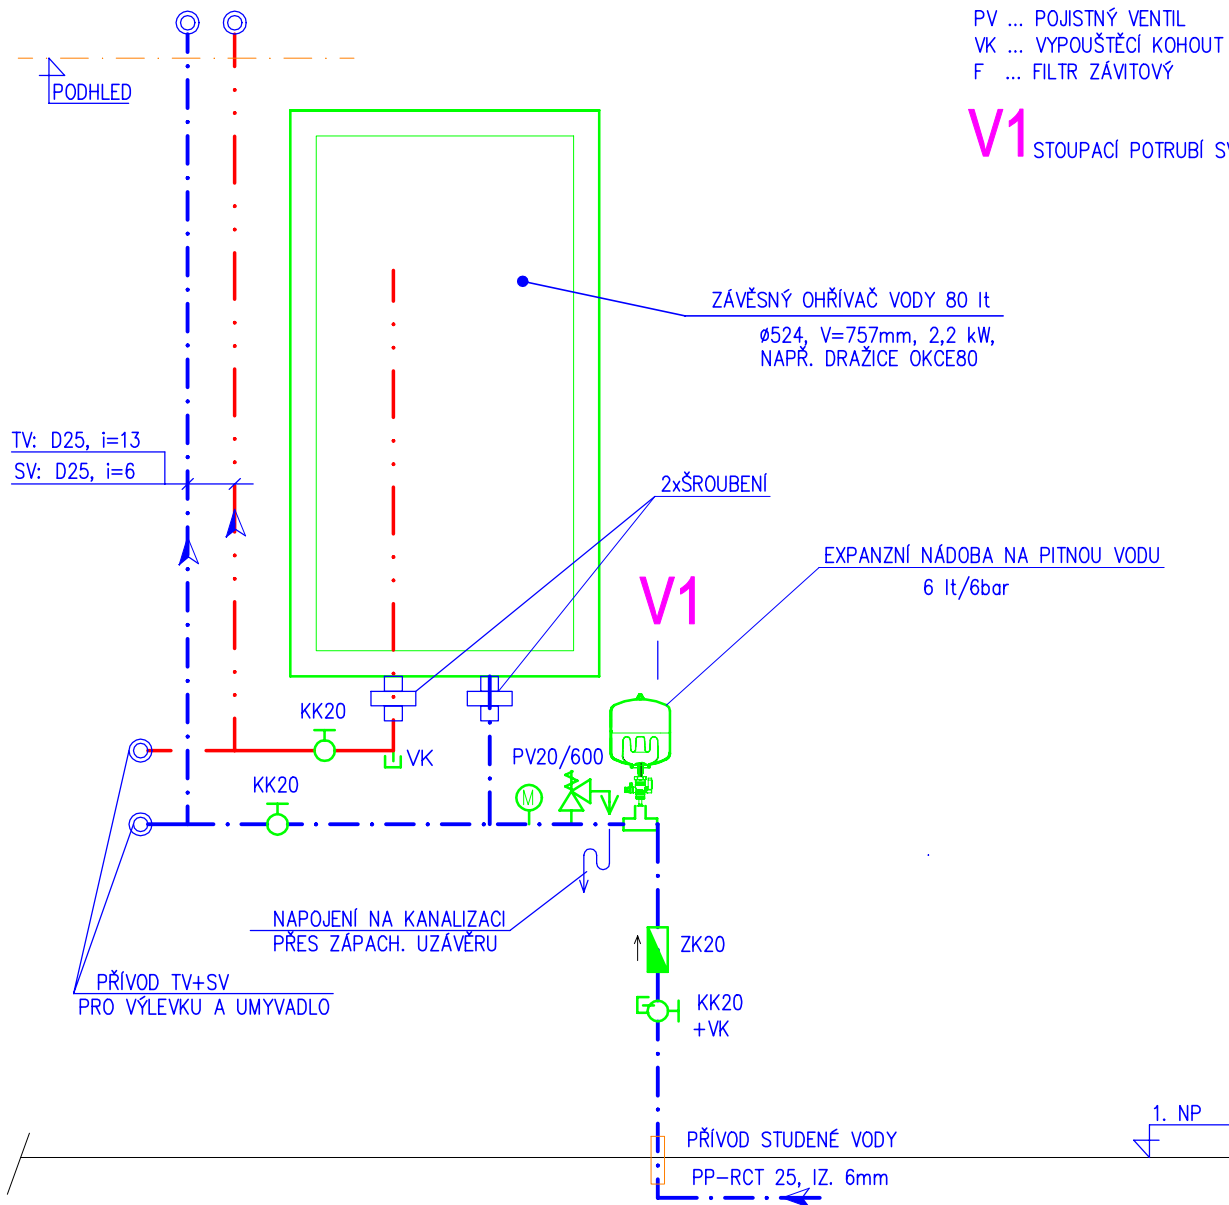

Zodpovědný projektant: Radim Bartek	Podpis :	<b>RADIM BARTEK</b> <b>Jerlochovice 160</b> <b>742 45 Fulnek</b> <b>Tel.: 604 652 254</b> <b>email: r.bartek@email.cz</b>
Vypracoval : Radim Bartek	Podpis :	
Investor: Město Krnov, Hlavní náměstí 96/1, 794 01 Krnov		
Místo stavby: Krnov		
Akce : <b>ROZDĚLENÍ BYTOVÝCH DOMŮ</b> <b>REVOLUČNÍ 906/26 A E.F. BURIANA 908/1 KRNOV</b>		Číslo zakázky : 18/2023 Měřítko : 1:100 Datum : 05/2023 Formát : A3 Stupeň : DPS
Část : D.1.4 TECHNIKA PROSTŘEDÍ STAVEB		Č. výkresu : D.1.4.2-B3
Obsah : D.1.4.2 ZDRAVOTECHNIKA		
Název : PŮDORYS 1. NP		