


PŮDORYS 1. NP - KANALIZACE

M 1:100

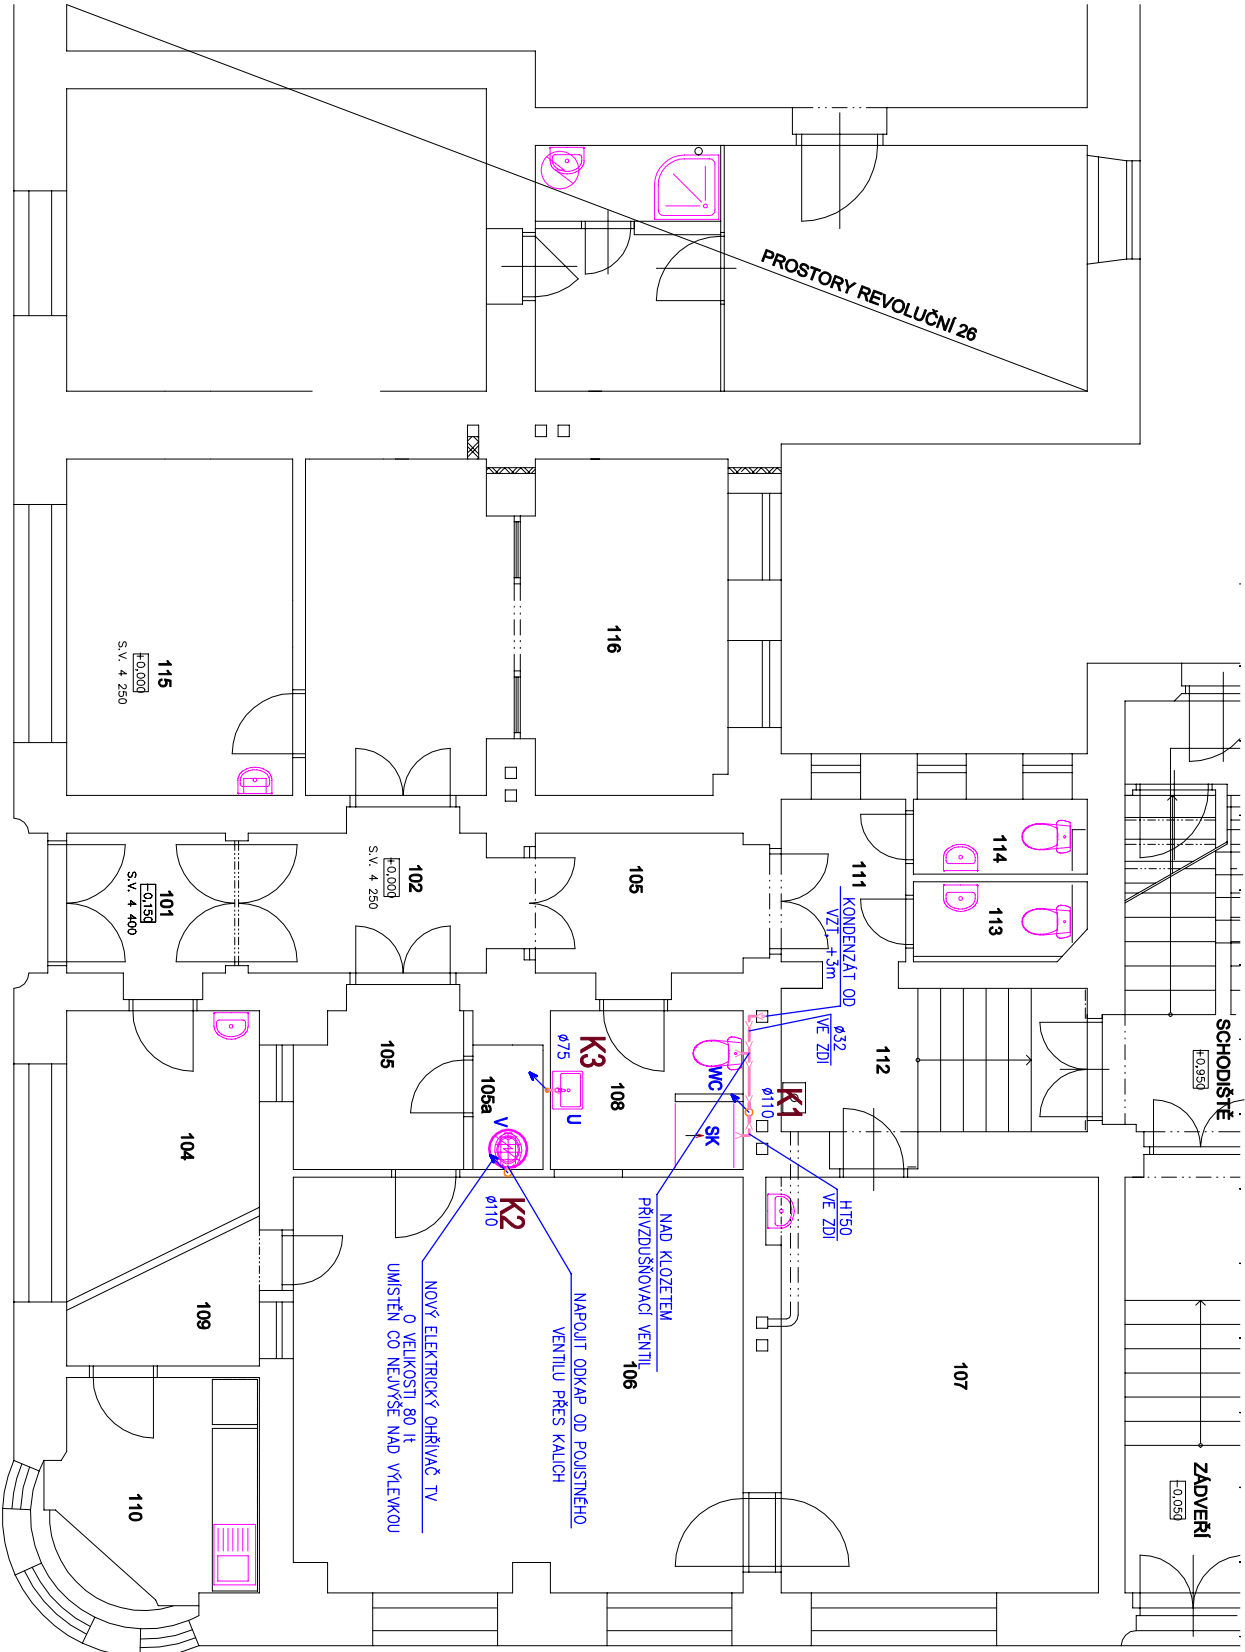

LEGENDA POTRUBÍ:


- K1** NOVÉ STOUPACÍ POTRUBÍ KANALIZACE
Ø110
- VNITŘNÍ SPLAŠKOVÁ KANALIZACE: PŘÍPOJOVACÍ,
ODPADNÍ POTRUBÍ HT – VE ZDI,

LEGENDA ZAŘÍZOVACÍCH PŘEDMĚTŮ:

- WC ... KLOZETOVÁ MÍSA
U UMÝVADLO
SK SPRCHOVACÍ KOUT
V VÝLEVKA
R.K. ... REVIZNÍ KUS
P.V. .. PŘÍVZDUŠNOVACÍ VENTIL

ČÍSLO	UČEL MÍSTNOSTI	ÚPRAVA POROCHU	PODLAŽNÍ ÚPRAVA POROCHU	STĚNA	POCHLA
PROSTORY E.F. BURIANA					
101	ZÁVĚŘÍ	KERAMICKÁ DLAŽBA	KERAMICKÝ SKL.	3,9	
102	OKOCHA	KERAMICKÁ DLAŽBA	KERAMICKÝ SKL.	7,2	
103	OKOCHA	KERAMICKÁ DLAŽBA	KERAMICKÝ SKL.	8,0	
104	SALDO NEROVNOSTI	KERAMICKÁ DLAŽBA	KERAMICKÝ SKL.	8,2	
105	OKOCHA	KERAMICKÁ DLAŽBA	KERAMICKÝ SKL.	5,2	
106	OKOCHA	KERAMICKÁ DLAŽBA	KERAMICKÝ SKL.	1,8	
107	OKOCHA	KERAMICKÁ DLAŽBA	KERAMICKÝ SKL.	5,4	
108	OKOCHA	KERAMICKÁ DLAŽBA	KERAMICKÝ SKL.	3,5	
109	OKOCHA	KERAMICKÁ DLAŽBA	KERAMICKÝ SKL.	8,8	
110	OKOCHA	KERAMICKÁ DLAŽBA	KERAMICKÝ SKL.	3,8	
111	OKOCHA	KERAMICKÁ DLAŽBA	KERAMICKÝ SKL.	8,3	
112	OKOCHA	KERAMICKÁ DLAŽBA	KERAMICKÝ SKL.	2,4	
113	OKOCHA	KERAMICKÁ DLAŽBA	KERAMICKÝ SKL.	2,3	
114	OKOCHA	KERAMICKÁ DLAŽBA	KERAMICKÝ SKL.	13,3	
115	OKOCHA	KERAMICKÁ DLAŽBA	KERAMICKÝ SKL.	20,8	
116	OKOCHA	KERAMICKÁ DLAŽBA	KERAMICKÝ SKL.	20,8	

MONTÁŽNÍ SCHÉMA KANALIZACE
BEZ MĚŘ.

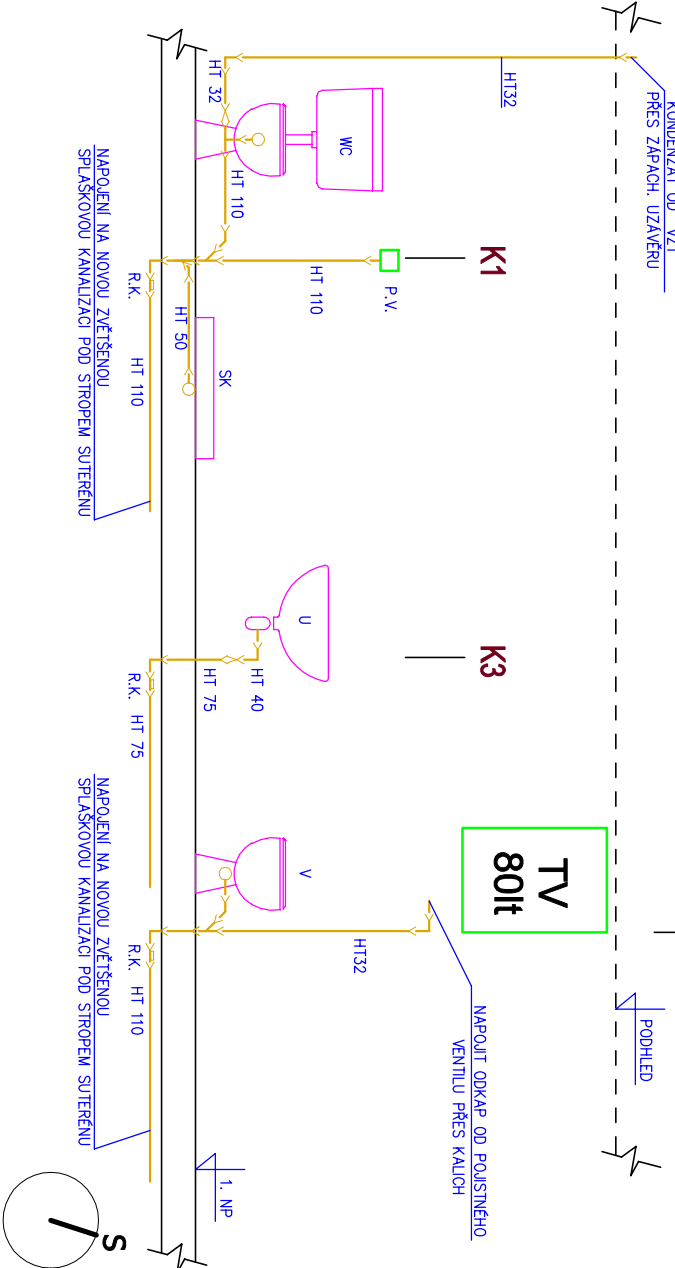

Zodpovědný projektant: Radim Bartek	Podpis :	RADIM BARTEK Jeflochovice 160 742 45 Fulnek Tel.: 604 652 254 email: r.bartek@email.cz
Vypracoval : Radim Bartek	Podpis :	
Investor: Město Krnov, Hlavní náměstí 96/1, 794 01 Krnov		Číslo zakázky : 18/2023
Místo stavby: Krnov		Měřítko : 1:100
Akce : ROZDĚLENÍ BYTOVÝCH DOMŮ REVOLUČNÍ 906/26 A E.F. BURIANA 908/1 KRNOV		Datum : 05/2023
Část : D.1.4 TECHNICKÁ PROSTŘEDÍ STAVEB		Formát : A3
Obsah : D.1.4.2 ZDRAVOTECHNIKA		Stupeň : DPS
Název : PŮDORYS 1. NP – KANALIZACE		Č. výkresu : D.1.4.2–B5