


PŮDORYS 2.NP–VZDUCHOTECHNIKA

M 1:50

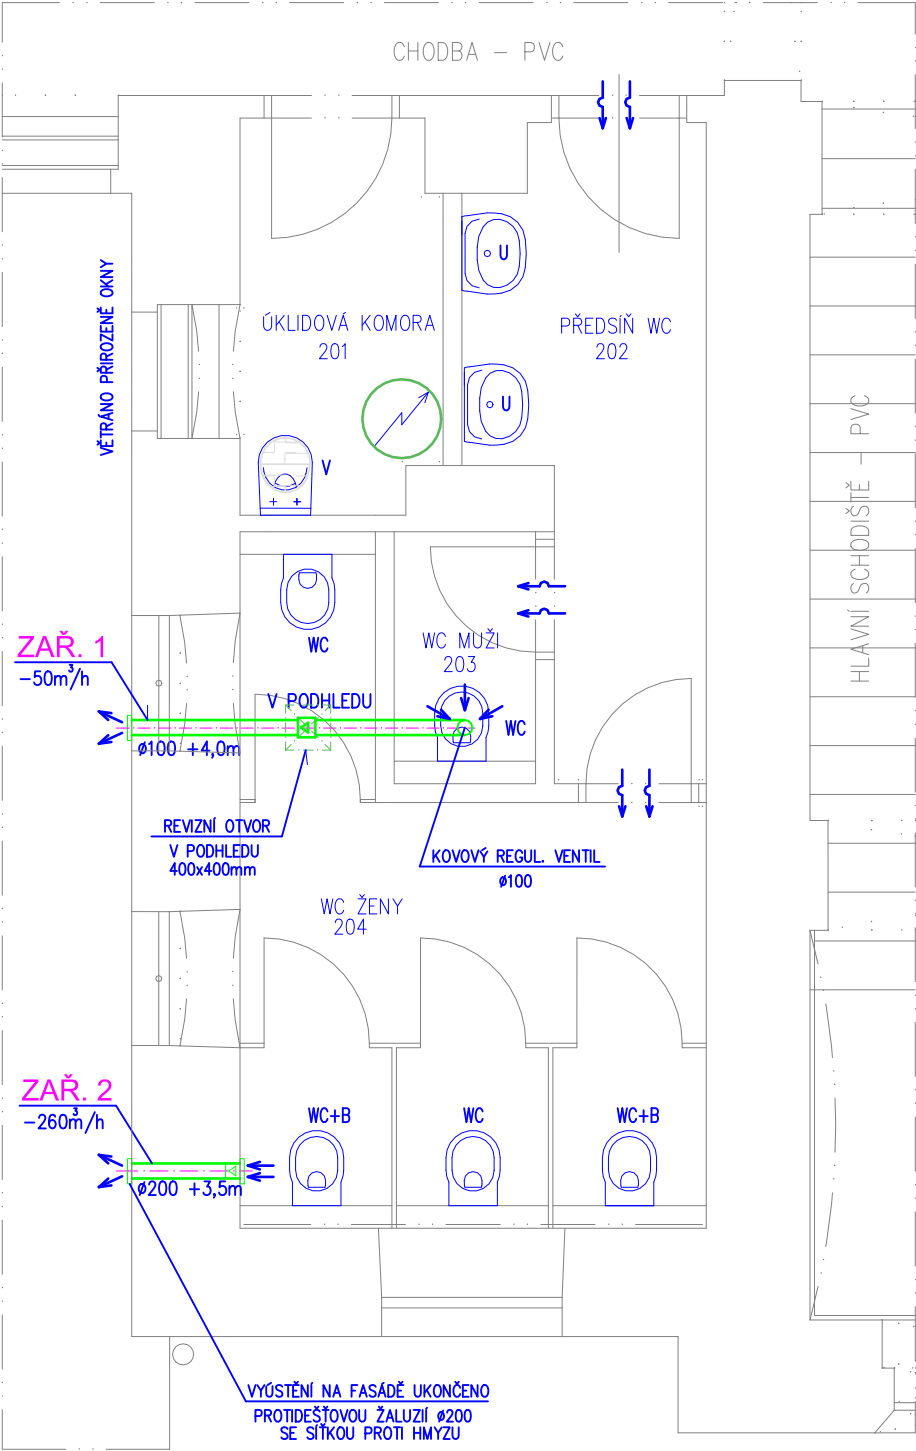

LEGENDA MÍSTNOSTÍ

OZN.	ÚČEL MÍSTNOSTÍ	ÚPRAVA POVRCHU PODLAH	ÚPRAVA POVRCHU STĚN	SV. VÝŠKA	PLOCHA
201	ÚKLIDOVÁ KOMORA	KERAMICKÁ DLAŽBA	KERAMICKÝ OBKLAD v=2100mm	3600mm	3,7
202	PŘEDSÍŇ WC	KERAMICKÁ DLAŽBA	KERAMICKÝ OBKLAD v=2100mm	2800mm	6,0
203	WC MUŽI	KERAMICKÁ DLAŽBA	KERAMICKÝ OBKLAD v=2100mm	2800mm	1,4
204	WC ŽENY	KERAMICKÁ DLAŽBA	KERAMICKÝ OBKLAD v=2100mm	3850mm	10,3


LEGENDA:


- U UMYVADLO (ODVOD 30 m³/h)
- WC ZÁCHODOVÁ MÍSA (ODVOD 50m³/h)
- WC+B ZÁCHVOVÁ MÍSA S BIDET. SPRŠKOU (ODVOD 50m³/h)
- V VÝLEVKA (ODVOD 50m³/h)

SPÁRA POD DVEŘMI 20mm

ZAŘ. 1 –ODTAHOVÝ VENTILÁTOR DO POTRUBÍ 50 m³/h; 40Pa, OVLÁDÁNÍ DLE OSVĚTLENÍ S DOBĚHEM

ZAŘ. 2 –ODTAHOVÝ VENTILÁTOR DO STĚNY 260 m³/h; 50Pa, OVLÁDÁNÍ DLE POHYBOVÉHO ČIDLA S DOBĚHEM

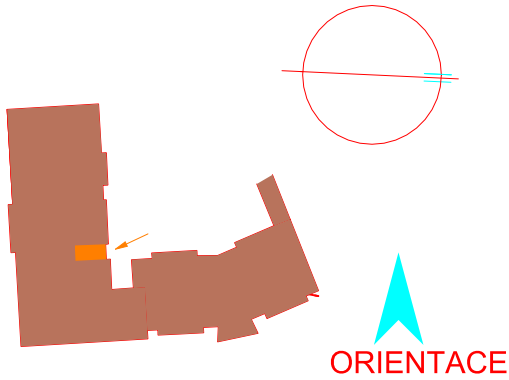

STAVEBNÍ ÚPRAVY HYGIENICKÉHO ZÁZEMÍ PEDAGOGICKÝCH PRACOVNÍKŮ VE 2. NP ZŠ SMETANŮV OKRUH 24/4, KRNOV INVESTOR: MĚSTO KRNOV, HLAVNÍ NÁMĚSTÍ 96/1, 794 01 KRNOV				RADIM BARTEK Jerlochovice 160 742 45 Fulnek Tel./fax.: 604 652 254 email: r.bartek@email.cz		07/2020 ÚNOR 2020 DPS měřítko 1:50 ozn.výkr. D.1.4 - B5	
KONTROLOVAL ING.G.AKRITIDIS		PROJEKTANT R.BARTEK 	PARÉ ČÍSLO	D.1.4 TECHNIKA PROSTŘEDÍ STAVEB VZDUCHOTECHNIKA PŮDORYS 2.NP-VZDUCHOTECHNIKA			