


 
LEGENDA

- 1.27**
KANCELÁŘ
20°C
- NOVÉ POTRUBÍ Cu –PŘÍVOD ÚT
- - - NOVÉ POTRUBÍ Cu – ZPÁTEČKA ÚT
● DESKOVÉ OTOPNÉ TĚLESO
Ⓣ TERMOSTATICKÁ HLAVICE
— STÁV. OCELOVÉ ROZVODY
POD STROPEM-PONECHAT
A OPATŘIT NOVÝM NÁTĚREM
(2xEMAIL SVĚTLÉHO ODSTÍNU)
▨ ŘEŠENÁ ČÁST-1. ETAPA

TEPLOTNÍ SPÁD TOPNÉ VODY: 60/45°C
CELKOVÁ TEPELNÁ ZTRÁTA ŘEŠENÉ ČÁSTI: 9,9 kW

ORIENTAČNÍ MAPKA MŠ

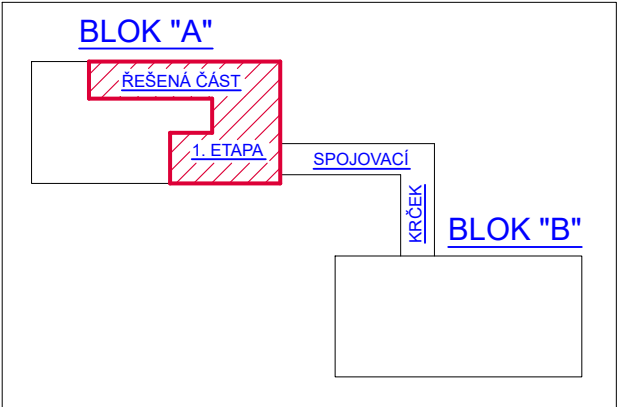

ZODP. PROJEKTANT	VYPRACOVAL	KRESLIL	MAXXI — THERM s.r.o. projekční a poradenská činnost Ocelářská 473/29, 703 00 OSTRAVA 3 tel.: 596 913 265, 736 163 711 IČO: 277 77 685 e-mail: maxxitherm@seznam.cz
Ing.Michal Havlíček	Radim Bartek	Radim Bartek	
			
INVESTOR:MĚSTO KRNOV, HLAVNÍ NÁM. 96/1, 794 01 KRNOV, IČ:00296139			
AKCE: OBNOVA MAJETKU MĚSTA KRNOVA PO POVODNI—MŠ ŽIŽKOVA			DATUM: VII/2025
MÍSTO STAVBY:	Krnov, Žižkova 492/34, parc.č.1136, 3078, k.ú.Opavské Předměstí		ARCH.Č.: 33/25
OBSAH: D.1.2.4 TPS — VYTÁPĚNÍ			POČ. A4: 2
NÁZEV: PŮDORYS 1.NP			MĚŘÍTKO: 1:75
			STUPEŇ PD:DPS
			VÝKR.Č.:D.1.2.4.2—2