


ČM + účel místnosti	Ochrana dle ČSN 332000-4-41 ed.2	Prostředí dle ČSN 332000-5-51 ed.3	Osvětlení dle ČSN EN 12464-1
201 - chodba	TN - S + RCD	AA5,AB5,AD1,BA1,CA1,CB1	100 lx
202 - sborovna	TN - S + RCD	AA5,AB5,AD1,BA1,CA1,CB1	500 lx
203 - učebna IKT	TN - S + RCD	AA5,AB5,AD1,BA1,CA1,CB1	500 lx
204 - učebna 6	TN - S + RCD	AA5,AB5,AD1,BA1,CA1,CB1	500 lx
205 - učebna 7	TN - S + RCD	AA5,AB5,AD1,BA1,CA1,CB1	500 lx
206 - skladiště	TN - S + RCD	AA5,AB5,AD1,BA1,CA1,CB1	200 lx
207 - hudebna	TN - S + RCD	AA5,AB5,AD1,BA1,CA1,CB1	300 lx
208 - umývárna	TN - S + RCD	plus ČSN 332000-7-701ed.2	200 lx
209,10 - WC	TN - S + RCD	AA5,AB5,AD1,BA1,CA1,CB1	200 lx
schodiště	TN - S + RCD	AA5,AB5,AD1,BA1,CA1,CB1	150 lx

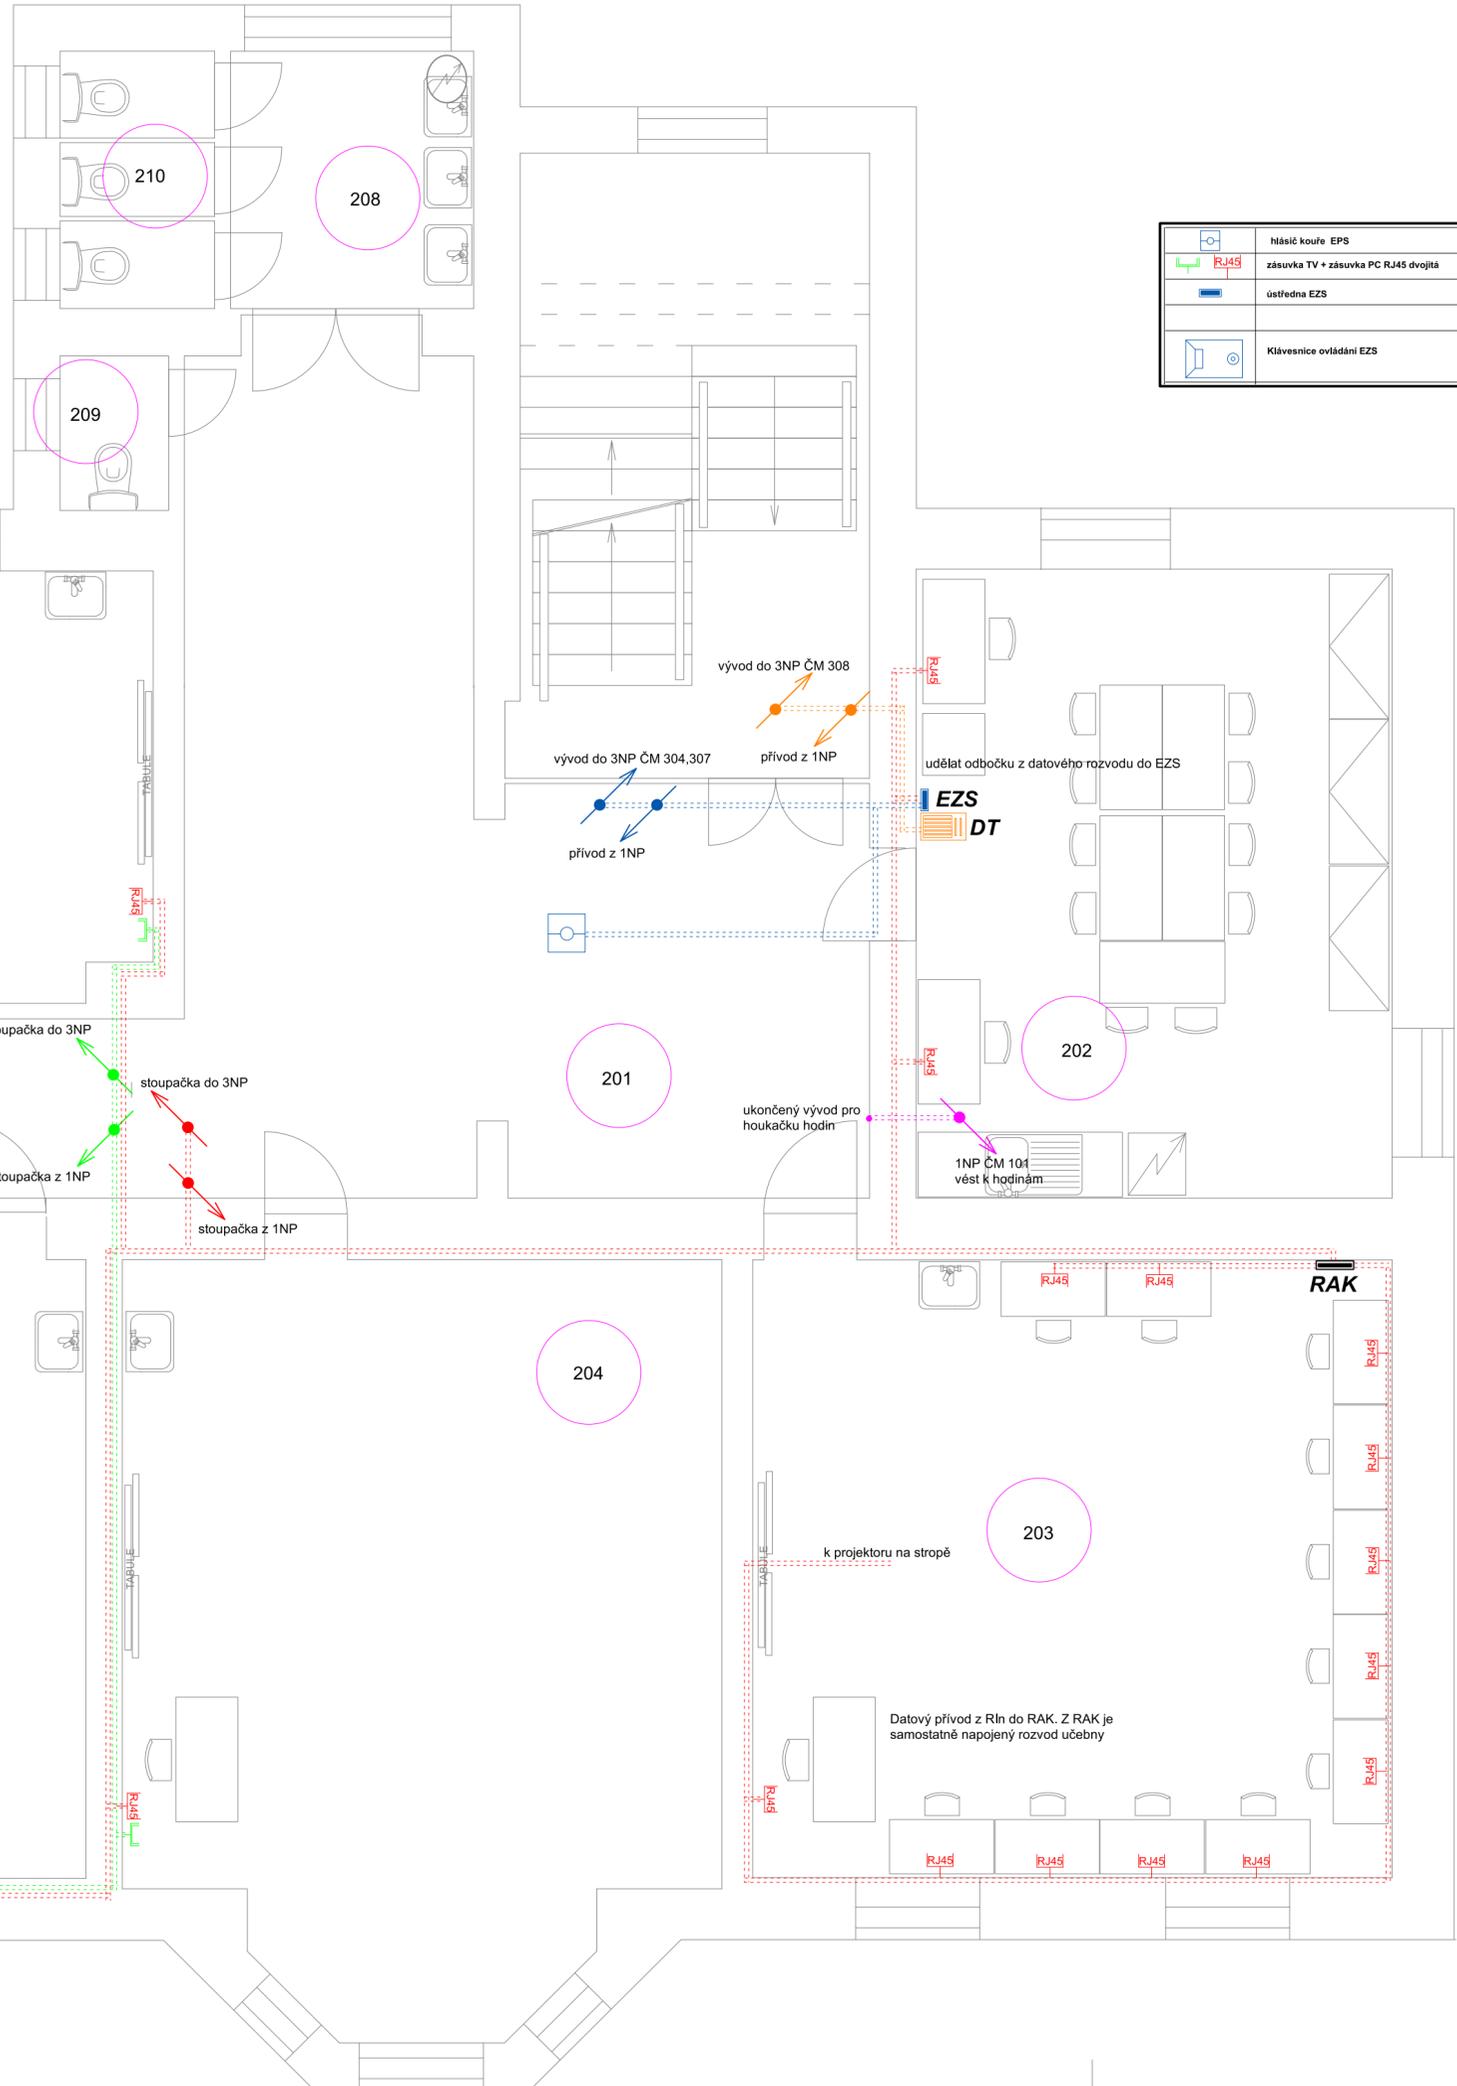

	Náści kouře EPS		pohybové čidlo EZS
	zásuvka TV + zásuvka PC RJ45 dvojité		tablo domácího vrátného
	ústředna EZS		eLzámek domácího vrátného
	Klávesnice ovládání EZS		

Veškerý rozvod v el.instalačních trubkách LPFLEX 13,19,21 ve zdi. Ostatní viz technická zpráva.

- - - - - Rozvod datový, internetu v el.instalačních trubkách LPFLEX ve zdi, či v dutinách stěn a stropů vést vodič datový UTP cat5e - ukončit v krabici KP68 v rámečku se zás.230V
- - - - - Rozvod televizní v el.instalačních trubkách LPFLEX ve zdi, či v dutinách stěn a stropů. Vodič koax 75 Ohm dle potřeby ukončit v krabici KP68 v rámečku se zás.230V
- - - - - Rozvod domácího vrátného v el.instalačních trubkách LPFLEX ve zdi, či v dutinách stěn a stropů. Vodič dle potřeb stávajícího typu DT
- - - - - Rozvod signalizační EZS+EPS v el.instalačních trubkách LPFLEX ve zdi, či v dutinách stěn a stropů. Vodič J-Y/ST/Y dle potřeby. Vývody vyvést v krabici KU68 s víčkem pod stropem P-2,8m
- - - - - Rozvod signalizačních hodin v el.instalačních trubkách LPFLEX ve zdi, či v dutinách stěn a stropů. Vodič typ dle potřeby, ukončit v krabici KU 68 s víčkem ve výšce P-2,8m

NAPÁJENÍ: 3x240V/400V+PE+N, AC 50Hz
OCHRANA:automatické odpojení od zdroje TN-C-S, TN-S

Zdeněk Frýdl, 793 93 Brantice 339	IČO : 18101411		
Zodp.projektant:	Vypracoval:	Kreslil:	
Investor: Město Krnov, Hlavní náměstí 96/1, 794 01 Krnov			Č.zakázky:
Název akce: Rekonstrukce elektroinstalace ZŠ Hlubčická 11, 794 01 Krnov			Datum: 12/2013
Výkres: ELEKTROINSTALACE - 2NP montážní schéma slaboproud			Měřítko: 1 : 50
			Formát: A2
			Č.výkr.: E12