


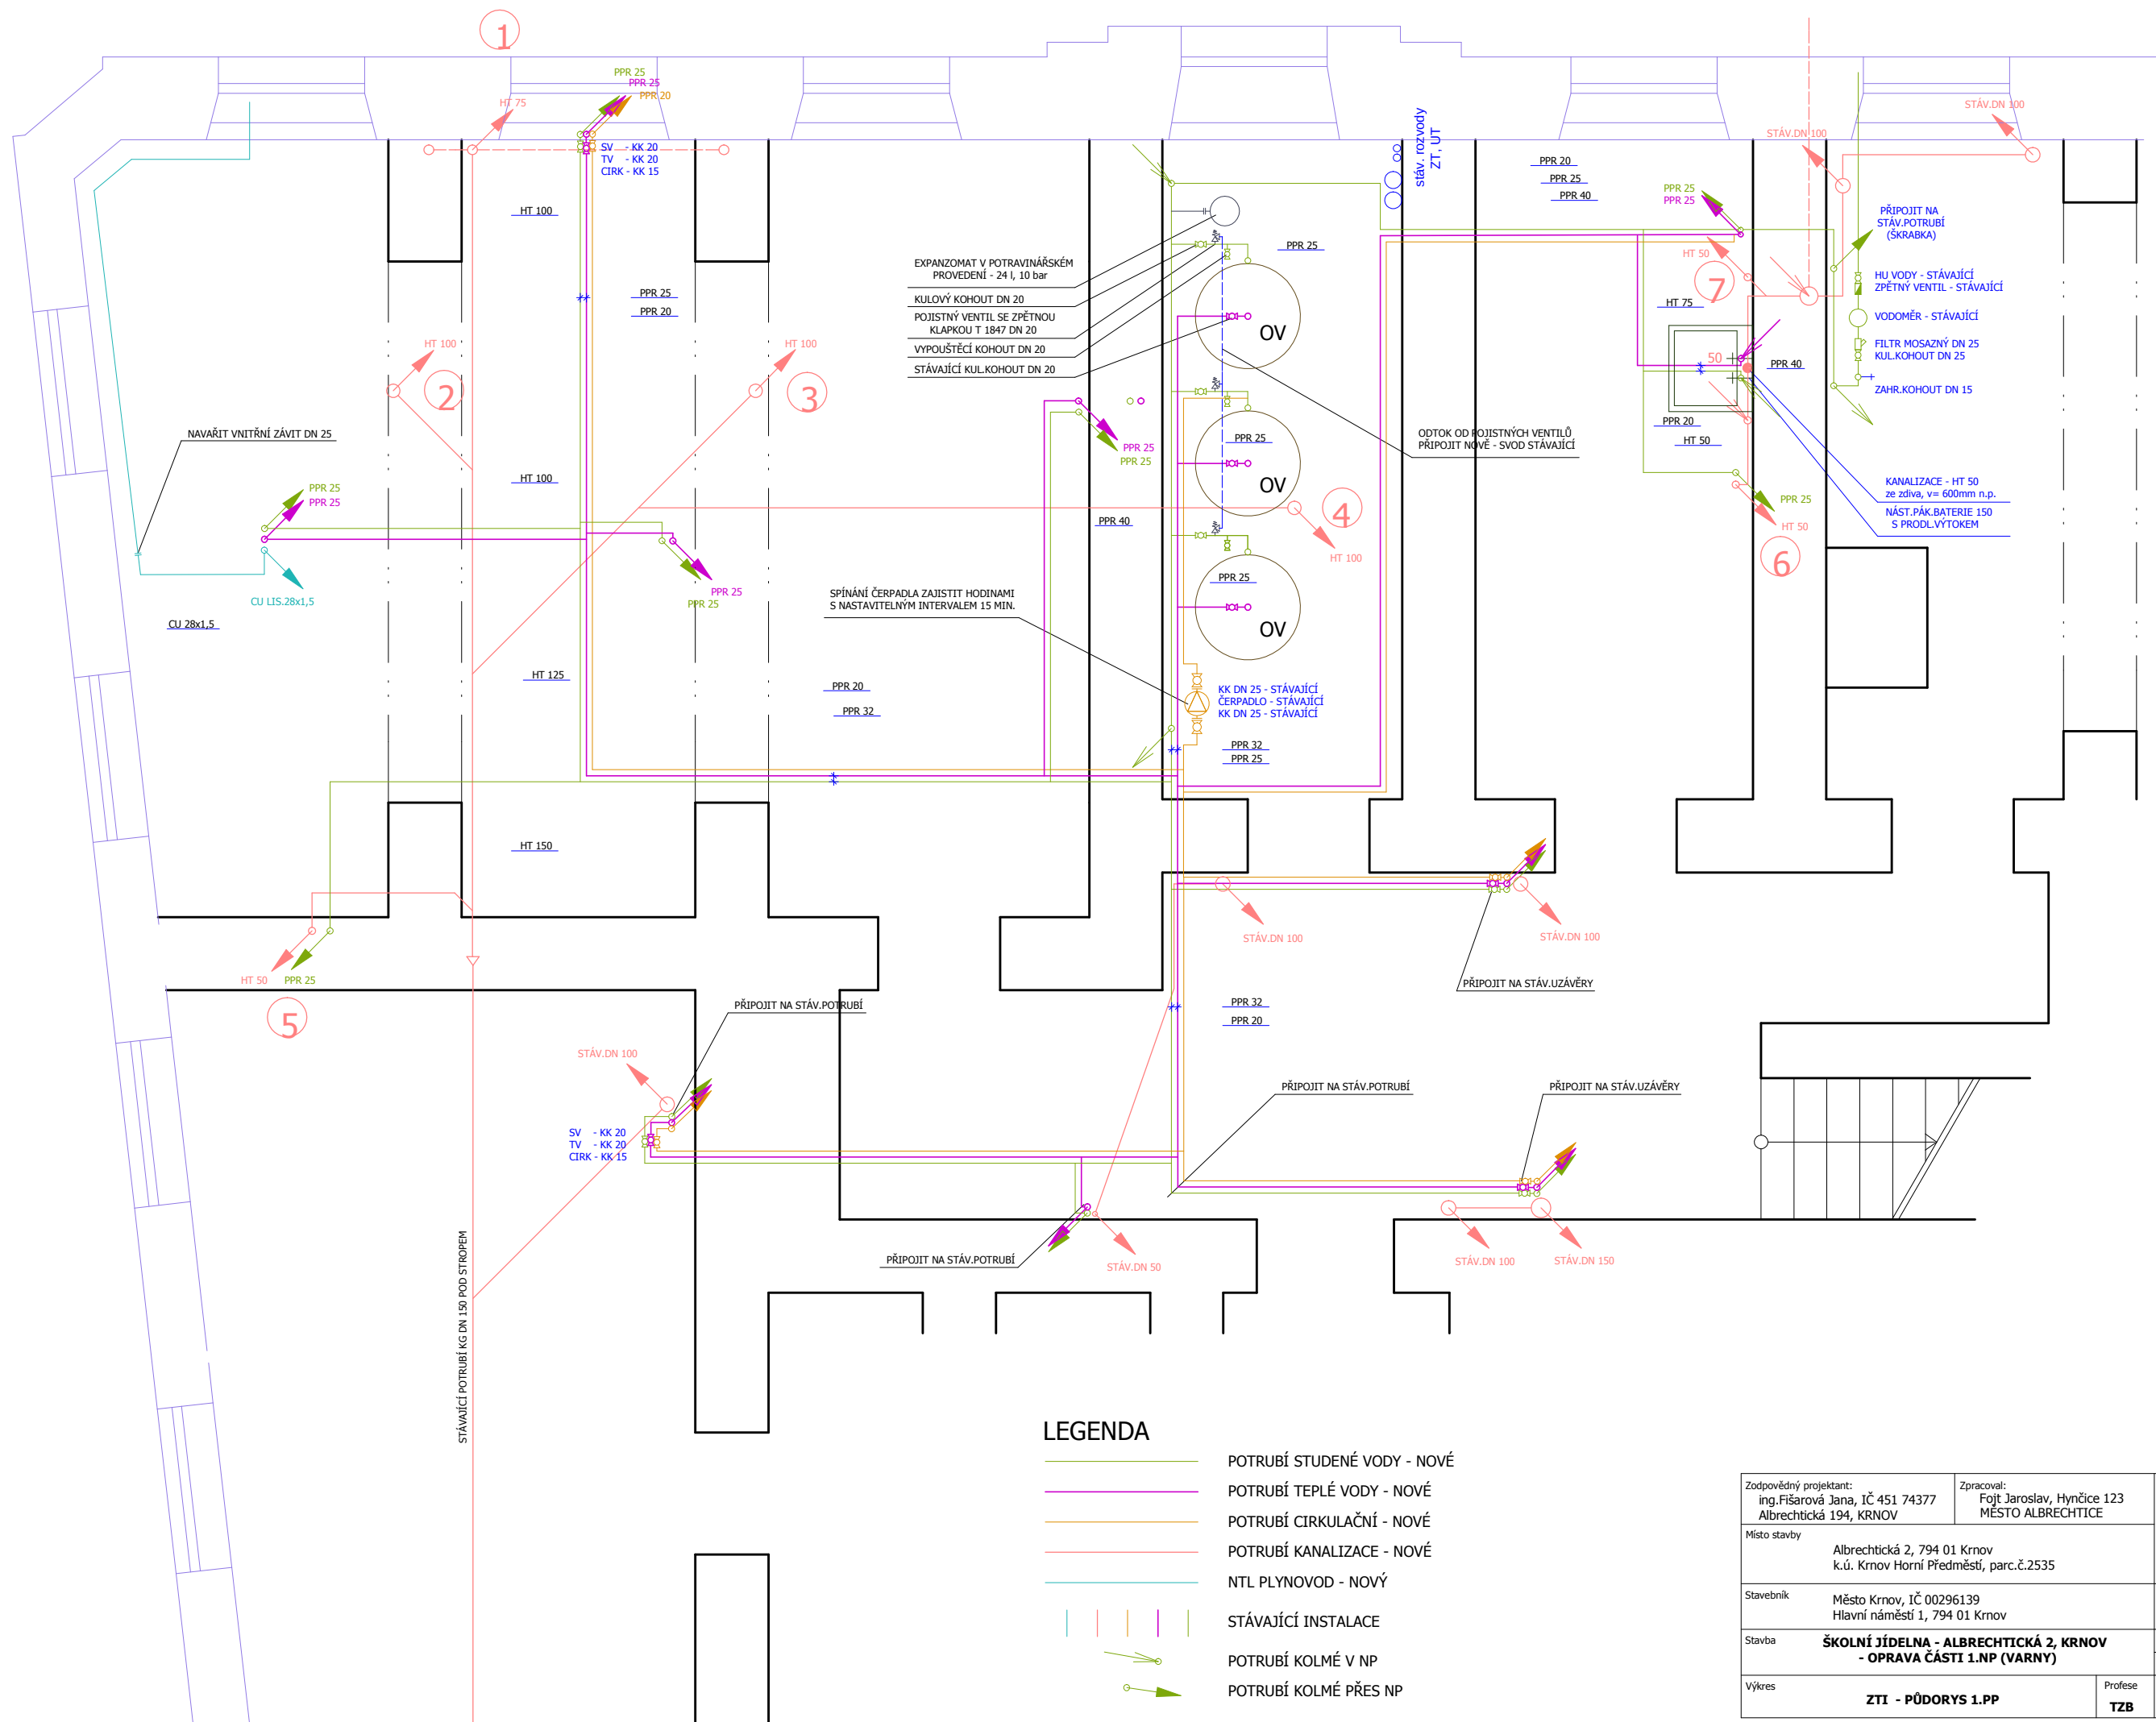

LEGENDA

- POTRUBÍ STUDENÉ VODY - NOVÉ
- POTRUBÍ TEPLÉ VODY - NOVÉ
- POTRUBÍ CÍRKULAČNÍ - NOVÉ
- POTRUBÍ KANALIZACE - NOVÉ
- NTL PLYNOVOD - NOVÝ
- STÁVAJÍCÍ INSTALACE
- POTRUBÍ KOLMÉ V NP
- POTRUBÍ KOLMÉ PŘES NP

Zodpovědný projektant: Ing.Fišarová Jana, IČ 451 74377 Albrechtická 194, KRNOV		Zpracoval: Fojt Jaroslav, Hynčice 123 MĚSTO ALBRECHTICE		JAFO plynoservis Hynčice 123, 793 95 MĚSTO ALBRECHTICE tel: 554 615 888, e-mail: fojt@wo.cz	
Místo stavby Albrechtická 2, 794 01 Krnov k.ú. Krnov Horní Předměstí, parc.č.2535		Stavebník Město Krnov, IČ 00296139 Hlavní náměstí 1, 794 01 Krnov		DATUM	05/2015
Stavba ŠKOLNÍ JÍDELNA - ALBRECHTICKÁ 2, KRNOV - OPRAVA ČÁSTI 1.NP (VARNY)		MĚŘÍTKO 1 : 50		FORMÁT	2 x A4
Výkres ZTI - PŮDORYS 1.PP		Profese TZB		Č.VÝKRESU	06